



Anotação de Responsabilidade Técnica - ART
Lei nº 6.496, de 7 de dezembro de 1977

CREA-RN

ART Obra/Serviço
Nº RN20240682403

Conselho Regional de Engenharia e Agronomia do Rio Grande do Norte

INICIAL

1. Responsável Técnico

FRANKLIN ALTEVY BRUNNO WANDERLEY

Título profissional: **ENGENHEIRO CIVIL**

RNP: **2101795264**

Registro: **2101795264RN**

2. Dados do Contrato

Contratante: **PREFEITURA MUNICIPAL DE PARNAMIRIM**

CPF/CNPJ: **08.170.862/0001-74**

AVENIDA CASTOR VIEIRA RÉGIS

Nº: **50**

Complemento:

Bairro: **COHABINAL**

Cidade: **PARNAMIRIM**

UF: **RN**

CEP: **59140670**

Contrato: **Não especificado**

Celebrado em:

Valor: **R\$ 9.789,00**

Tipo de contratante: **Pessoa Jurídica de Direito Público**

Ação Institucional: **NÃO SE APLICA**

3. Dados da Obra/Serviço

AVENIDA BRIGADEIRO EVERALDO BREVES

Nº: s/n

Complemento:

Bairro: **CENTRO**

Cidade: **PARNAMIRIM**

UF: **RN**

CEP: **59140200**

Data de Início: **11/03/2024**

Previsão de término: **11/09/2024**

Coordenadas Geográficas: **0, 0**

Finalidade: **Comercial**

Código: **Não Especificado**

Proprietário: **PREFEITURA MUNICIPAL DE PARNAMIRIM**

CPF/CNPJ: **08.170.862/0001-74**

4. Atividade Técnica

| | Quantidade | Unidade |
|---|------------|---------|
| 14 - Elaboração | | |
| 38 - Especificação > CONSTRUÇÃO CIVIL > EDIFICAÇÕES > DE EDIFICAÇÃO > #1.1.1.1 - DE ALVENARIA | 1,00 | un |
| 38 - Especificação > CONSTRUÇÃO CIVIL > EDIFICAÇÕES > DE EDIFICAÇÃO > #1.1.1.4 - EM MATERIAIS MISTOS | 1,00 | un |
| 80 - Projeto > CONSTRUÇÃO CIVIL > INSTALAÇÕES HIDROSSANITÁRIAS > #1.4.3 - DE INSTALAÇÃO DE SISTEMA DE ESGOTO SANITÁRIO | 1,00 | un |
| 80 - Projeto > CONSTRUÇÃO CIVIL > INSTALAÇÕES HIDROSSANITÁRIAS > #1.4.4 - DE LIGAÇÃO INDIVIDUAL DE REDE DE ÁGUA | 1,00 | un |
| 80 - Projeto > ELETROTÉCNICA > INSTALAÇÕES ELÉTRICAS > DE INSTALAÇÕES ELÉTRICAS EM BAIXA TENSÃO > #1.10.1.2 - PARA FINS COMERCIAIS | 1,00 | un |
| 80 - Projeto > OBRAS HIDRÁULICAS E RECURSOS HÍDRICOS > SISTEMAS DE DRENAGEM PARA OBRAS CIVIS > DE SISTEMAS DE DRENAGEM PARA OBRAS CIVIS > #5.3.1.4 - DESCIDA D'ÁGUA | 1,00 | un |

Após a conclusão das atividades técnicas o profissional deve proceder a baixa desta ART

5. Observações

ELABORAÇÃO DE PROJETOS COMPLEMENTARES E ESPECIFICAÇÕES TÉCNICAS PARA A REURBANIZAÇÃO DO CENTRO DA CIDADE DE PARNAMIRIM/RN. ART DE CARGO DE FUNÇÃO: 00021017952645010420.

6. Declarações

- Declaro que as atividades sob responsabilidade deste profissional, registradas nesta ART, estão de acordo e se restringem as minhas atribuições.

7. Entidade de Classe

SEM INDICACAO DE ENTIDADE DE CLASSE

8. Assinaturas

Declaro serem verdadeiras as informações acima

FRANKLIN ALTEVY BRUNNO WANDERLEY - CPF: 307.315.504-04

_____, _____ de _____ de _____

Local

data

PREFEITURA MUNICIPAL DE PARNAMIRIM - CNPJ: 08.170.862/0001-74

9. Informações

* A ART é válida somente quando quitada, mediante apresentação do comprovante do pagamento ou conferência no site do Crea.

10. Valor

Valor da ART: **R\$ 99,64**


Registrada em: **13/03/2024**

Valor pago: **R\$ 99,64**




Nosso Número: **8205010832**

A autenticidade desta ART pode ser verificada em: <http://crea-rn.sitac.com.br/publico/>, com a chave: 7y2xa
Impresso em: 14/03/2024 às 16:19:23 por:



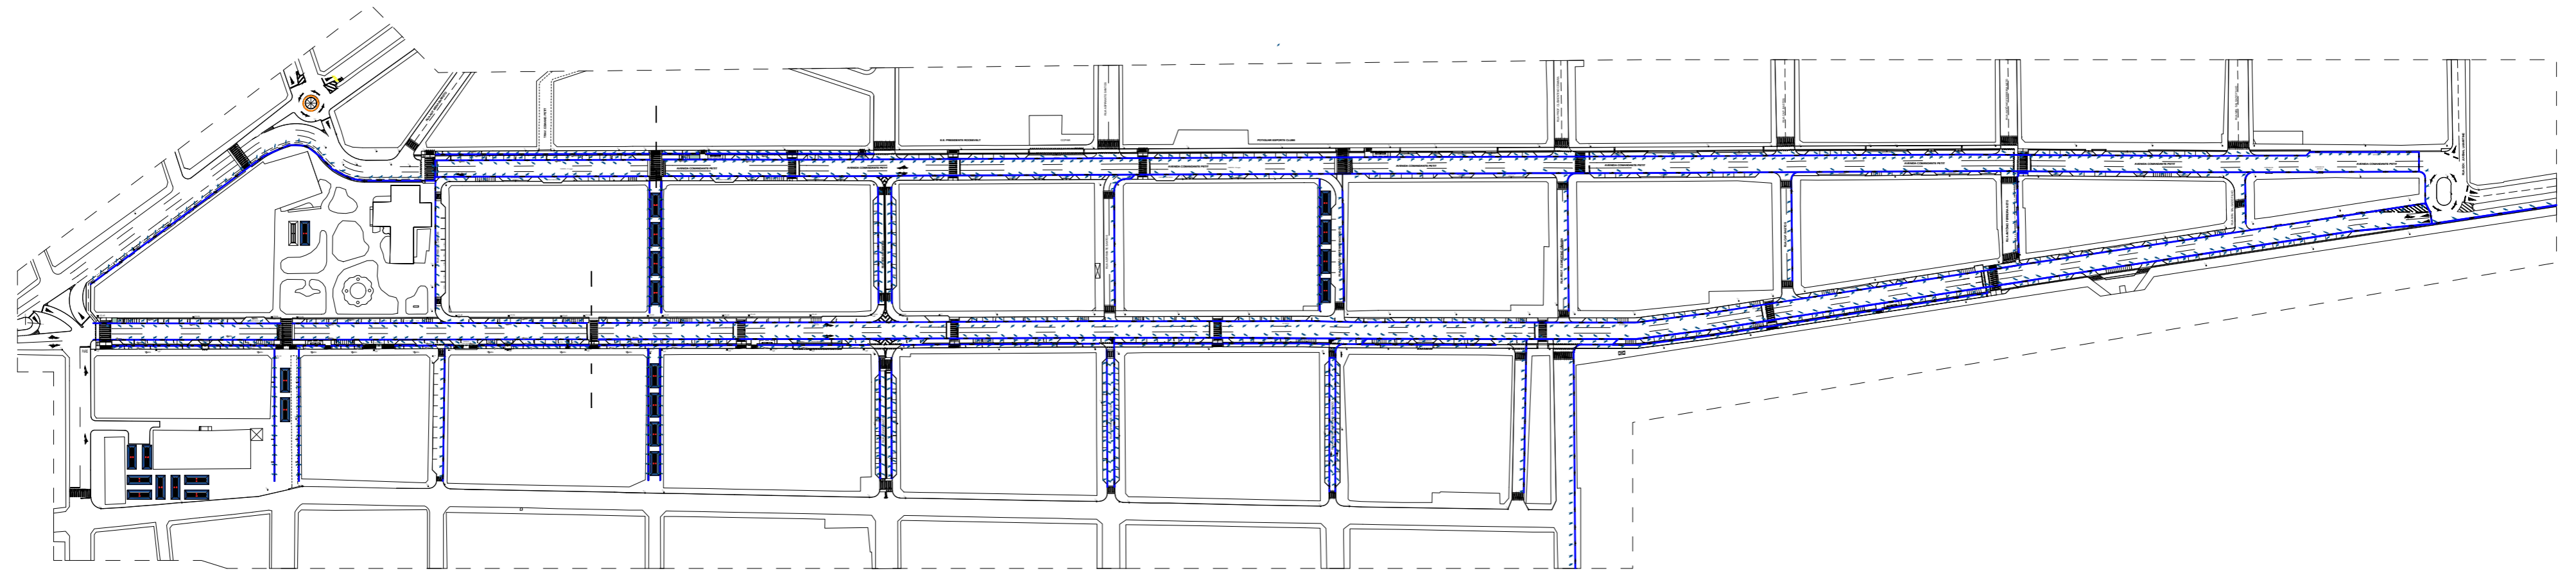

TRECHO DE INTERVENÇÃO - REURBANIZAÇÃO DO CENTRO
escala 1/2500

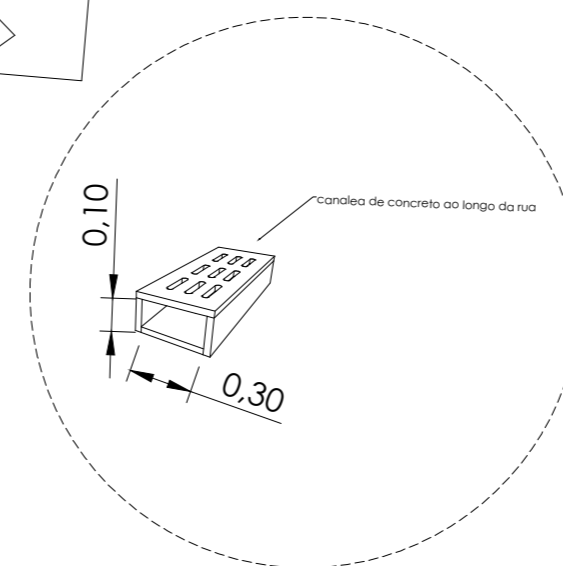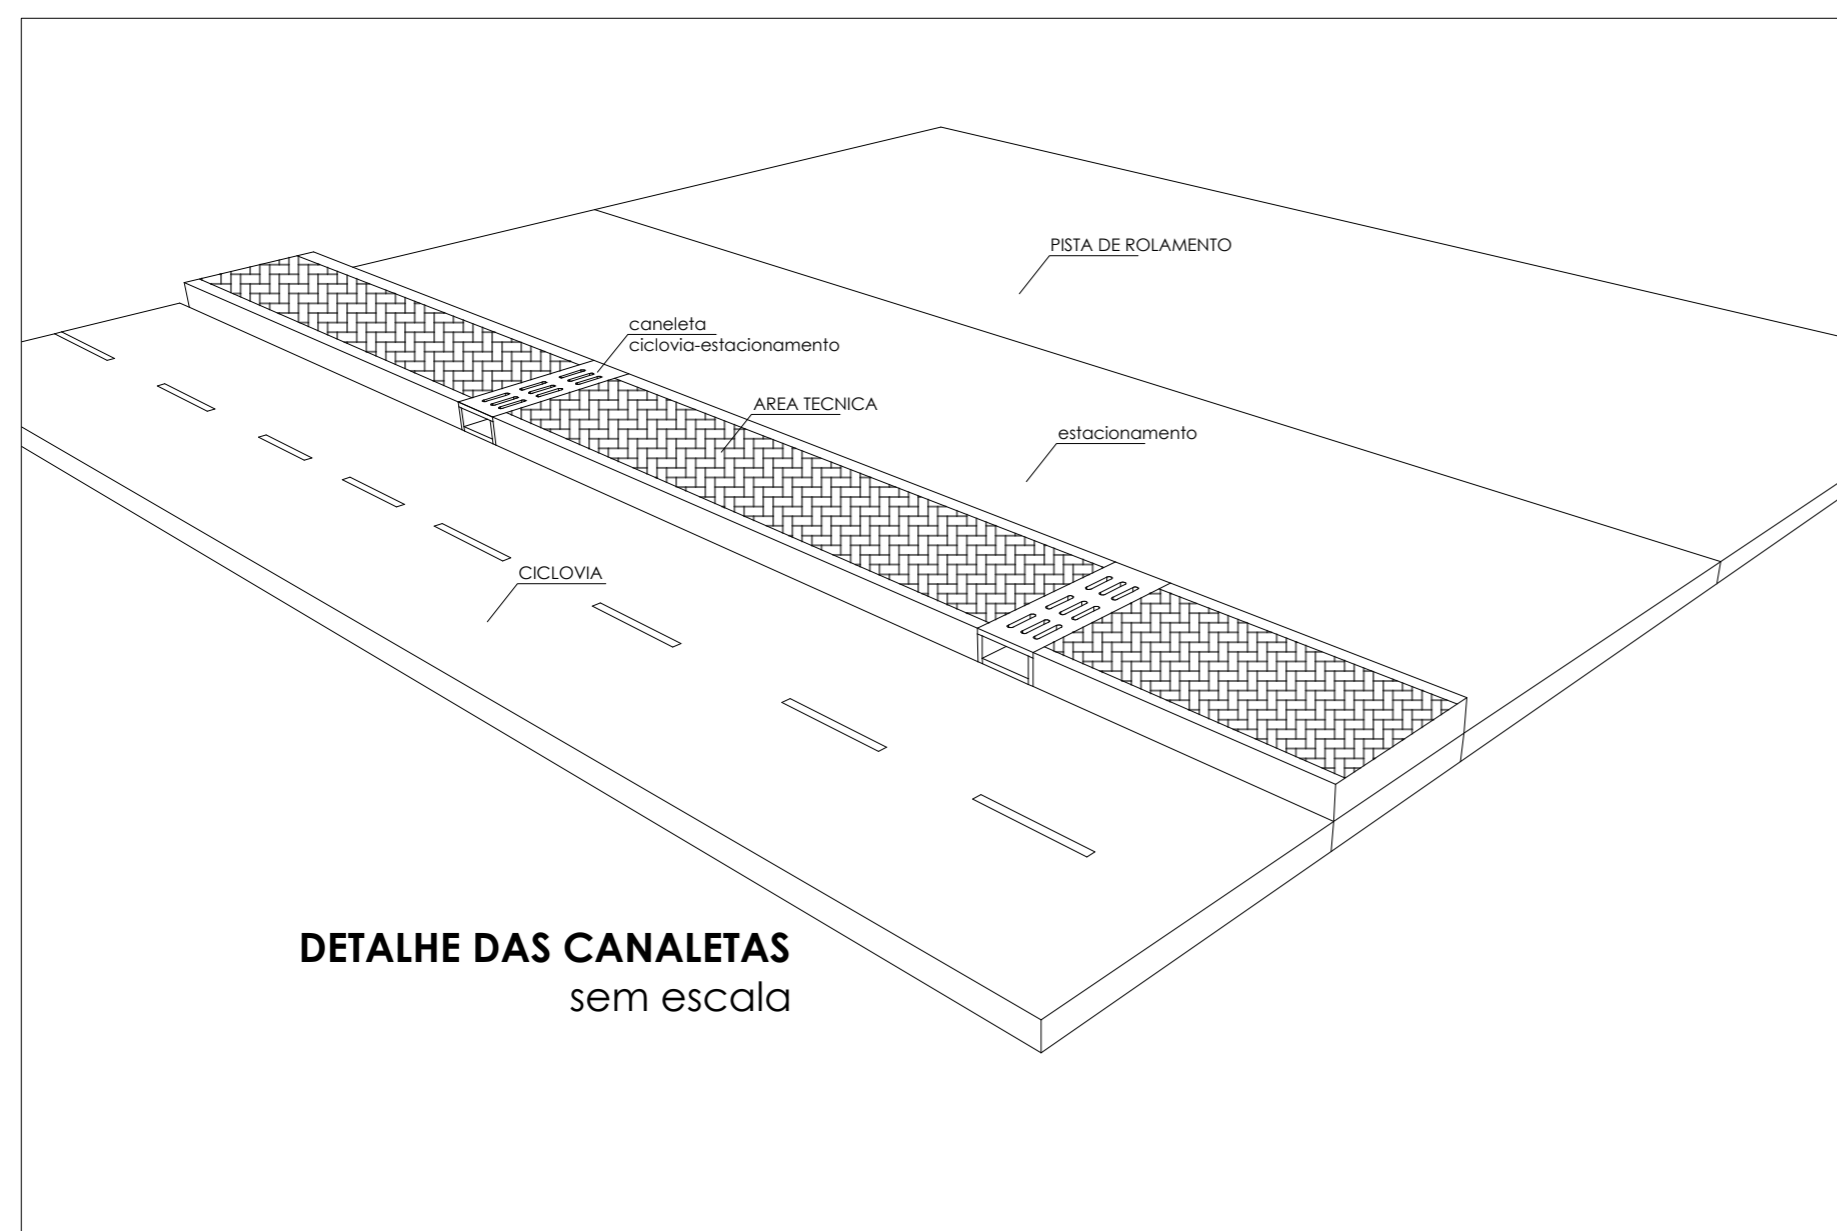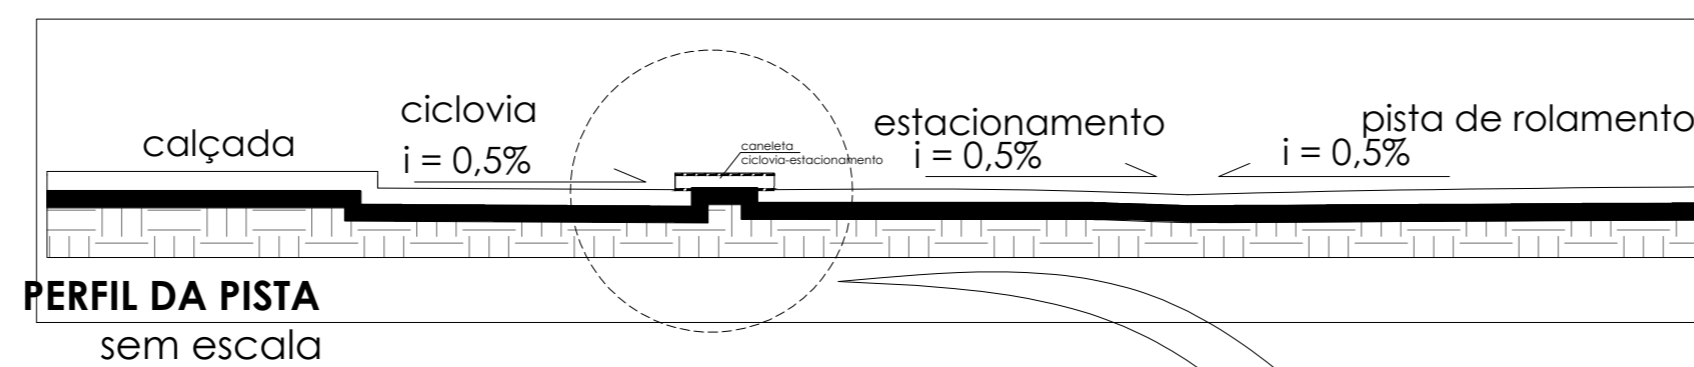

SECRETARIA MUNICIPAL DE OBRAS PÚBLICAS
RUA TENENTE PEDRO RUFINO DOS SANTOS, 742
MONTE CASTELO, PARNAMIRIM/RN
CEP. 59146-160 - TELEFONE: 084 3645-5654
PREFEITO: ROSANO TAVERA
SECRETÁRIO: ALBERT JOSUA NETO

ENGENHEIRO:
FRANKLIN ALTEVY BRUNNO WANDERLEY
CREA RN 2101795264

PROJETO:
URBANIZAÇÃO DO CENTRO DE PARNAMIRIM/RN


ENDEREÇO:
CENTRO - PARNAMIRIM/ RN

CONTEÚDO:
ÁREA DE INTERVENÇÃO

ESCALA: 1/2500 DATA: AGOSTO / 2023 DESENHO:

É proibido, na forma da lei Nº 9610 art. 29 do código penal, quaisquer modificações, bem como a reprodução total ou parcial deste projeto sem a prévia e expressa autorização dos ENGENHEIROS




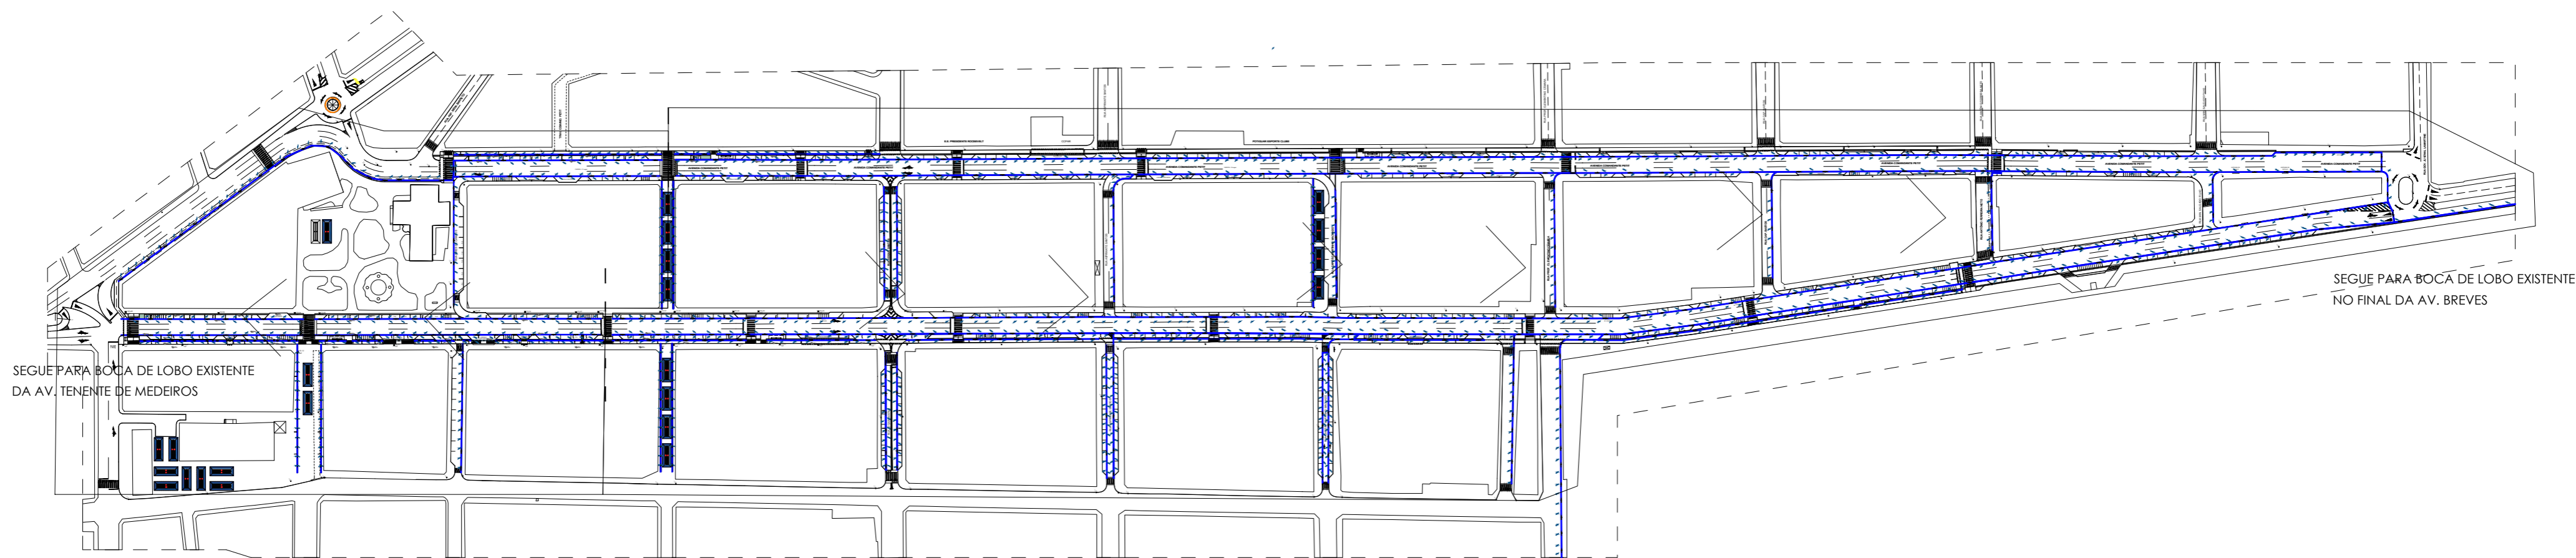


DIVISÃO DE BACIA - REURBANIZAÇÃO DO CENTRO
 escala 1/2500

| | |
|---|--|
|  PREFEITURA DE PARNAMIRIM | SECRETARIA MUNICIPAL DE OBRAS PÚBLICAS RUA TENENTE PEDRO RUFINO DOS SANTOS, 742 MONTE CASTELO, PARNAMIRIM/RN CEP. 59146-160 - TELEFONE: 084 3645-5654 PREFEITO: ROSANO TAVEIRA SECRETÁRIO: ALBERT JOSUA NETO |
| | ENGENHEIRO: <hr/> FRANKLIN ALTEVY BRUNNO WANDERLEY CREA RN 2101795264 |
| PROJETO: URBANIZAÇÃO DO CENTRO DE PARNAMIRIM/RN | |
| ENDEREÇO: CENTRO - PARNAMIRIM/ RN | |
| CONTEÚDO: BACIAS | |
| ESCALA: 1/250 | DATA: AGOSTO / 2023 |
| DESENHO: STEPHAN | |
| É proibido, na forma da lei Nº 9610 art. 29 do código penal, quaisquer modificações, bem como a reprodução total ou parcial deste projeto sem a prévia e expressa autorização dos ENGENHEIROS | |




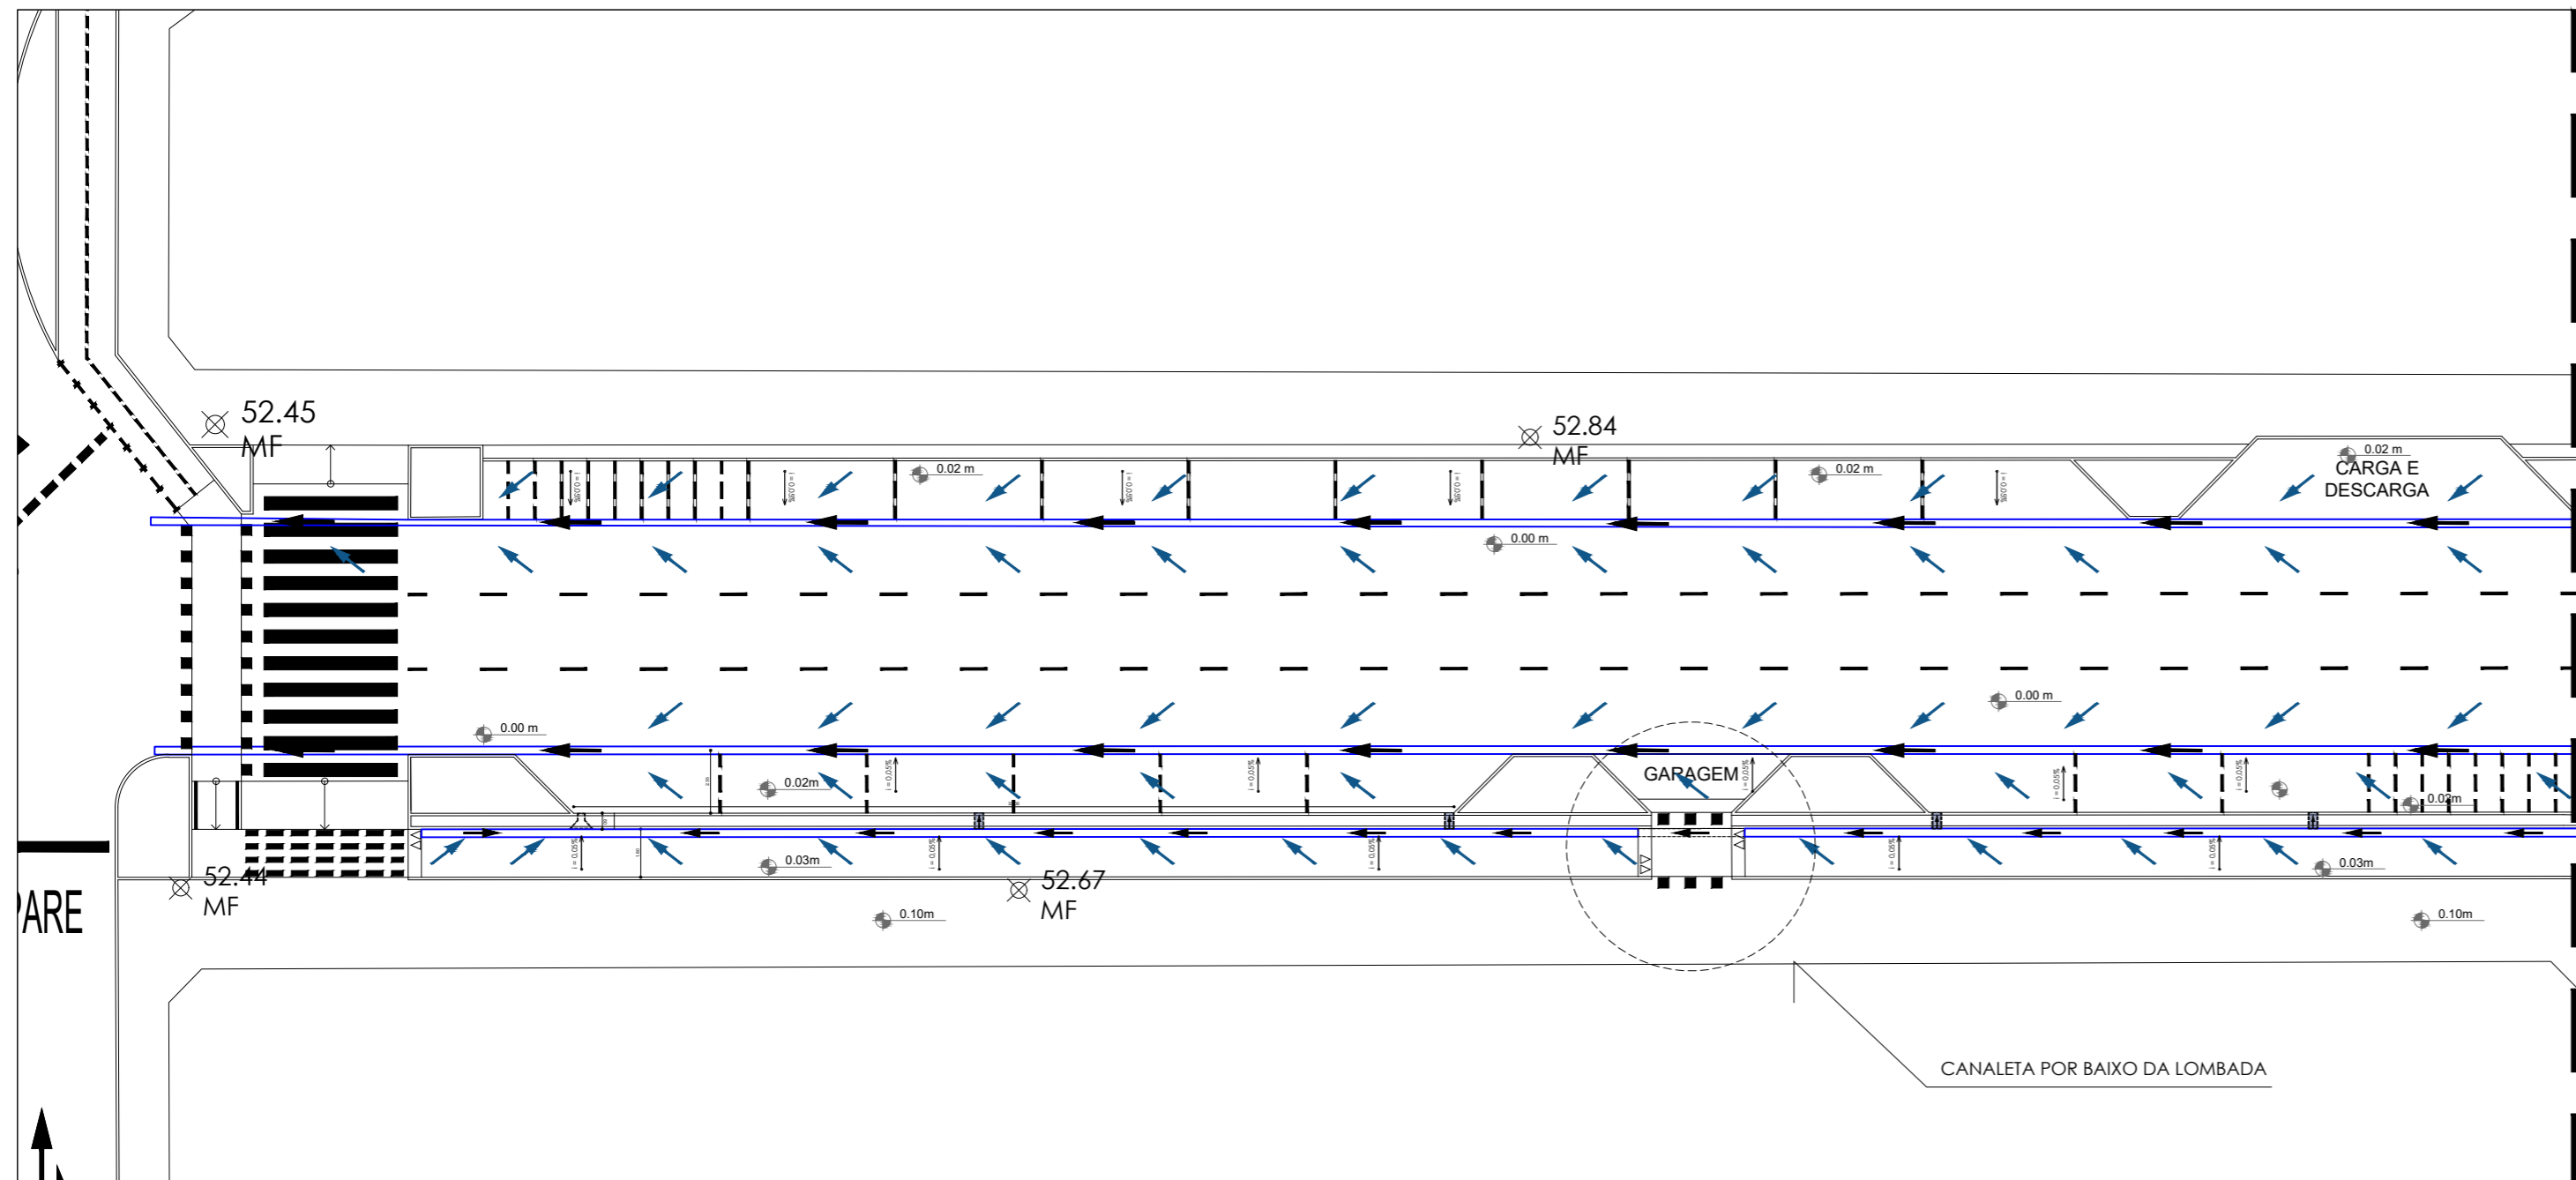

AV. BREVES - TRECHO 01
escala 1/250

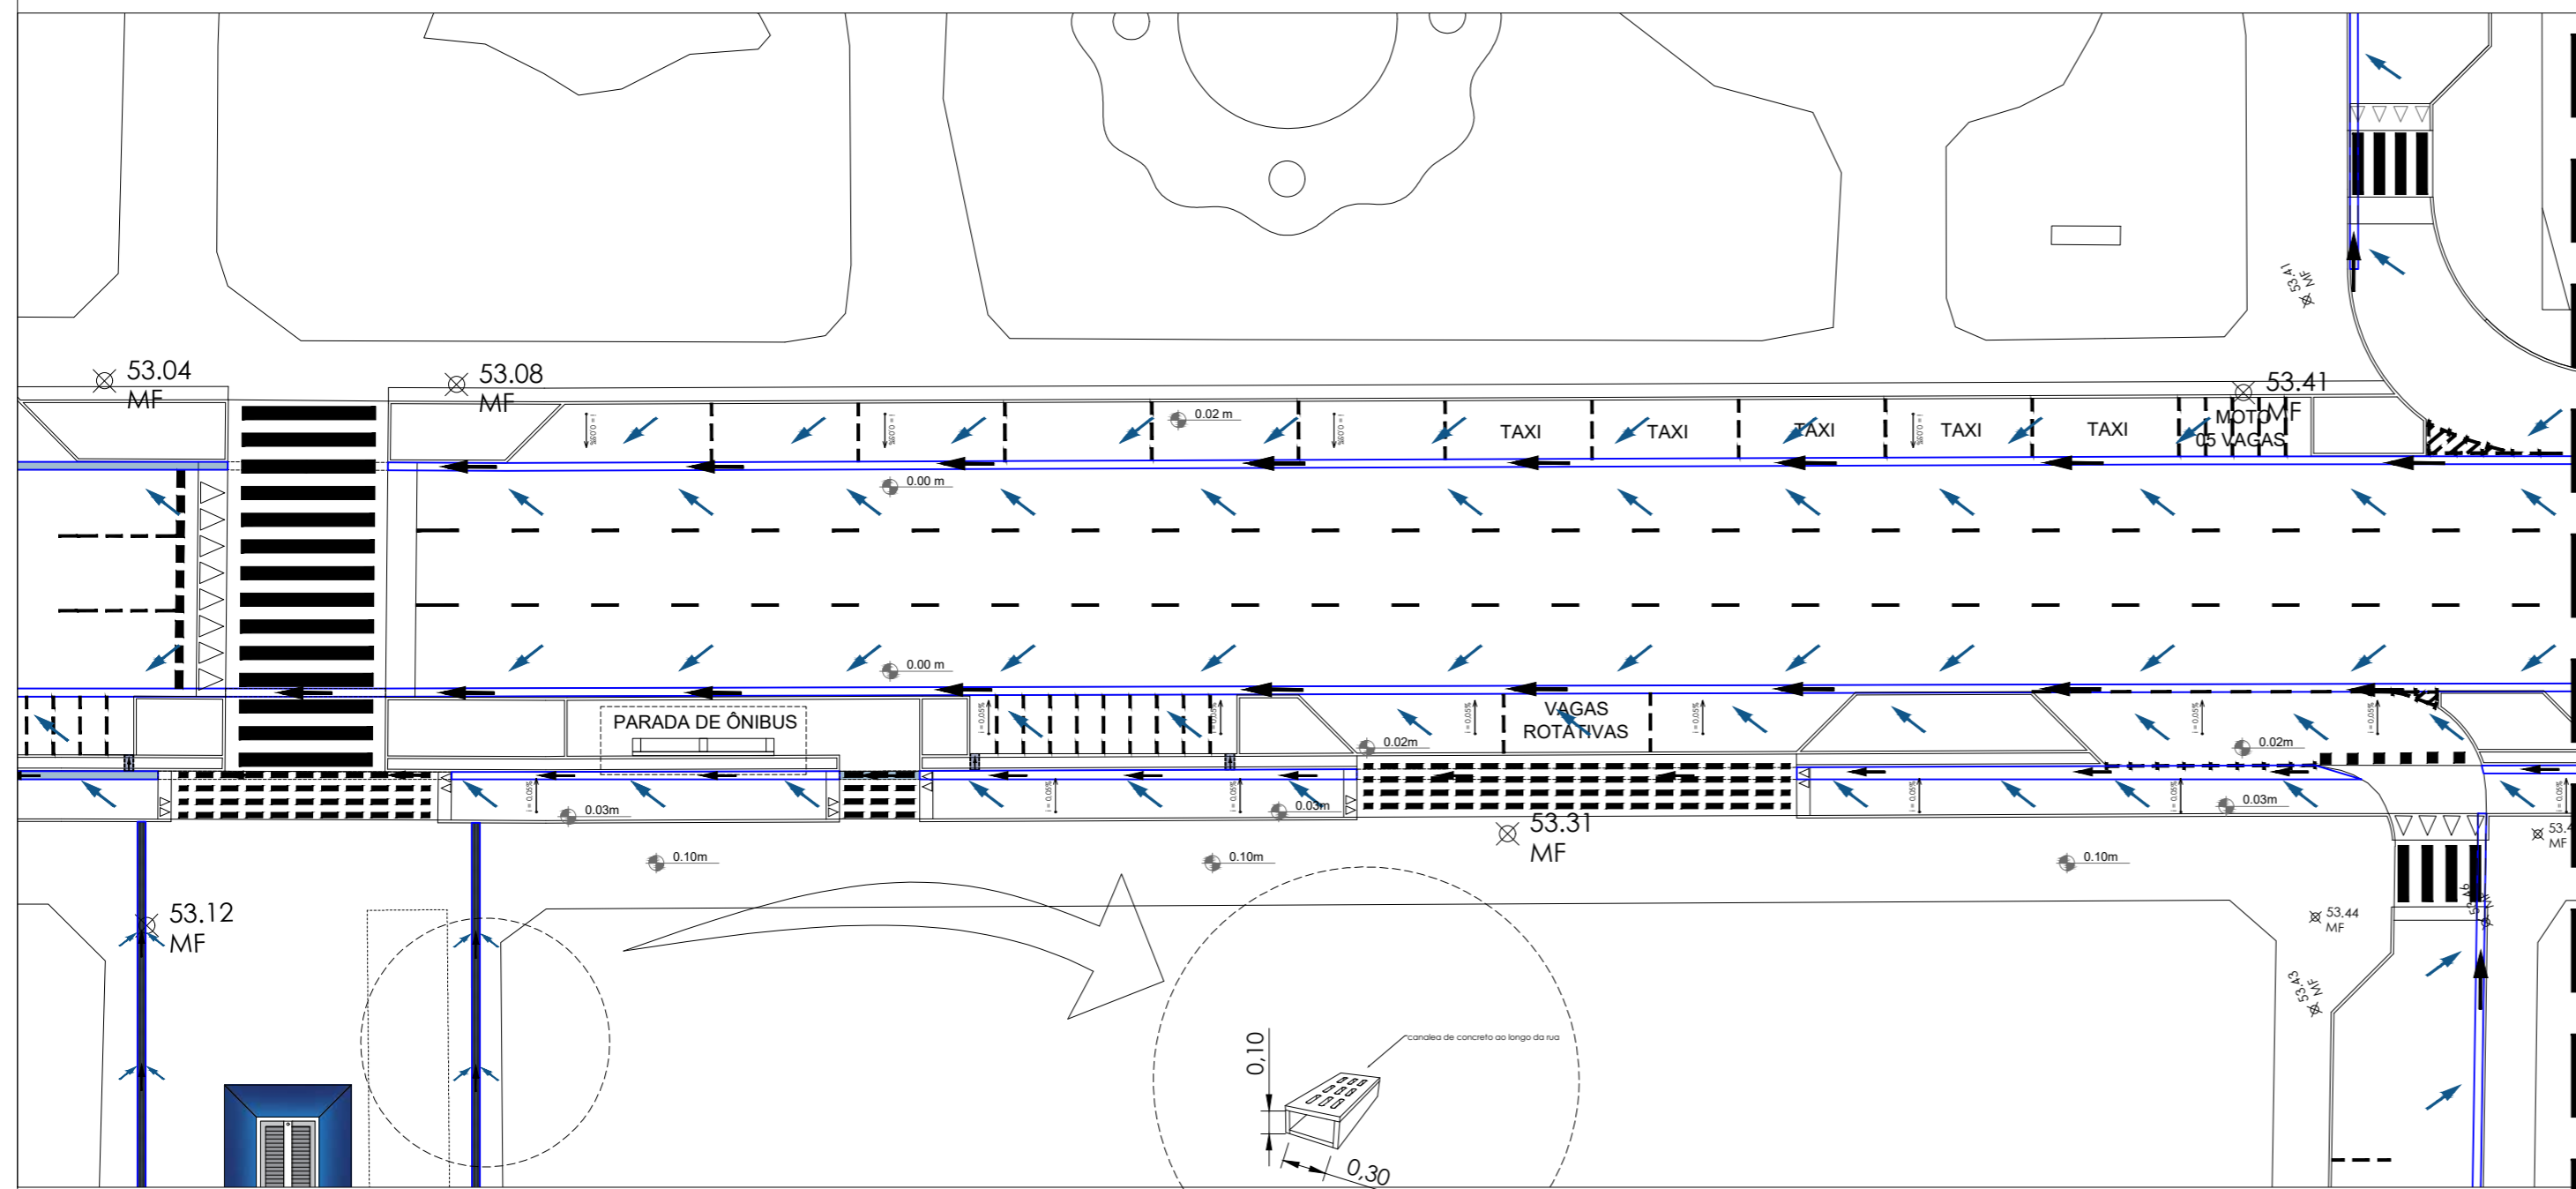

AV. BREVES - TRECHO 02
escala 1/250

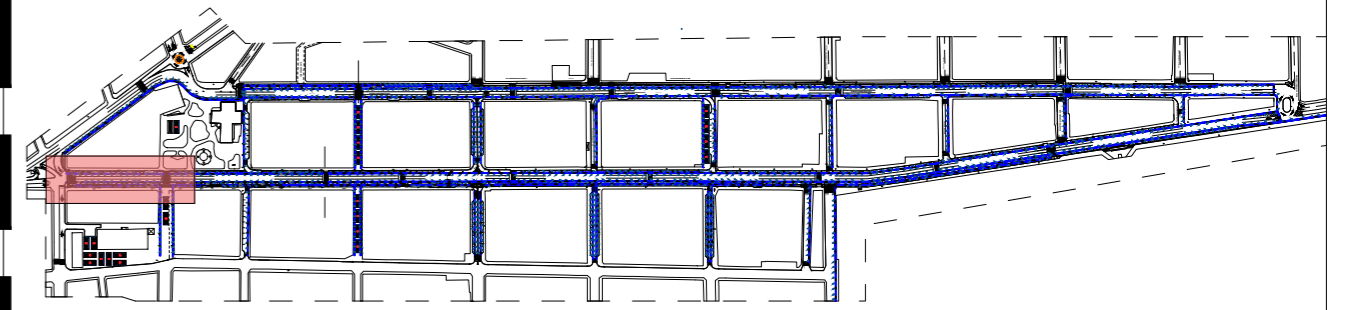

MOCKUP - CENTRO DE PARNAMIRIM
escala 1/7500



PREFEITURA DE PARNAMIRIM

SECRETARIA MUNICIPAL DE OBRAS PÚBLICAS
RUA TENENTE PEDRO RUFINO DOS SANTOS, 742
MONTE CASTELO, PARNAMIRIM/RN
CEP. 59146-160 - TELEFONE: 084 3645-5654
PREFEITO: ROSANO TAVERA
SECRETÁRIO: ALBERT JOSUA NEIO

ENGENHEIRO:

FRANKLIN ALTEVY BRUNNO WANDERLEY
CREA RN 2101795264

PROJETO:
URBANIZAÇÃO DO CENTRO DE PARNAMIRIM/RN


ENDEREÇO:
CENTRO - PARNAMIRIM/ RN

CONTEÚDO:
AV BREVES TRECHOS 01 E 02


ESCALA: 1/250 DATA: AGOSTO / 2023 DESENHO: STEPHAN

É proibido, na forma da lei nº 9610 art. 29 do código penal, quaisquer modificações, bem como a reprodução total ou parcial deste projeto sem a prévia e expressa autorização dos ENGENHEIROS




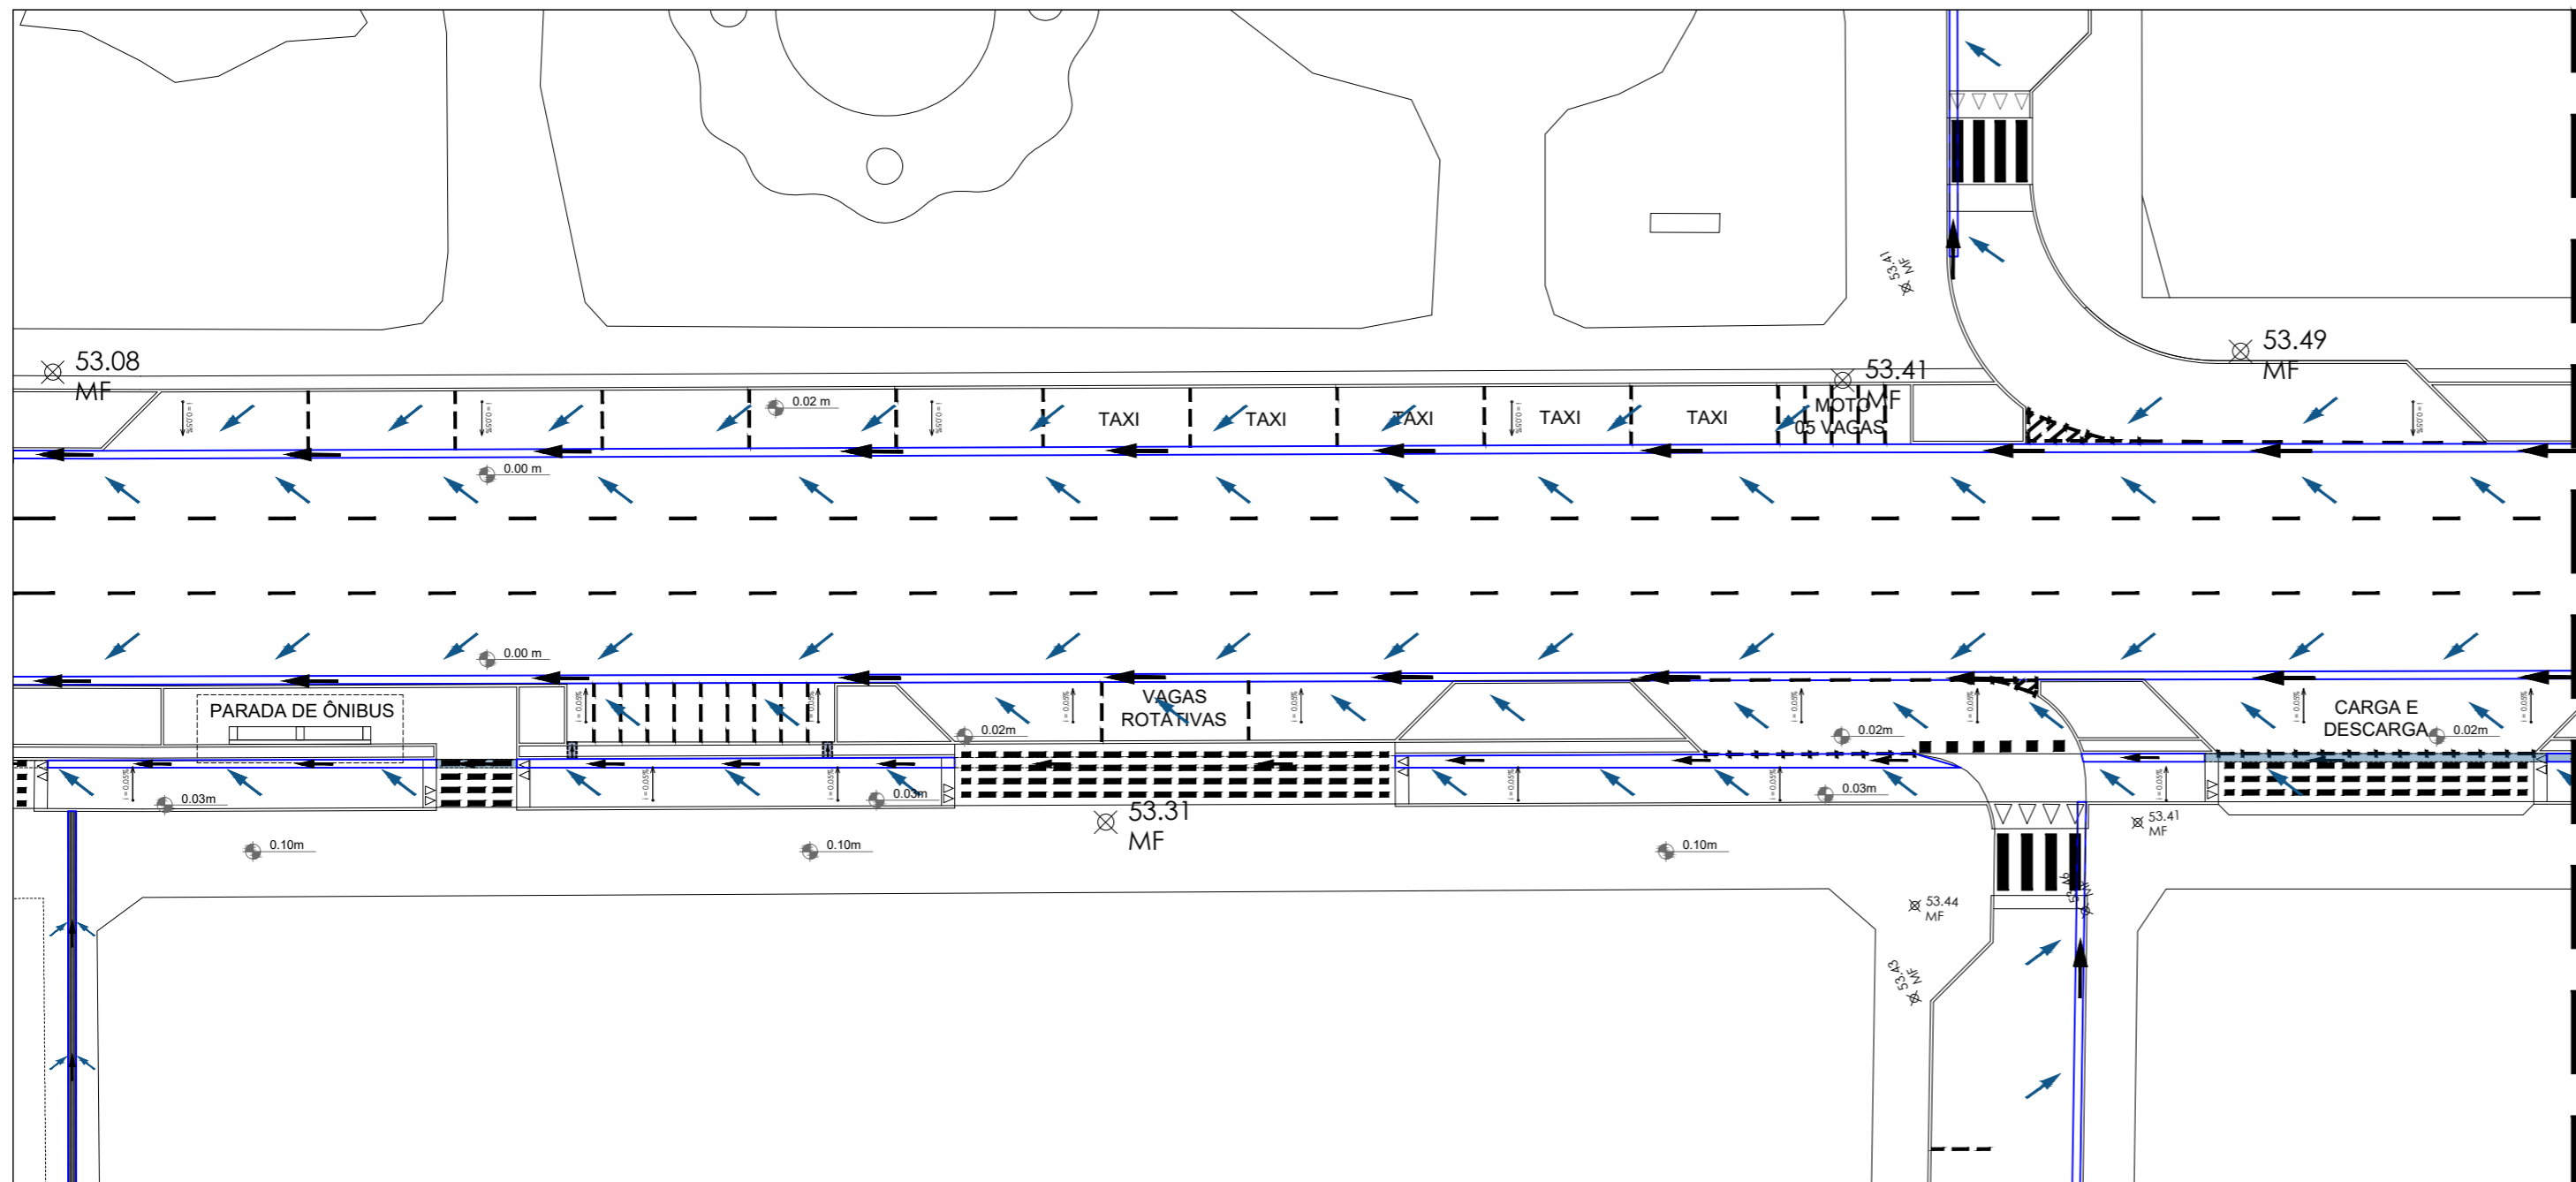

AV. BREVES - TRECHO 03
escala 1/250

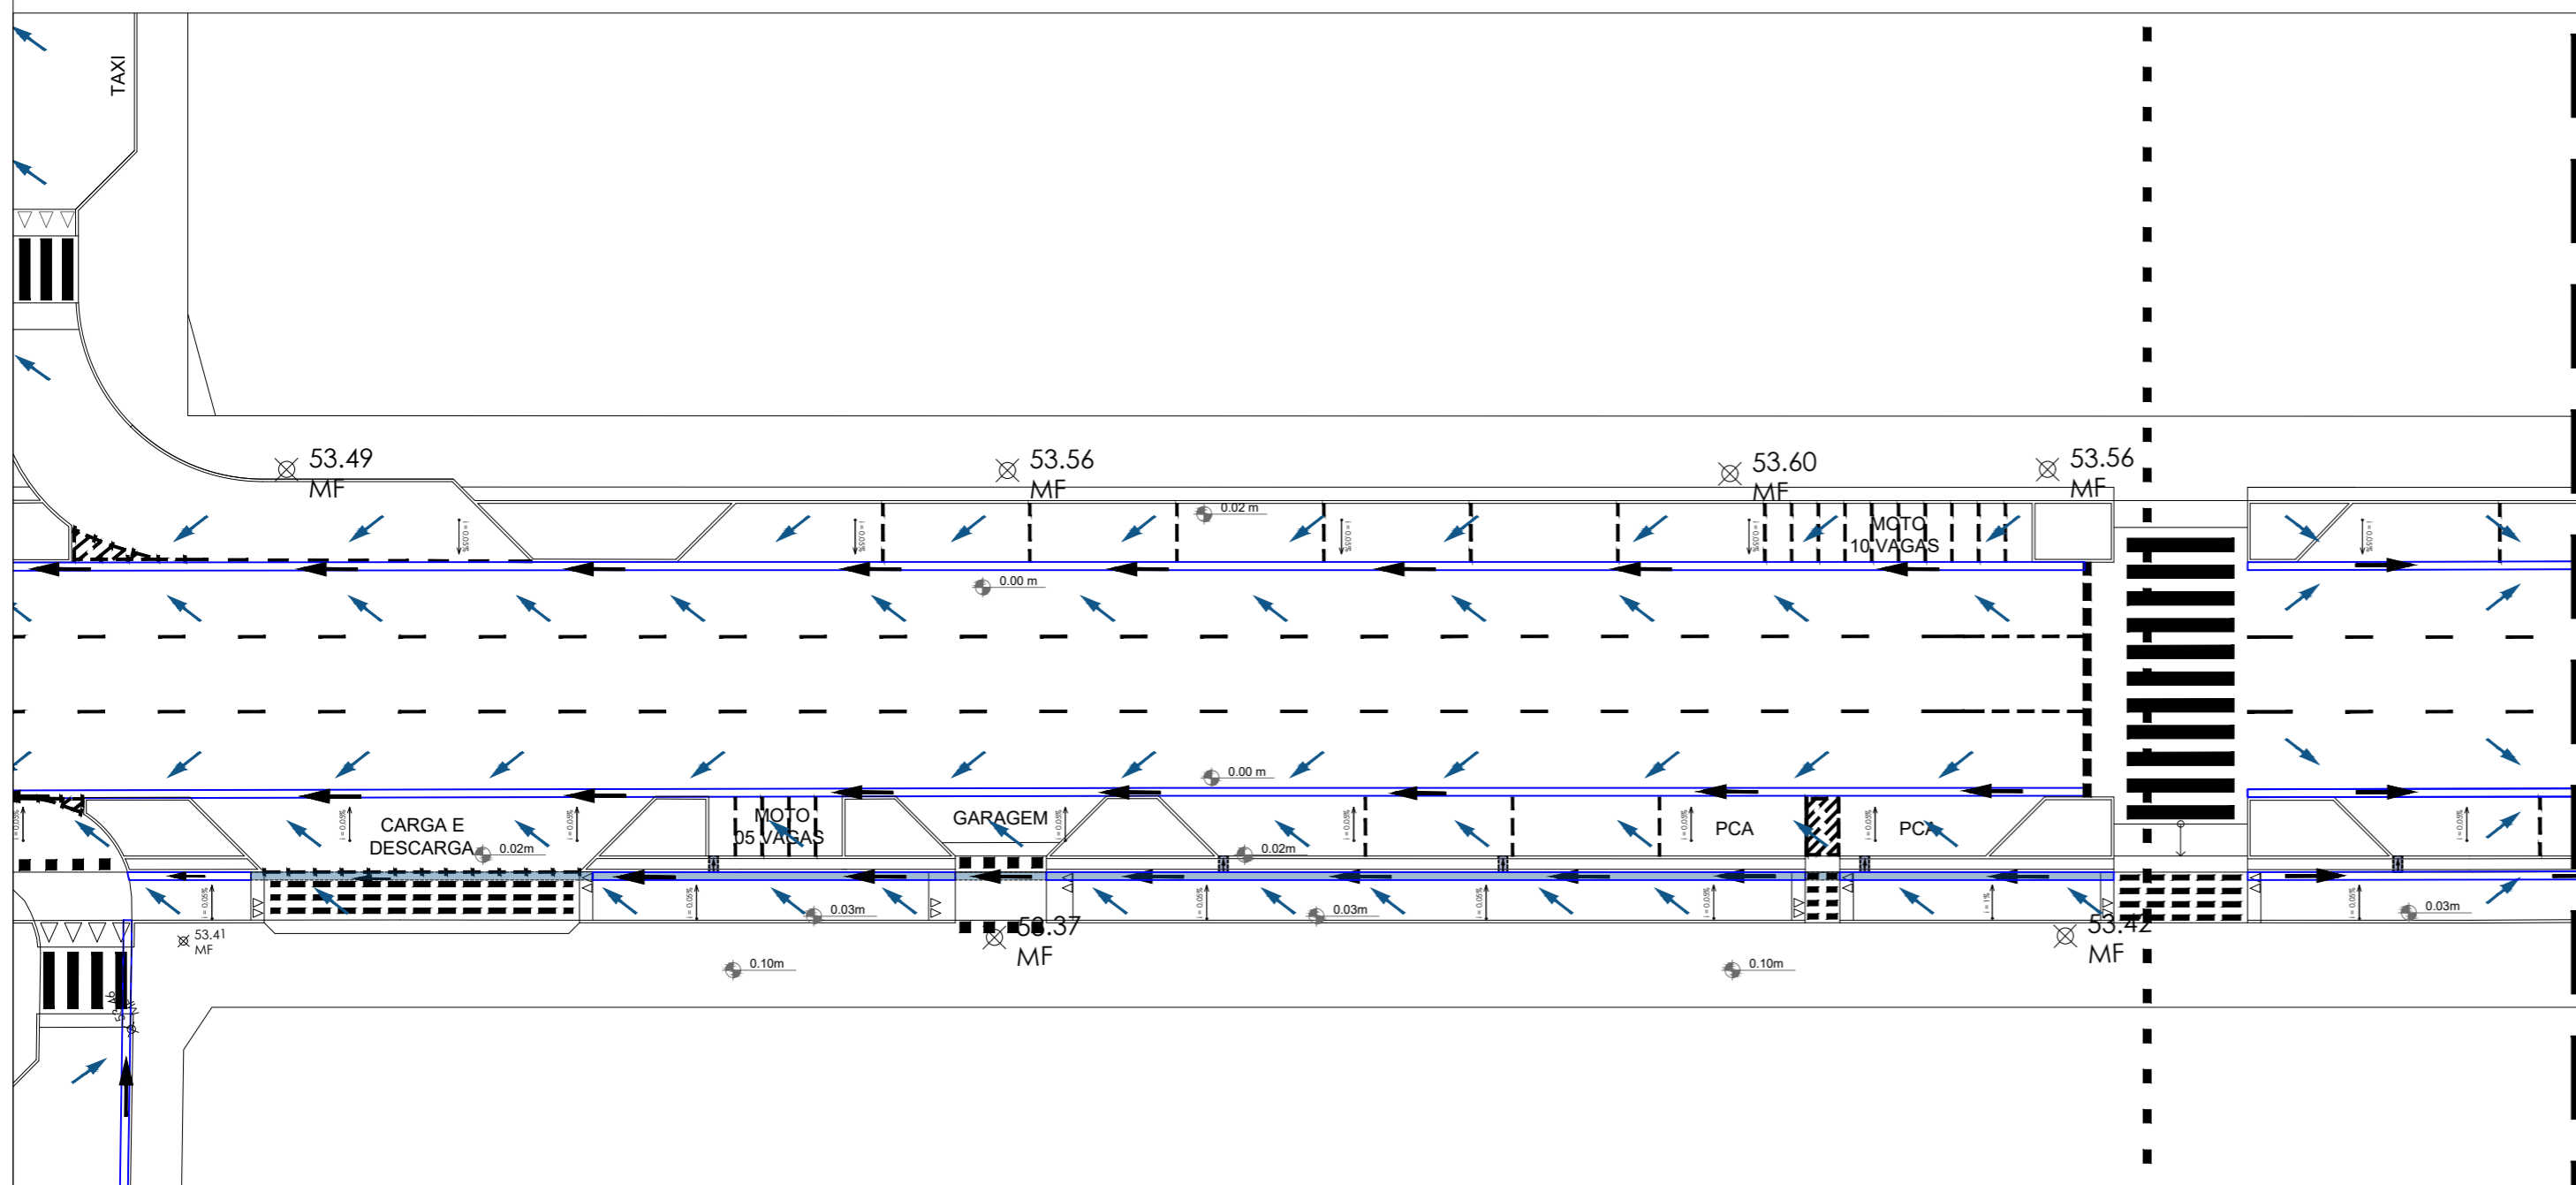

AV. BREVES - TRECHO 04
escala 1/250

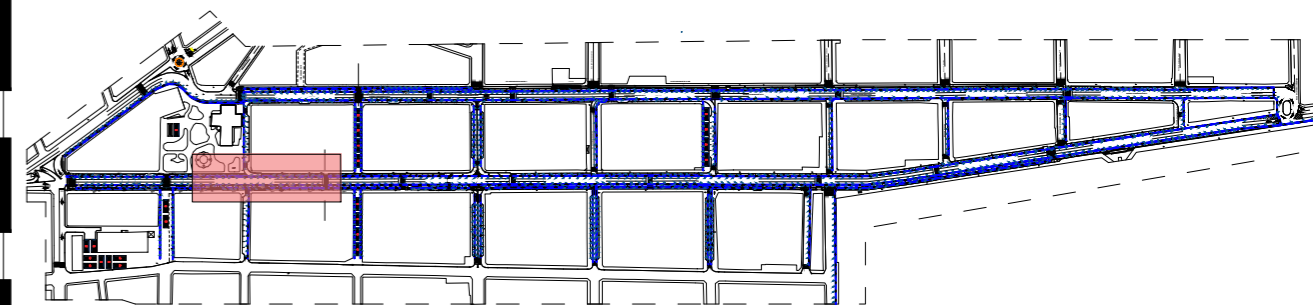

MOCKUP - CENTRO DE PARNAMIRIM
escala 1/7500



PREFEITURA DE PARNAMIRIM

SECRETARIA MUNICIPAL DE OBRAS PÚBLICAS
RUA TENENTE PEDRO RUFINO DOS SANTOS, 742
MONTE CASTELO, PARNAMIRIM/RN
CEP. 59146-160 - TELEFONE: 084 3645-5654
PREFEITO: ROSANO TAVERA
SECRETÁRIO: ALBERT JOSUA NEIO

ENGENHEIRO:

FRANKLIN ALTEVY BRUNNO WANDERLEY
CREA RN 2101795264

PROJETO:

URBANIZAÇÃO DO CENTRO DE PARNAMIRIM/RN

ENDEREÇO:

CENTRO - PARNAMIRIM/ RN

CONTEÚDO:

AV BREVES - TRECHO 03 E 04

ESCALA:
1/250


DATA:
AGOSTO / 2023

DESENHO:
STEPHAN


É proibido, na forma da lei Nº 9610 art. 29 do código penal, quaisquer modificações, bem como a reprodução total ou parcial deste projeto sem a prévia e expressa autorização dos ENGENHEIROS

04 / 26




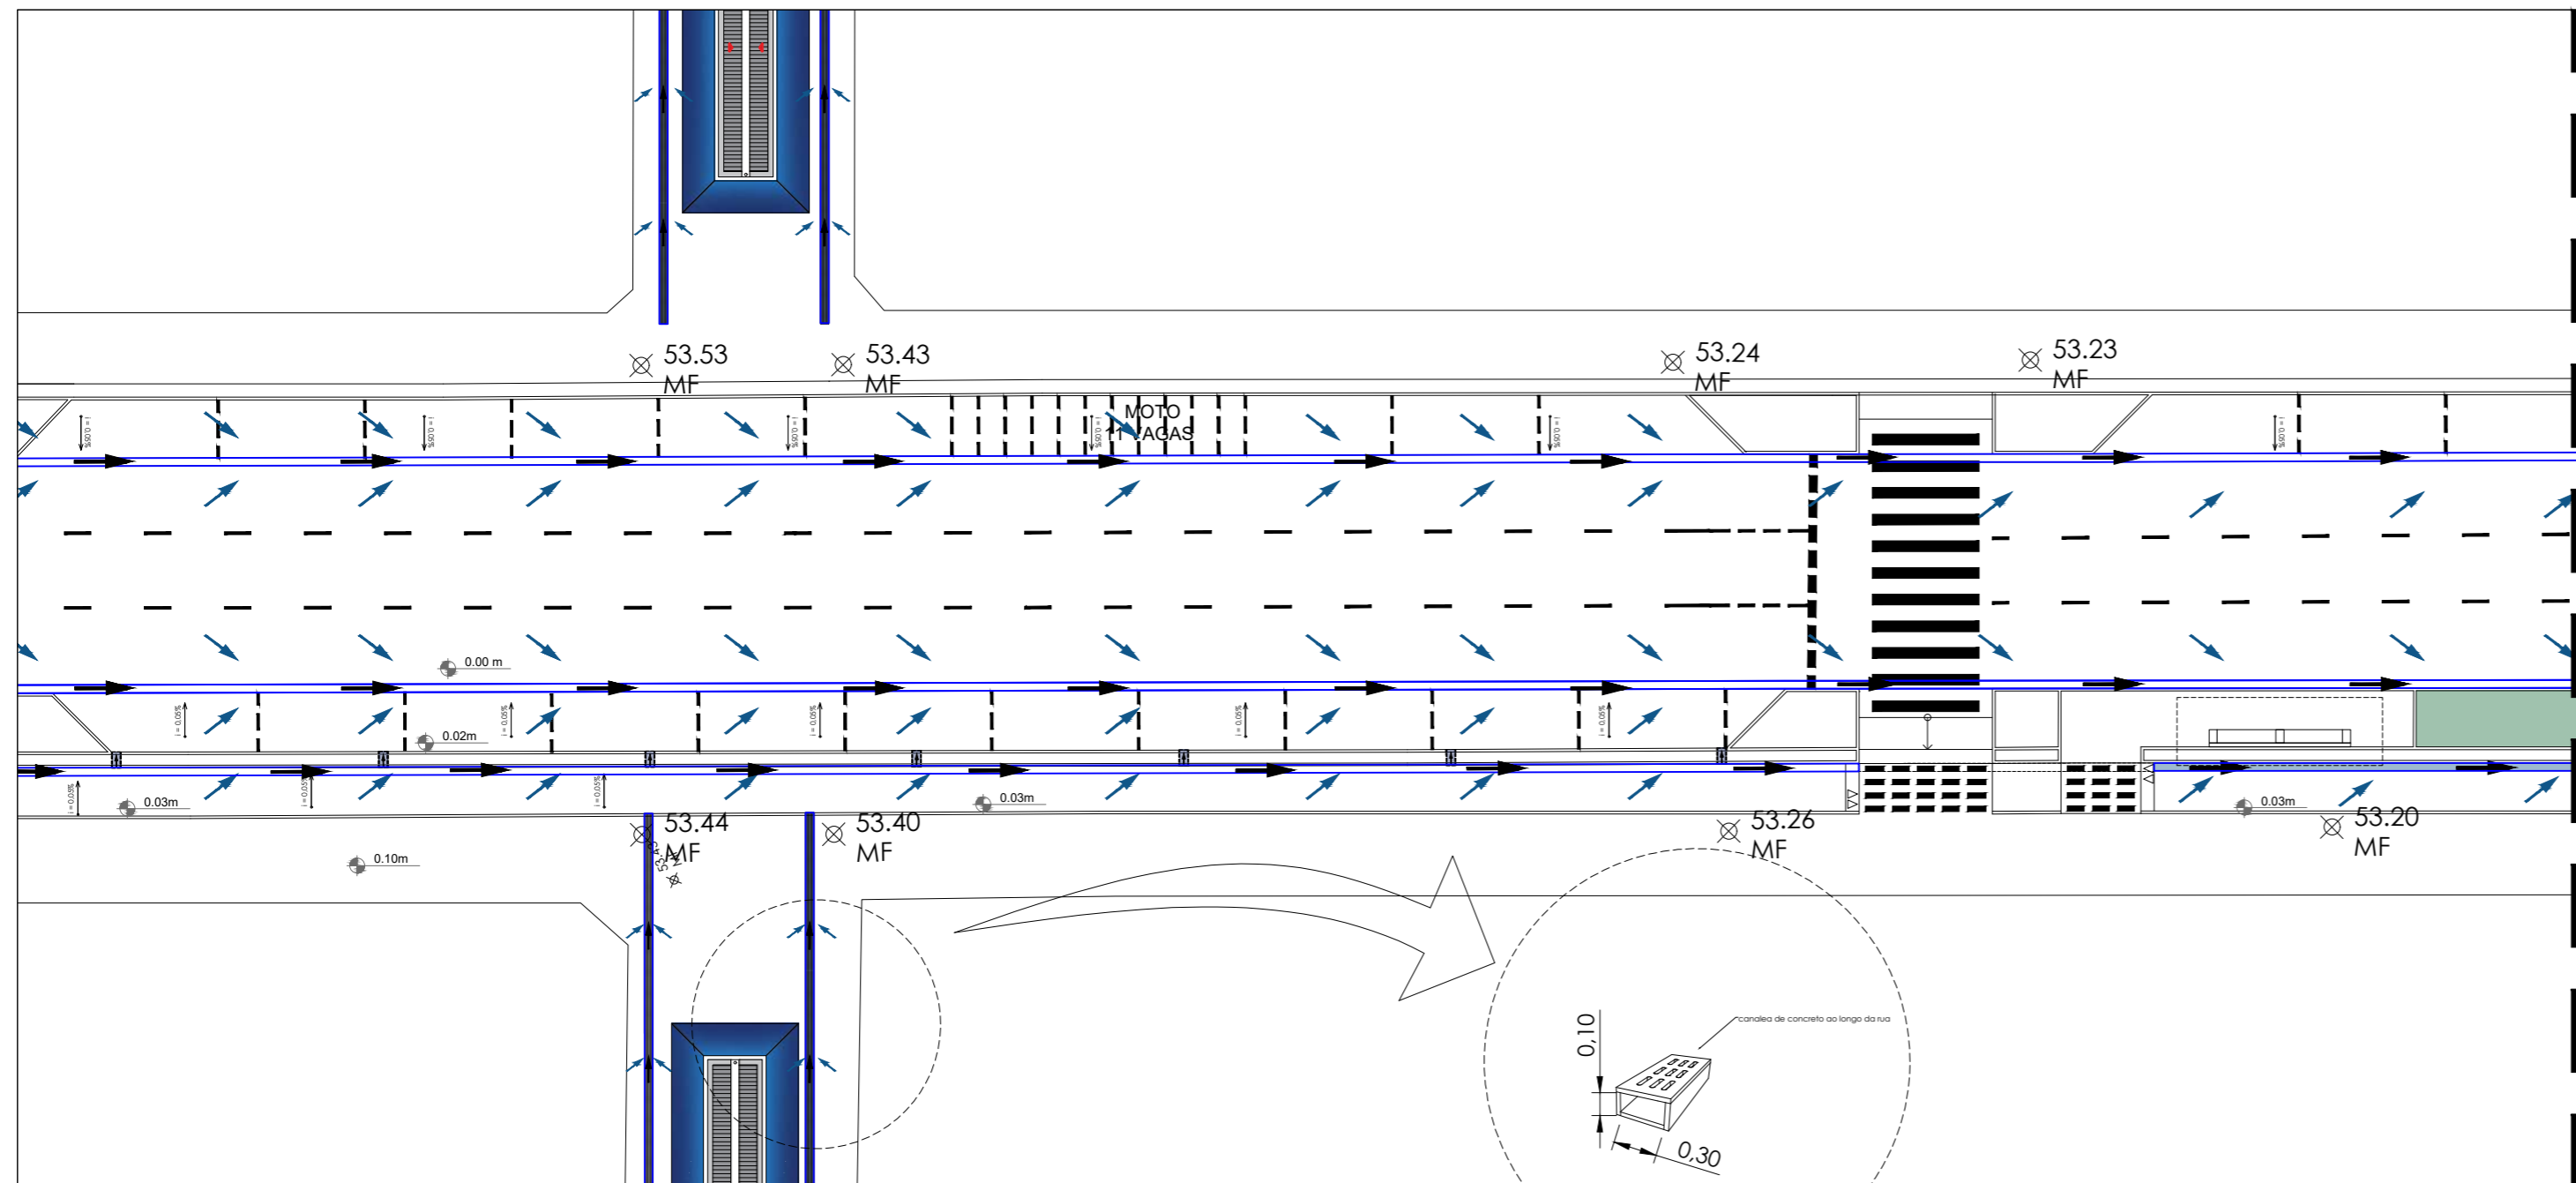

AV. BREVES - TRECHO 05
escala 1/250

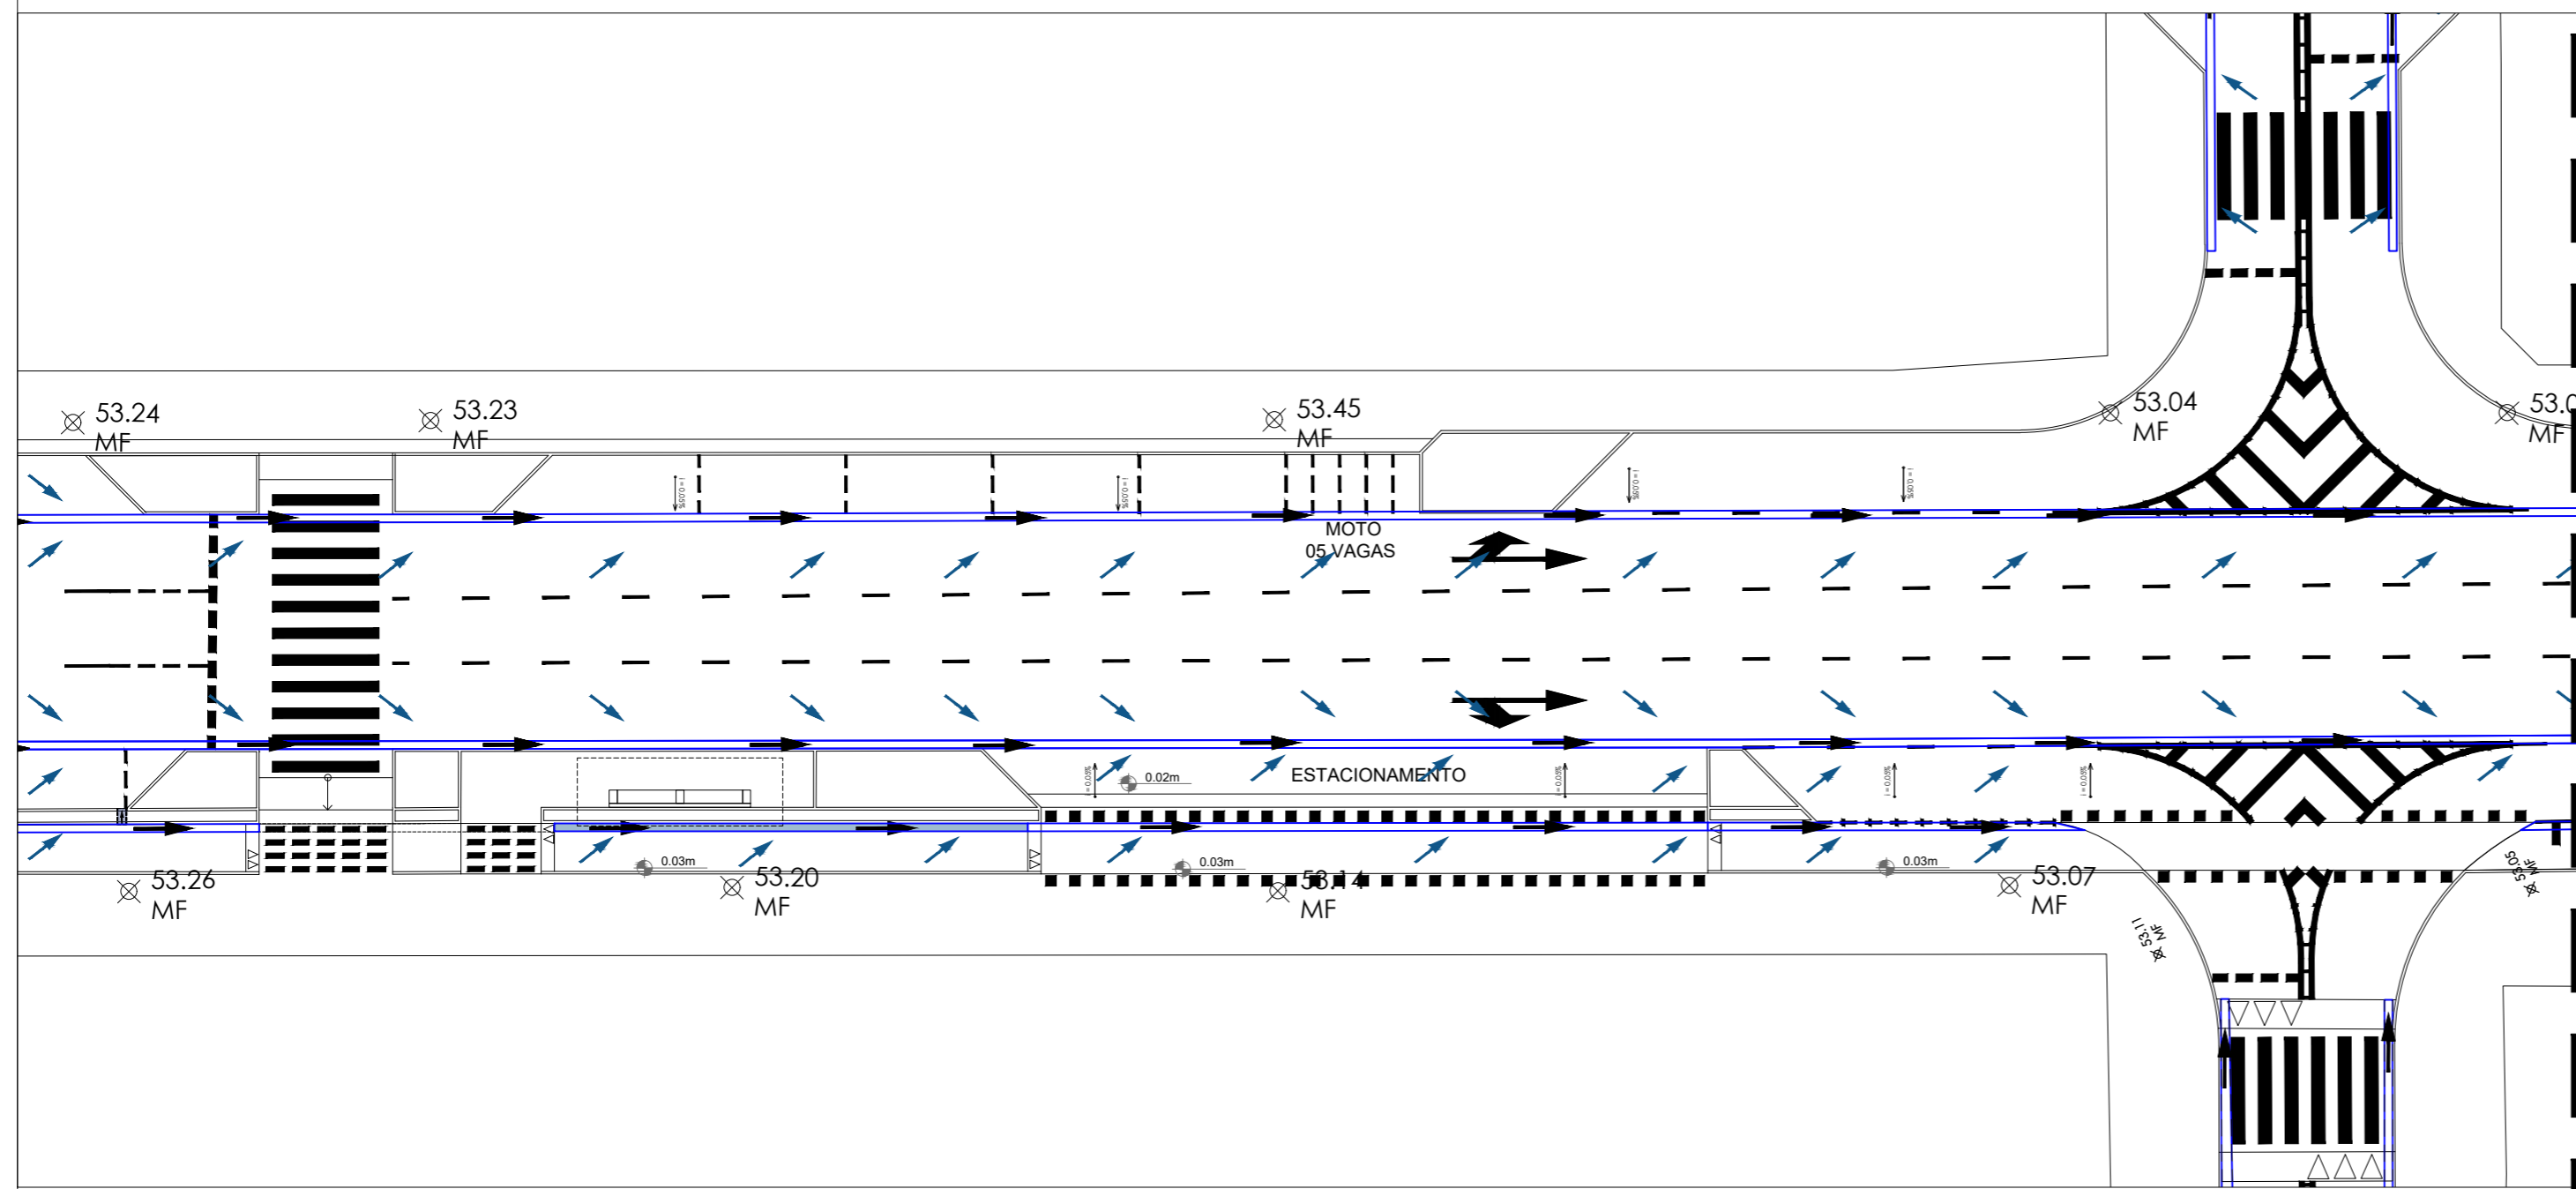

AV. BREVES - TRECHO 06
escala 1/250

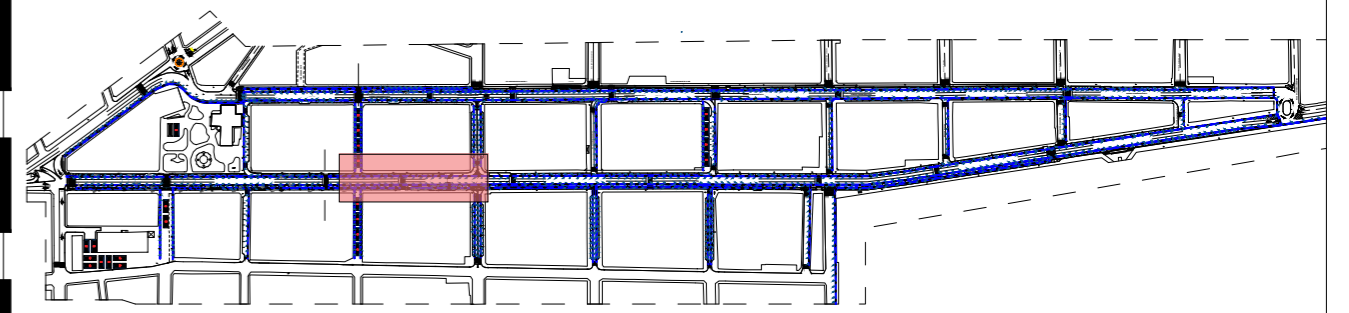

MOCKUP - CENTRO DE PARNAMIRIM
escala 1/7500



PREFEITURA DE PARNAMIRIM

SECRETARIA MUNICIPAL DE OBRAS PÚBLICAS
 RUA TENENTE PEDRO RUFINO DOS SANTOS, 742
 MONTE CASTELO, PARNAMIRIM/RN
 CEP. 59146-160 - TELEFONE: 084 3645-5654
 PREFEITO: ROSANO TAVERA
 SECRETÁRIO: ALBERT JOSUA NEIO

ENGENHEIRO:

FRANKLIN ALTEVY BRUNNO WANDERLEY

CREA RN 2101795264

PROJETO:

URBANIZAÇÃO DO CENTRO DE PARNAMIRIM/RN

ENDEREÇO:

CENTRO - PARNAMIRIM/ RN

CONTEÚDO:

AV BREVES - TRECOS 05 E 06

ESCALA:
1/250


DATA:
AGOSTO / 2023

DESENHO:
STEPHAN


É proibido, na forma da lei nº 9610 art. 29 do código penal, quaisquer modificações, bem como a reprodução total ou parcial deste projeto sem a prévia e expressa autorização dos ENGENHEIROS

05 / 26




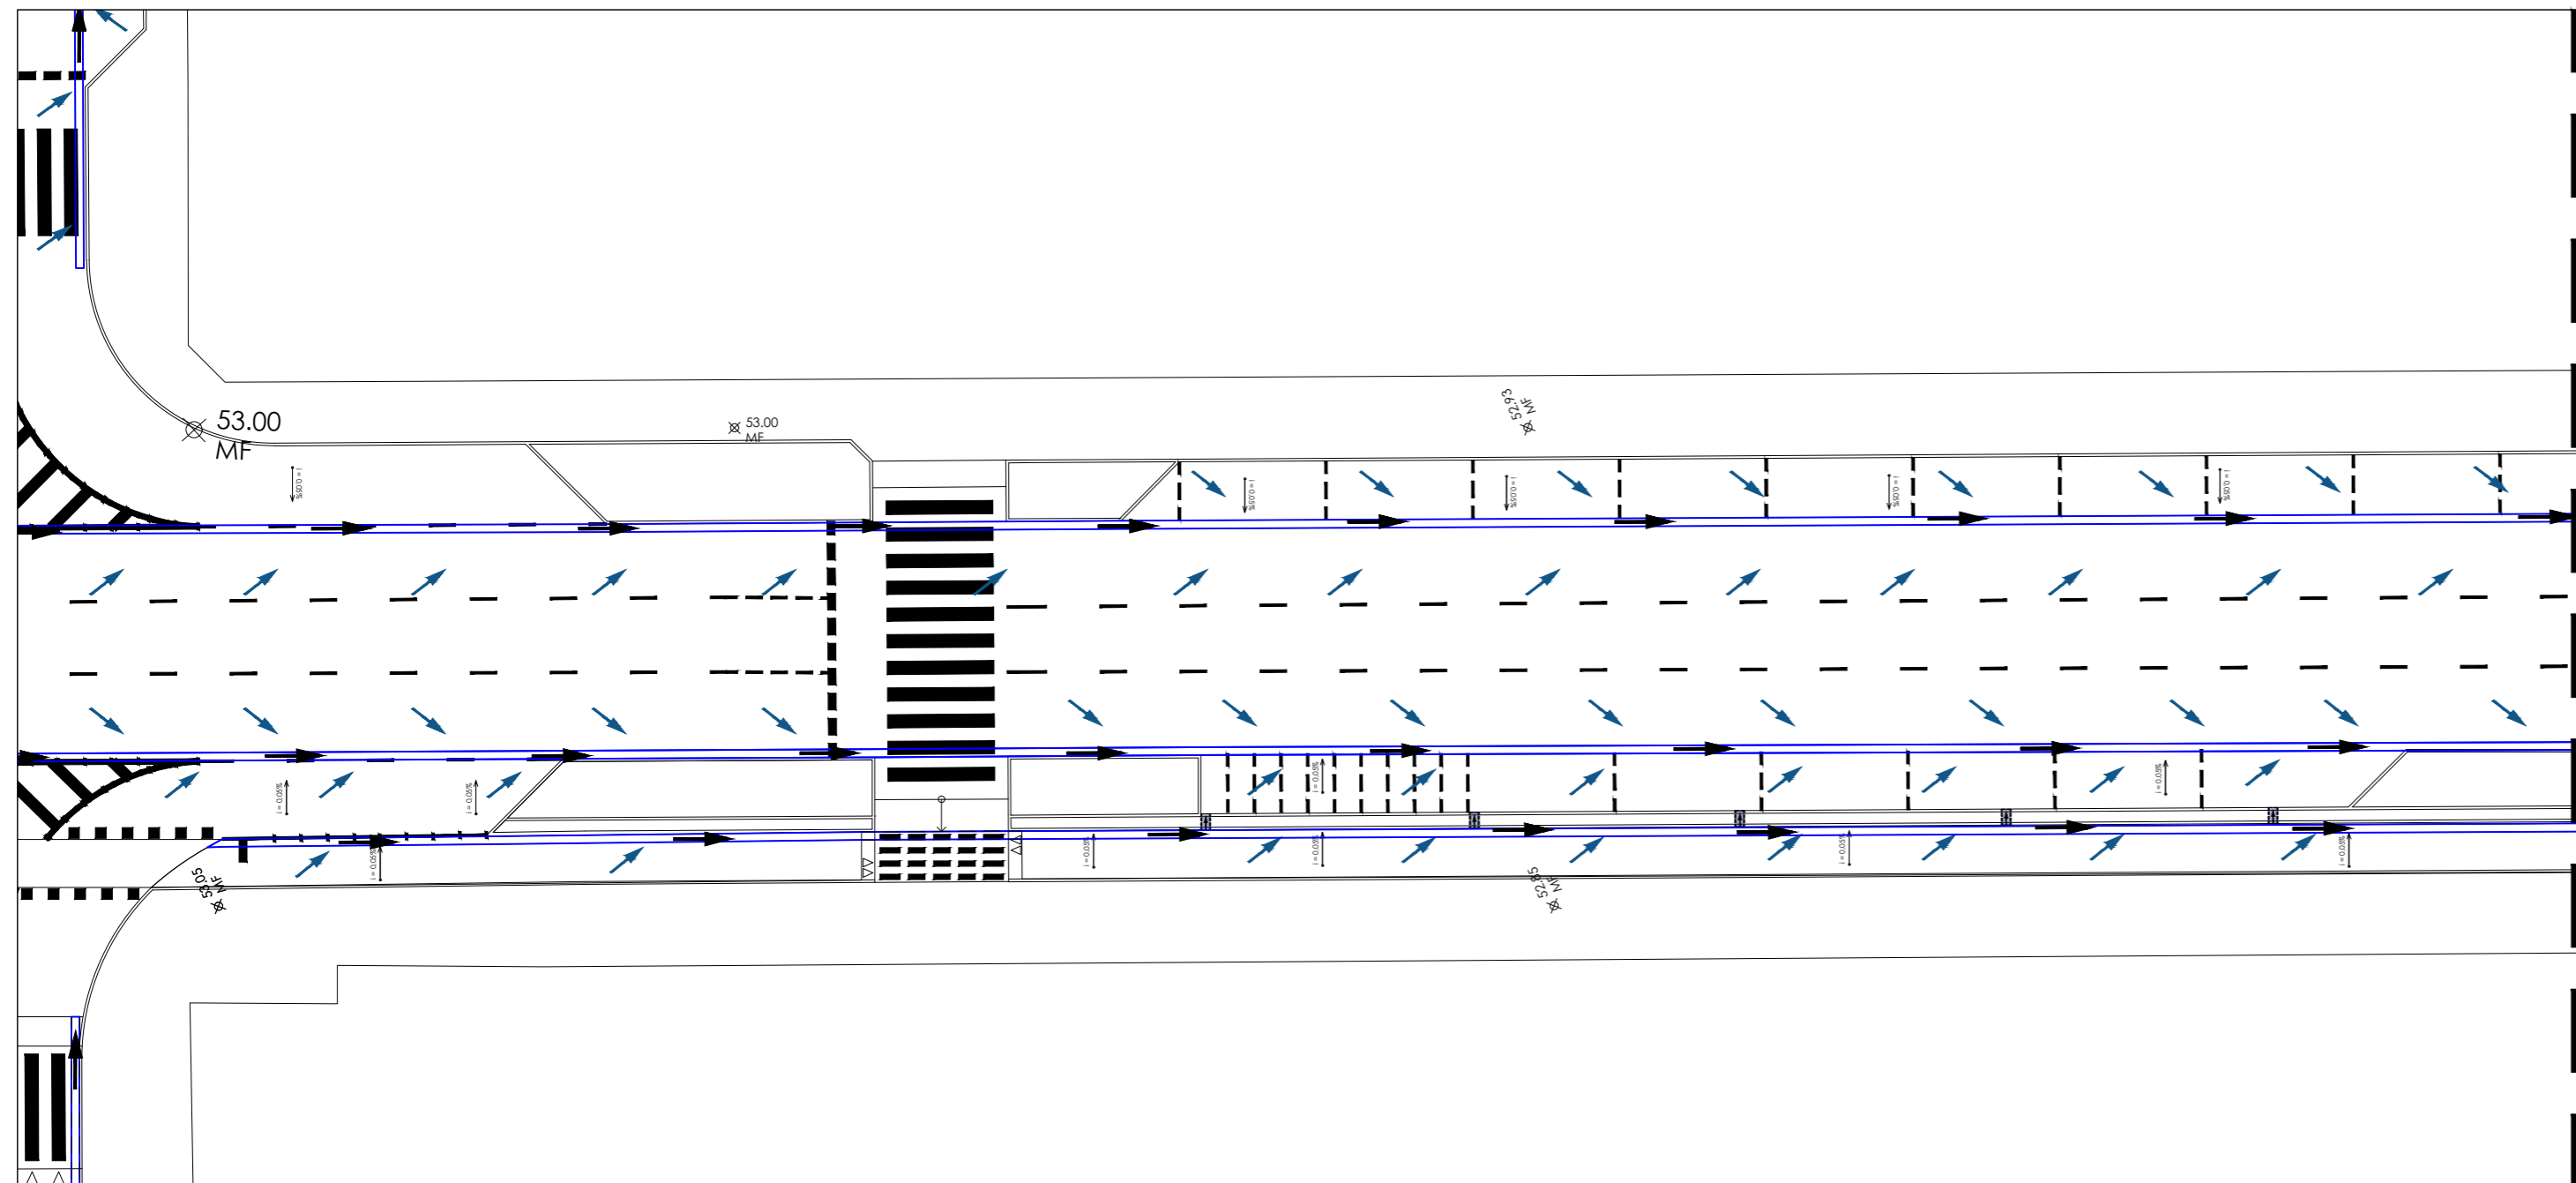

AV. BREVES - TRECHO 07
escala 1/250

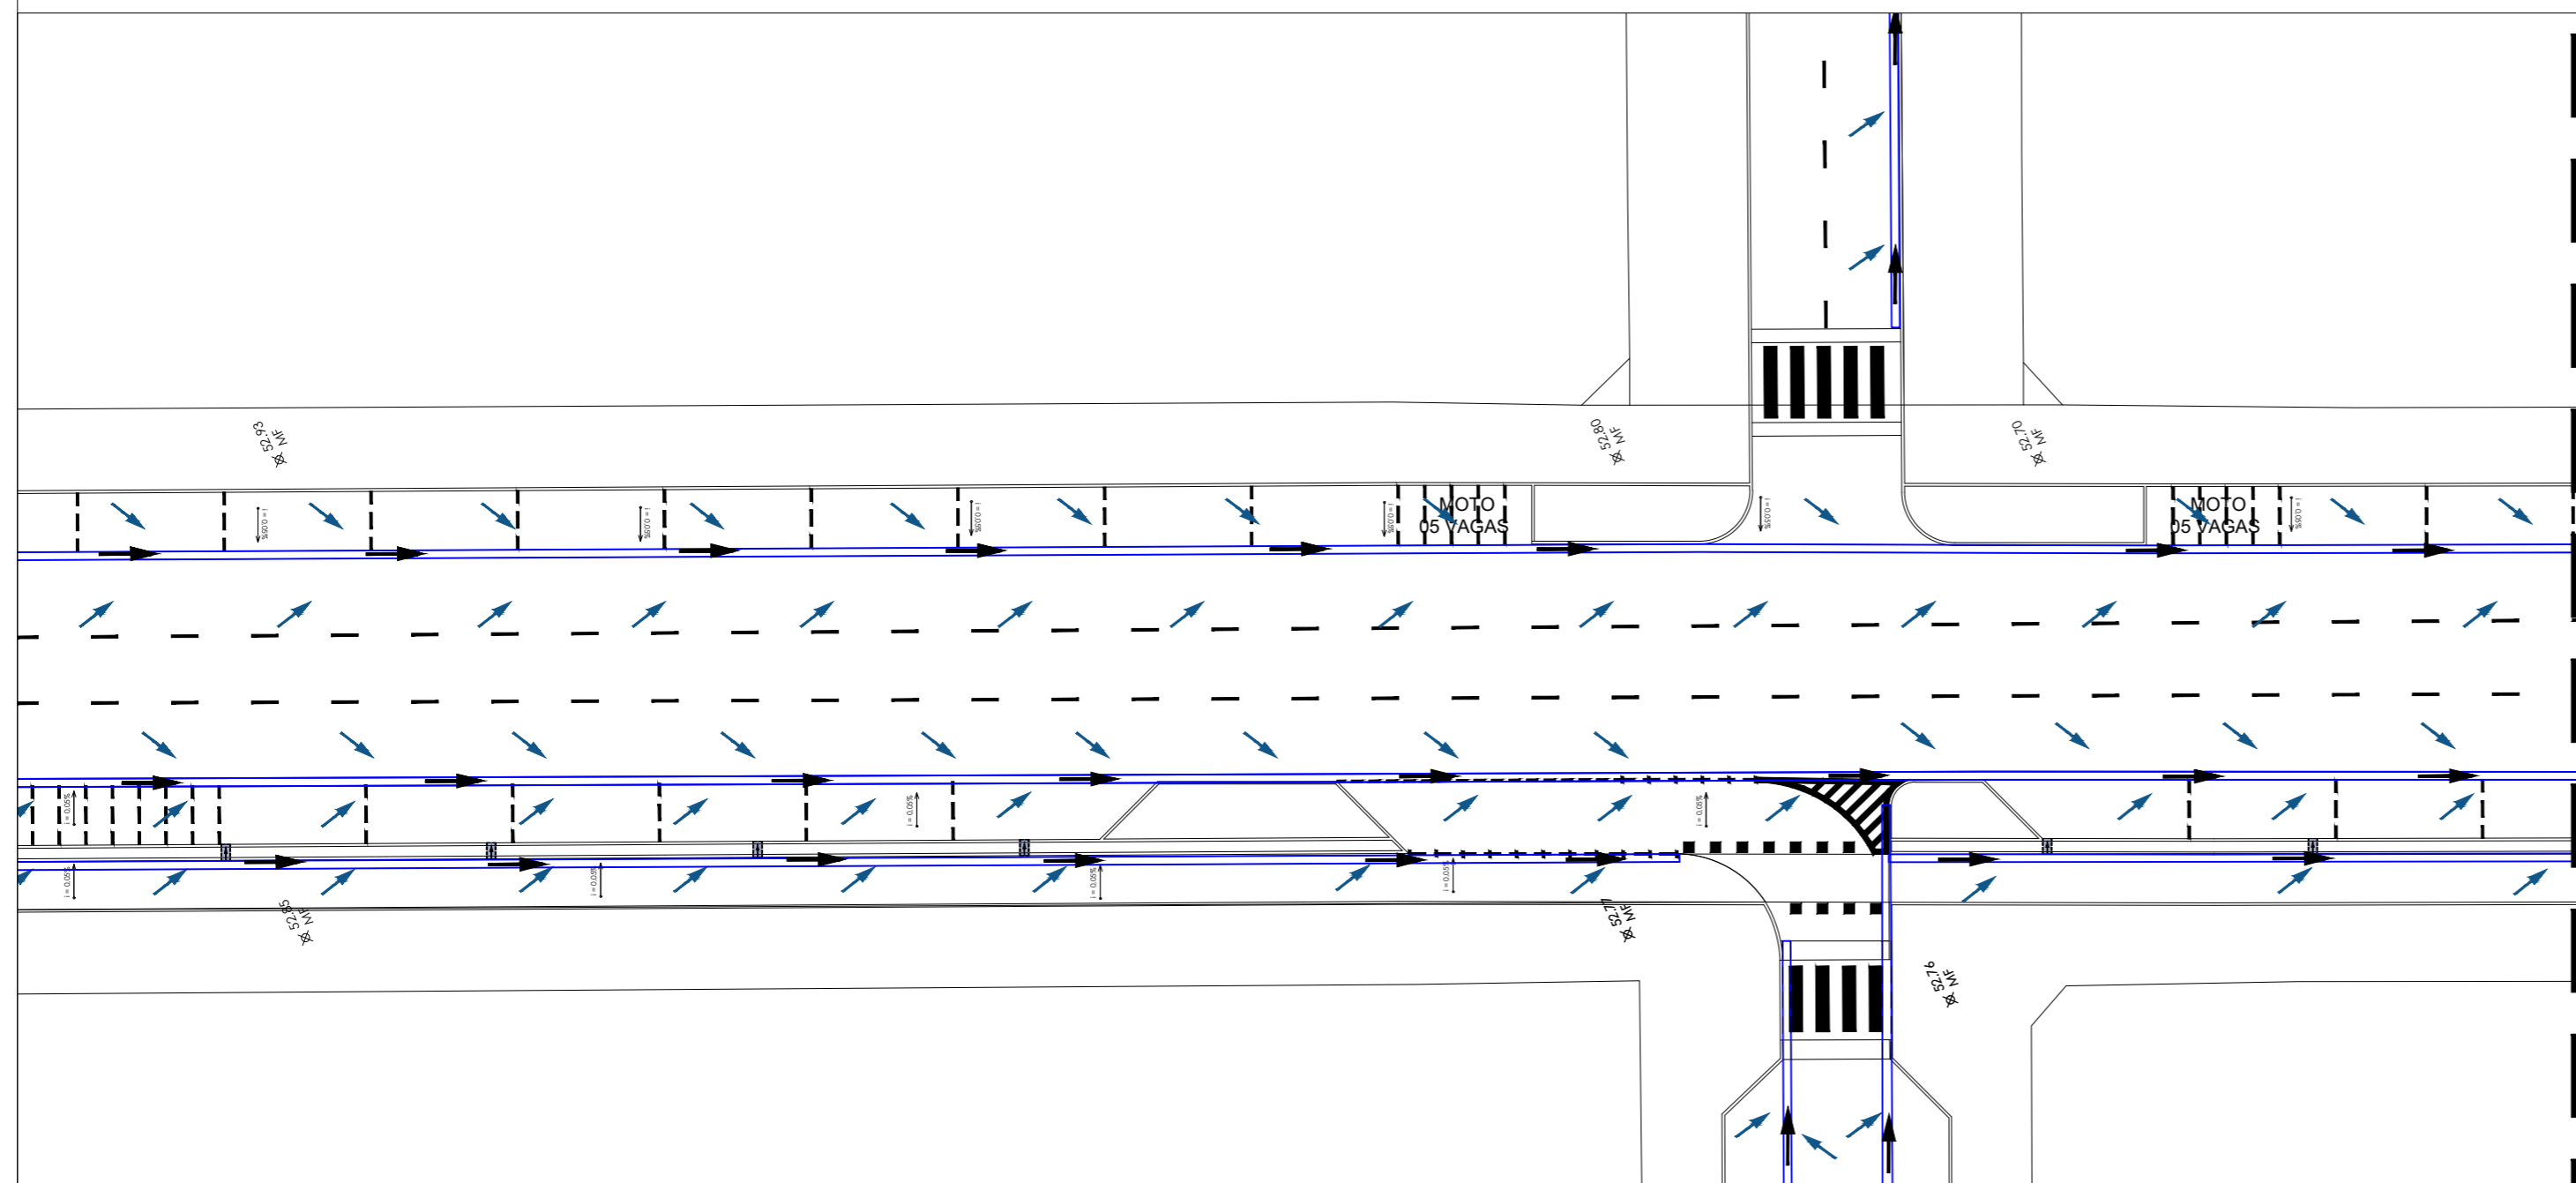

AV. BREVES - TRECHO 08
escala 1/250

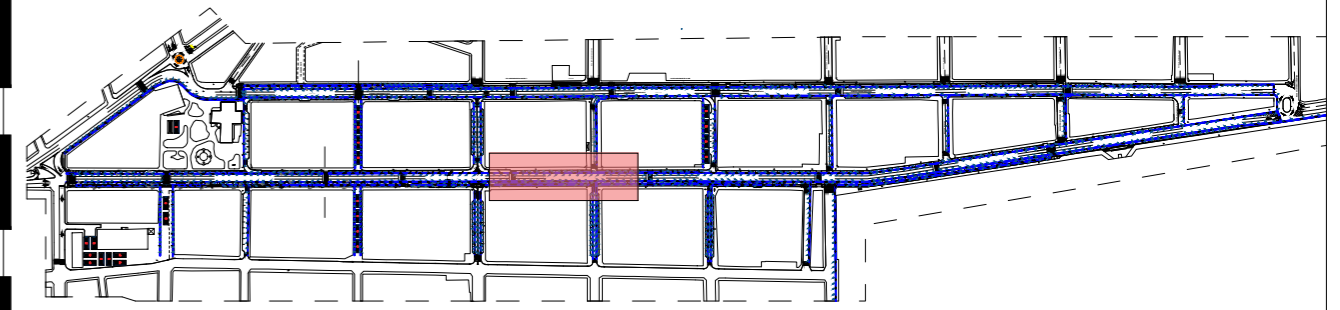

MOCKUP - CENTRO DE PARNAMIRIM
escala 1/7500



PREFEITURA DE PARNAMIRIM

SECRETARIA MUNICIPAL DE OBRAS PÚBLICAS
RUA TENENTE PEDRO RUFINO DOS SANTOS, 742
MONTE CASTELO, PARNAMIRIM/RN
CEP. 59146-160 - TELEFONE: 084 3645-5654
PREFEITO: ROSANO TAVERA
SECRETÁRIO: ALBERT JOSUA NEIO

ENGENHEIRO:

FRANKLIN ALTEVY BRUNNO WANDERLEY
CREA RN 2101795264

PROJETO:

URBANIZAÇÃO DO CENTRO DE PARNAMIRIM/RN

ENDEREÇO:

CENTRO - PARNAMIRIM/ RN

CONTEÚDO:

AV BREVES - TRECHOS 07 E 08


ESCALA:
1/250

DATA:
AGOSTO / 2023


DESENHO:
STEPHAN

É proibido, na forma da lei Nº 9610 art. 29 do código penal, quaisquer modificações, bem como a reprodução total ou parcial deste projeto sem a prévia e expressa autorização dos ENGENHEIROS


06 / 26

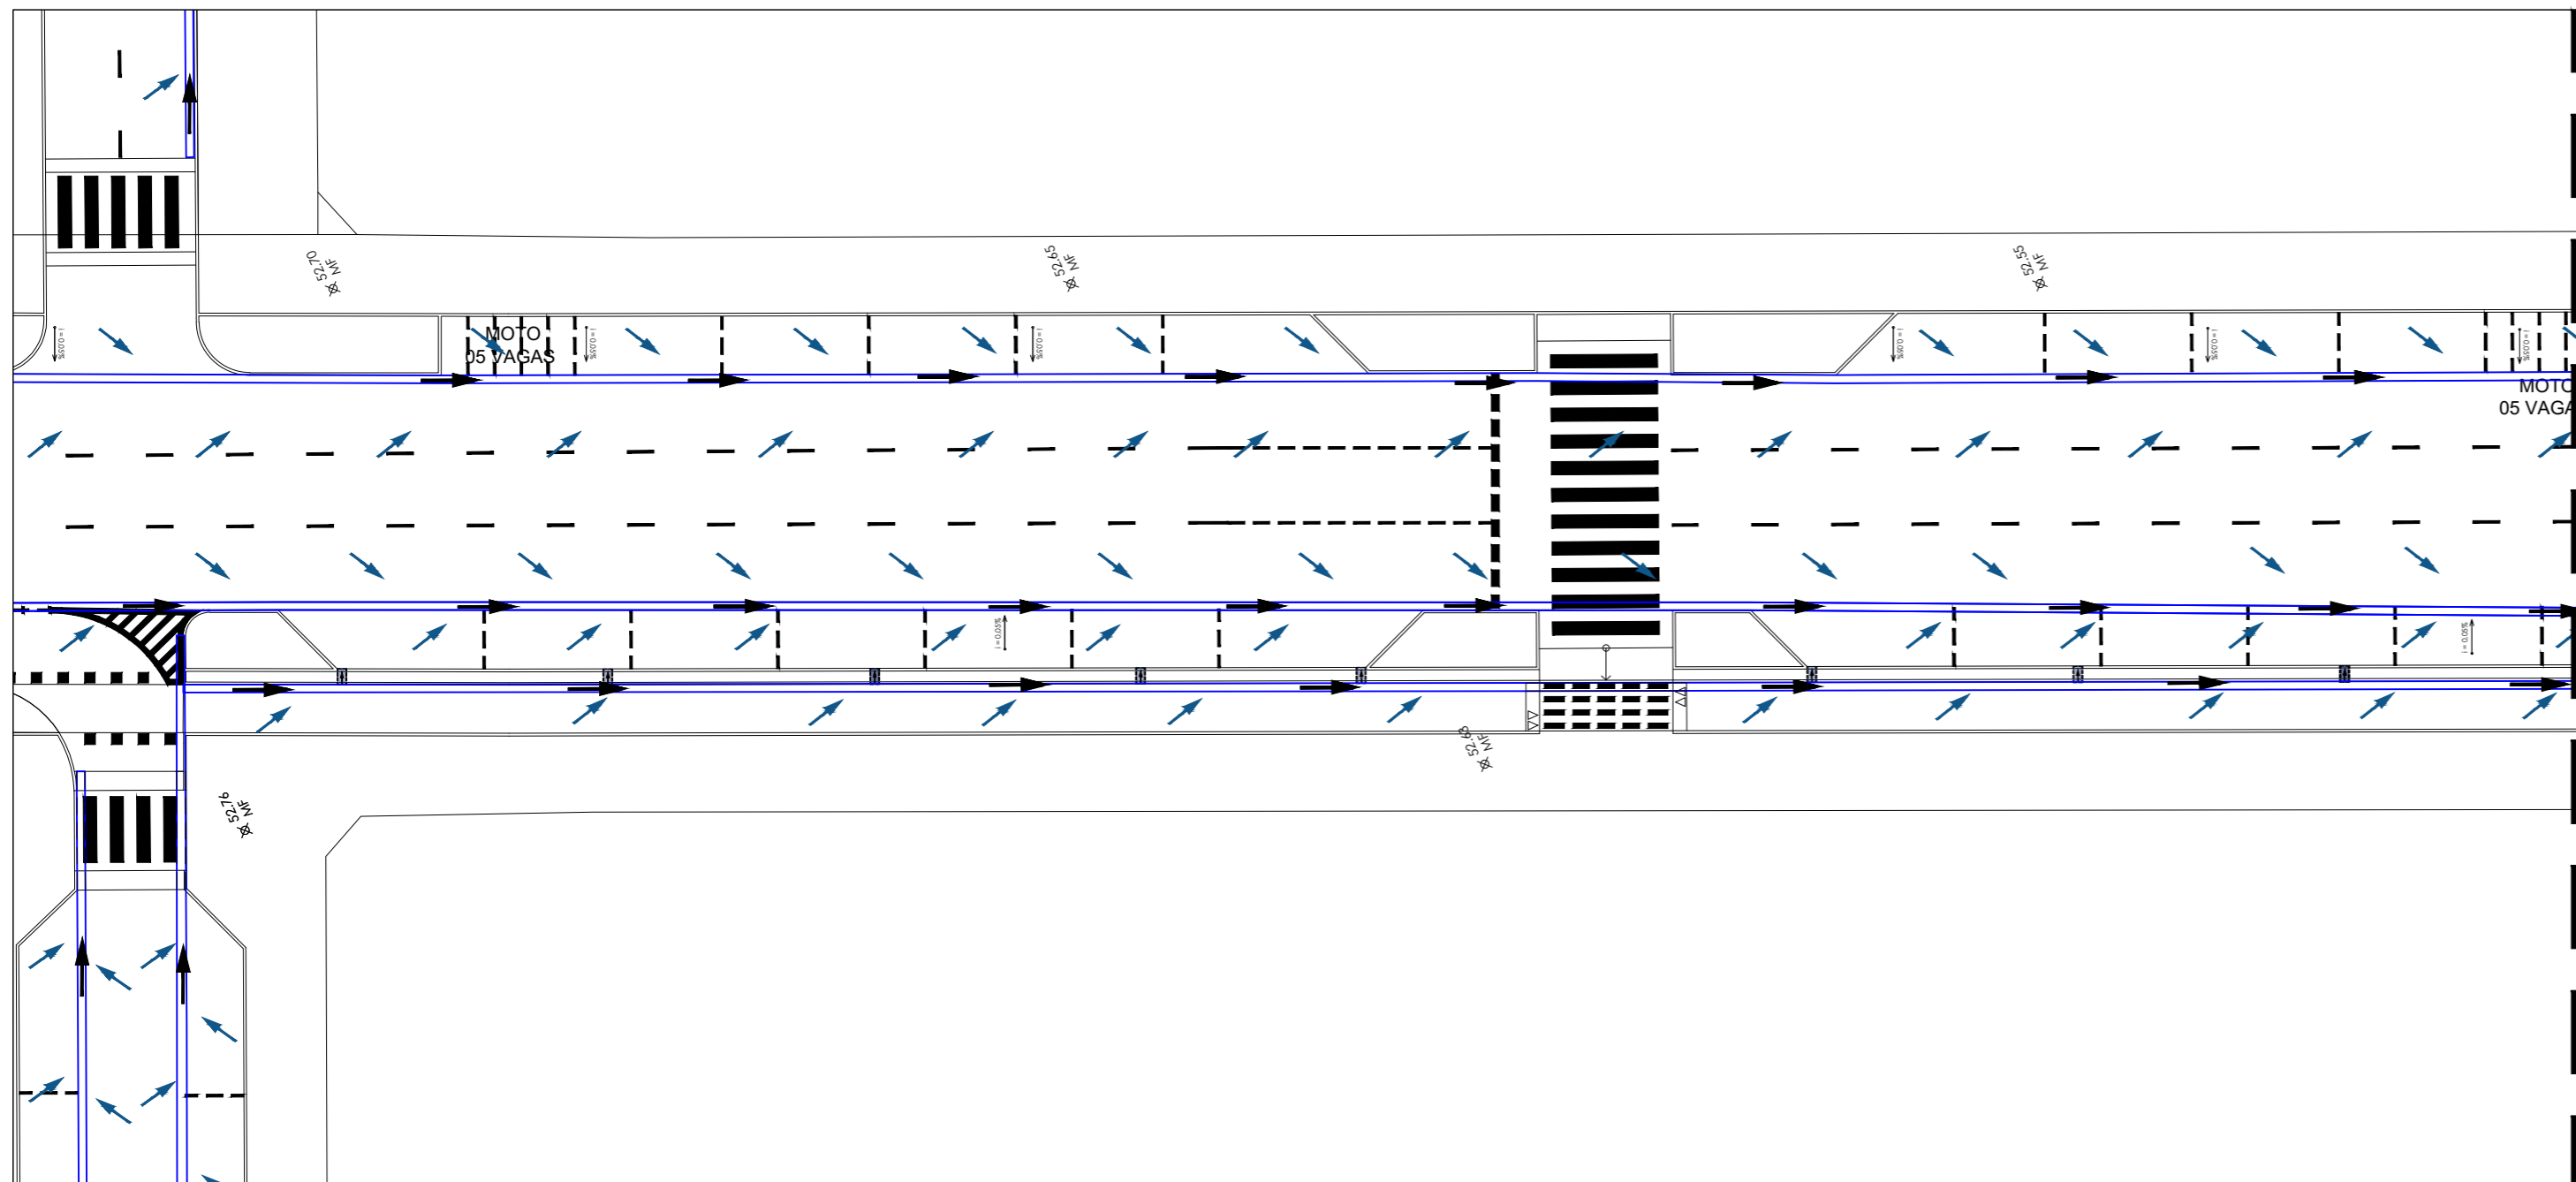

AV. BREVES - TRECHO 08
escala 1/250

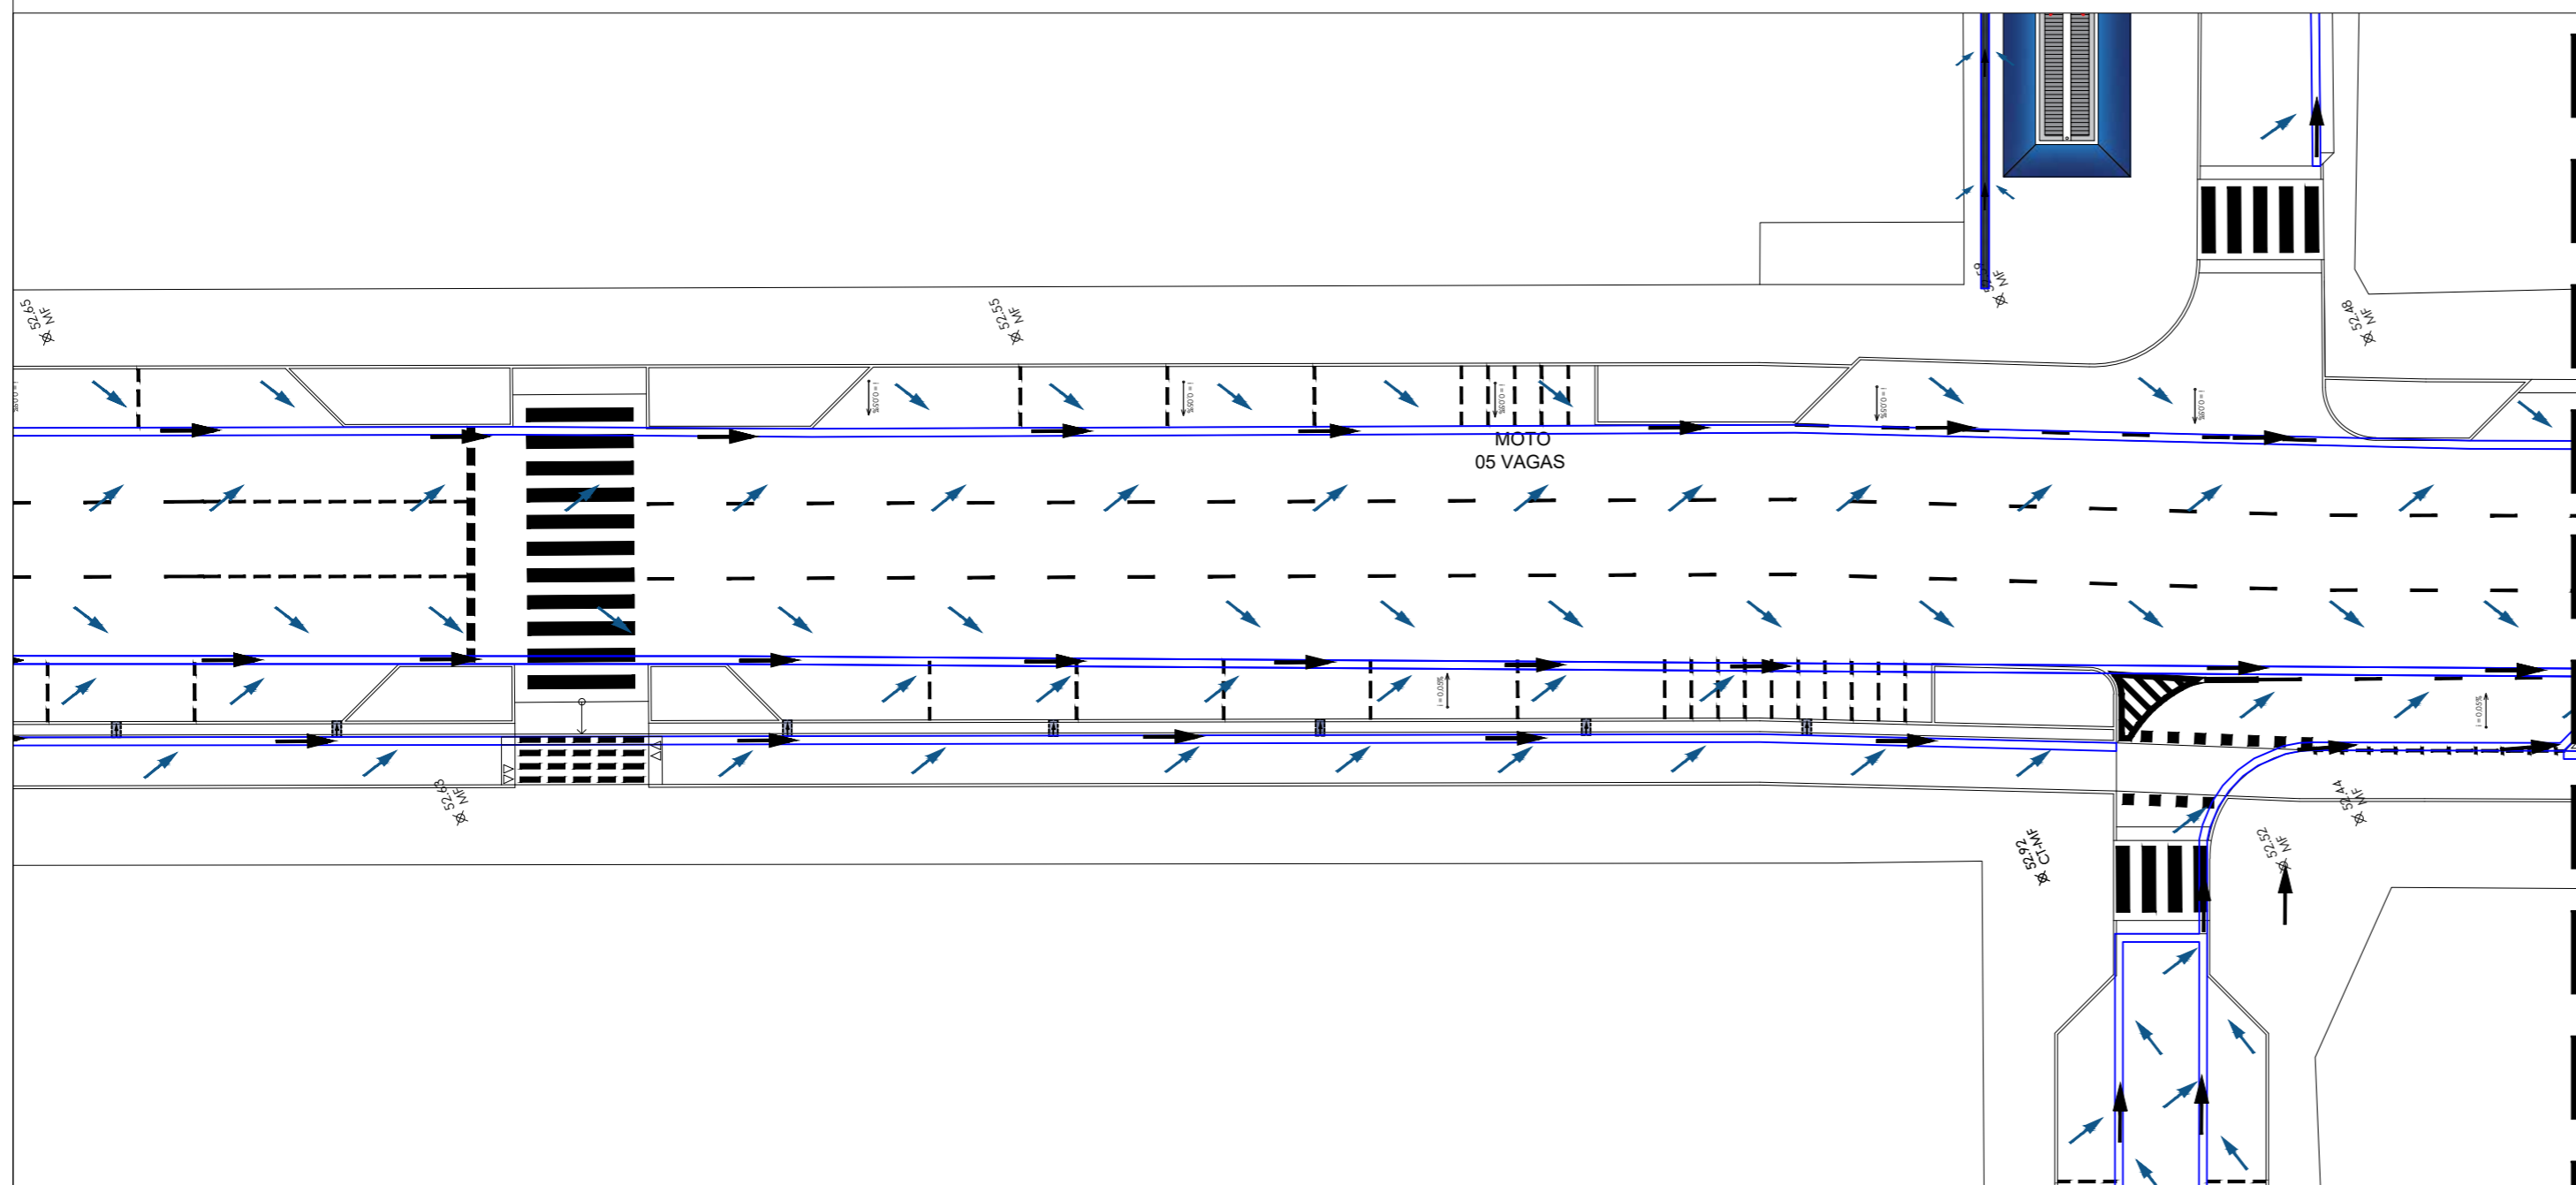

AV. BREVES - TRECHO 09
escala 1/250

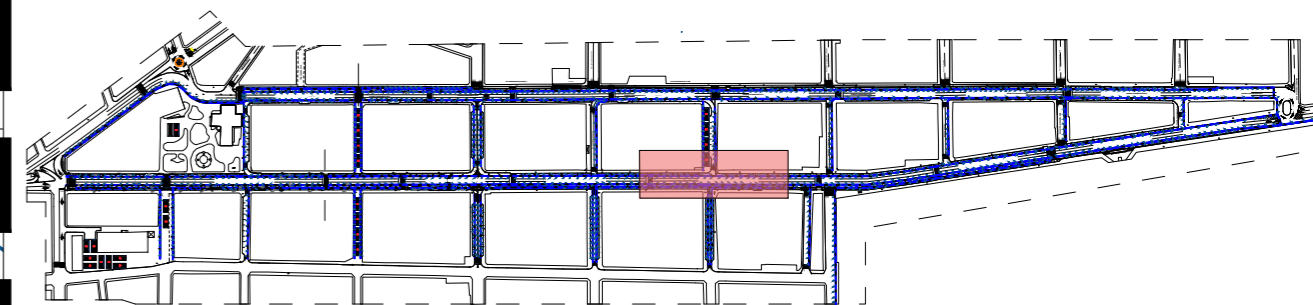

MOCKUP - CENTRO DE PARNAMIRIM
escala 1/7500



PREFEITURA DE PARNAMIRIM

SECRETARIA MUNICIPAL DE OBRAS PÚBLICAS
RUA TENENTE PEDRO RUFINO DOS SANTOS, 742
MONTE CASTELO, PARNAMIRIM/RN
CEP. 59146-160 - TELEFONE: 084 3645-5654
PREFEITO: ROSANO TAVERA
SECRETÁRIO: ALBERT JOSUA NEIO

ENGENHEIRO:

FRANKLIN ALTEVY BRUNNO WANDERLEY

PROJETO:

CREA RN 2101795264

URBANIZAÇÃO DO CENTRO DE PARNAMIRIM/RN

ENDEREÇO:

CENTRO - PARNAMIRIM/ RN

CONTEÚDO:

AV BREVES - TRECHO 08 E 09

ESCALA:
1/250


DATA:
AGOSTO / 2023

DESENHO:
STEPHAN


É proibido, na forma da lei Nº 9610 art. 29 do código penal, quaisquer modificações, bem como a reprodução total ou parcial deste projeto sem a prévia e expressa autorização dos ENGENHEIROS

07 / 26




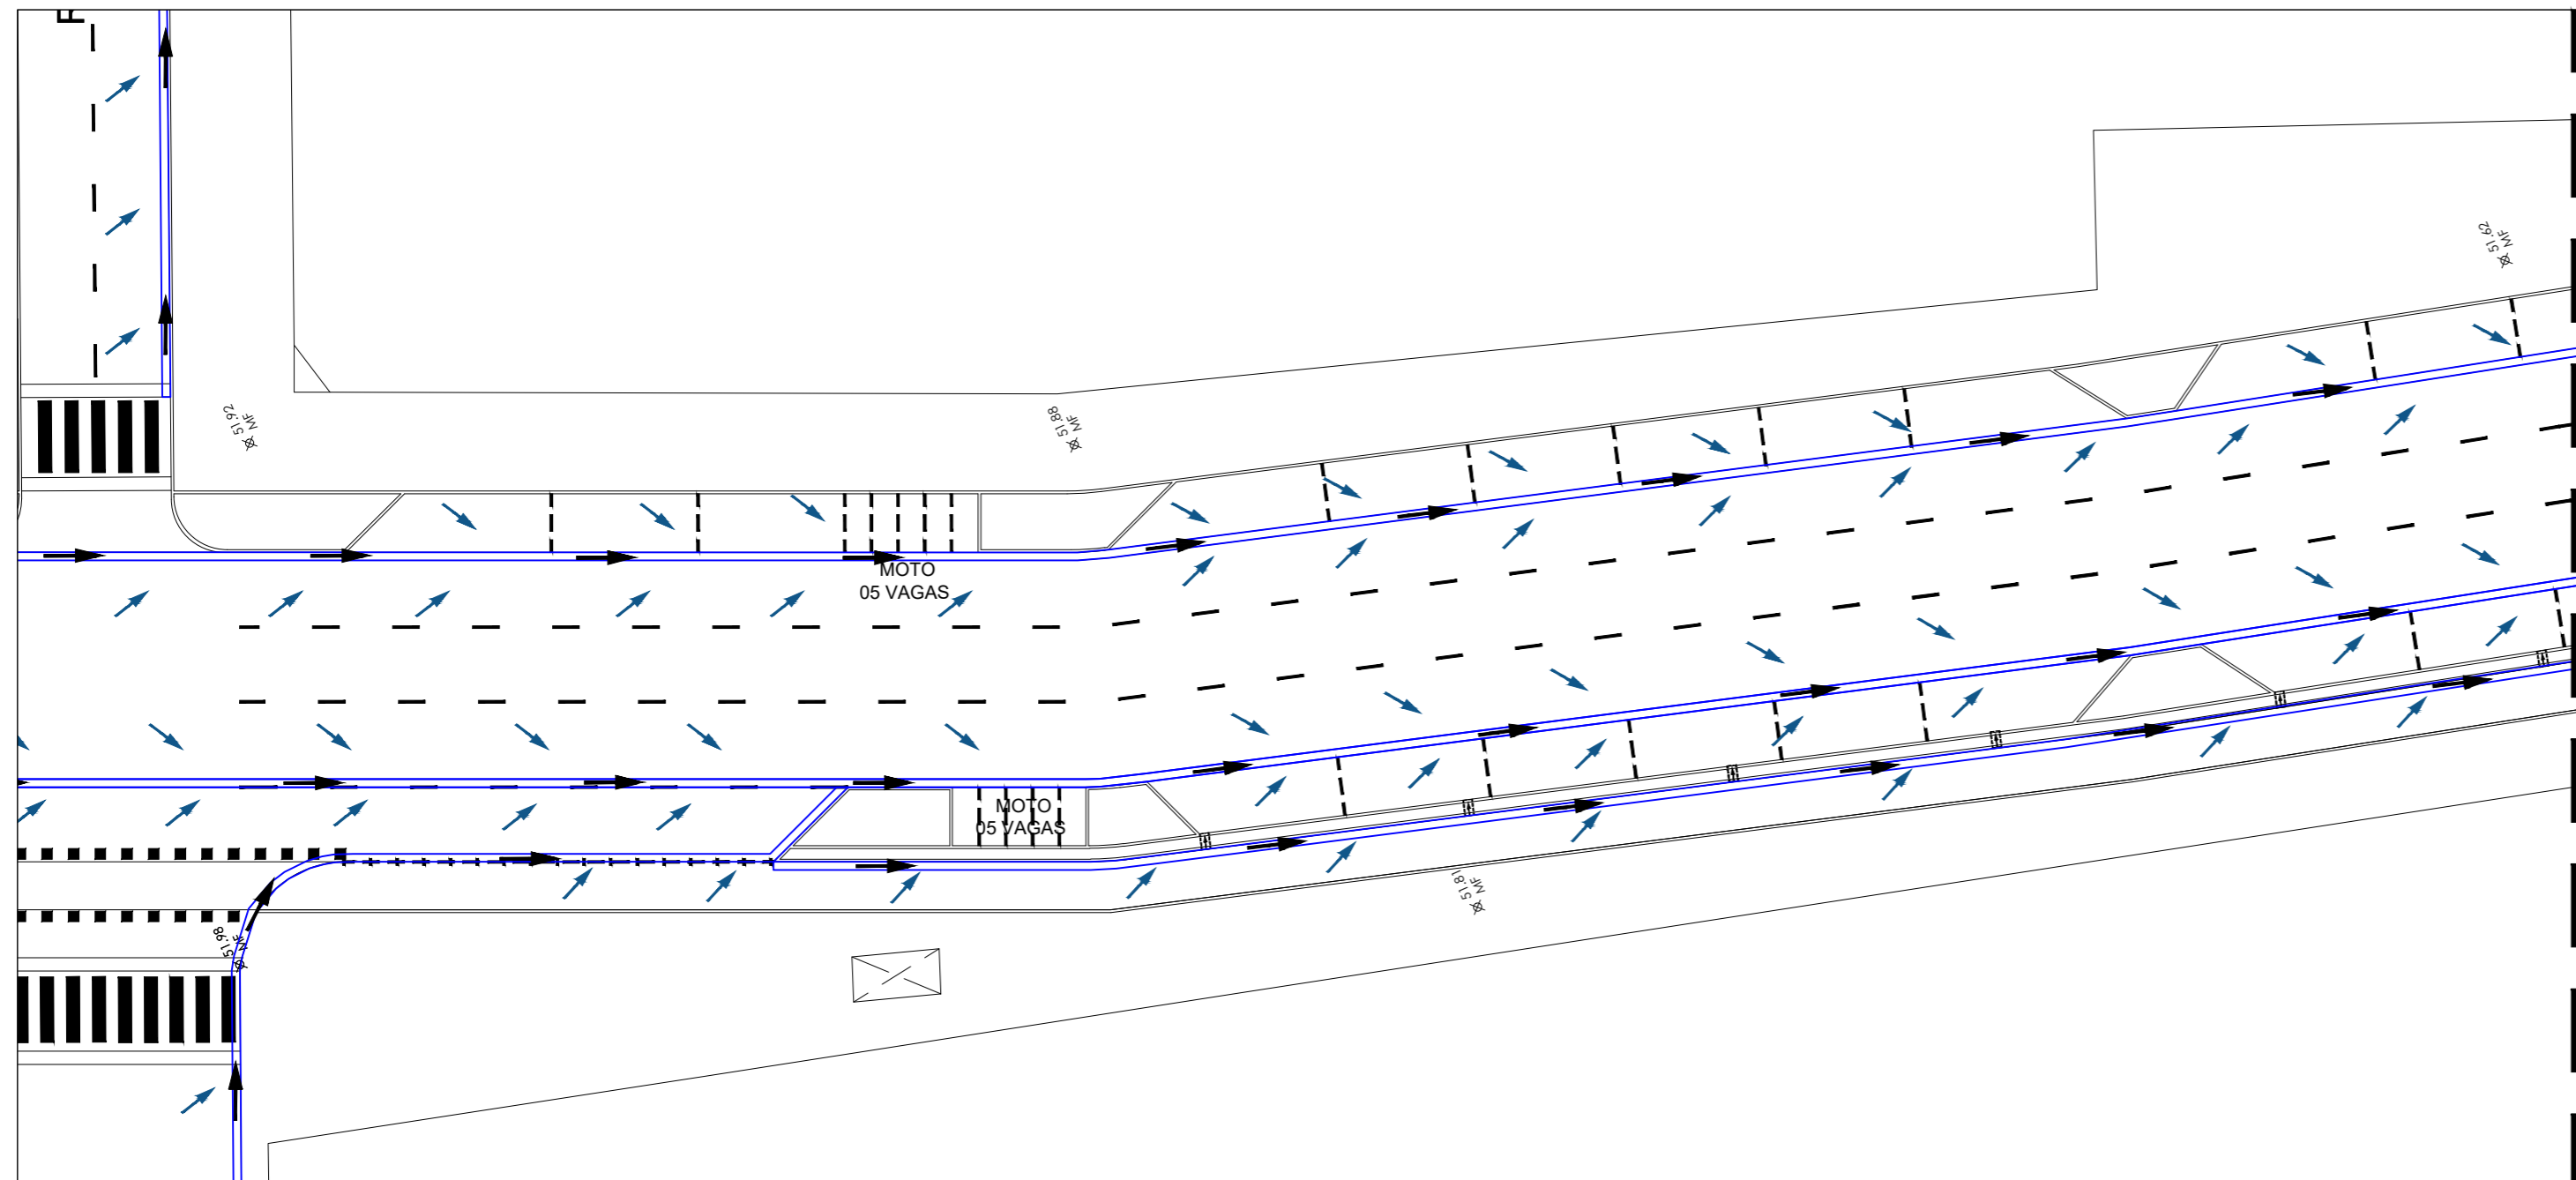

AV. BREVES - TRECHO 10
escala 1/250

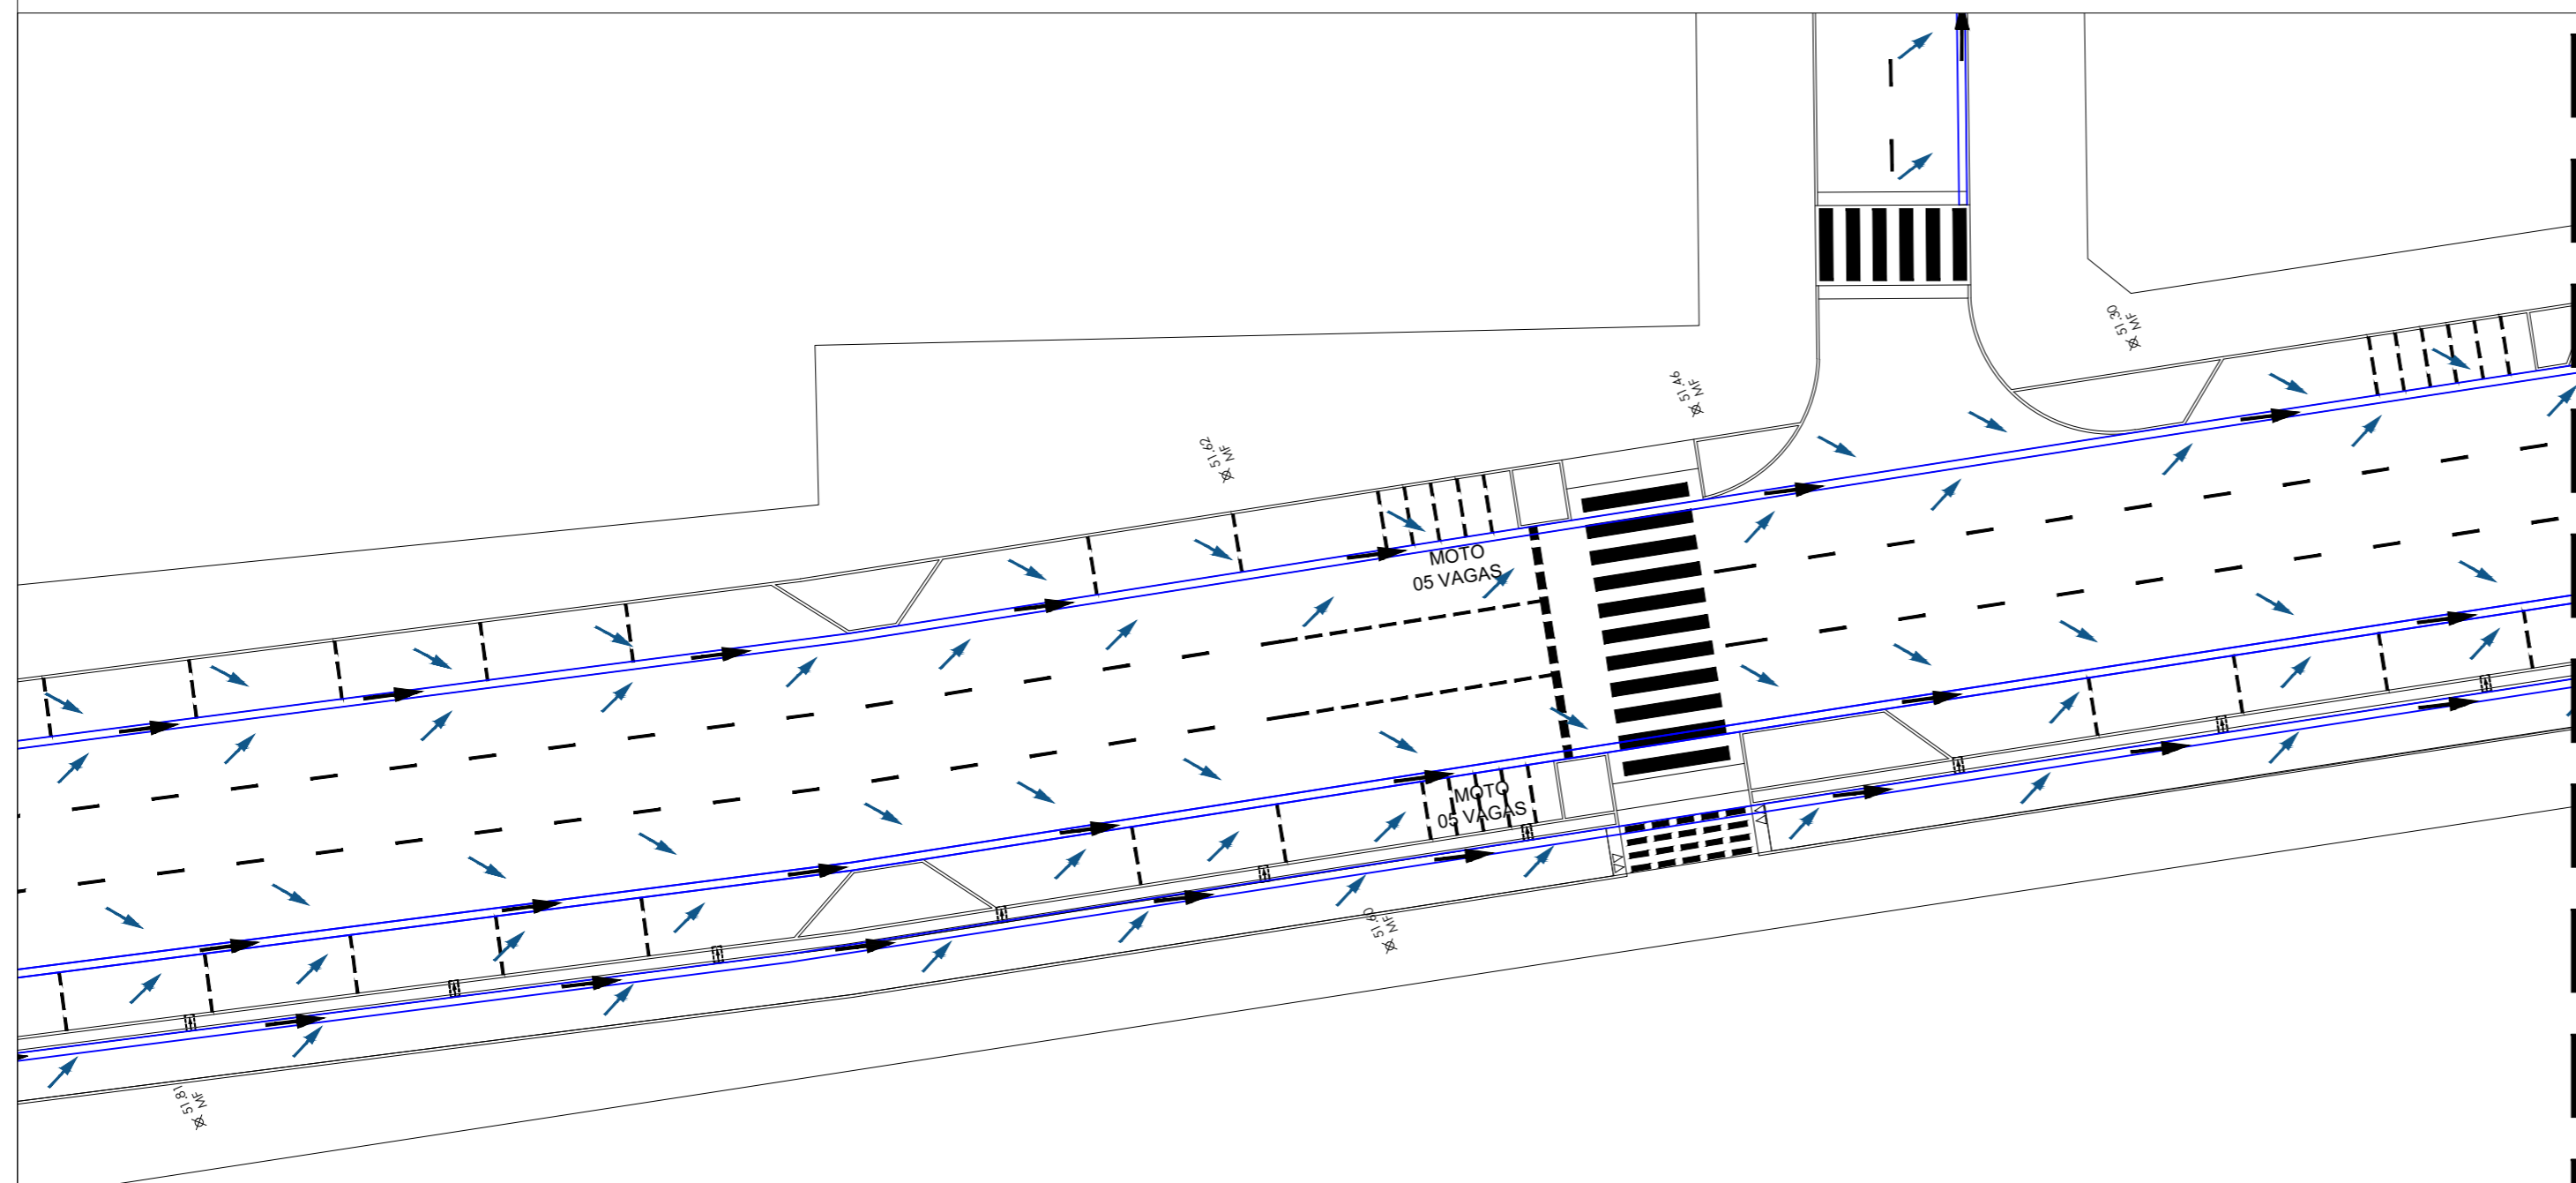

AV BREVES - TRECHO 11
escala 1/250

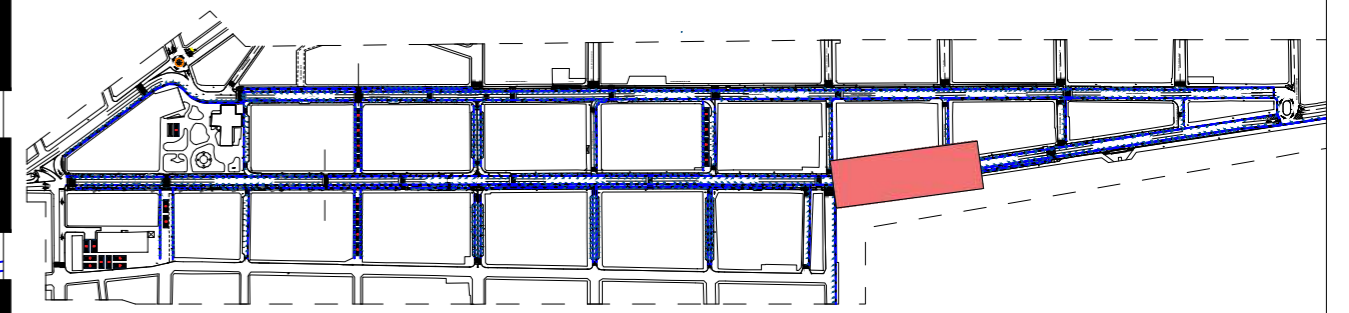

MOCKUP - CENTRO DE PARNAMIRIM
escala 1/7500



PREFEITURA DE PARNAMIRIM

SECRETARIA MUNICIPAL DE OBRAS PÚBLICAS
RUA TENENTE PEDRO RUFINO DOS SANTOS, 742
MONTE CASTELO, PARNAMIRIM/RN
CEP. 59146-160 - TELEFONE: 084 3645-5654
PREFEITO: ROSANO TAVERA
SECRETÁRIO: ALBERT JOSUA NETO

ENGENHEIRO:

FRANKLIN ALTEVY BRUNO WANDERLEY
CREA RN 2101795264

PROJETO:

URBANIZAÇÃO DO CENTRO DE PARNAMIRIM/RN

ENDEREÇO:

CENTRO - PARNAMIRIM/ RN

CONTEÚDO:

AV BREVES - TRECHOS 10 E 11

ESCALA:
1/250


DATA:
AGOSTO / 2023

DESENHO:
STEPHAN


É proibido, na forma da lei Nº 9610 art. 29 do código penal, quaisquer modificações, bem como a reprodução total ou parcial deste projeto sem a prévia e expressa autorização dos ENGENHEIROS

08 / 26




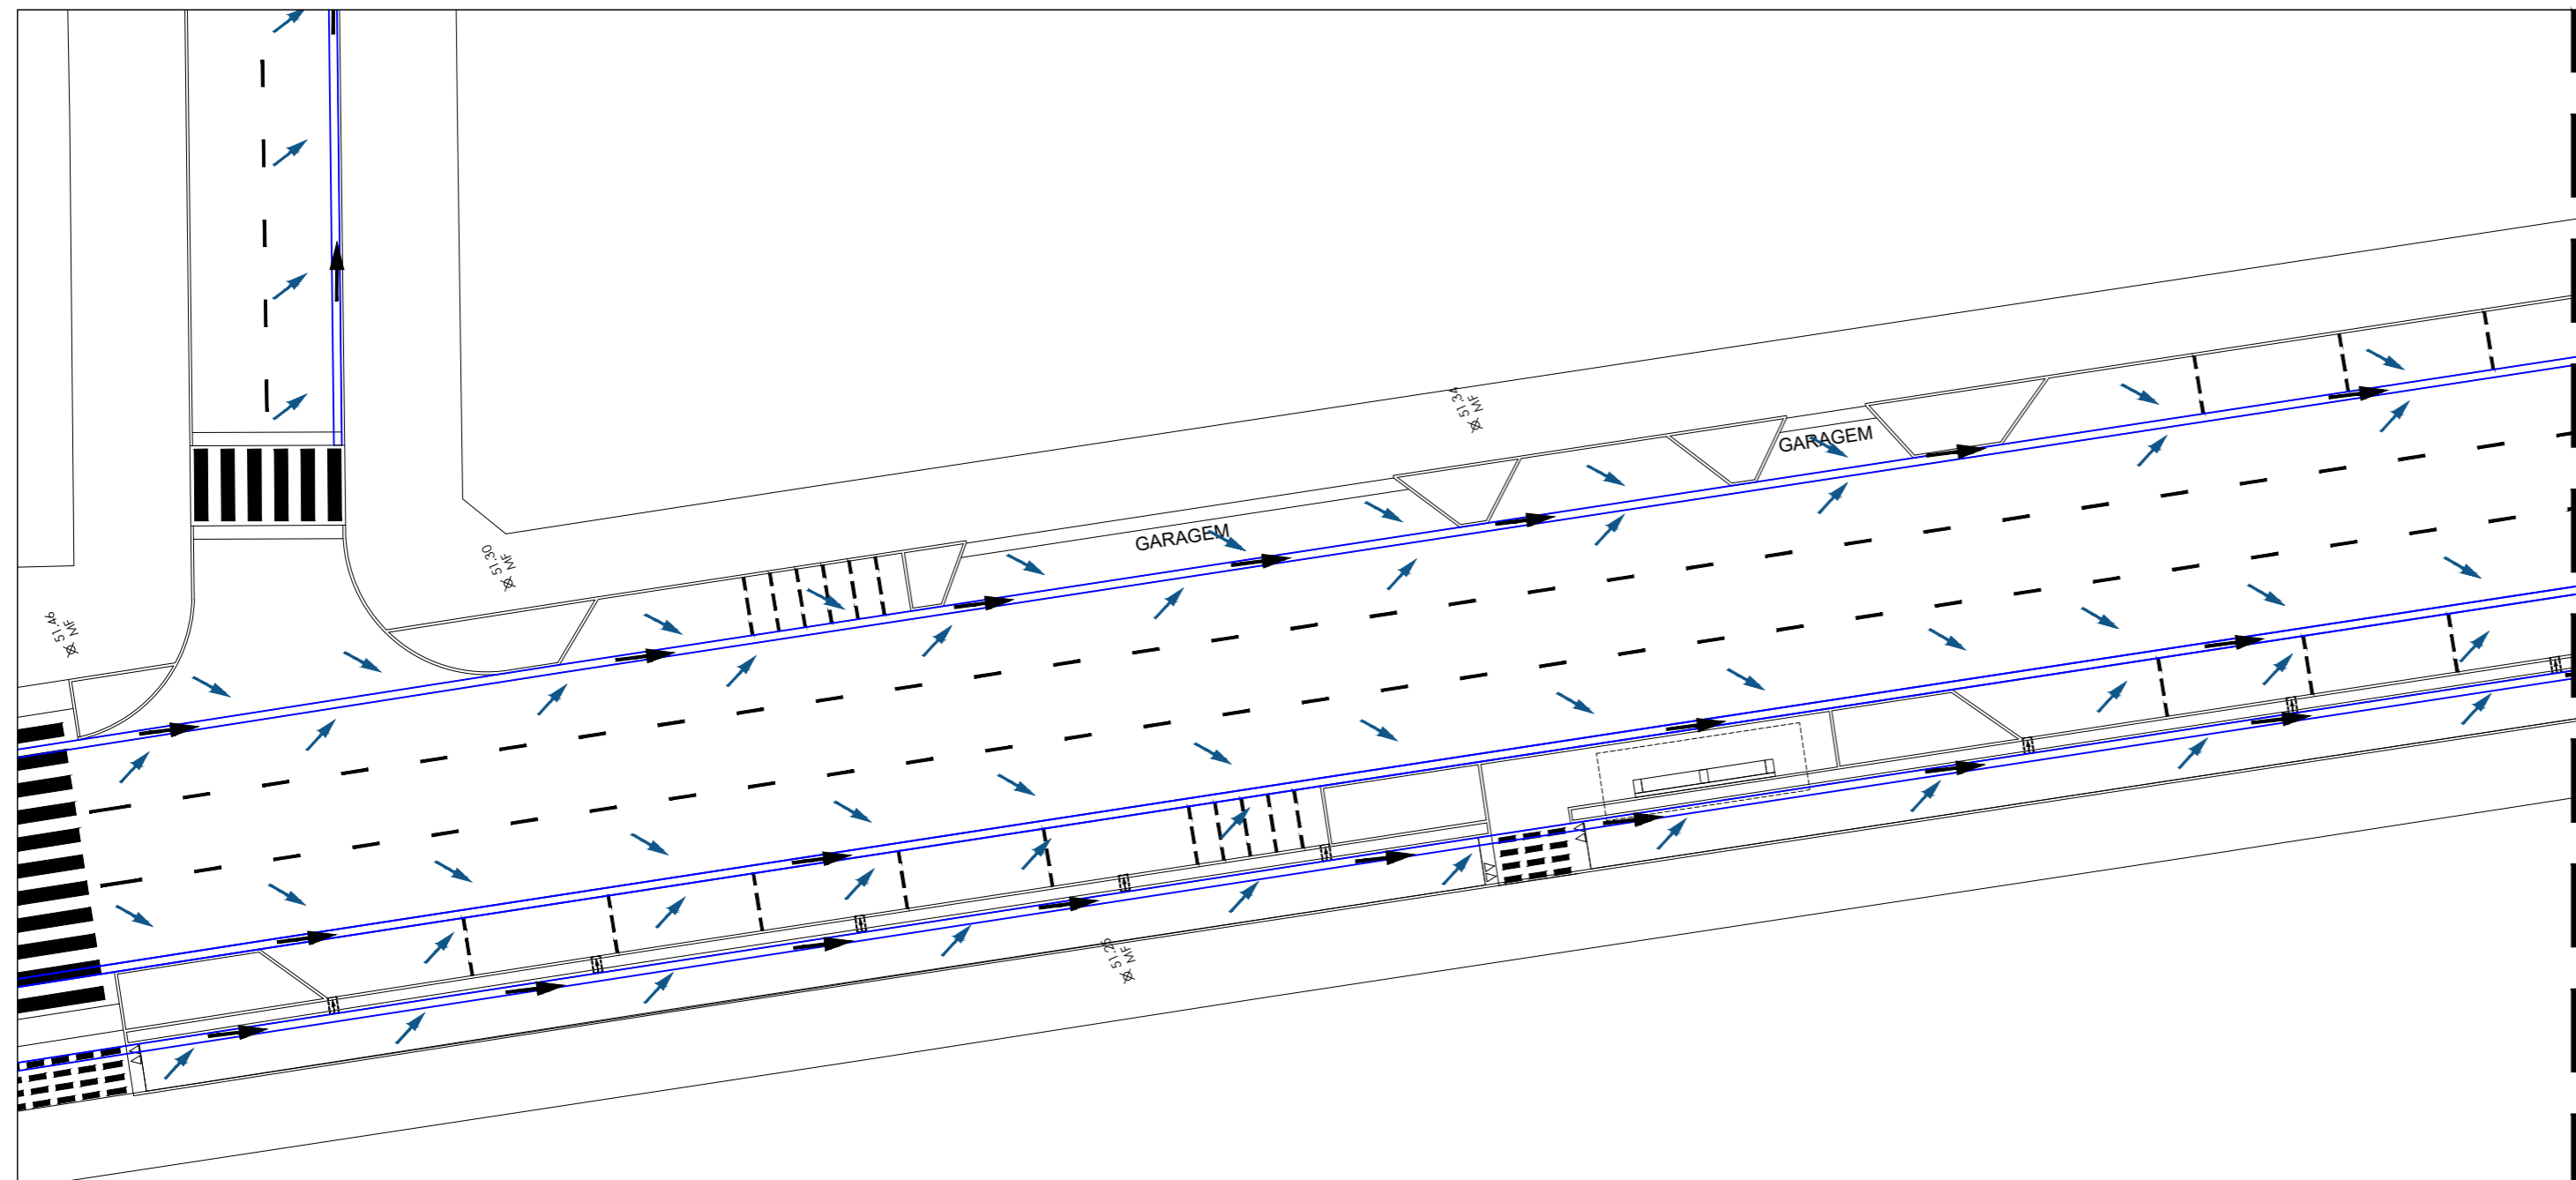

AV. BREVES - TRECHO 12
escala 1/250

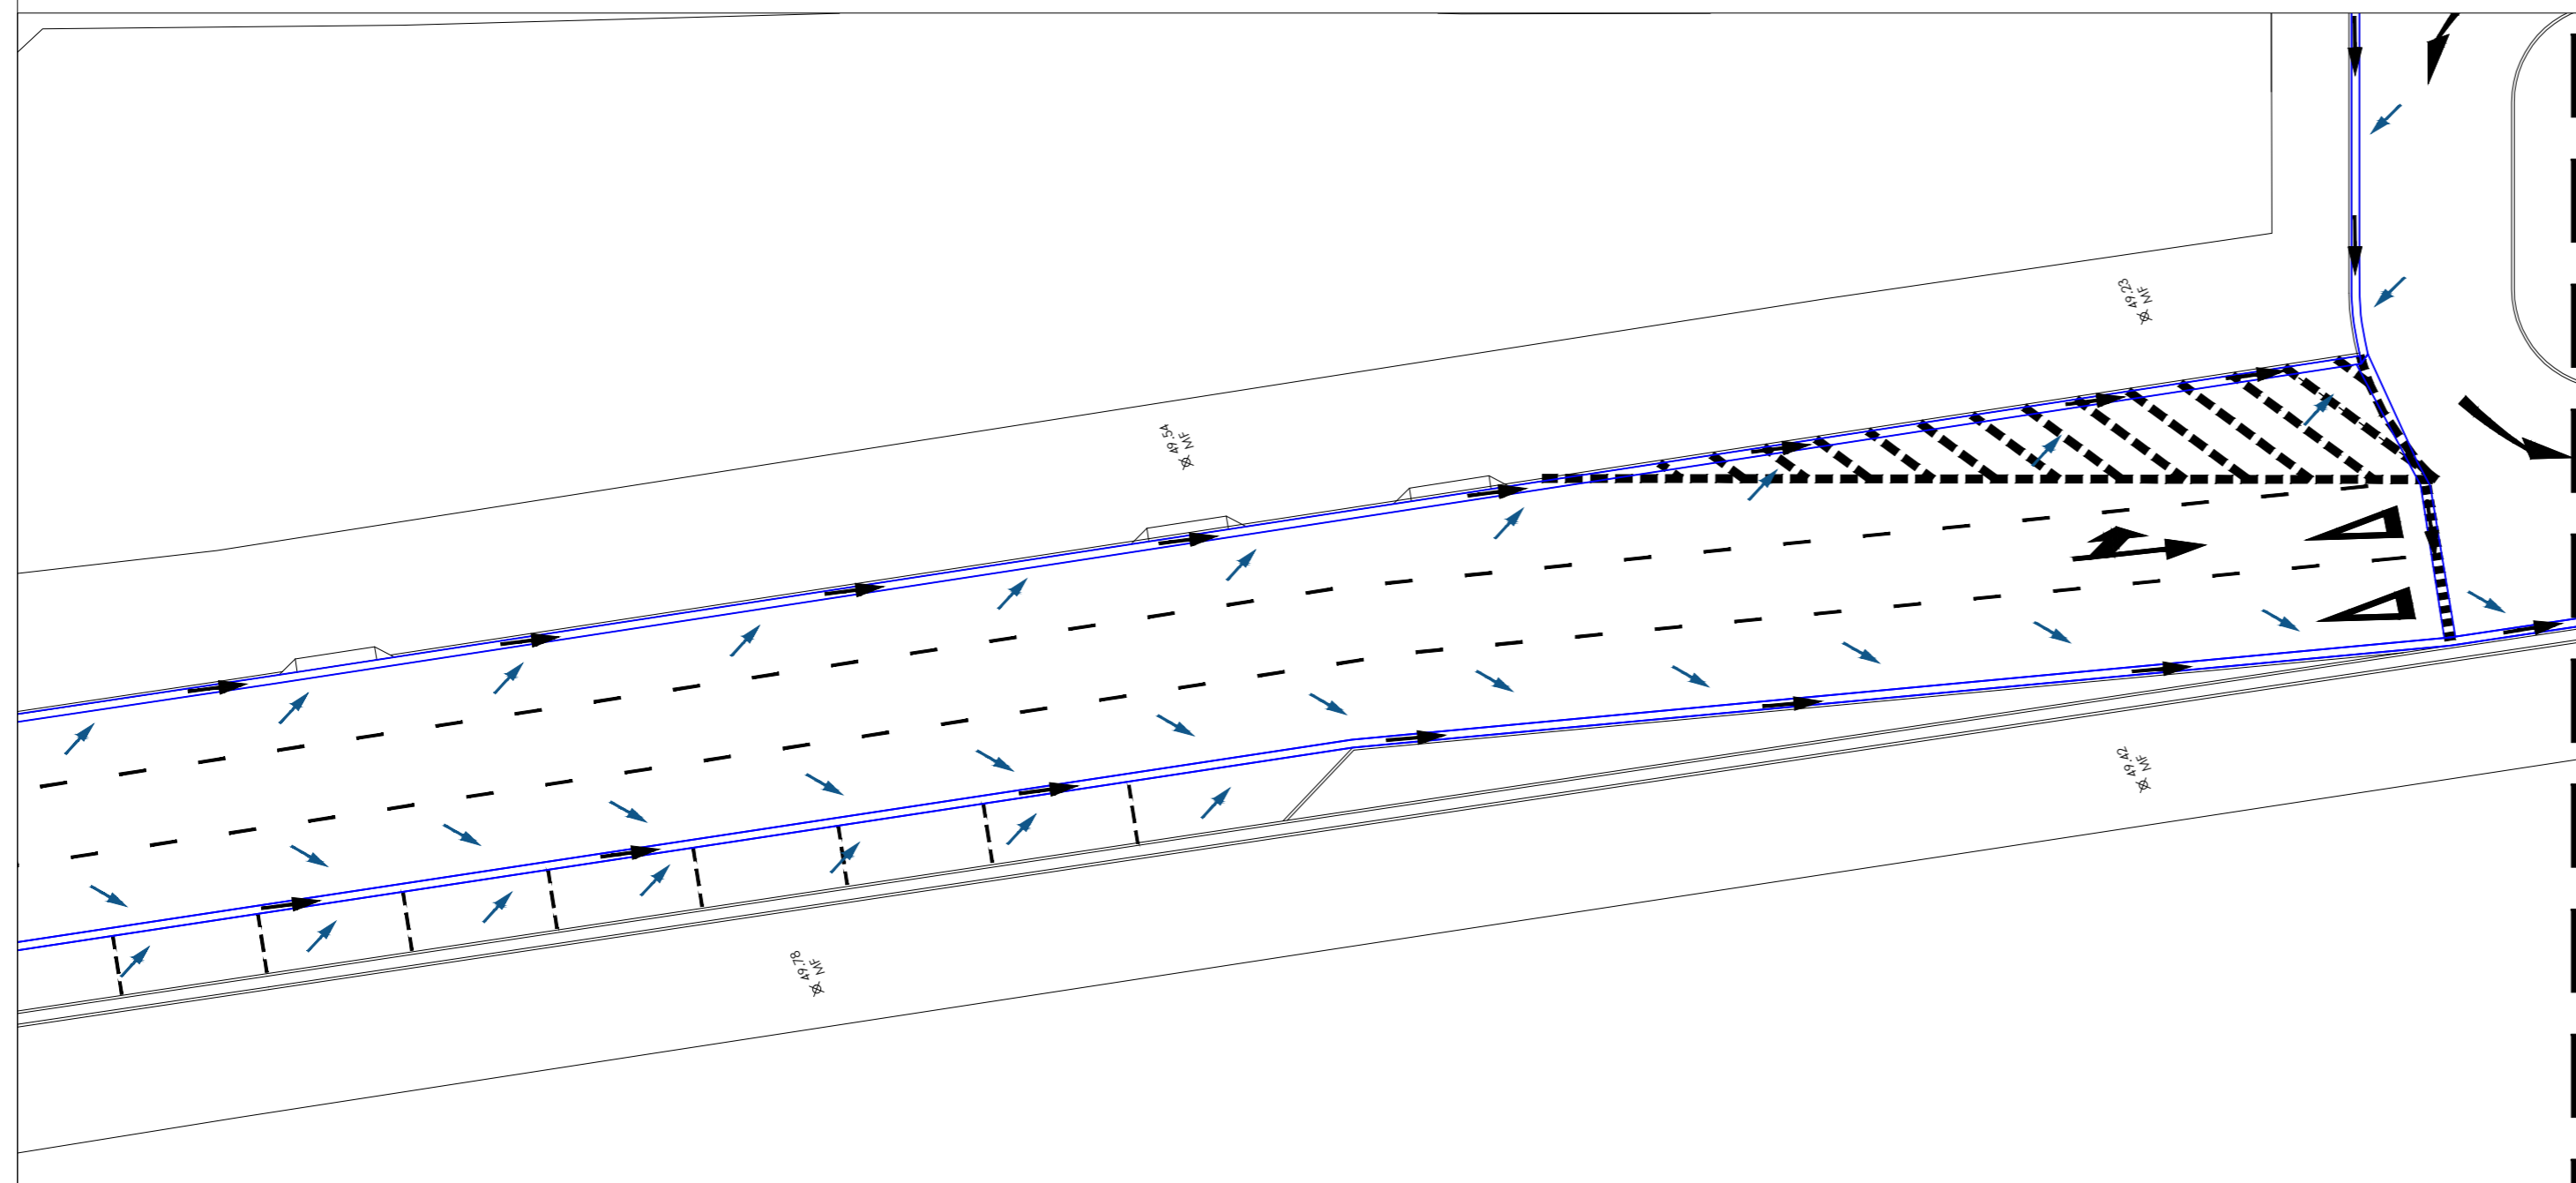

AV. BREVES - TRECHO 13
escala 1/250

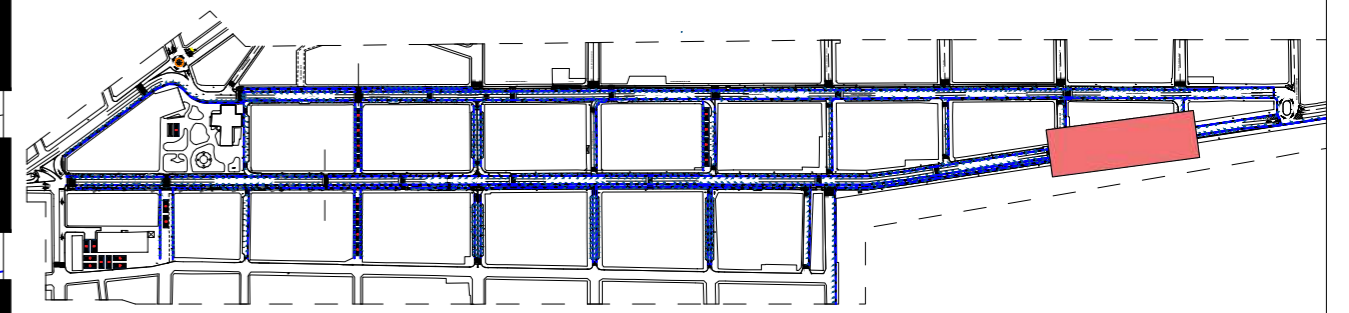

MOCKUP - CENTRO DE PARNAMIRIM
escala 1/7500



PREFEITURA DE PARNAMIRIM

SECRETARIA MUNICIPAL DE OBRAS PÚBLICAS
RUA TENENTE PEDRO RUFINO DOS SANTOS, 742
MONTE CASTELO, PARNAMIRIM/RN
CEP. 59146-160 - TELEFONE: 084 3645-5654
PREFEITO: ROSANO TAVEIRA
SECRETÁRIO: ALBERT JOSUA NETO

ENGENHEIRO:

FRANKLIN ALTEVY BRUNNO WANDERLEY
CREA RN 2101795264

PROJETO:

URBANIZAÇÃO DO CENTRO DE PARNAMIRIM/RN

ENDEREÇO:

CENTRO - PARNAMIRIM/ RN

CONTEÚDO:

AV BREVES - TRECHO 12 E 13

ESCALA:
1/250


DATA:
AGOSTO / 2023

DESENHO:
STEPHAN


É proibido, na forma da lei Nº 9610 art. 29 do código penal, quaisquer modificações, bem como a reprodução total ou parcial deste projeto sem a prévia e expressa autorização dos ENGENHEIROS

09 / 26




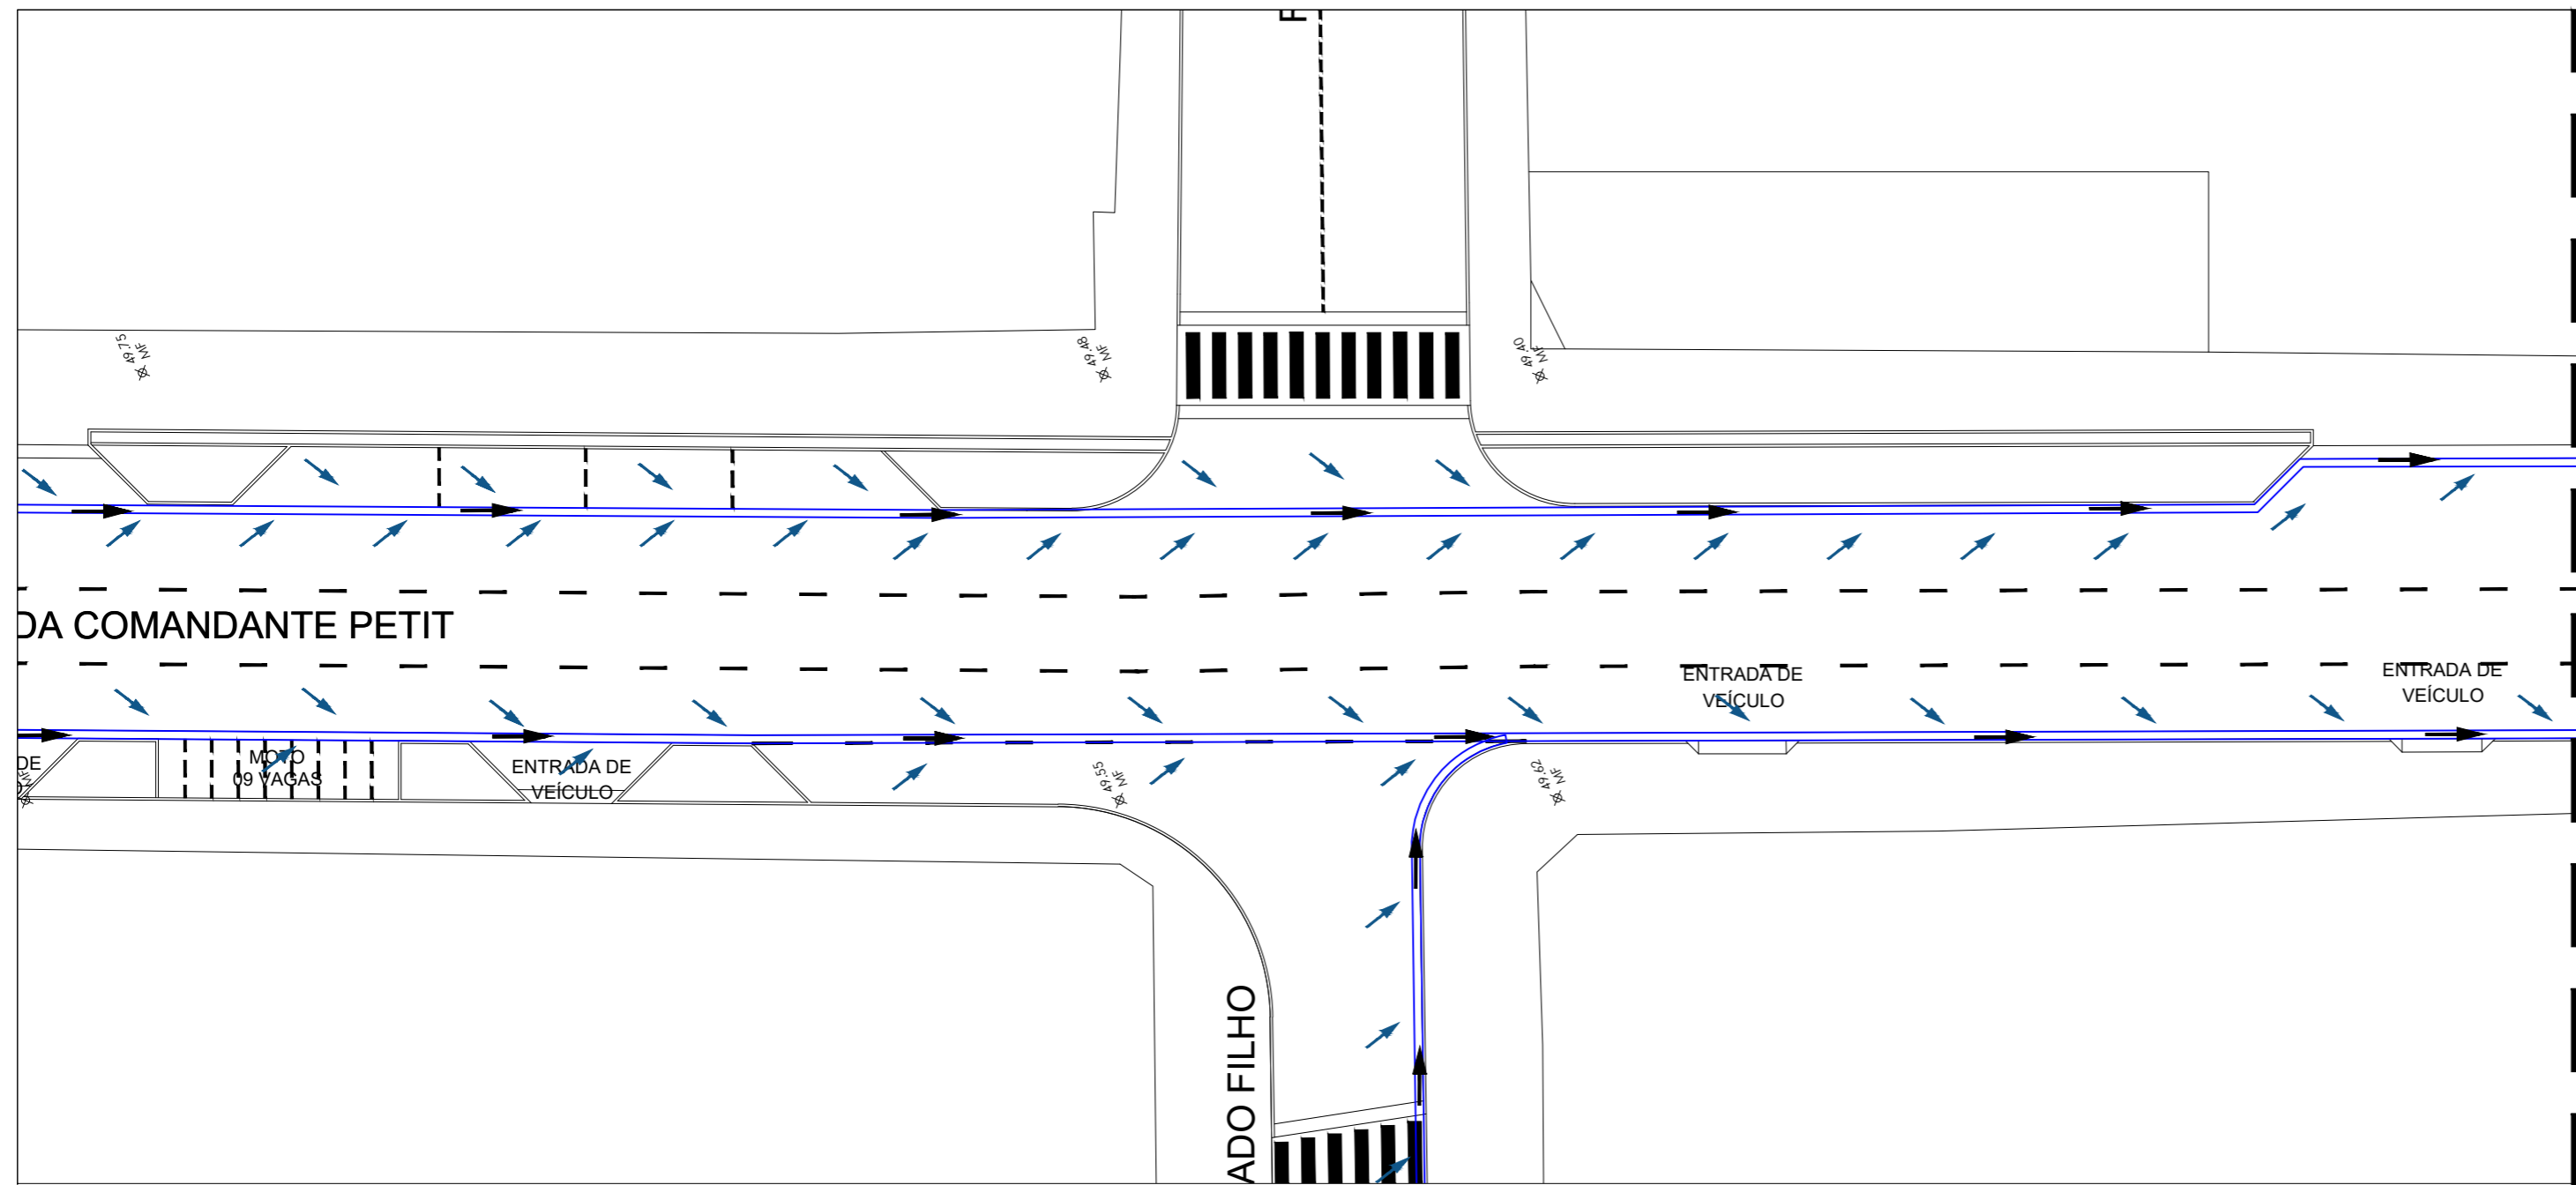

RUA COMANDANTE PETIT - TRECHO 14
escala 1/250

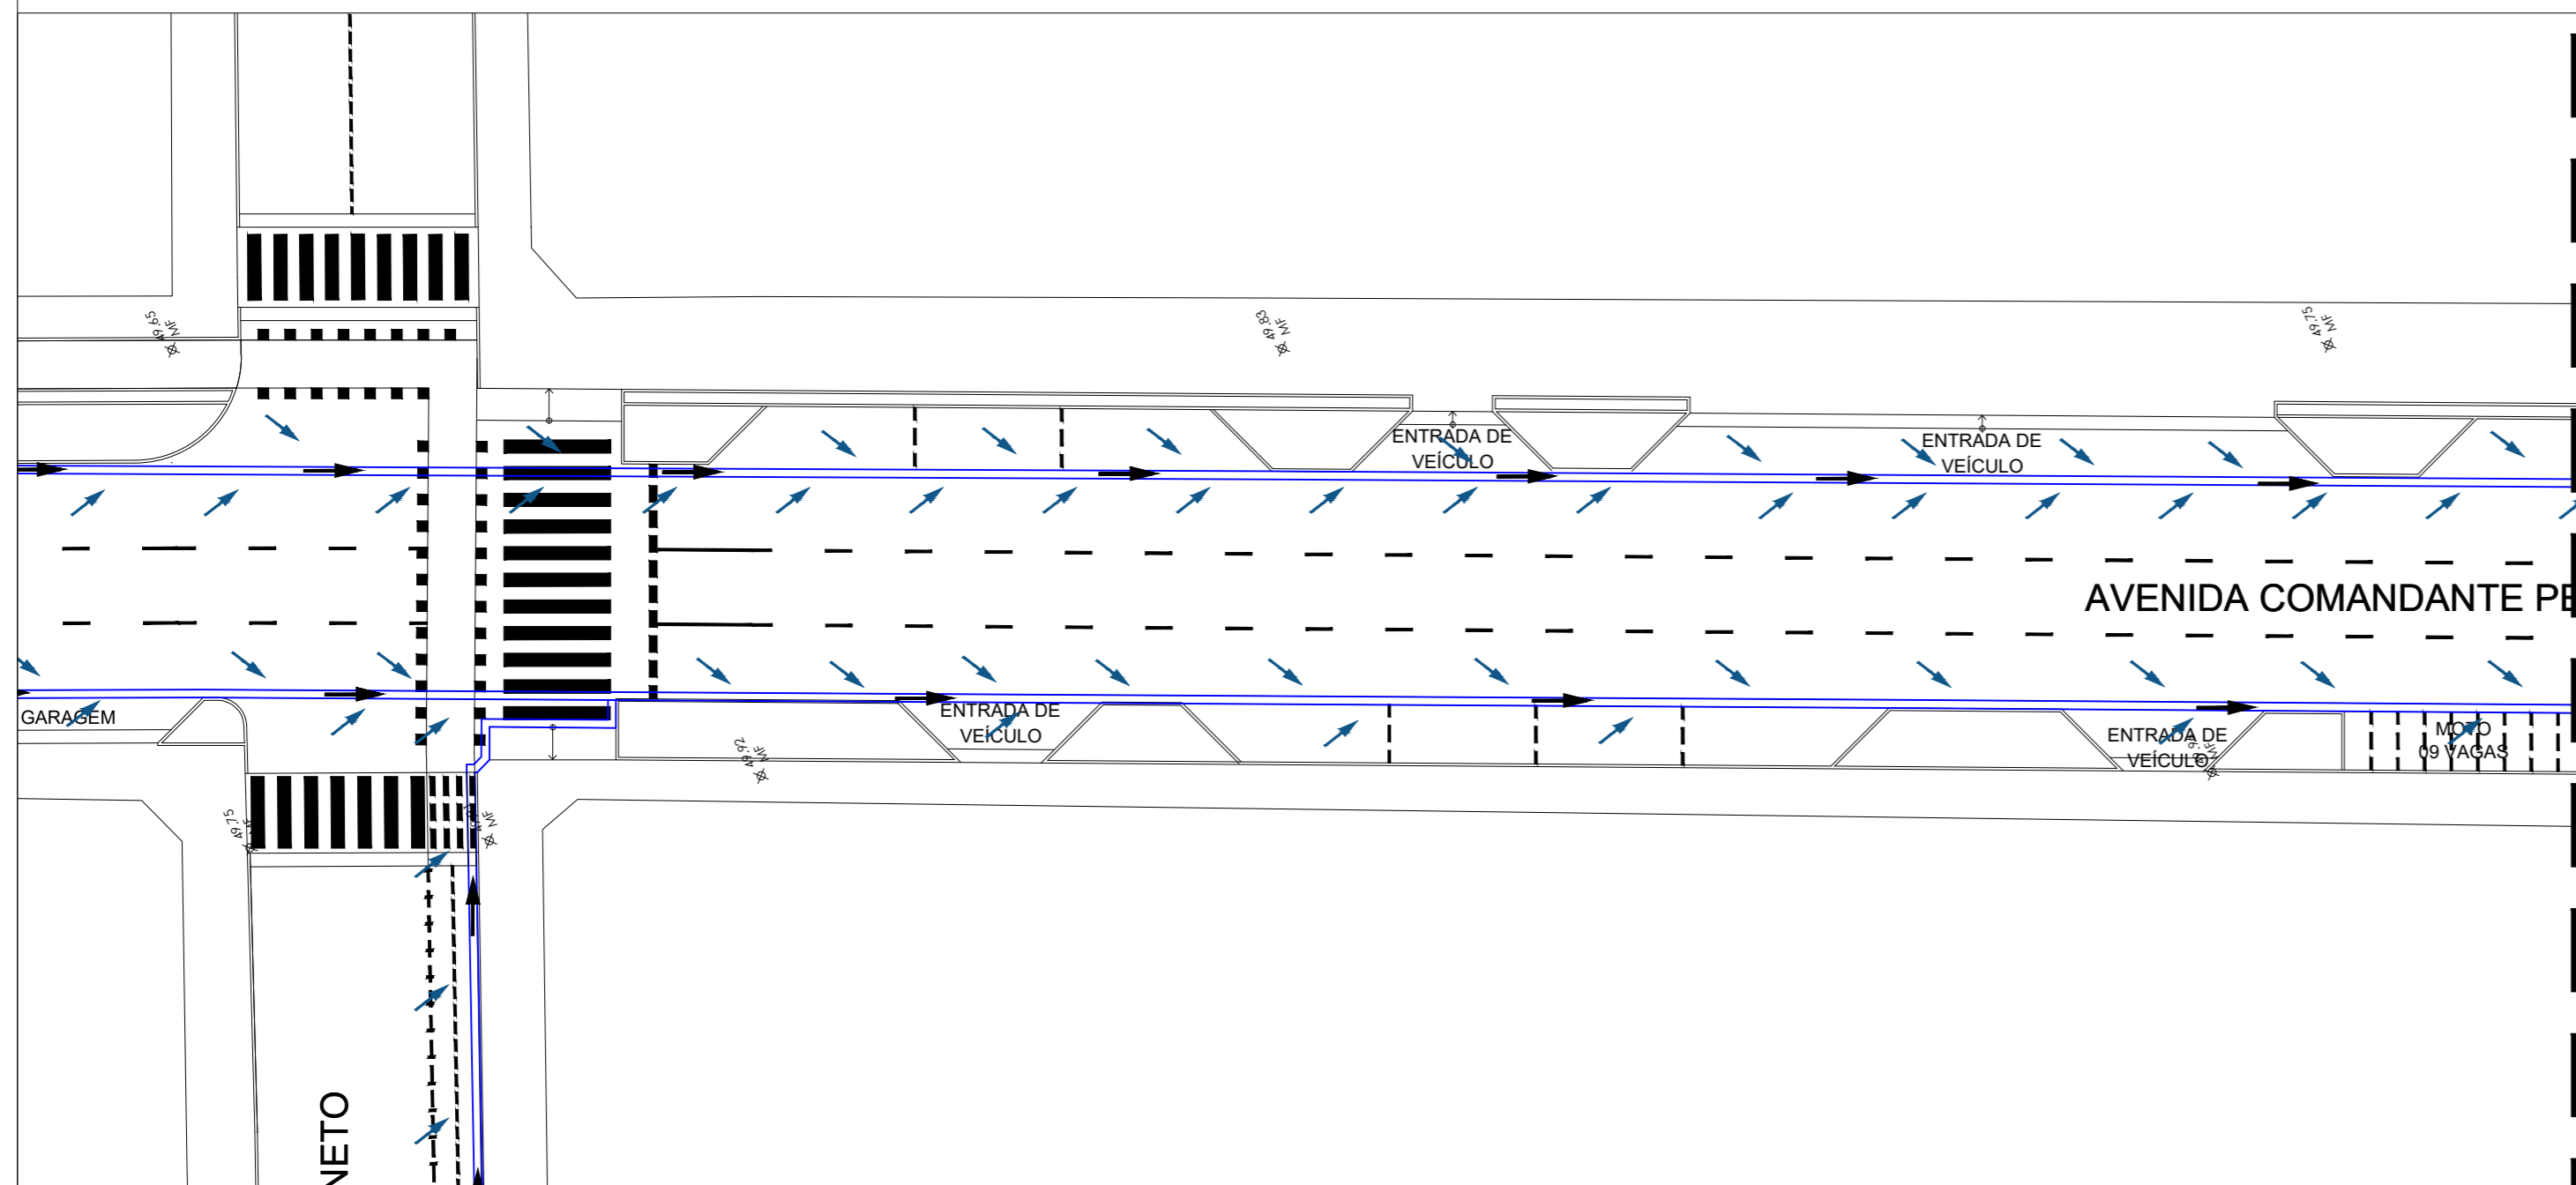

RUA COMANDANTE PETIT - TRECHO 15
escala 1/250

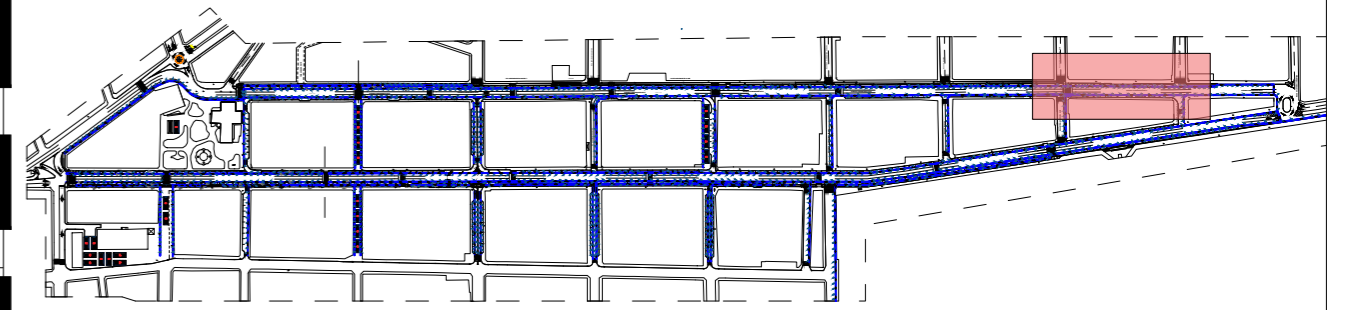

MOCKUP - CENTRO DE PARNAMIRIM
escala 1/7500



PREFEITURA DE PARNAMIRIM

SECRETARIA MUNICIPAL DE OBRAS PÚBLICAS
RUA TENENTE PEDRO RUFINO DOS SANTOS, 742
MONTE CASTELO, PARNAMIRIM/RN
CEP. 59146-160 - TELEFONE: 084 3645-5654
PREFEITO: ROSANO TAVIEIRA
SECRETÁRIO: ALBERT JOSUA NEIO

ENGENHEIRO:

FRANKLIN ALTEVY BRUNNO WANDERLEY

PROJETO:

CREA RN 2101795264

URBANIZAÇÃO DO CENTRO DE PARNAMIRIM/RN

ENDEREÇO:

CENTRO - PARNAMIRIM/ RN

CONTEÚDO:

TRECHO 14 E TRECHO 15

ESCALA:
1/250


DATA:
AGOSTO / 2023

DESENHO:
STEPHAN

É proibido, na forma da lei Nº 9610 art. 29 do código penal, quaisquer modificações, bem como a reprodução total ou parcial deste projeto sem a prévia e expressa autorização dos ENGENHEIROS


10 / 26



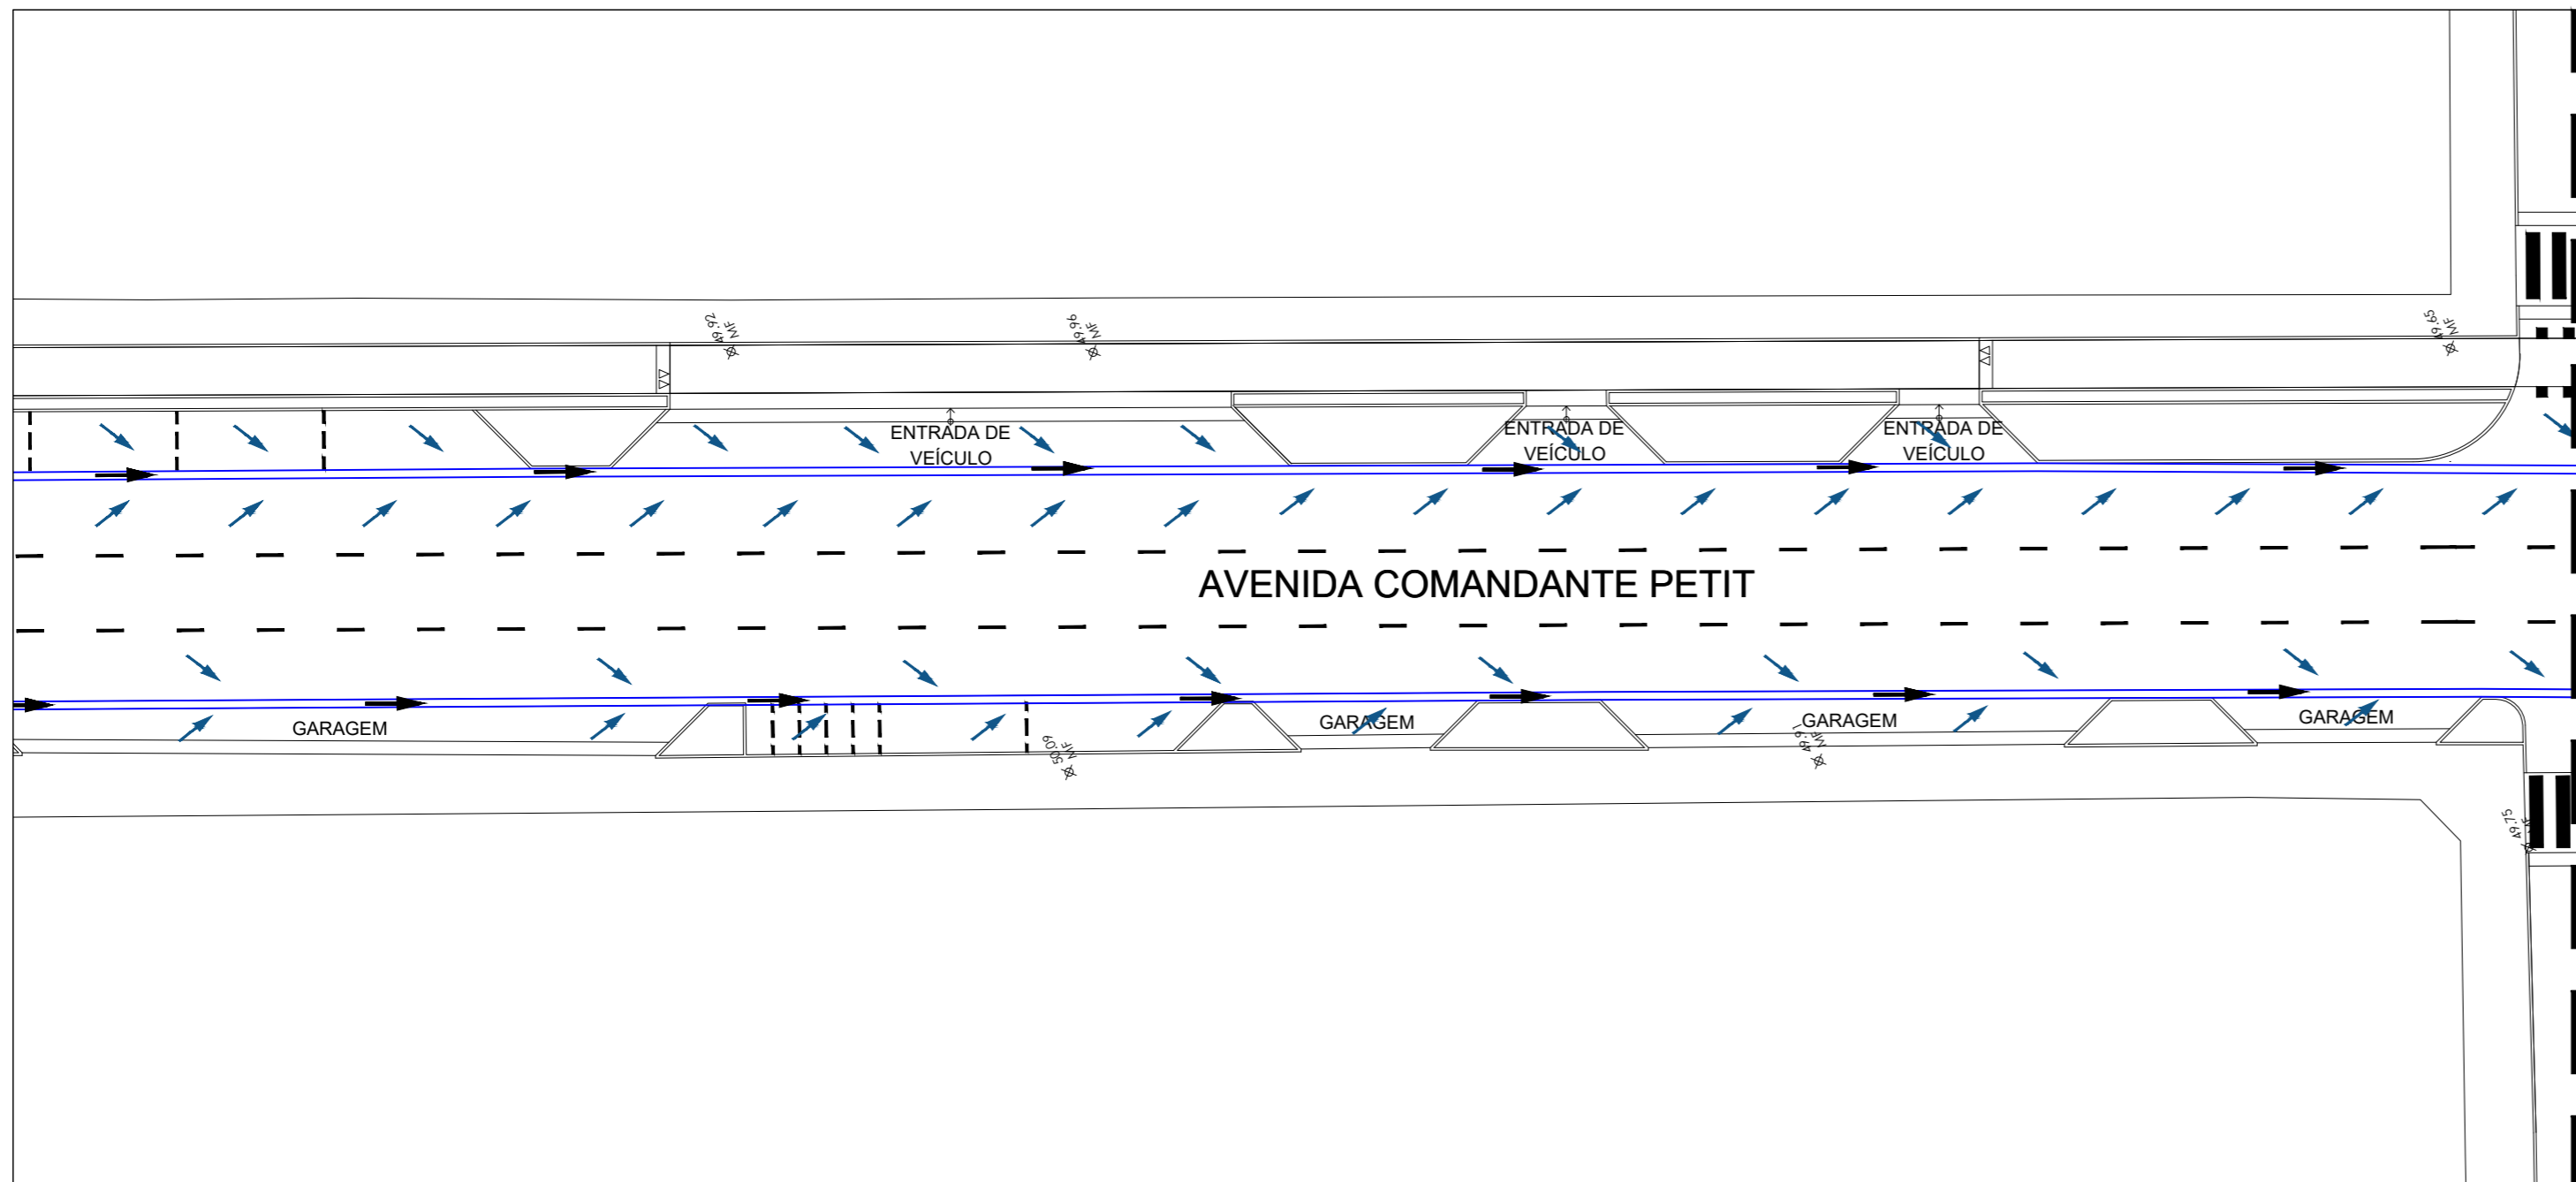


AVENIDA COMANDANTE PETIT

RUA COMANDANTE PETIT - TRECHO 16
escala 1/250

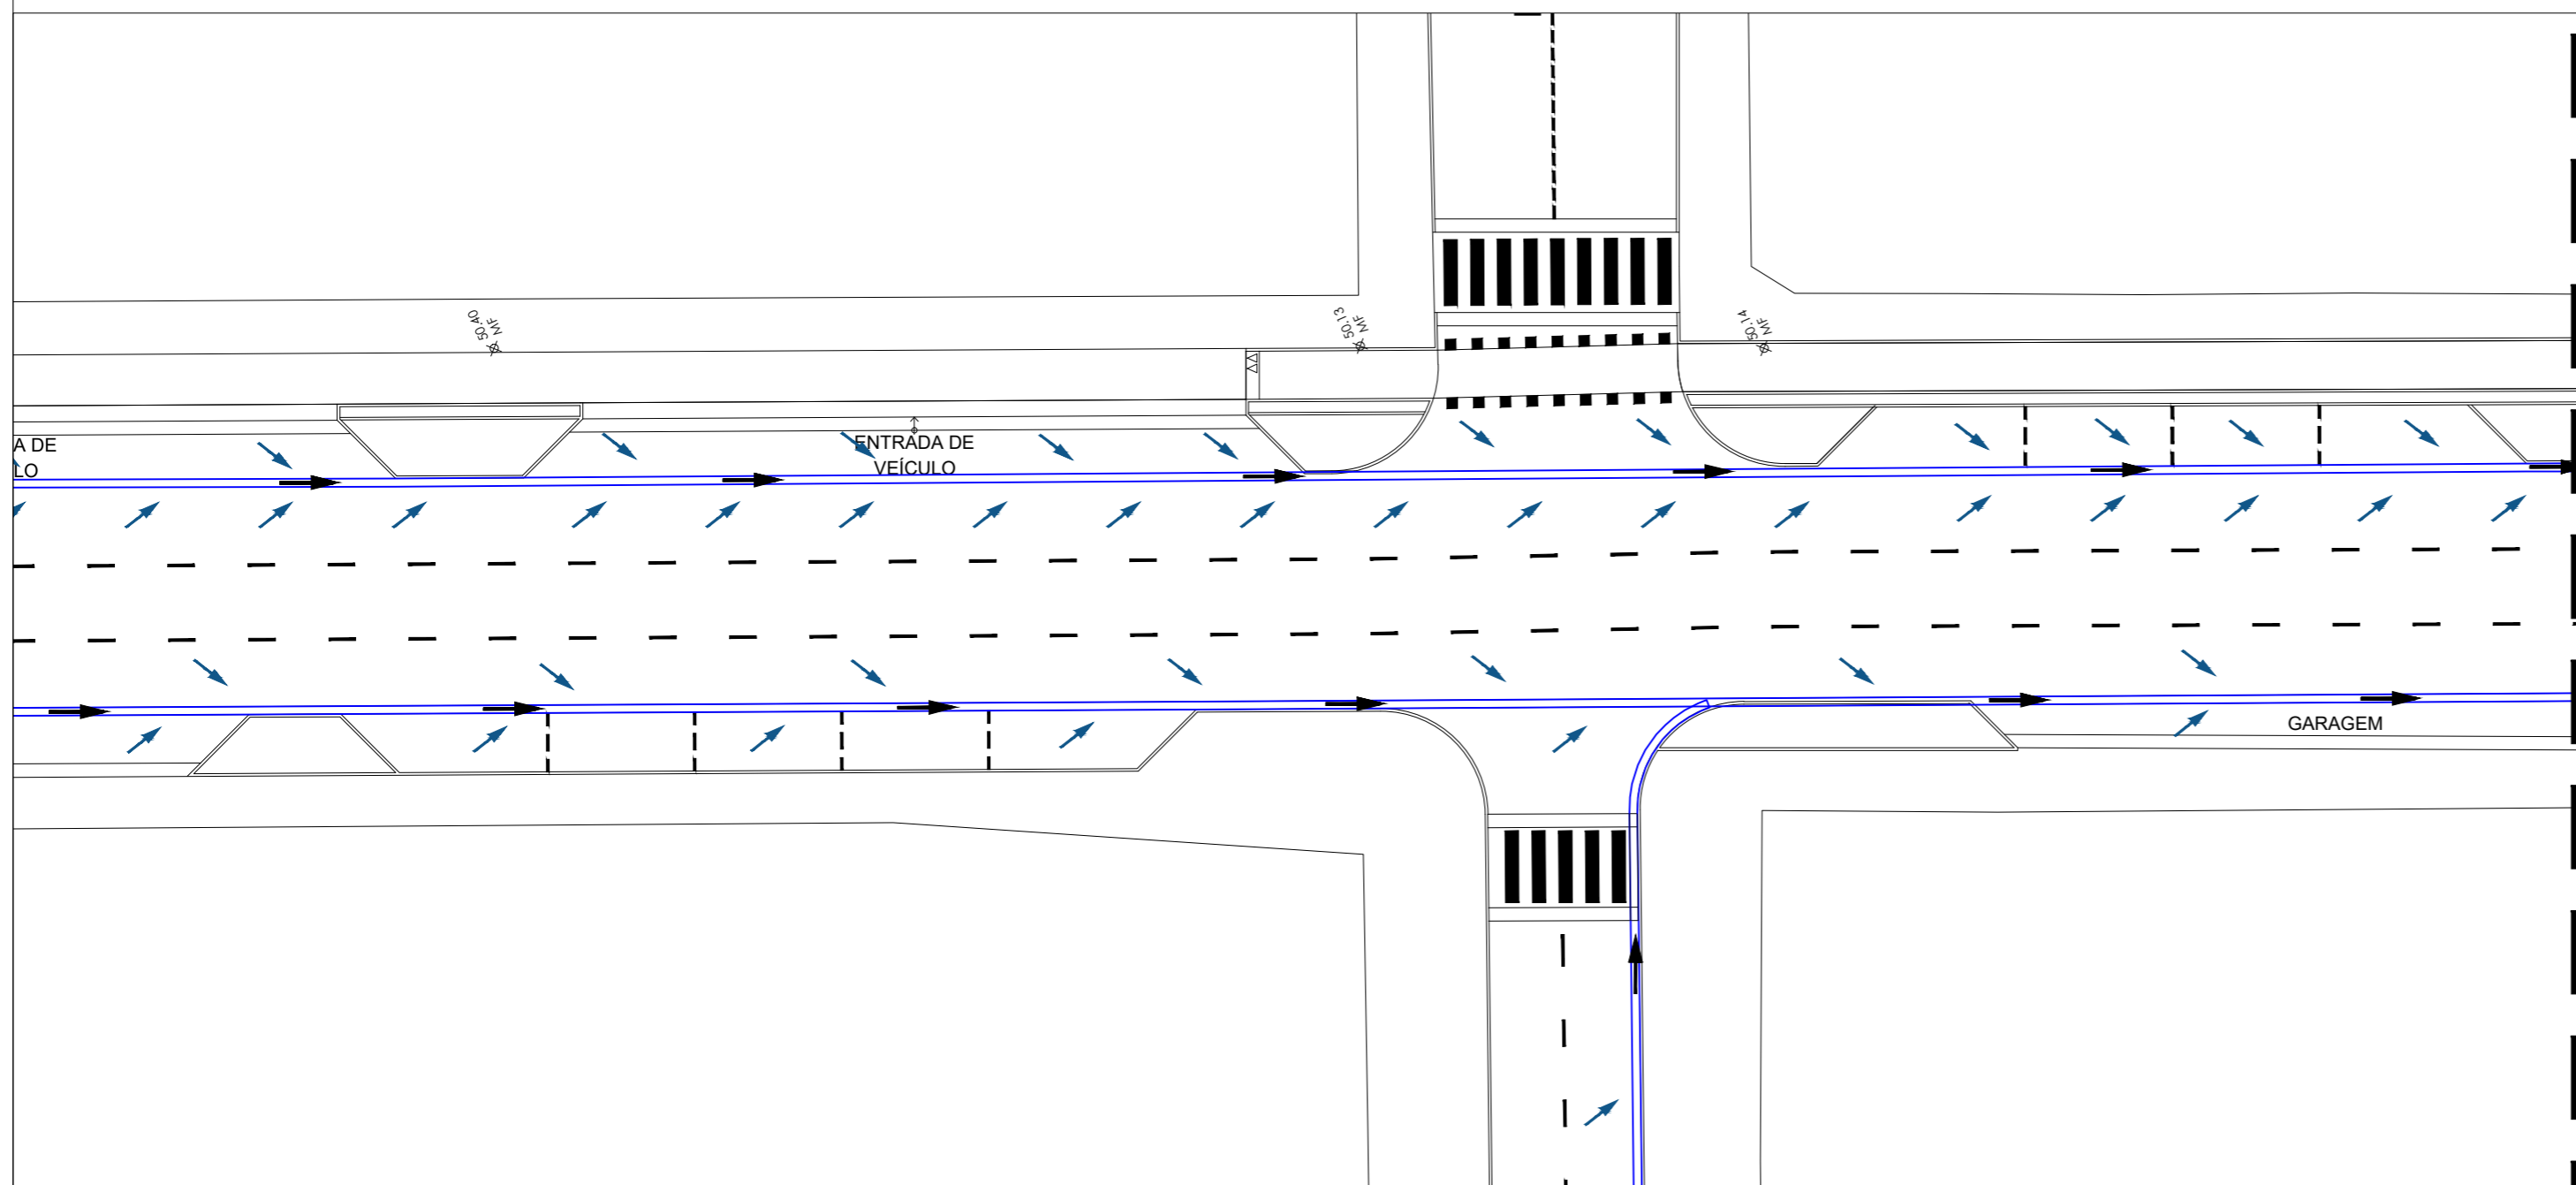

RUA COMANDANTE PETIT - TRECHO 17
escala 1/250

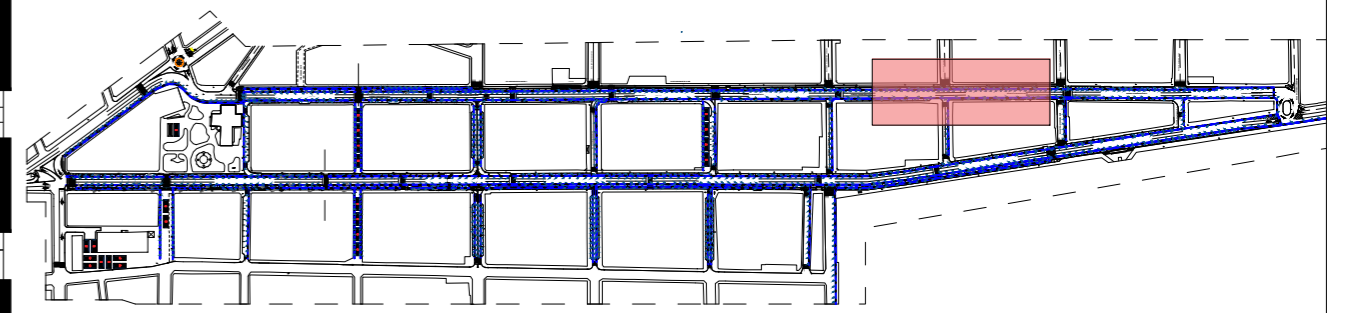

MOCKUP - CENTRO DE PARNAMIRIM
escala 1/7500



PREFEITURA DE PARNAMIRIM

SECRETARIA MUNICIPAL DE OBRAS PÚBLICAS
RUA TENENTE PEDRO RUFINO DOS SANTOS, 742
MONTE CASTELO, PARNAMIRIM/RN
CEP. 59146-160 - TELEFONE: 084 3645-5654
PREFEITO: ROSANO TAVEIRA
SECRETÁRIO: ALBERT JOSUA NEIO

ENGENHEIRO:

FRANKLIN ALTEVY BRUNNO WANDERLEY
CREA RN 2101795264

PROJETO:
URBANIZAÇÃO DO CENTRO DE PARNAMIRIM/RN


ENDEREÇO:
CENTRO - PARNAMIRIM/ RN

CONTEÚDO:
TRECHO 16 E TRECHO 17


ESCALA: 1/250 DATA: AGOSTO / 2023 DESENHO: STEPHAN

É proibido, na forma da lei nº 9610 art. 29 do código penal, quaisquer modificações, bem como a reprodução total ou parcial deste projeto sem a prévia e expressa autorização dos ENGENHEIROS




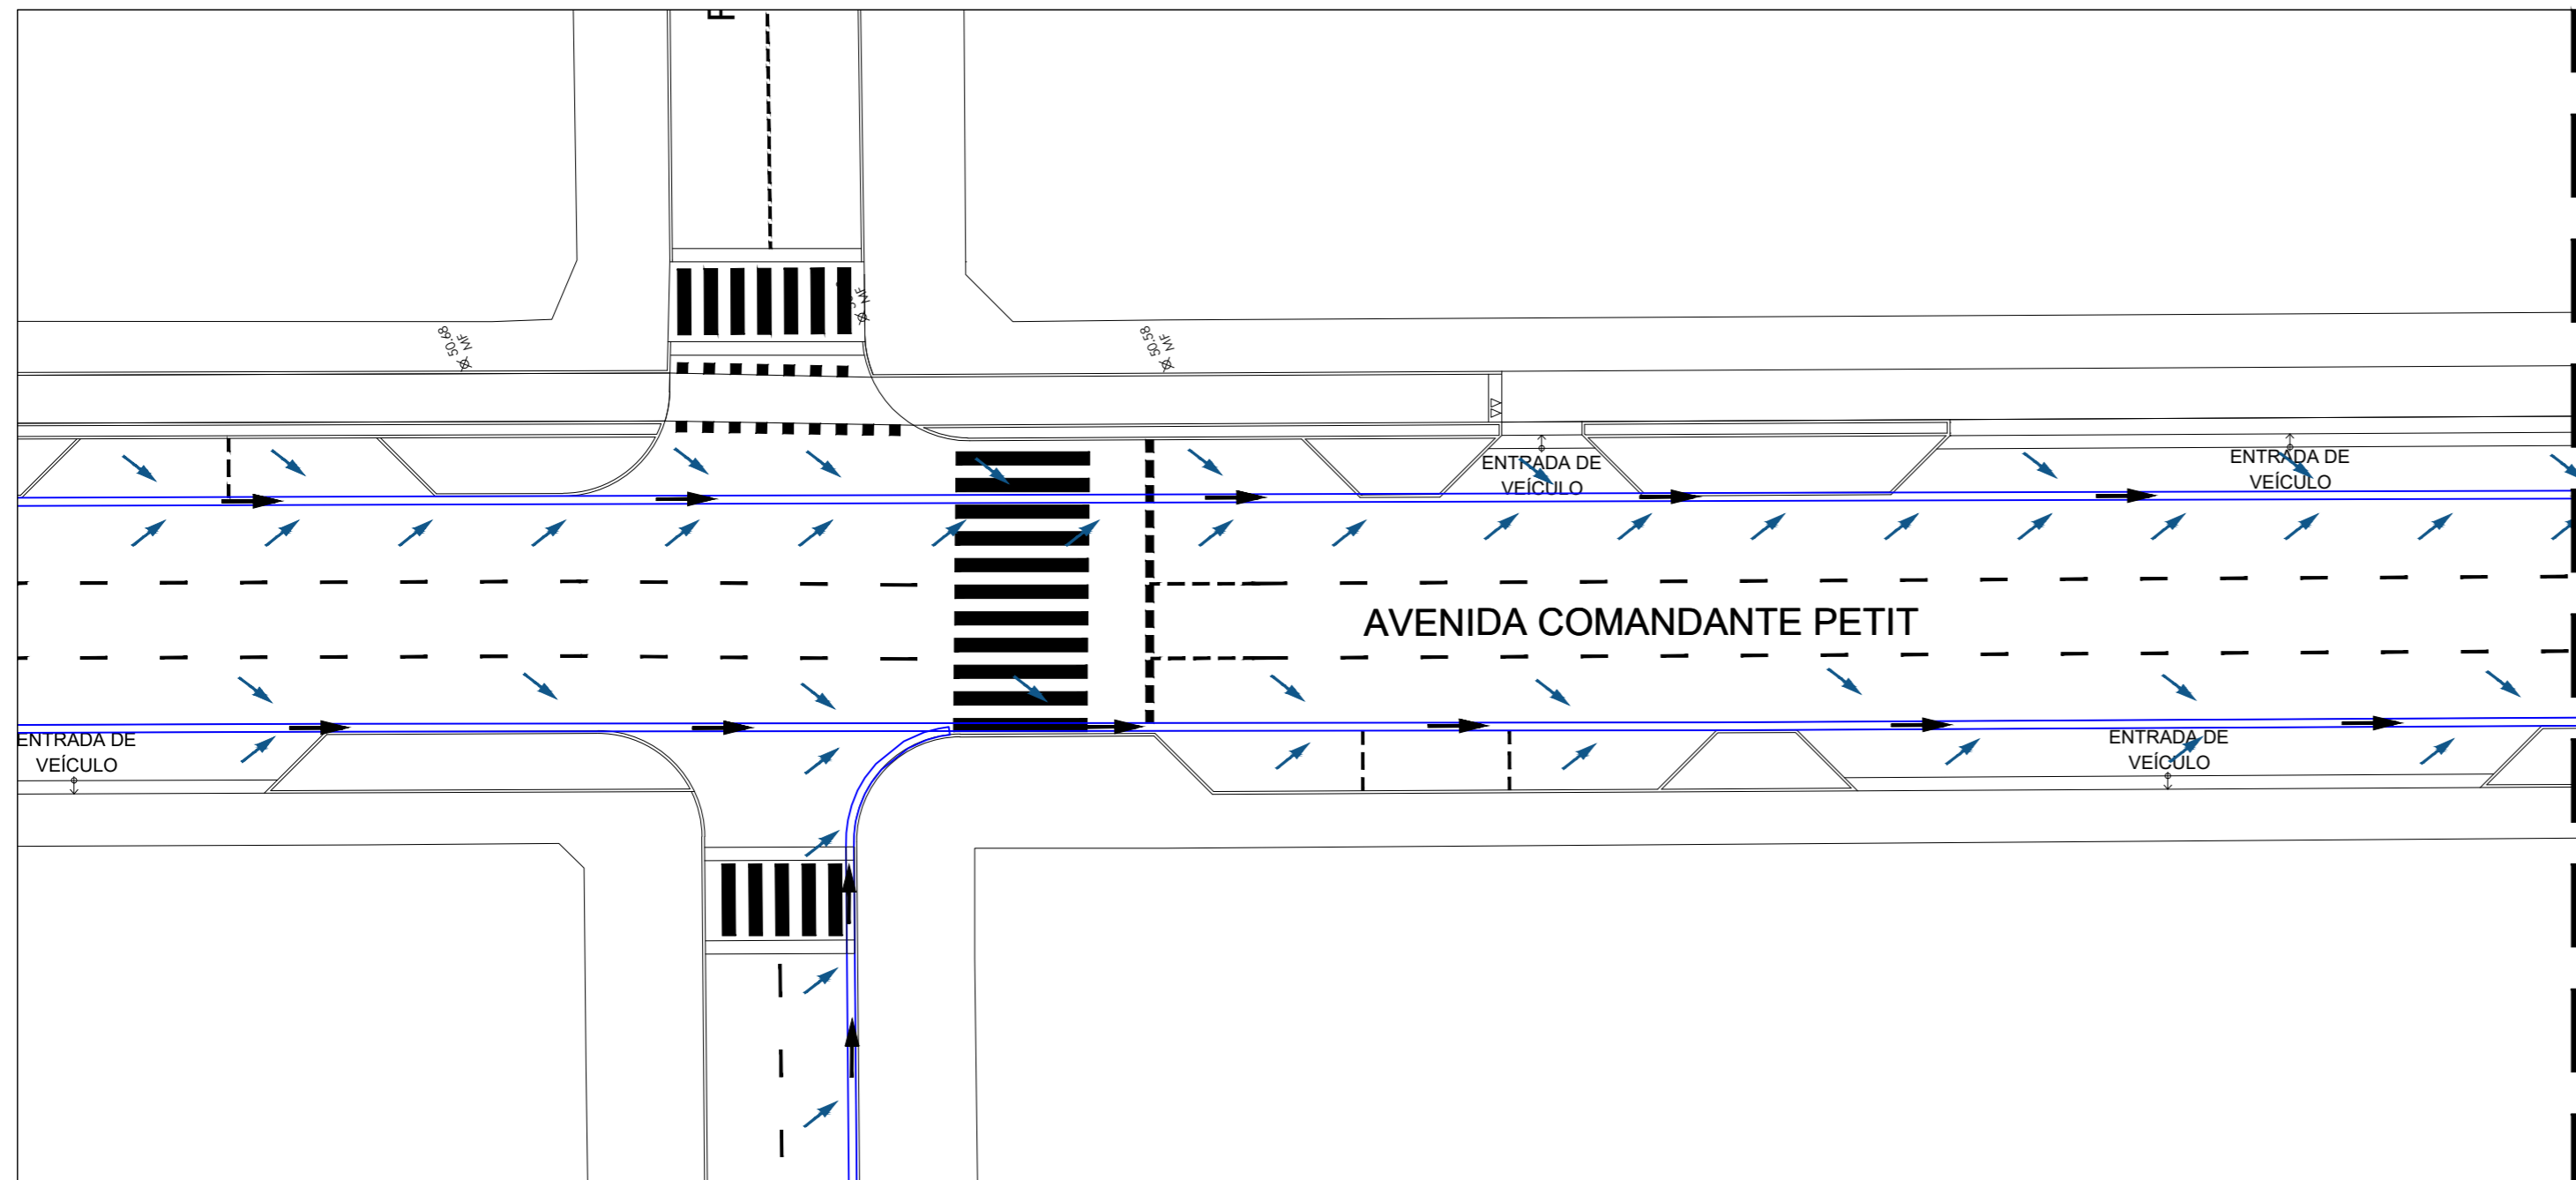

RUA COMANDANTE PETIT - TRECHO 18
escala 1/250

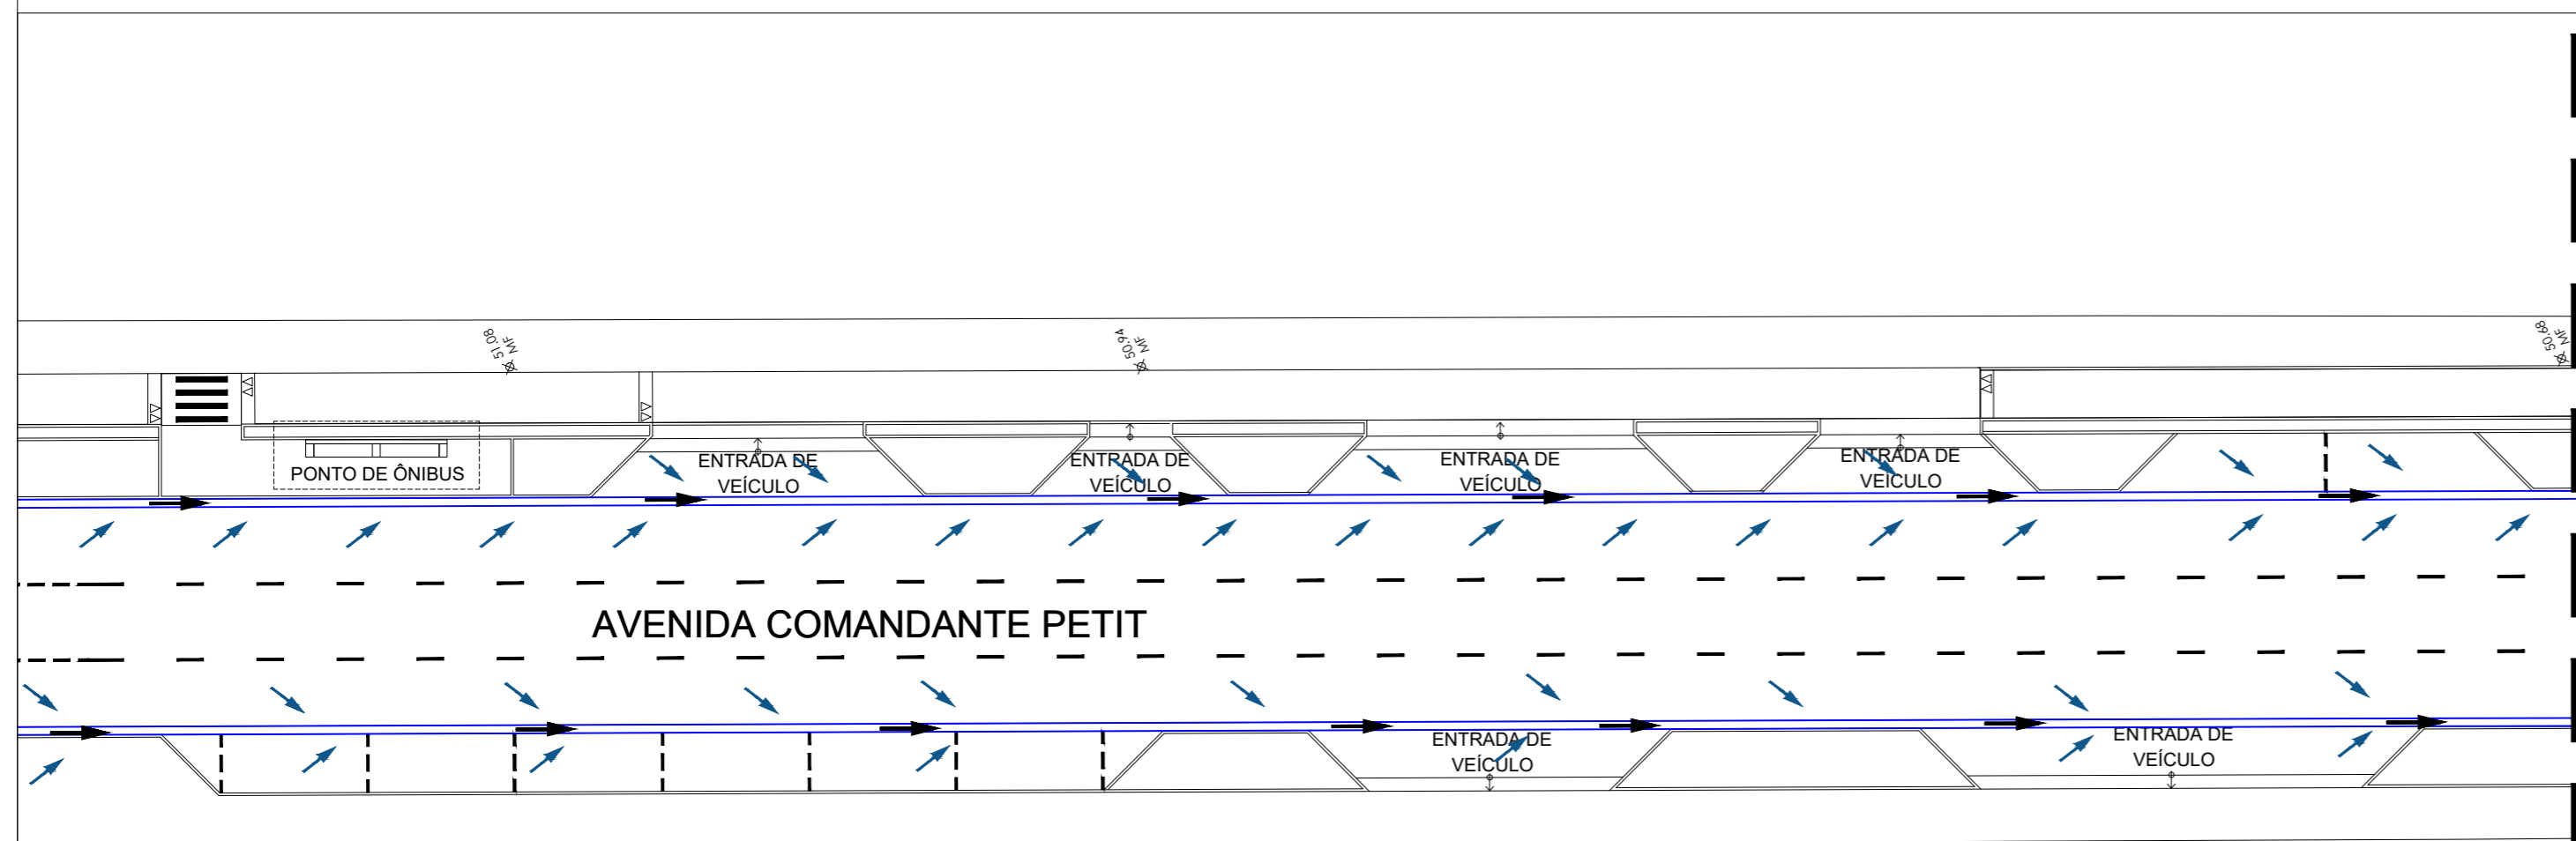

RUA COMANDANTE PETIT - TRECHO 19
escala 1/250

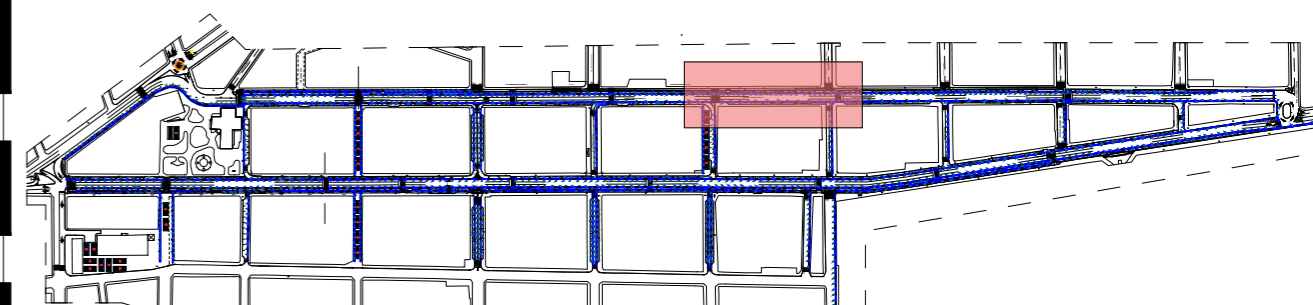

MOCKUP - CENTRO DE PARNAMIRIM
escala 1/7500



PREFEITURA DE PARNAMIRIM

SECRETARIA MUNICIPAL DE OBRAS PÚBLICAS
RUA TENENTE PEDRO RUFINO DOS SANTOS, 742
MONTE CASTELO, PARNAMIRIM/RN
CEP. 59146-160 - TELEFONE: 084 3645-5654
PREFEITO: ROSANO TAVIEIRA
SECRETÁRIO: ALBERT JOSUA NEIO

ENGENHEIRO:

FRANKLIN ALTEVY BRUNNO WANDERLEY

PROJETO:

CREA RN 2101795264

URBANIZAÇÃO DO CENTRO DE PARNAMIRIM/RN

ENDEREÇO:

CENTRO - PARNAMIRIM/ RN

CONTEÚDO:

TRECHO 18 E TRECHO 19


ESCALA:
1/250

DATA:
AGOSTO / 2023


DESENHO:
STEPHAN

É proibido, na forma da lei Nº 9610 art. 29 do código penal, quaisquer modificações, bem como a reprodução total ou parcial deste projeto sem a prévia e expressa autorização dos ENGENHEIROS




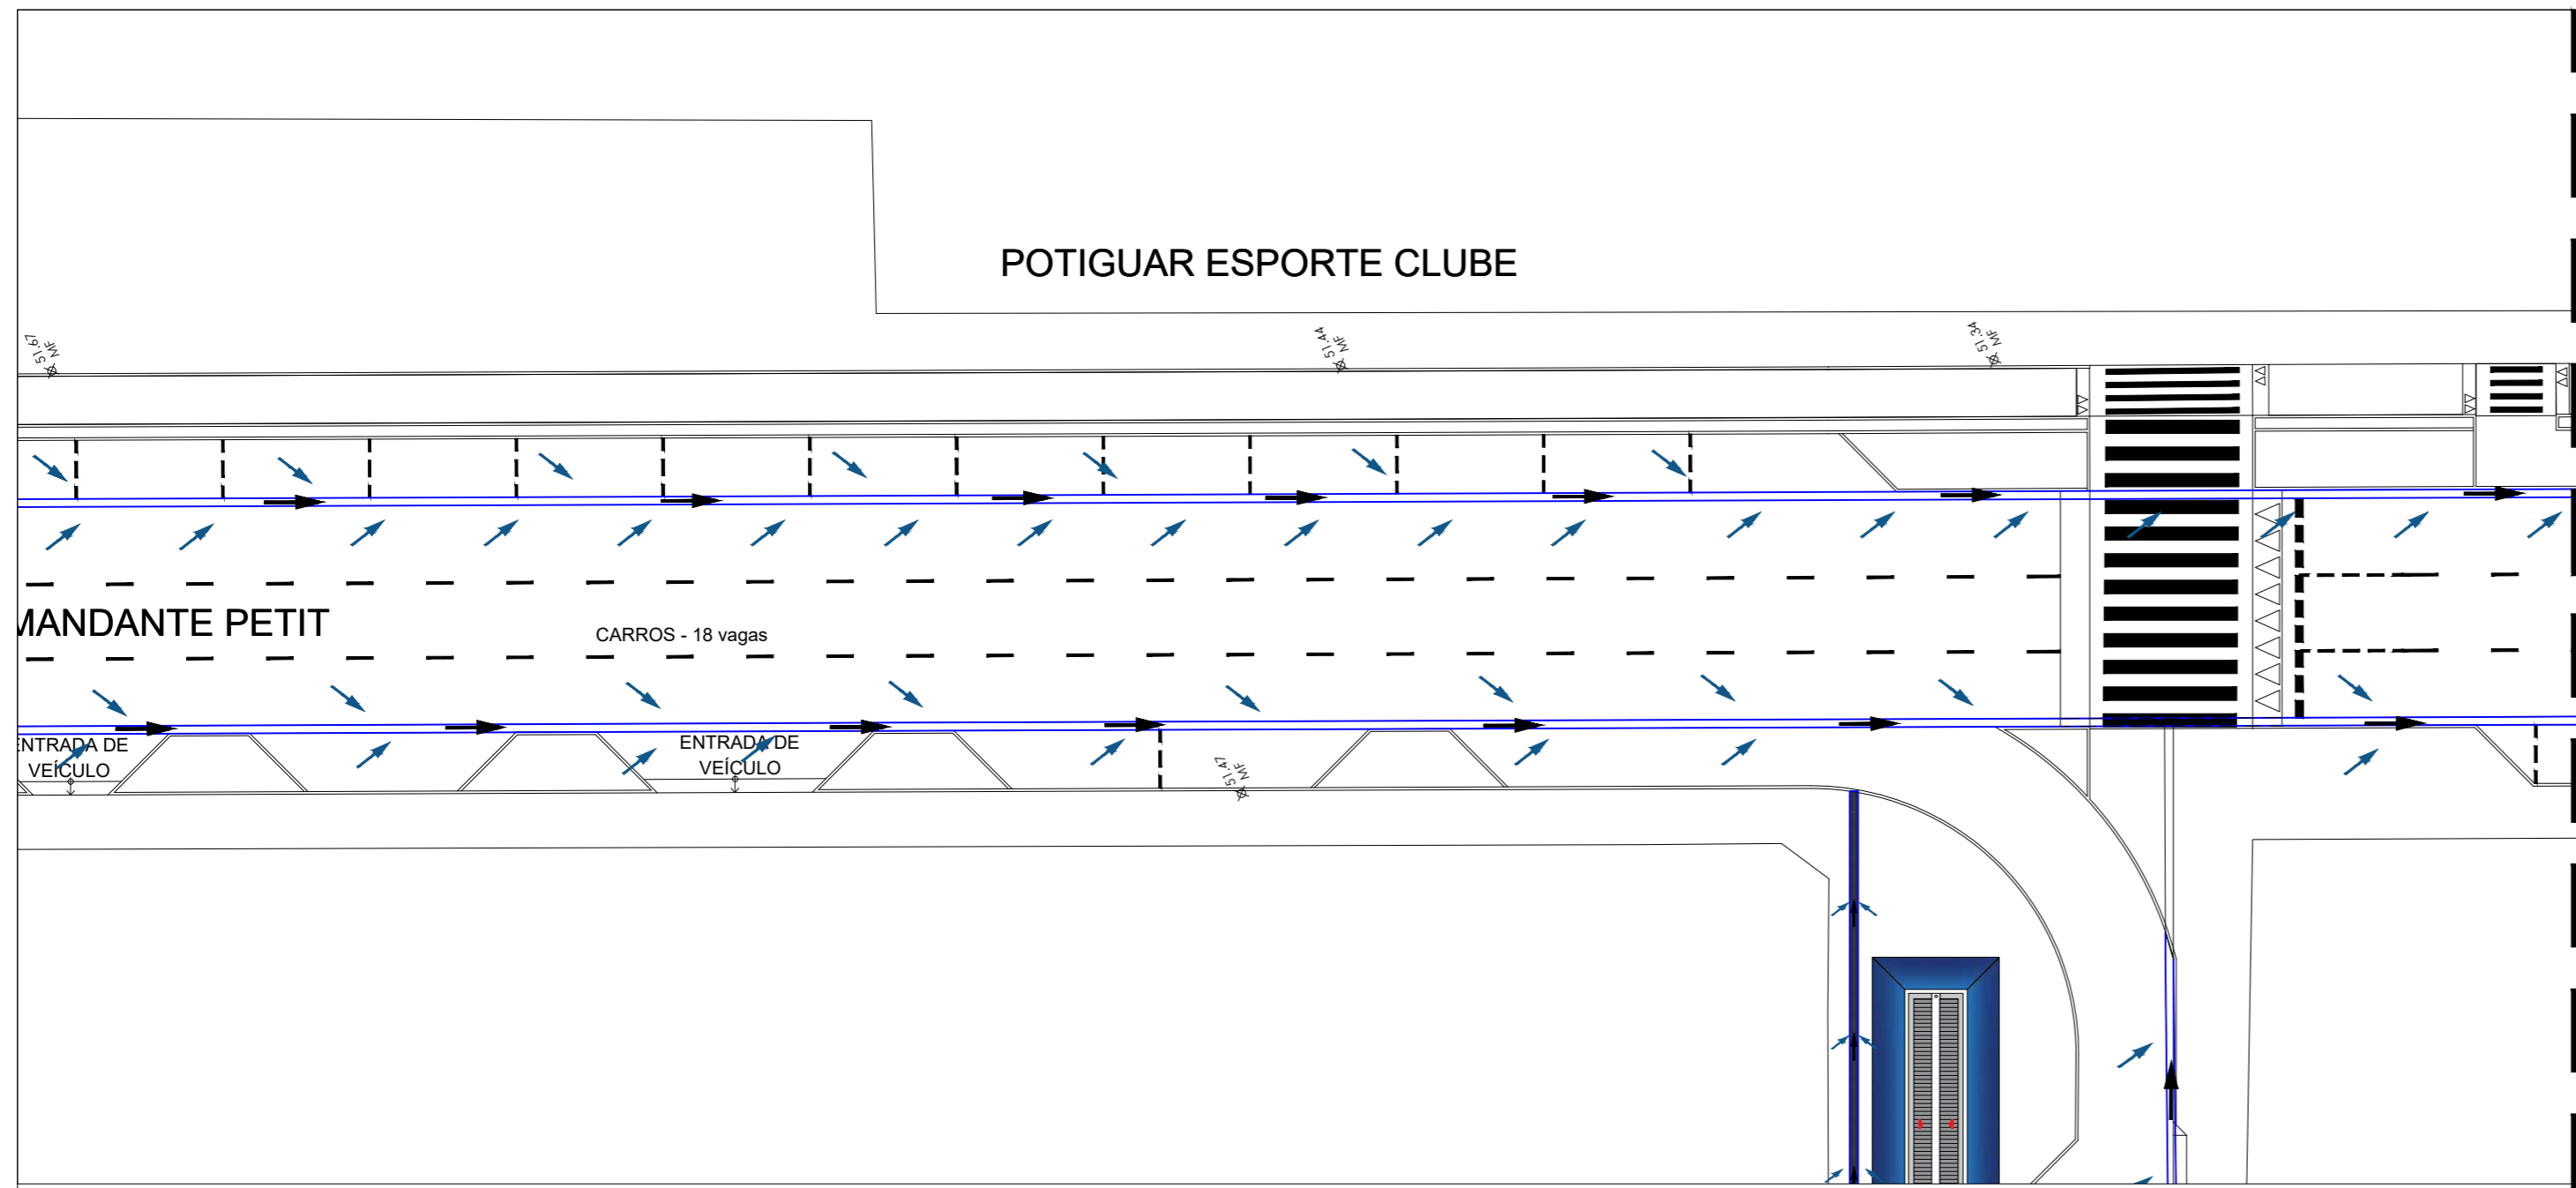

RUA COMANDANTE PETIT - TRECHO 20
escala 1/250

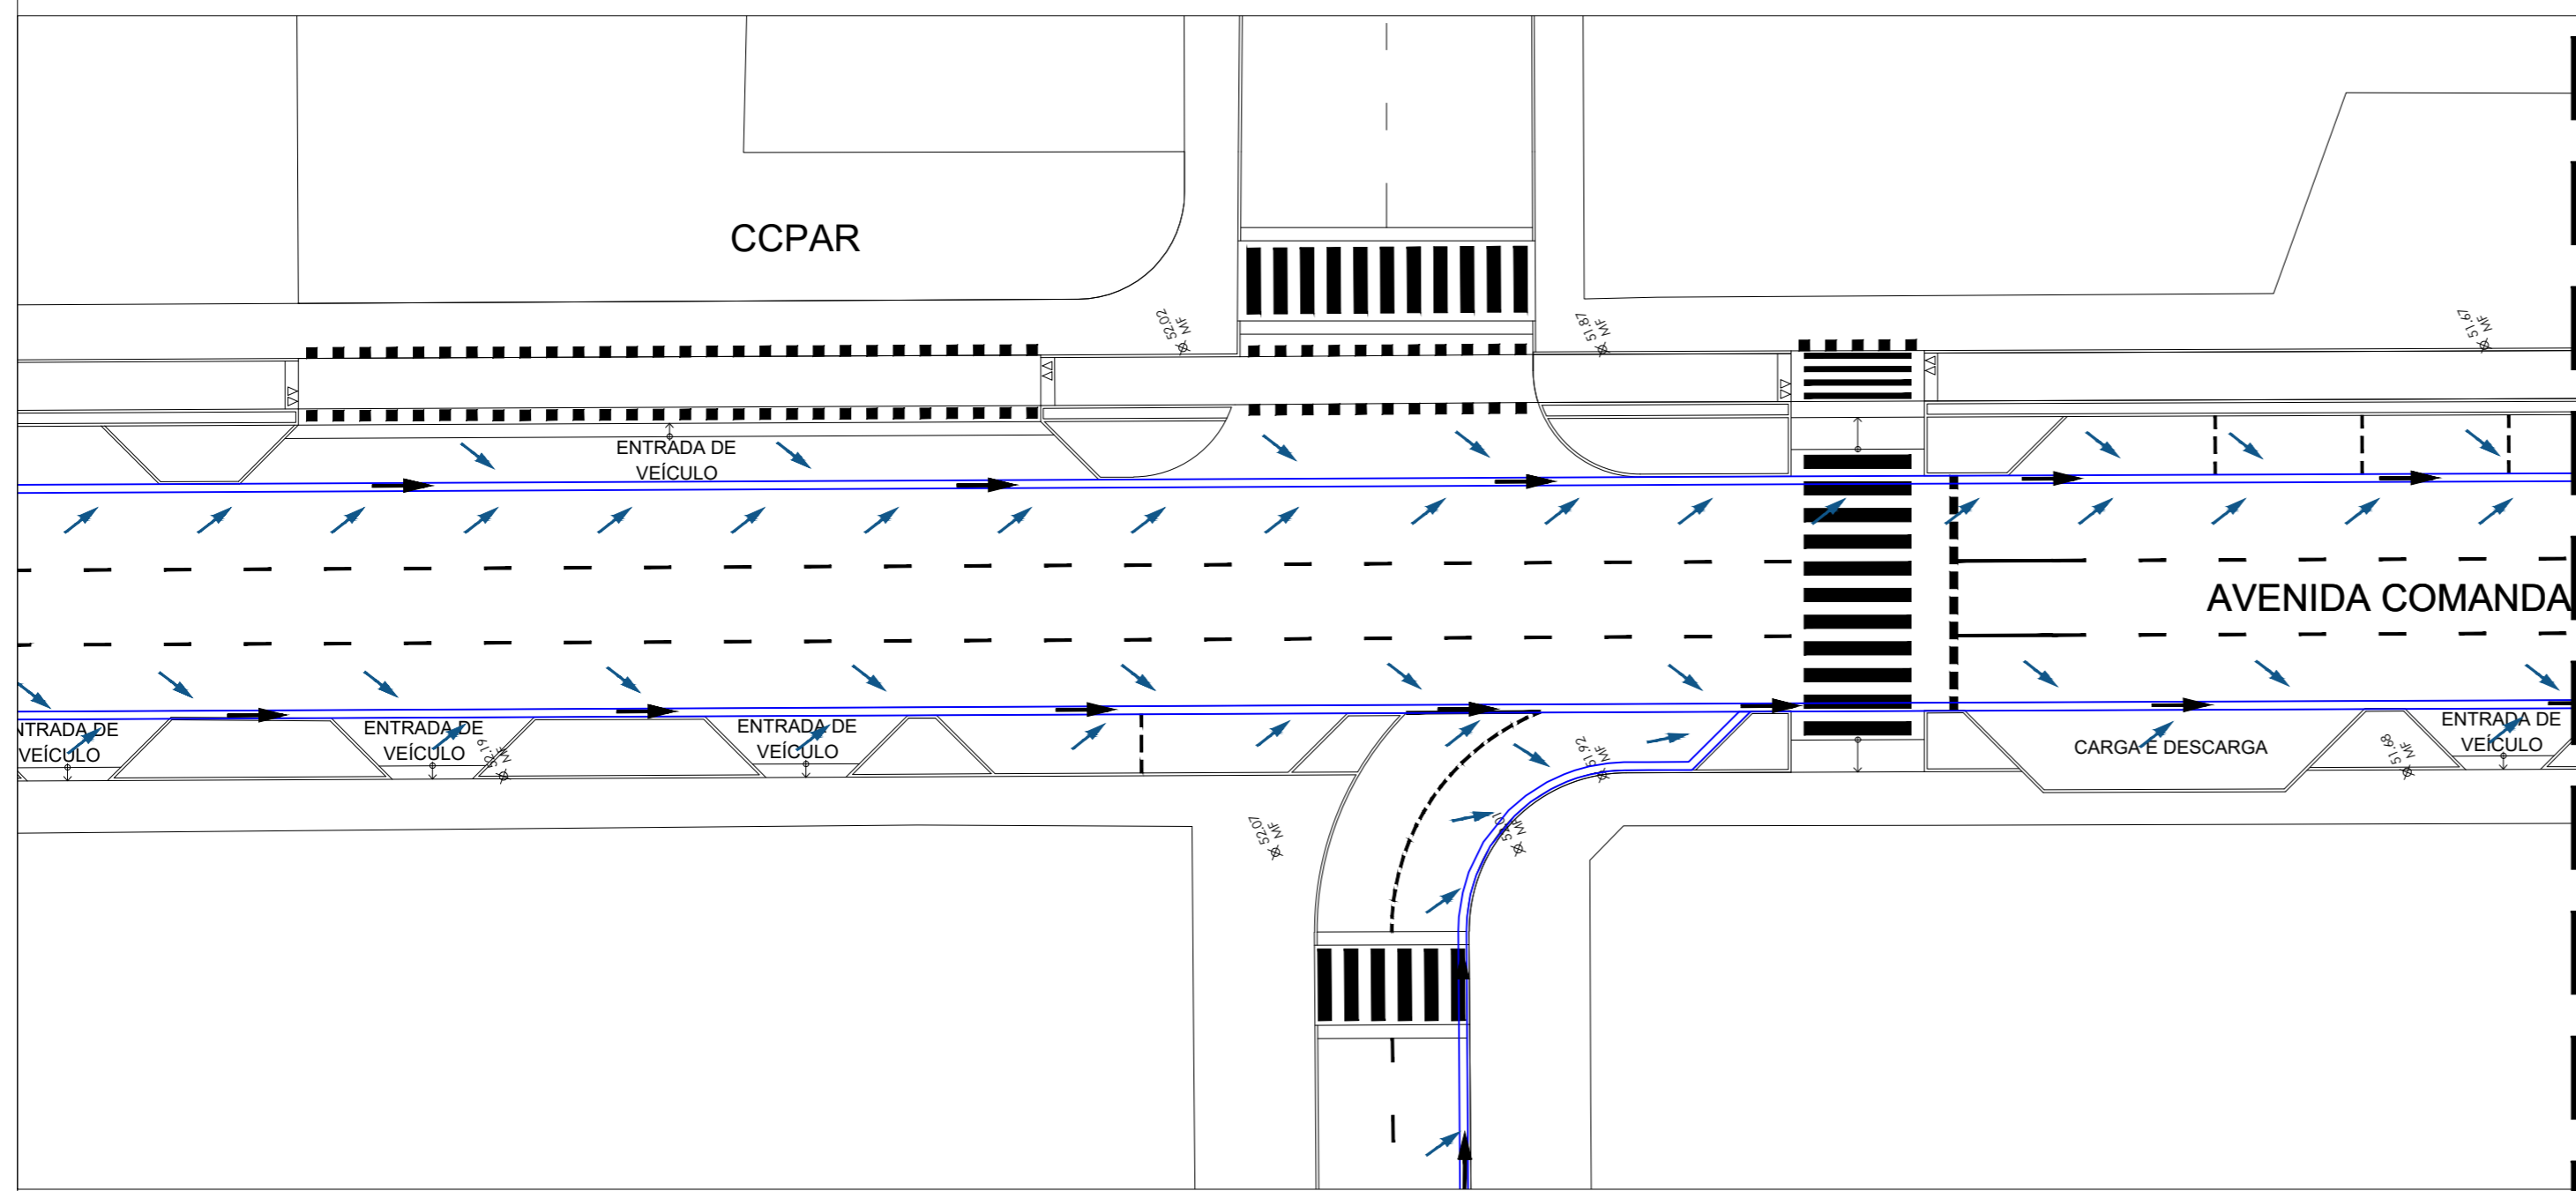

RUA COMANDANTE PETIT - TRECHO 21
escala 1/250

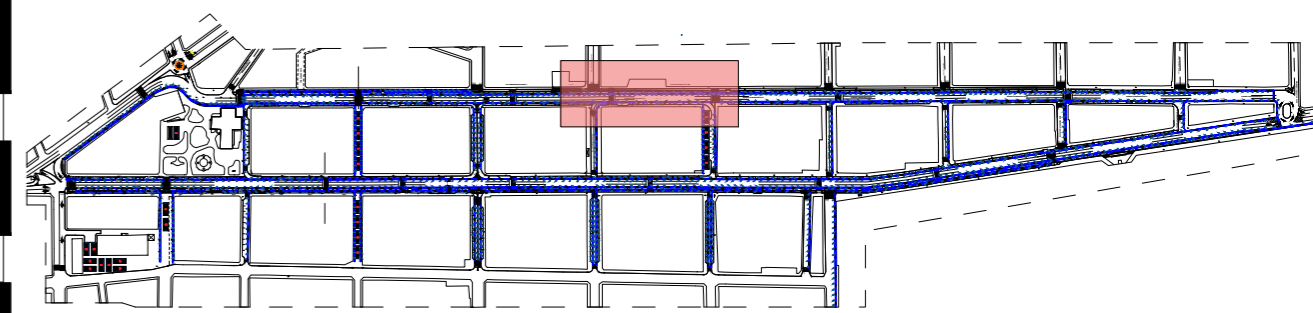

MOCKUP - CENTRO DE PARNAMIRIM
escala 1/7500



PREFEITURA DE PARNAMIRIM

SECRETARIA MUNICIPAL DE OBRAS PÚBLICAS
RUA TENENTE PEDRO RUFINO DOS SANTOS, 742
MONTE CASTELO, PARNAMIRIM/RN
CEP. 59146-160 - TELEFONE: 084 3645-5654
PREFEITO: ROSANO TAVIEIRA
SECRETÁRIO: ALBERT JOSUA NEIO

ENGENHEIRO:

FRANKLIN ALTEVY BRUNNO WANDERLEY

CREA RN 2101795264

PROJETO: **URBANIZAÇÃO DO CENTRO DE PARNAMIRIM/RN**

ENDEREÇO:
CENTRO - PARNAMIRIM/ RN



CONTEÚDO:
TRECHO 20 E TRECHO 21

ESCALA: 1/250 DATA: AGOSTO / 2023 DESENHO: STEPHAN

É proibido, na forma da lei Nº 9610 art. 29 do código penal, quaisquer modificações, bem como a reprodução total ou parcial deste projeto sem a prévia e expressa autorização dos ENGENHEIROS




E.E. PRESIDENTE ROOSEVELT

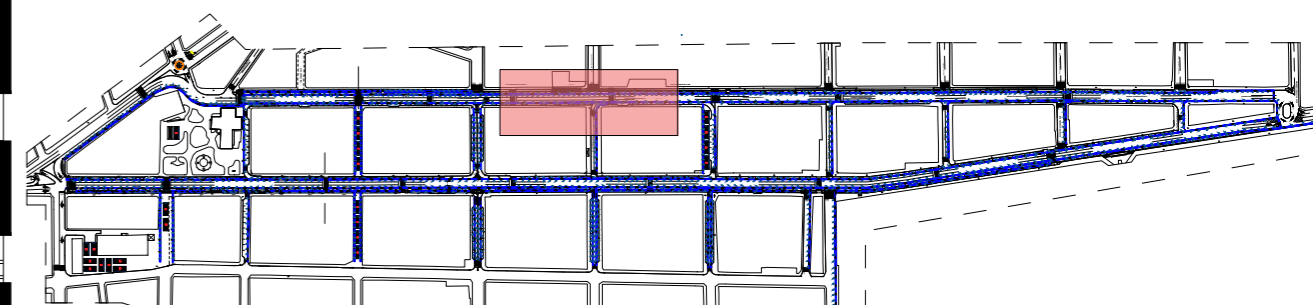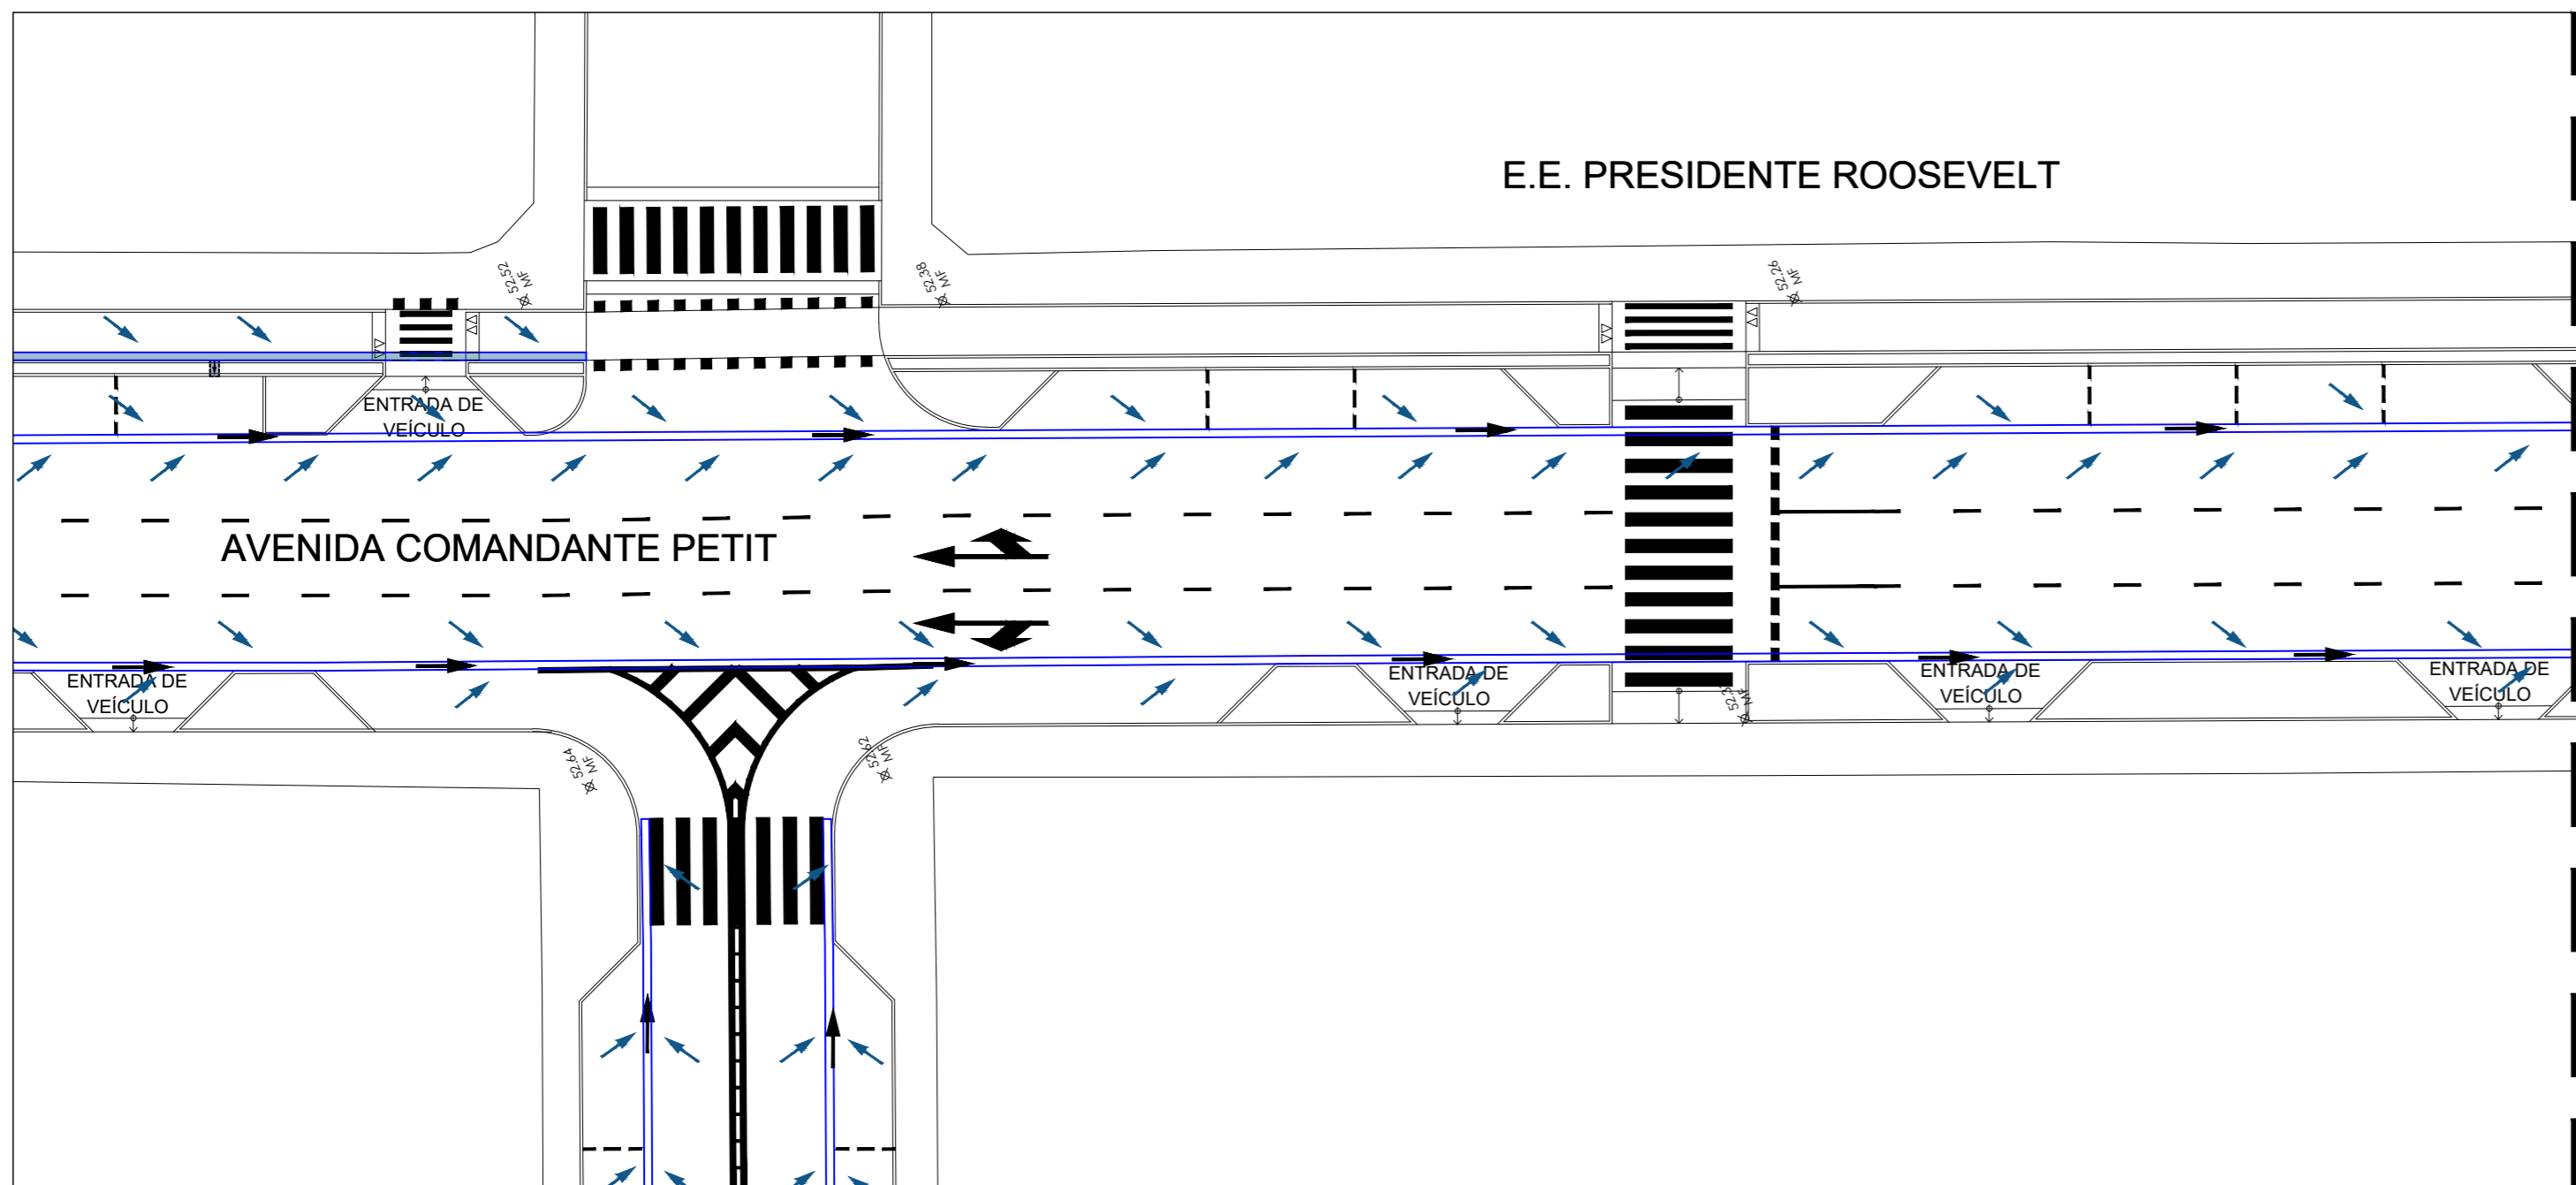

MOCKUP - CENTRO DE PARNAMIRIM
escala 1/7500

RUA COMANDANTE PETIT - TRECHO 22
escala 1/250

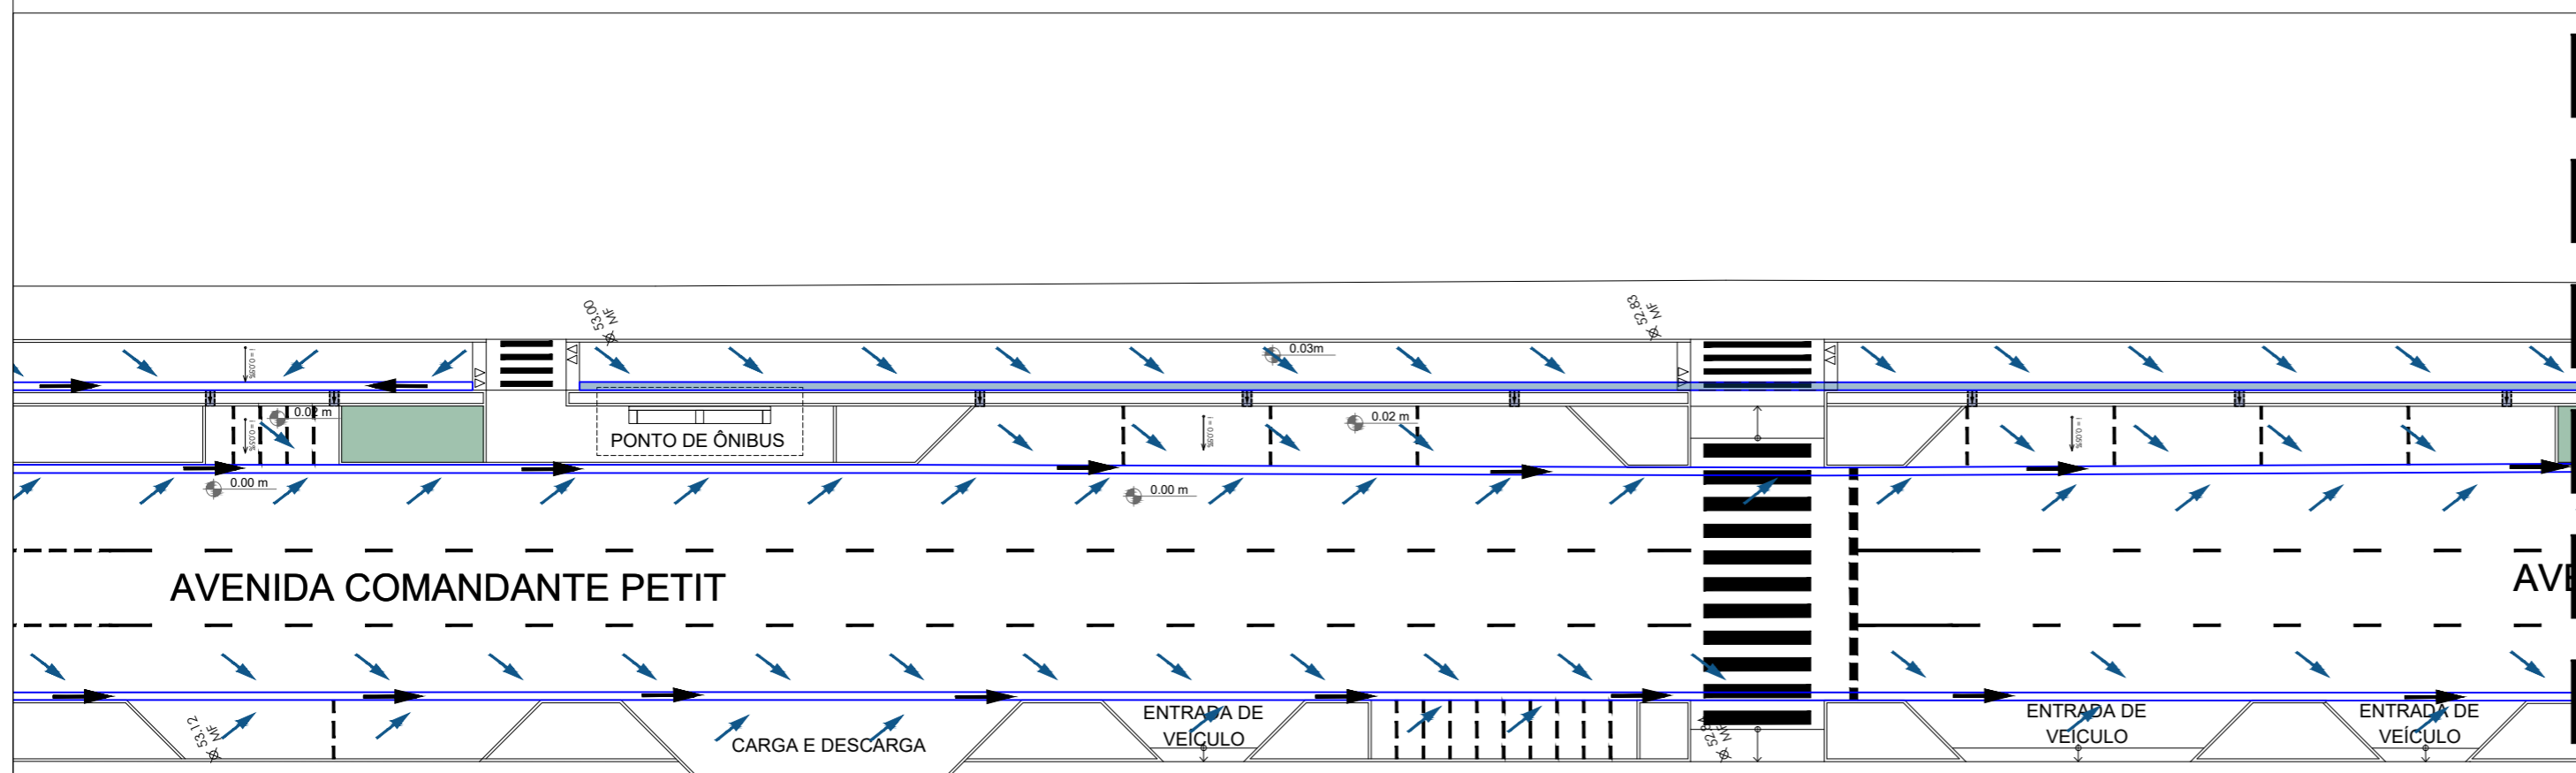

RUA COMANDANTE PETIT - TRECHO 23
escala 1/250



PREFEITURA DE PARNAMIRIM

SECRETARIA MUNICIPAL DE OBRAS PÚBLICAS
 RUA TENENTE PEDRO RUFINO DOS SANTOS, 742
 MONTE CASTELO, PARNAMIRIM/RN
 CEP. 59146-160 - TELEFONE: 084 3645-5654
 PREFEITO: ROSANO TAVIEIRA
 SECRETÁRIO: ALBERT JOSUA NEIO

ENGENHEIRO:

FRANKLIN ALTEVY BRUNNO WANDERLEY

PROJETO:

CREA RN 2101795264

URBANIZAÇÃO DO CENTRO DE PARNAMIRIM/RN

ENDEREÇO:

CENTRO - PARNAMIRIM/ RN

CONTEÚDO:

TRECHO 22 E TRECHO 23


ESCALA:
1/250

DATA:
AGOSTO / 2023


DESENHO:
STEPHAN

É proibido, na forma da lei Nº 9610 art. 29 do código penal, quaisquer modificações, bem como a reprodução total ou parcial deste projeto sem a prévia e expressa autorização dos ENGENHEIROS




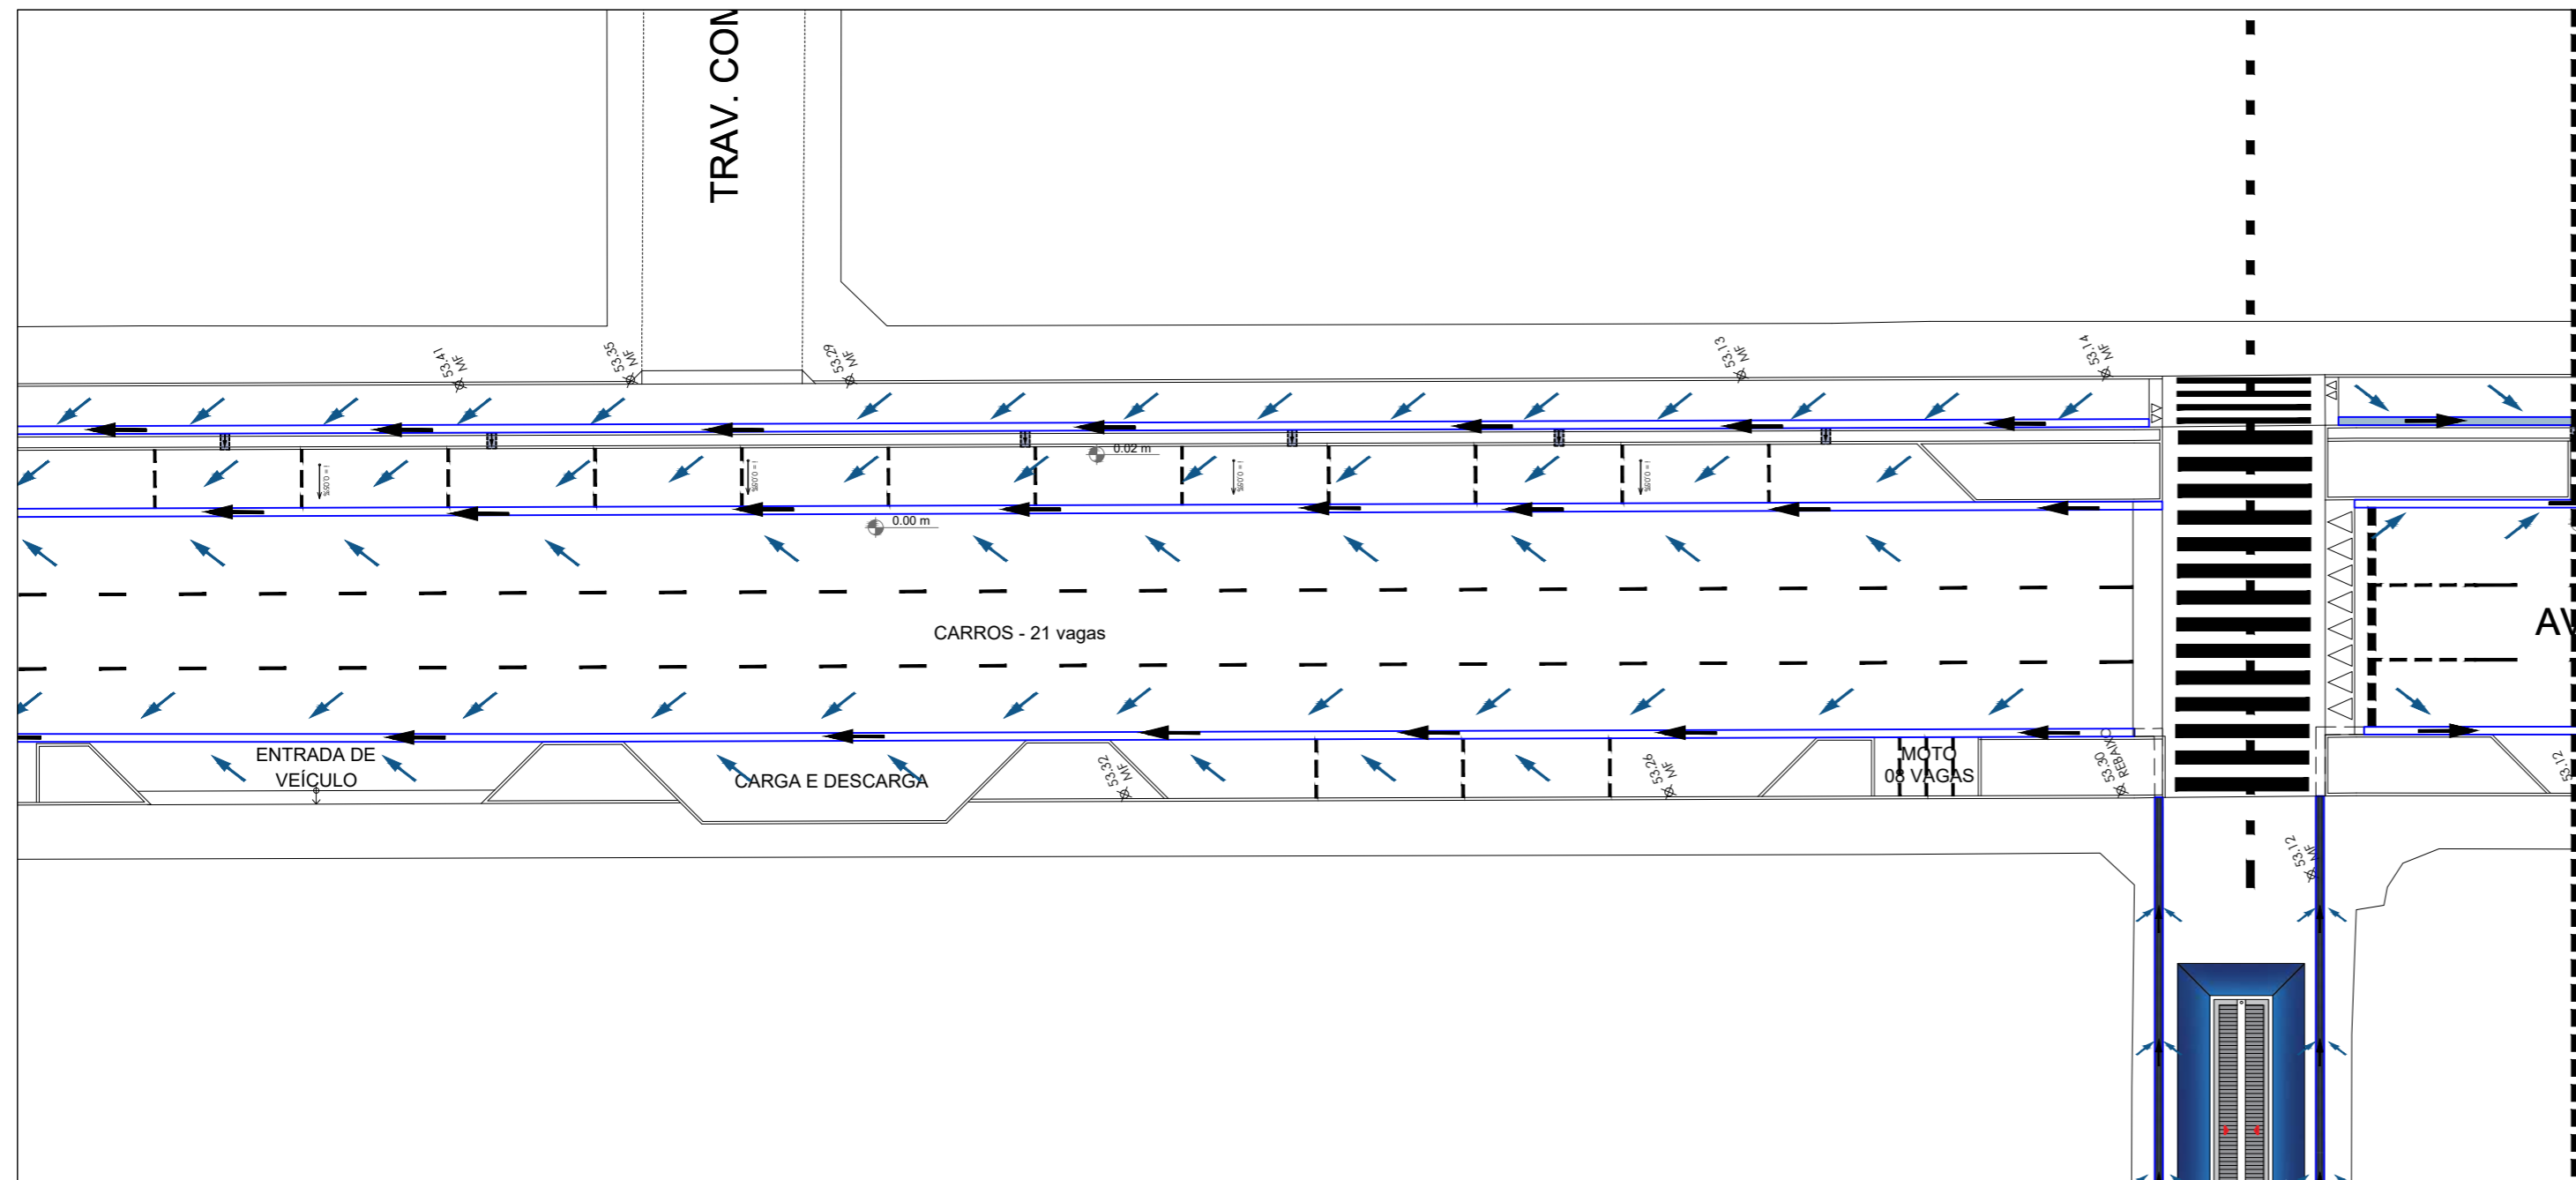

RUA COMANDANTE PETIT - TRECHO 24
escala 1/250

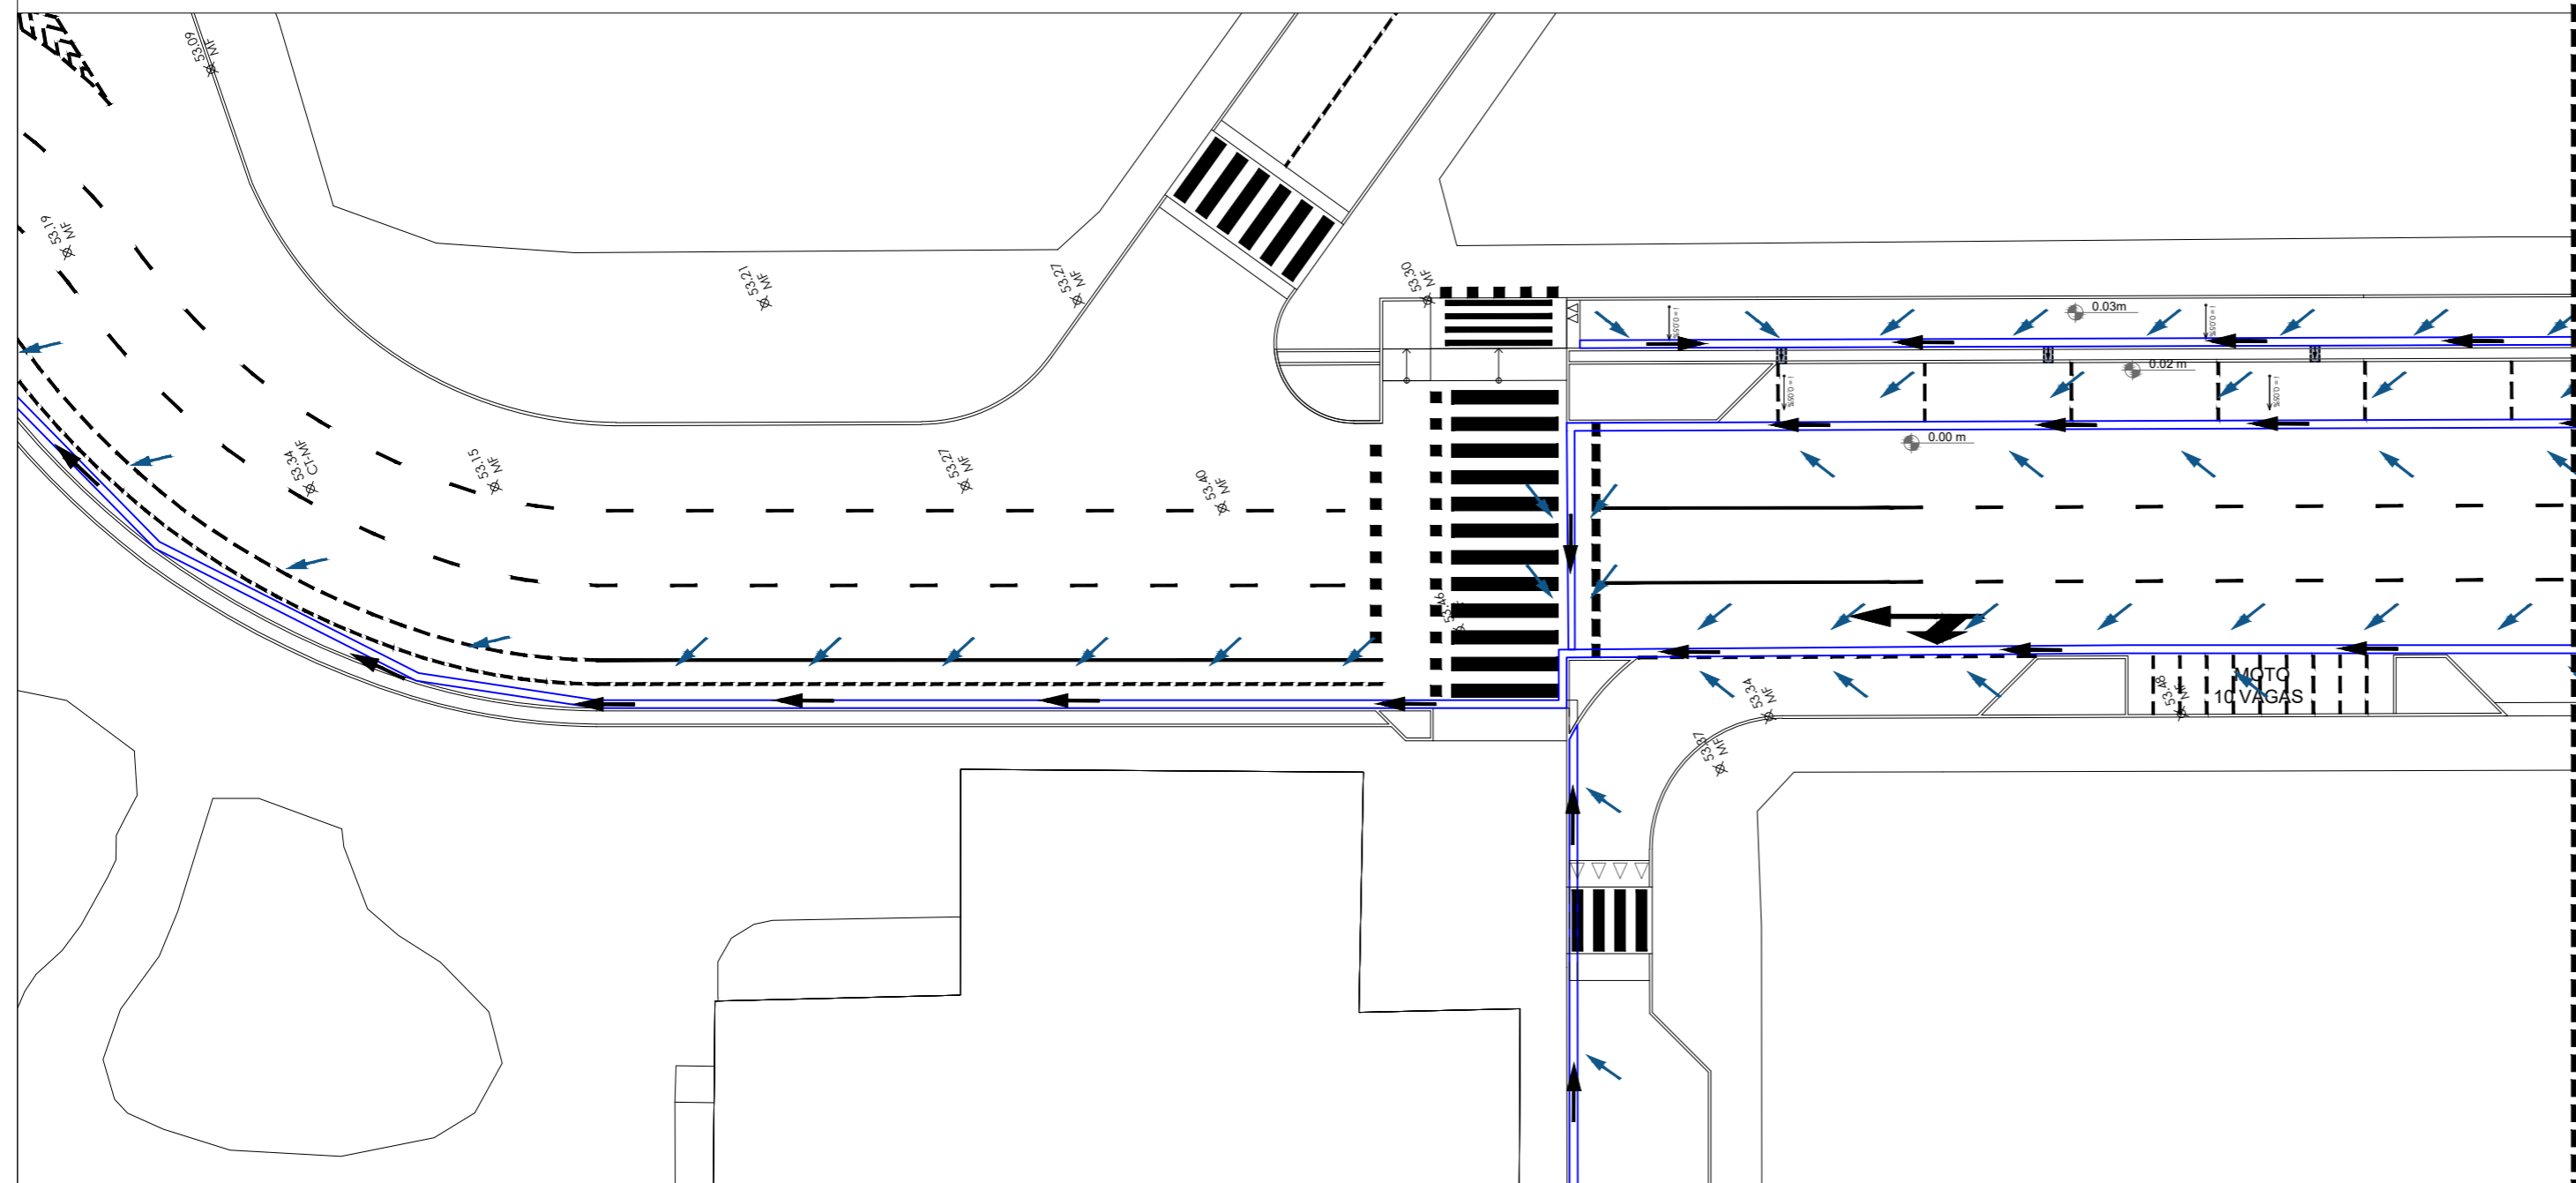

RUA COMANDANTE PETIT - TRECHO 25
escala 1/250

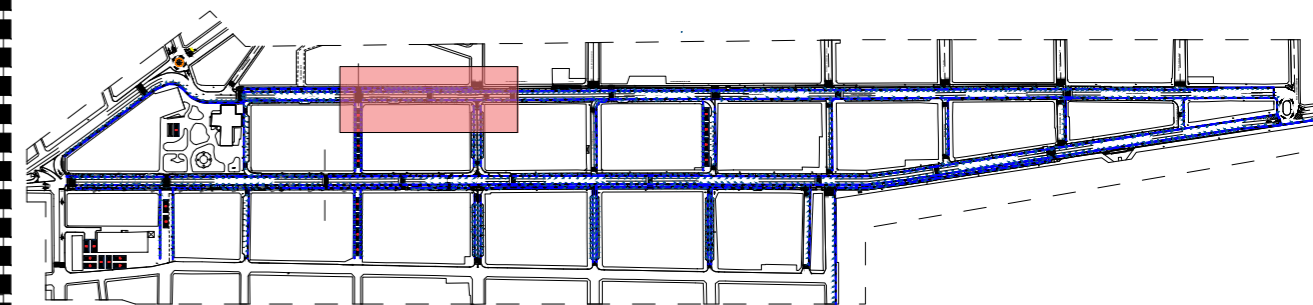

MOCKUP - CENTRO DE PARNAMIRIM
escala 1/7500



PREFEITURA DE PARNAMIRIM

SECRETARIA MUNICIPAL DE OBRAS PÚBLICAS
RUA TENENTE PEDRO RUFINO DOS SANTOS, 742
MONTE CASTELO, PARNAMIRIM/RN
CEP. 59146-160 - TELEFONE: 084 3645-5654
PREFEITO: ROSANO TAVERA
SECRETÁRIO: ALBERT JOSUA NEIO

ENGENHEIRO:

FRANKLIN ALTEVY BRUNNO WANDERLEY

CREA RN 2101795264

PROJETO:

URBANIZAÇÃO DO CENTRO DE PARNAMIRIM/RN

ENDEREÇO:

CENTRO - PARNAMIRIM/ RN

CONTEÚDO:

TRECHO 24 E TRECHO 25



ESCALA:
1/250

DATA:
AGOSTO / 2023

DESENHO:
STEPHAN

É proibido, na forma da lei Nº 9610 art. 29 do código penal, quaisquer modificações, bem como a reprodução total ou parcial deste projeto sem a prévia e expressa autorização dos ENGENHEIROS



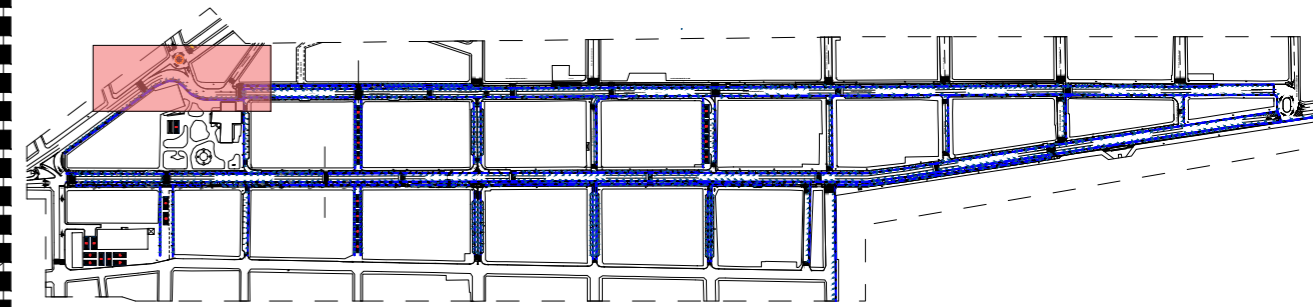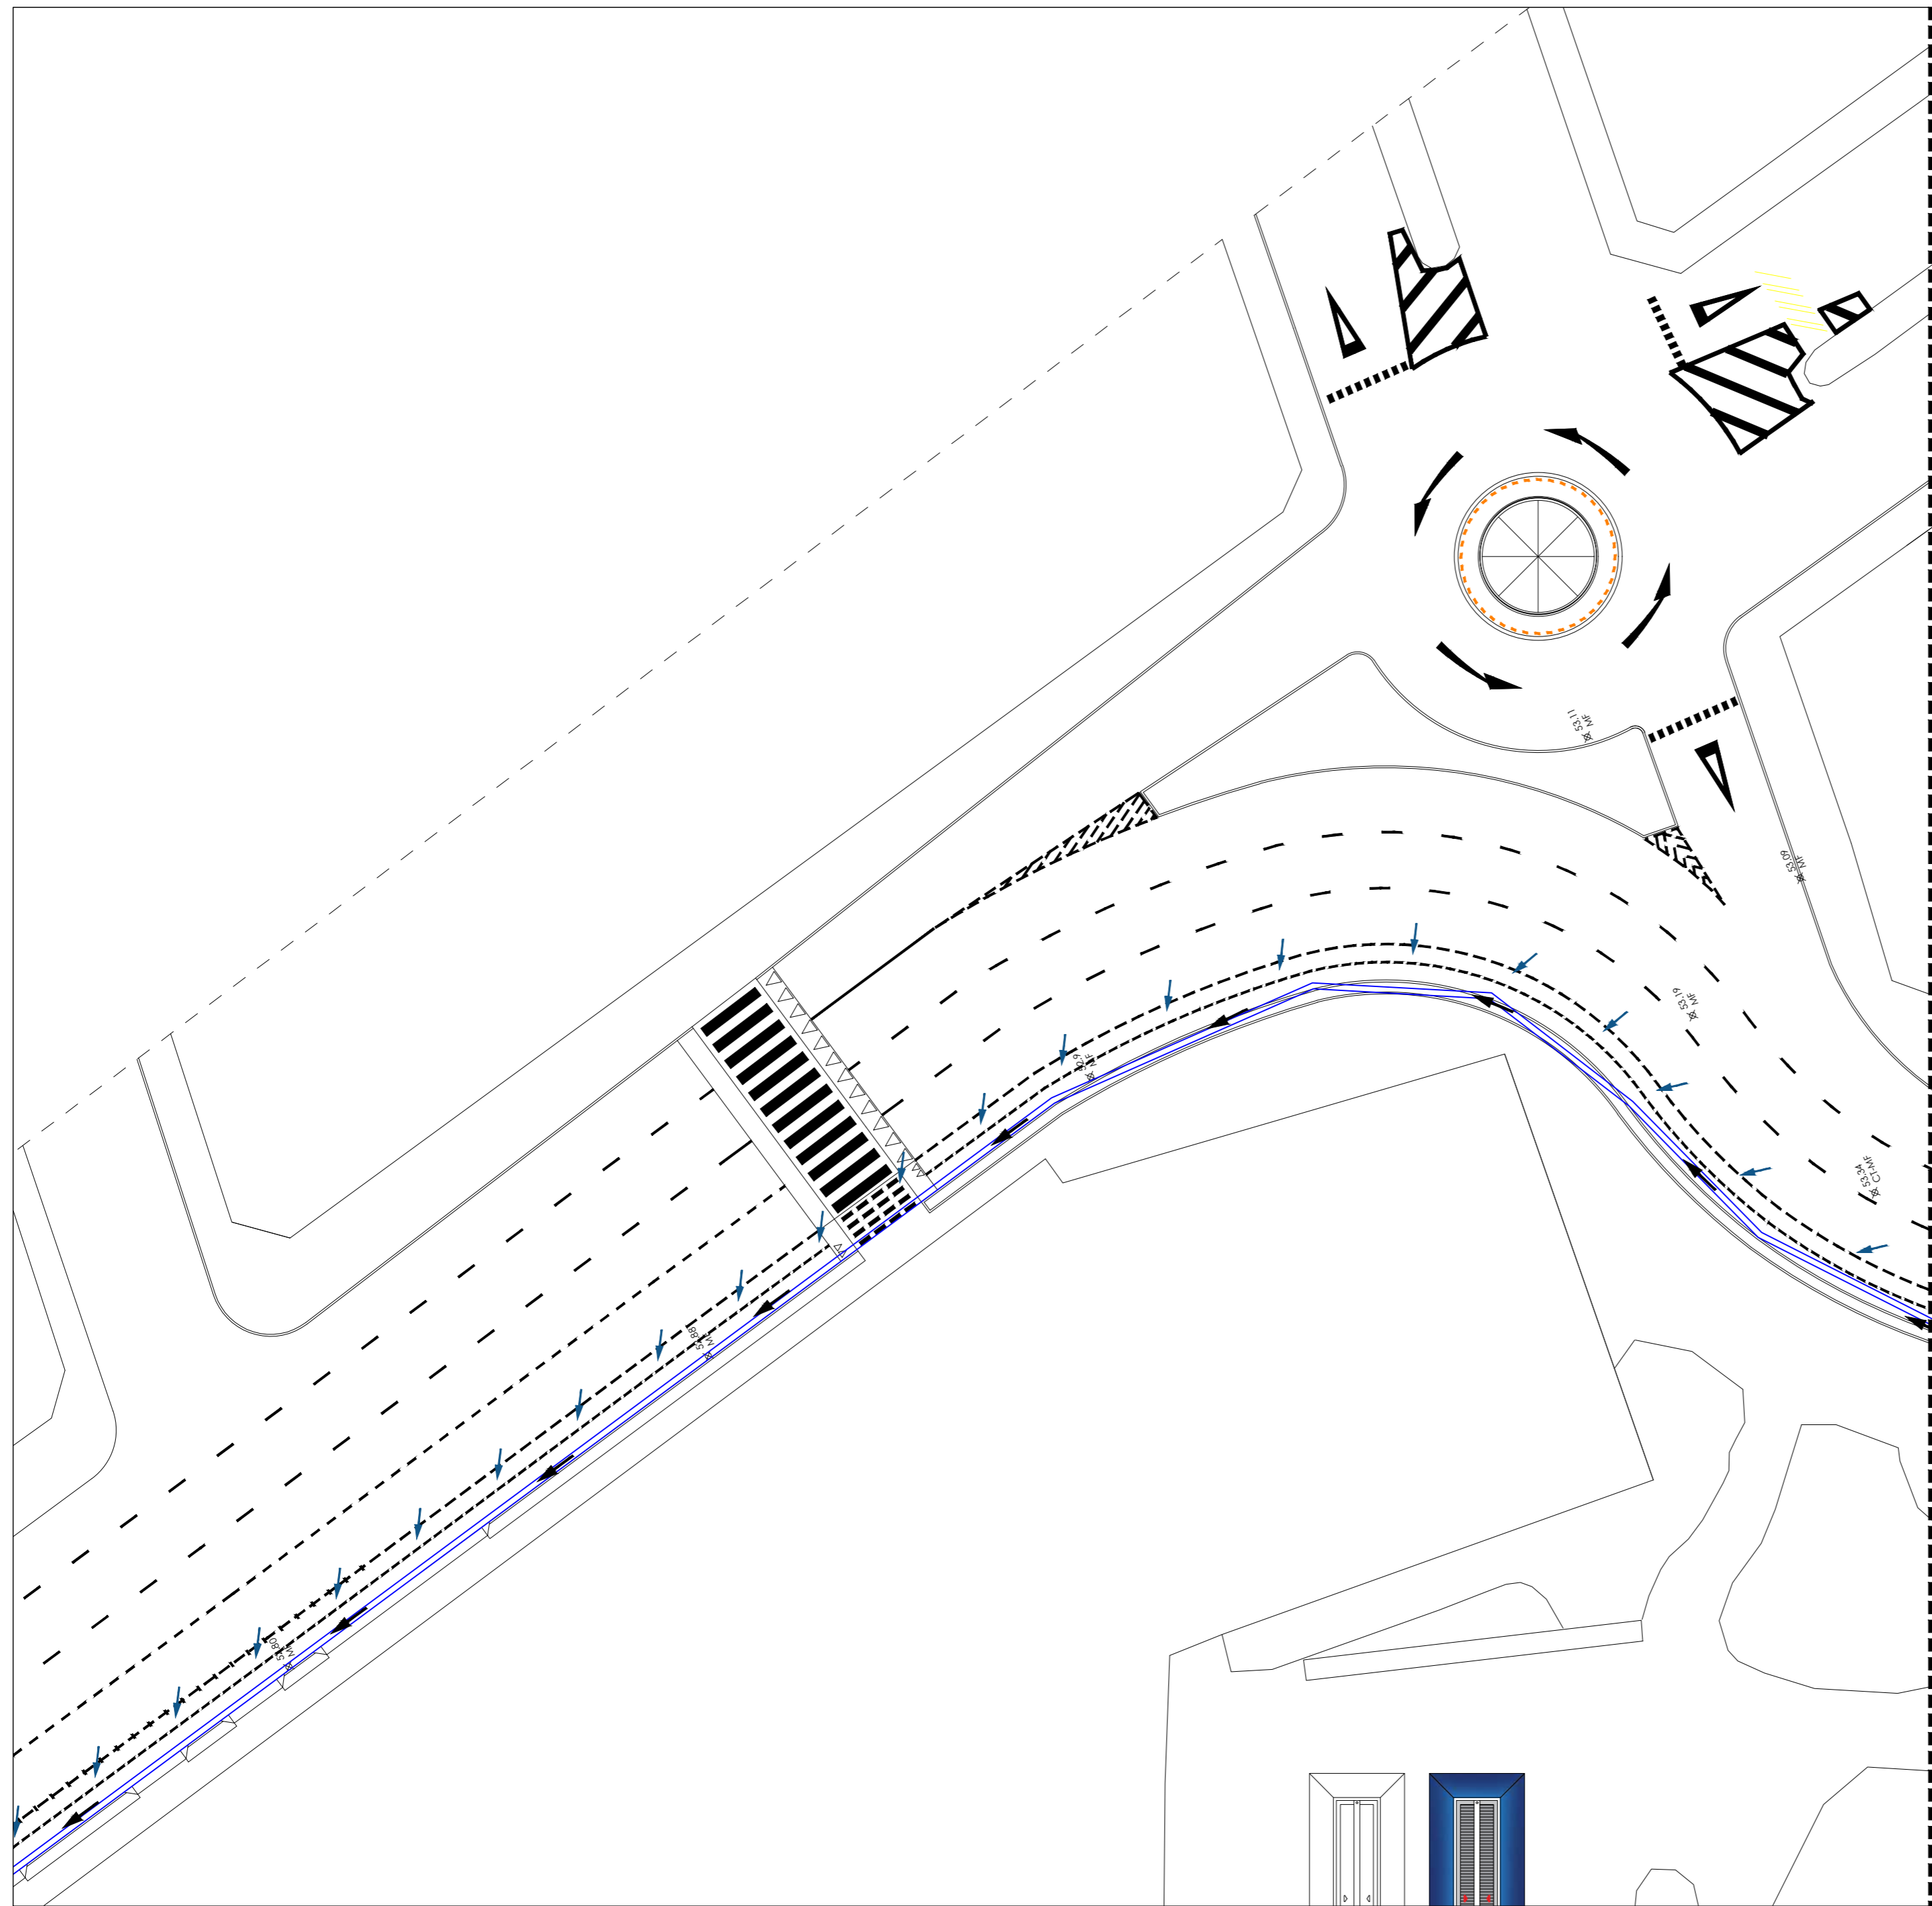

MOCKUP - CENTRO DE PARNAMIRIM
escala 1/7500

RUA COMANDANTE PETIT - TRECHO 26
escala 1/250



PREFEITURA DE PARNAMIRIM

SECRETARIA MUNICIPAL DE OBRAS PÚBLICAS
RUA TENENTE PEDRO RUFINO DOS SANTOS, 742
MONTE CASTELO, PARNAMIRIM/RN
CEP. 59146-160 - TELEFONE: 084 3645-5654
PREFEITO: ROSANO TAVEIRA
SECRETÁRIO: ALBERT JOSUA NEIO

ENGENHEIRO:

FRANKLIN ALTEVY BRUNNO WANDERLEY

PROJETO:

CREA RN 2101795264

URBANIZAÇÃO DO CENTRO DE PARNAMIRIM/RN

ENDEREÇO:

CENTRO - PARNAMIRIM/ RN

CONTEÚDO:

TRECHO 26

ESCALA:
1/250


DATA:
AGOSTO / 2023

DESENHO:
STEPHAN


É proibido, na forma da lei Nº 9610 art. 29 do código penal, quaisquer modificações, bem como a reprodução total ou parcial deste projeto sem a prévia e expressa autorização dos ENGENHEIROS

16 / 26



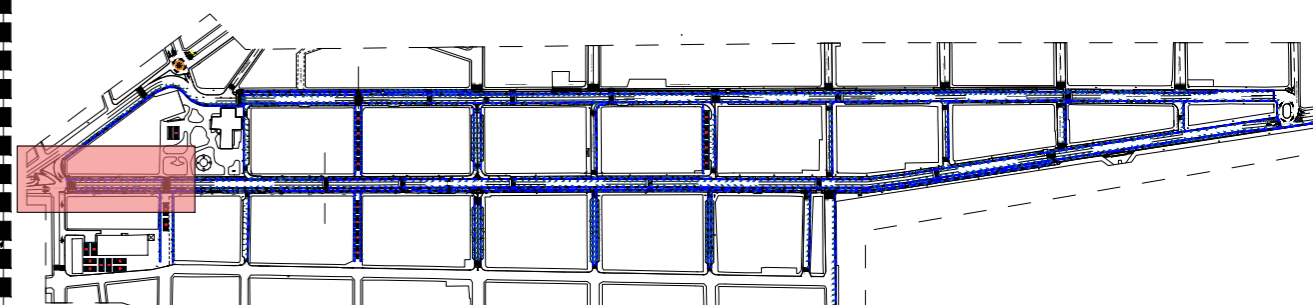

MOCKUP - CENTRO DE PARNAMIRIM
escala 1/7500

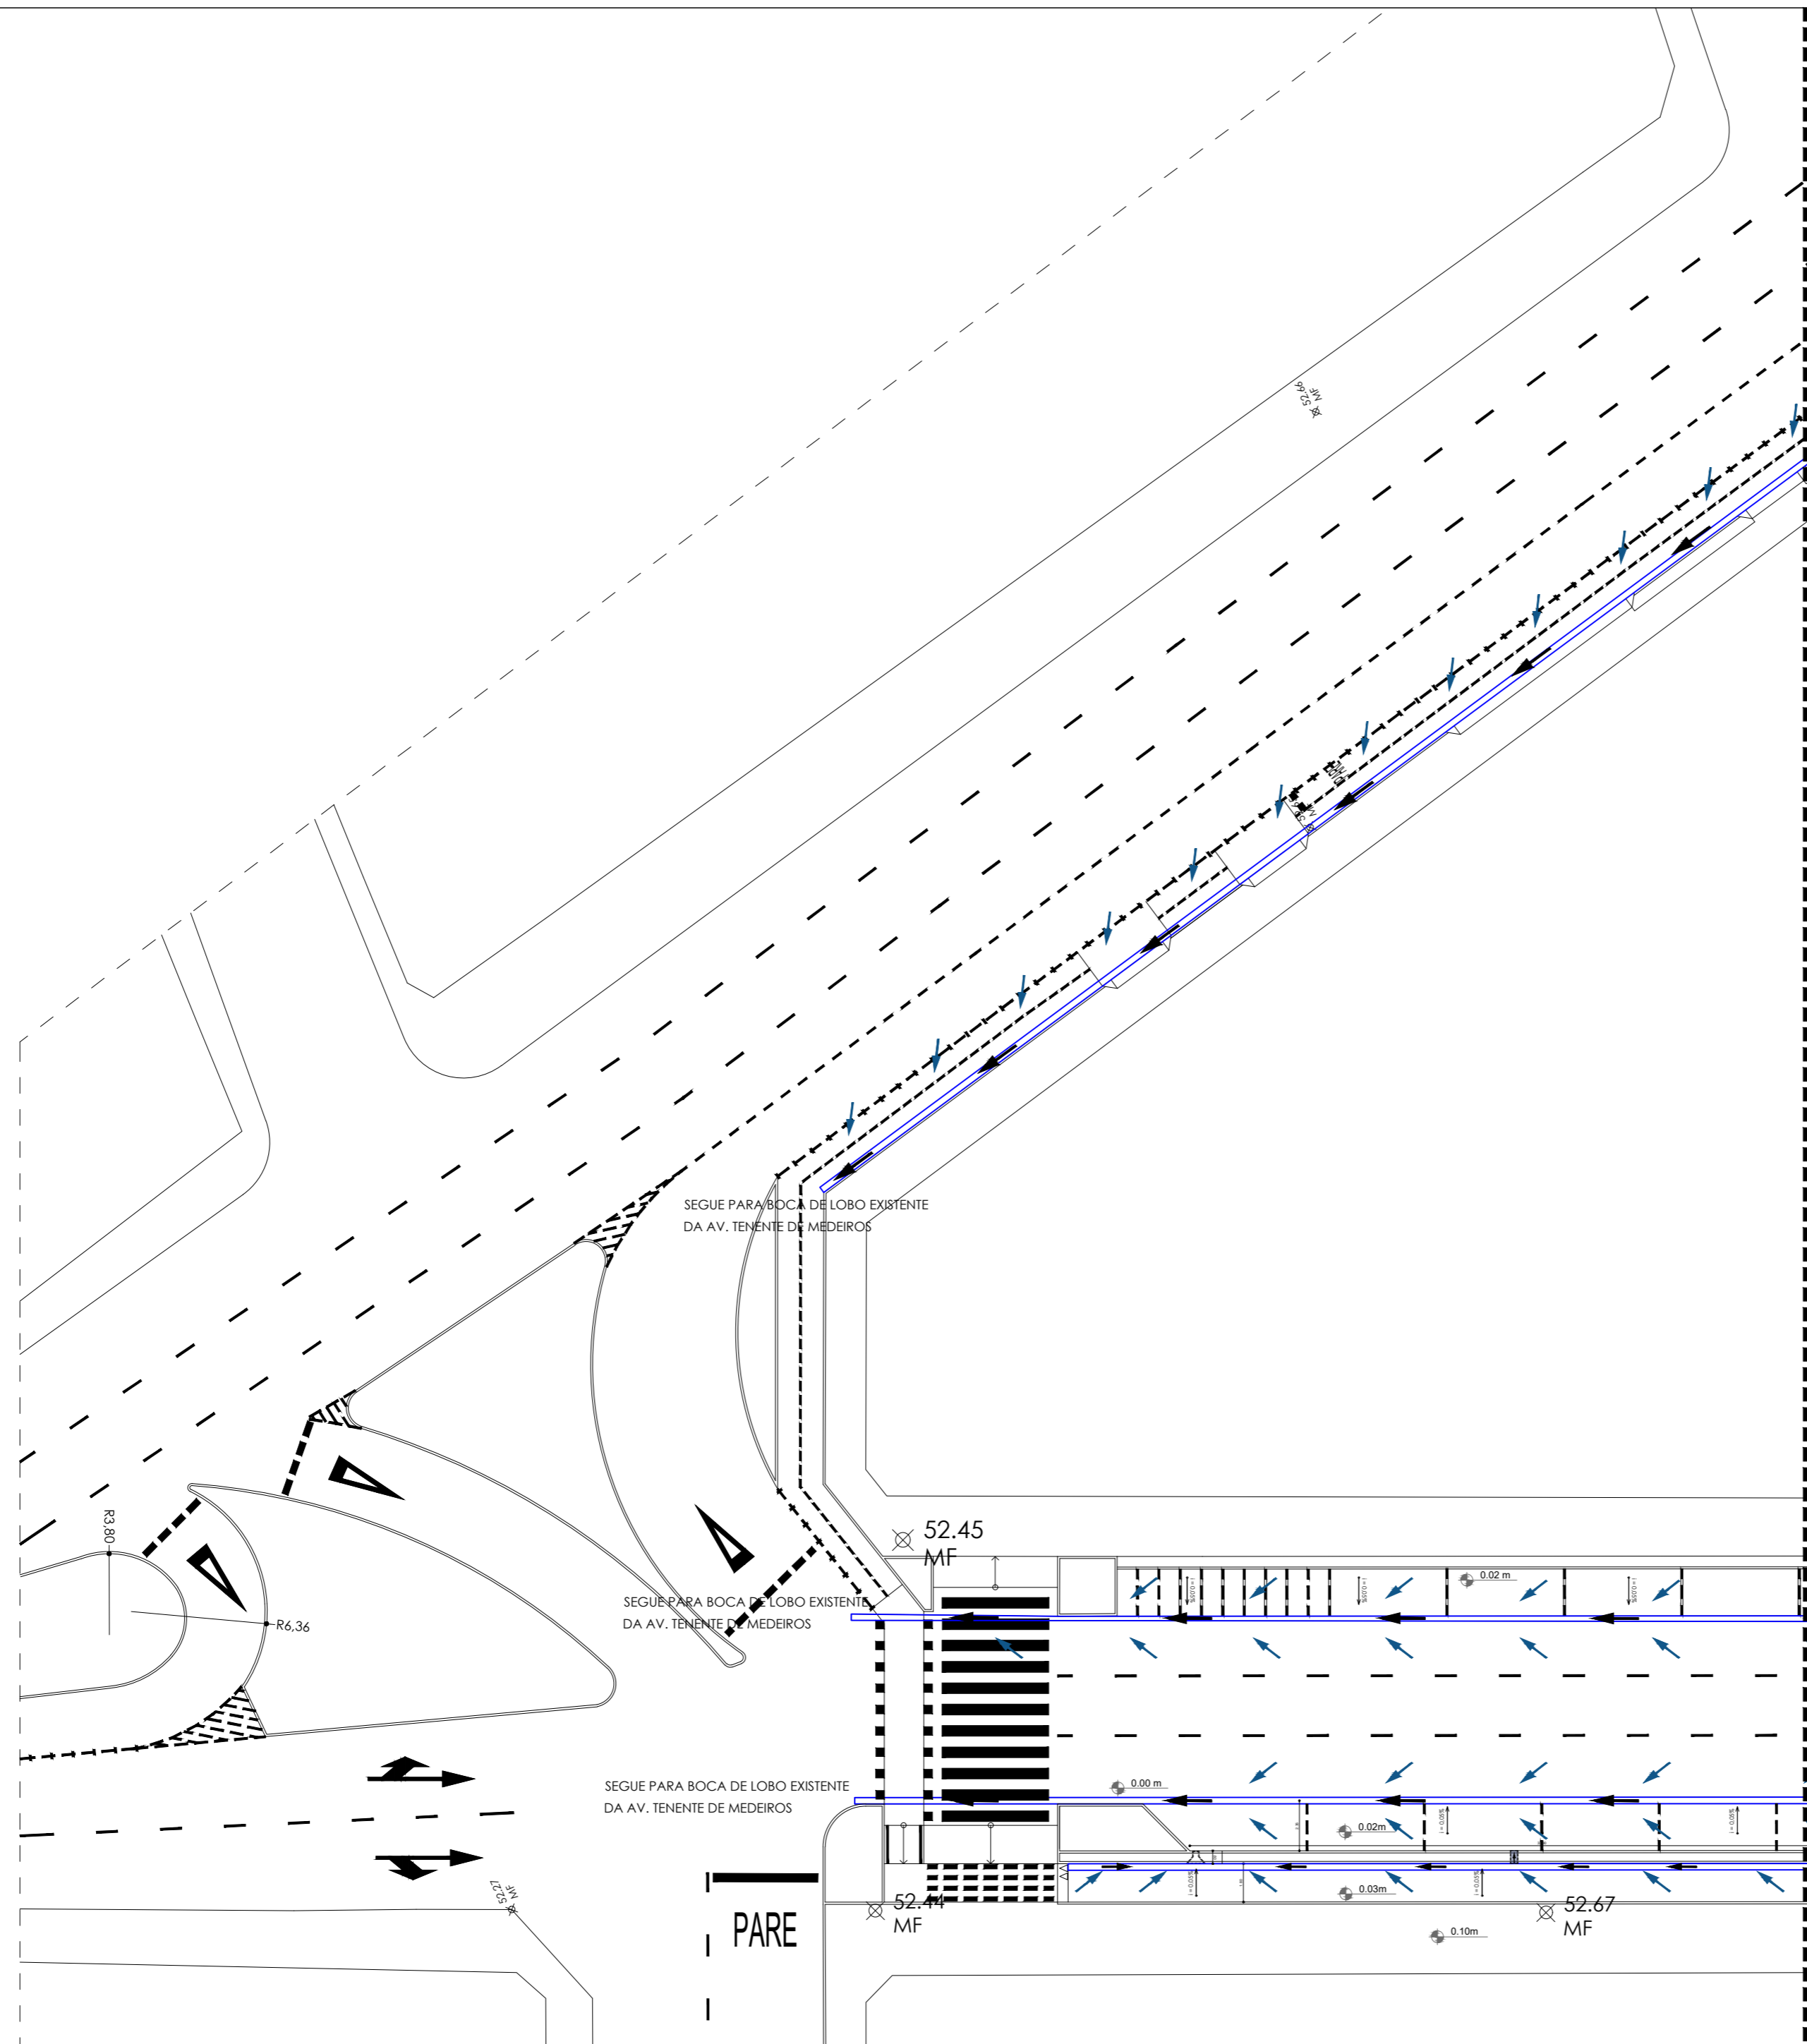

RUA COMANDANTE PETIT - TRECHO 27
escala 1/250



PREFEITURA DE PARNAMIRIM

SECRETARIA MUNICIPAL DE OBRAS PÚBLICAS
RUA TENENTE PEDRO RUFINO DOS SANTOS, 742
MONTE CASTELO, PARNAMIRIM/RN
CEP. 59146-160 - TELEFONE: 084 3645-5654
PREFEITO: ROSANO TAVERNA
SECRETÁRIO: ALBERT JOSUA NEIO

ENGENHEIRO:
FRANKLIN ALTEVY BRUNNO WANDERLEY

PROJETO: CREA RN 2101795264

URBANIZAÇÃO DO CENTRO DE PARNAMIRIM/RN



ENDEREÇO:
CENTRO - PARNAMIRIM/ RN

CONTEÚDO:
TRECHO 27

ESCALA: 1/250 DATA: AGOSTO / 2023 DESENHO: STEPHAN

É proibido, na forma da lei Nº 9610 art. 29 do código penal, quaisquer modificações, bem como a reprodução total ou parcial deste projeto sem a prévia e expressa autorização dos ENGENHEIROS



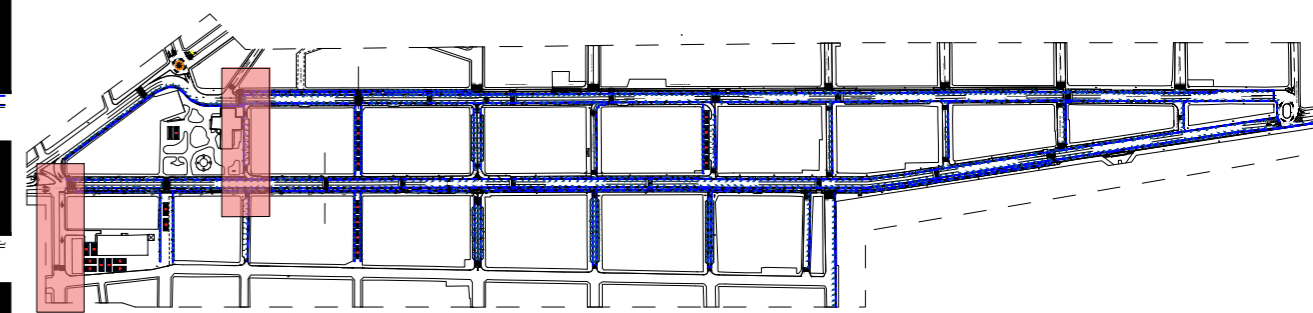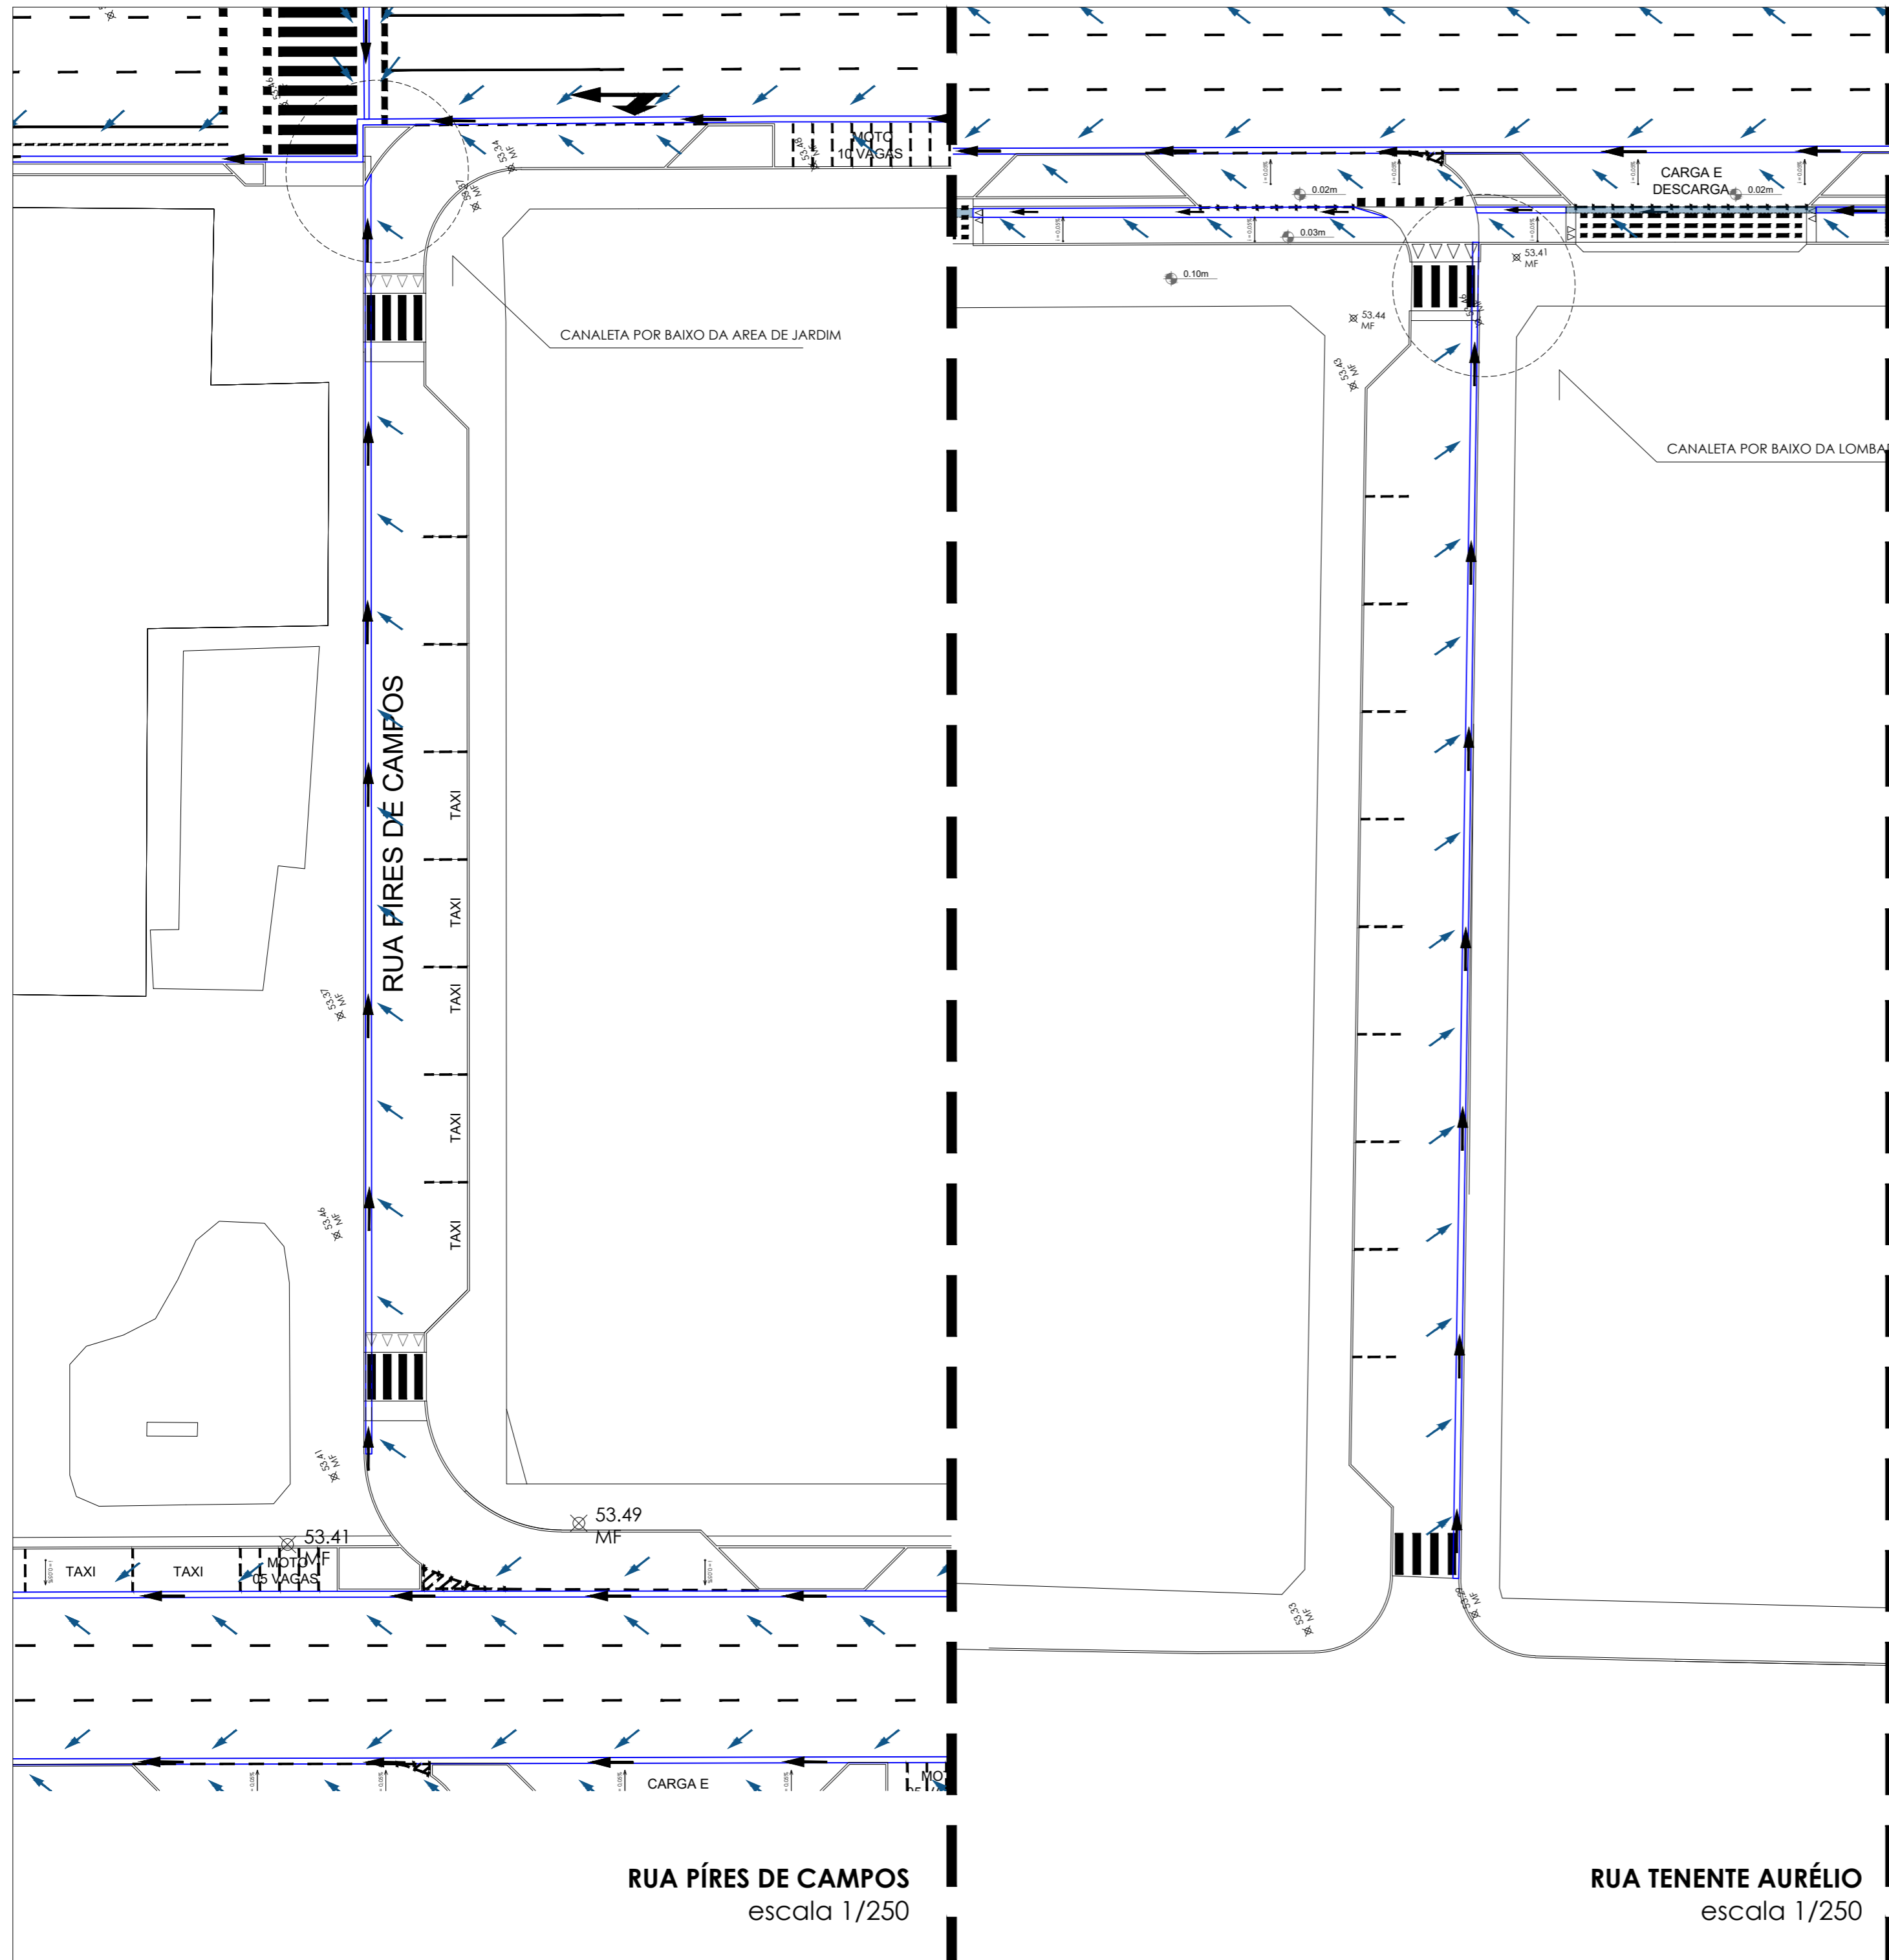

MOCKUP - CENTRO DE PARNAMIRIM
escala 1/7500

RUA PÍRES DE CAMPOS
escala 1/250

RUA TENENTE AURÉLIO
escala 1/250



PREFEITURA DE PARNAMIRIM

SECRETARIA MUNICIPAL DE OBRAS PÚBLICAS
RUA TENENTE PEDRO RUFINO DOS SANTOS, 742
MONTE CASTELO, PARNAMIRIM/RN
CEP. 59146-160 - TELEFONE: 084 3645-5654
PREFEITO: ROSANO TAVEIRA
SECRETÁRIO: ALBERT JOSUA NEIO

ENGENHEIRO:

FRANKLIN ALTEVY BRUNNO WANDERLEY
CREA RN 2101795264

PROJETO:

URBANIZAÇÃO DO CENTRO DE PARNAMIRIM/RN

ENDEREÇO:

CENTRO - PARNAMIRIM/ RN

CONTEÚDO:

RUA TENENTE AURÉLIO E RUA PÍRES DE CAMPOS



ESCALA:
1/250

DATA:
AGOSTO / 2023


DESENHO:
STEPHAN

É proibido, na forma da lei Nº 9610 art. 29 do código penal, quaisquer modificações, bem como a reprodução total ou parcial deste projeto sem a prévia e expressa autorização dos ENGENHEIROS



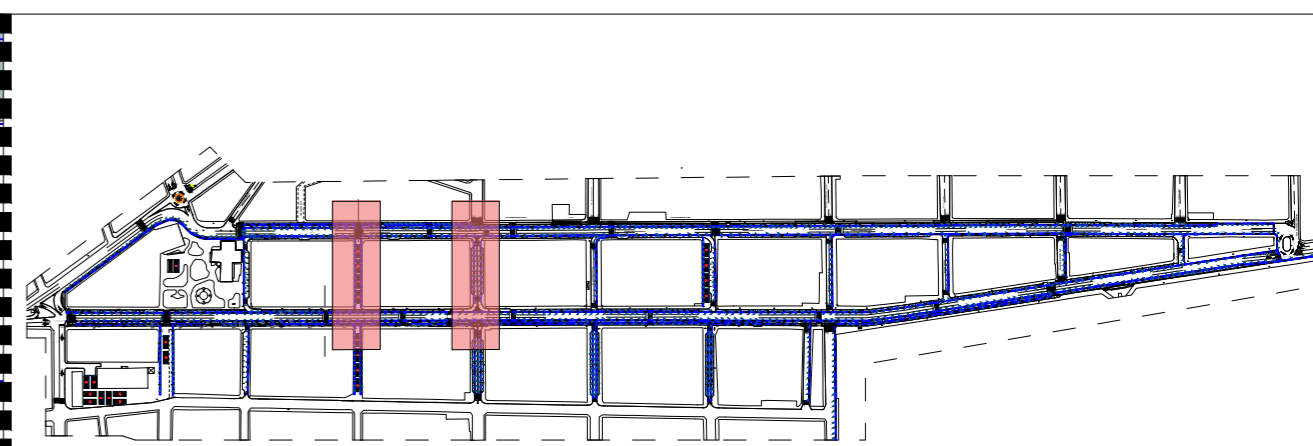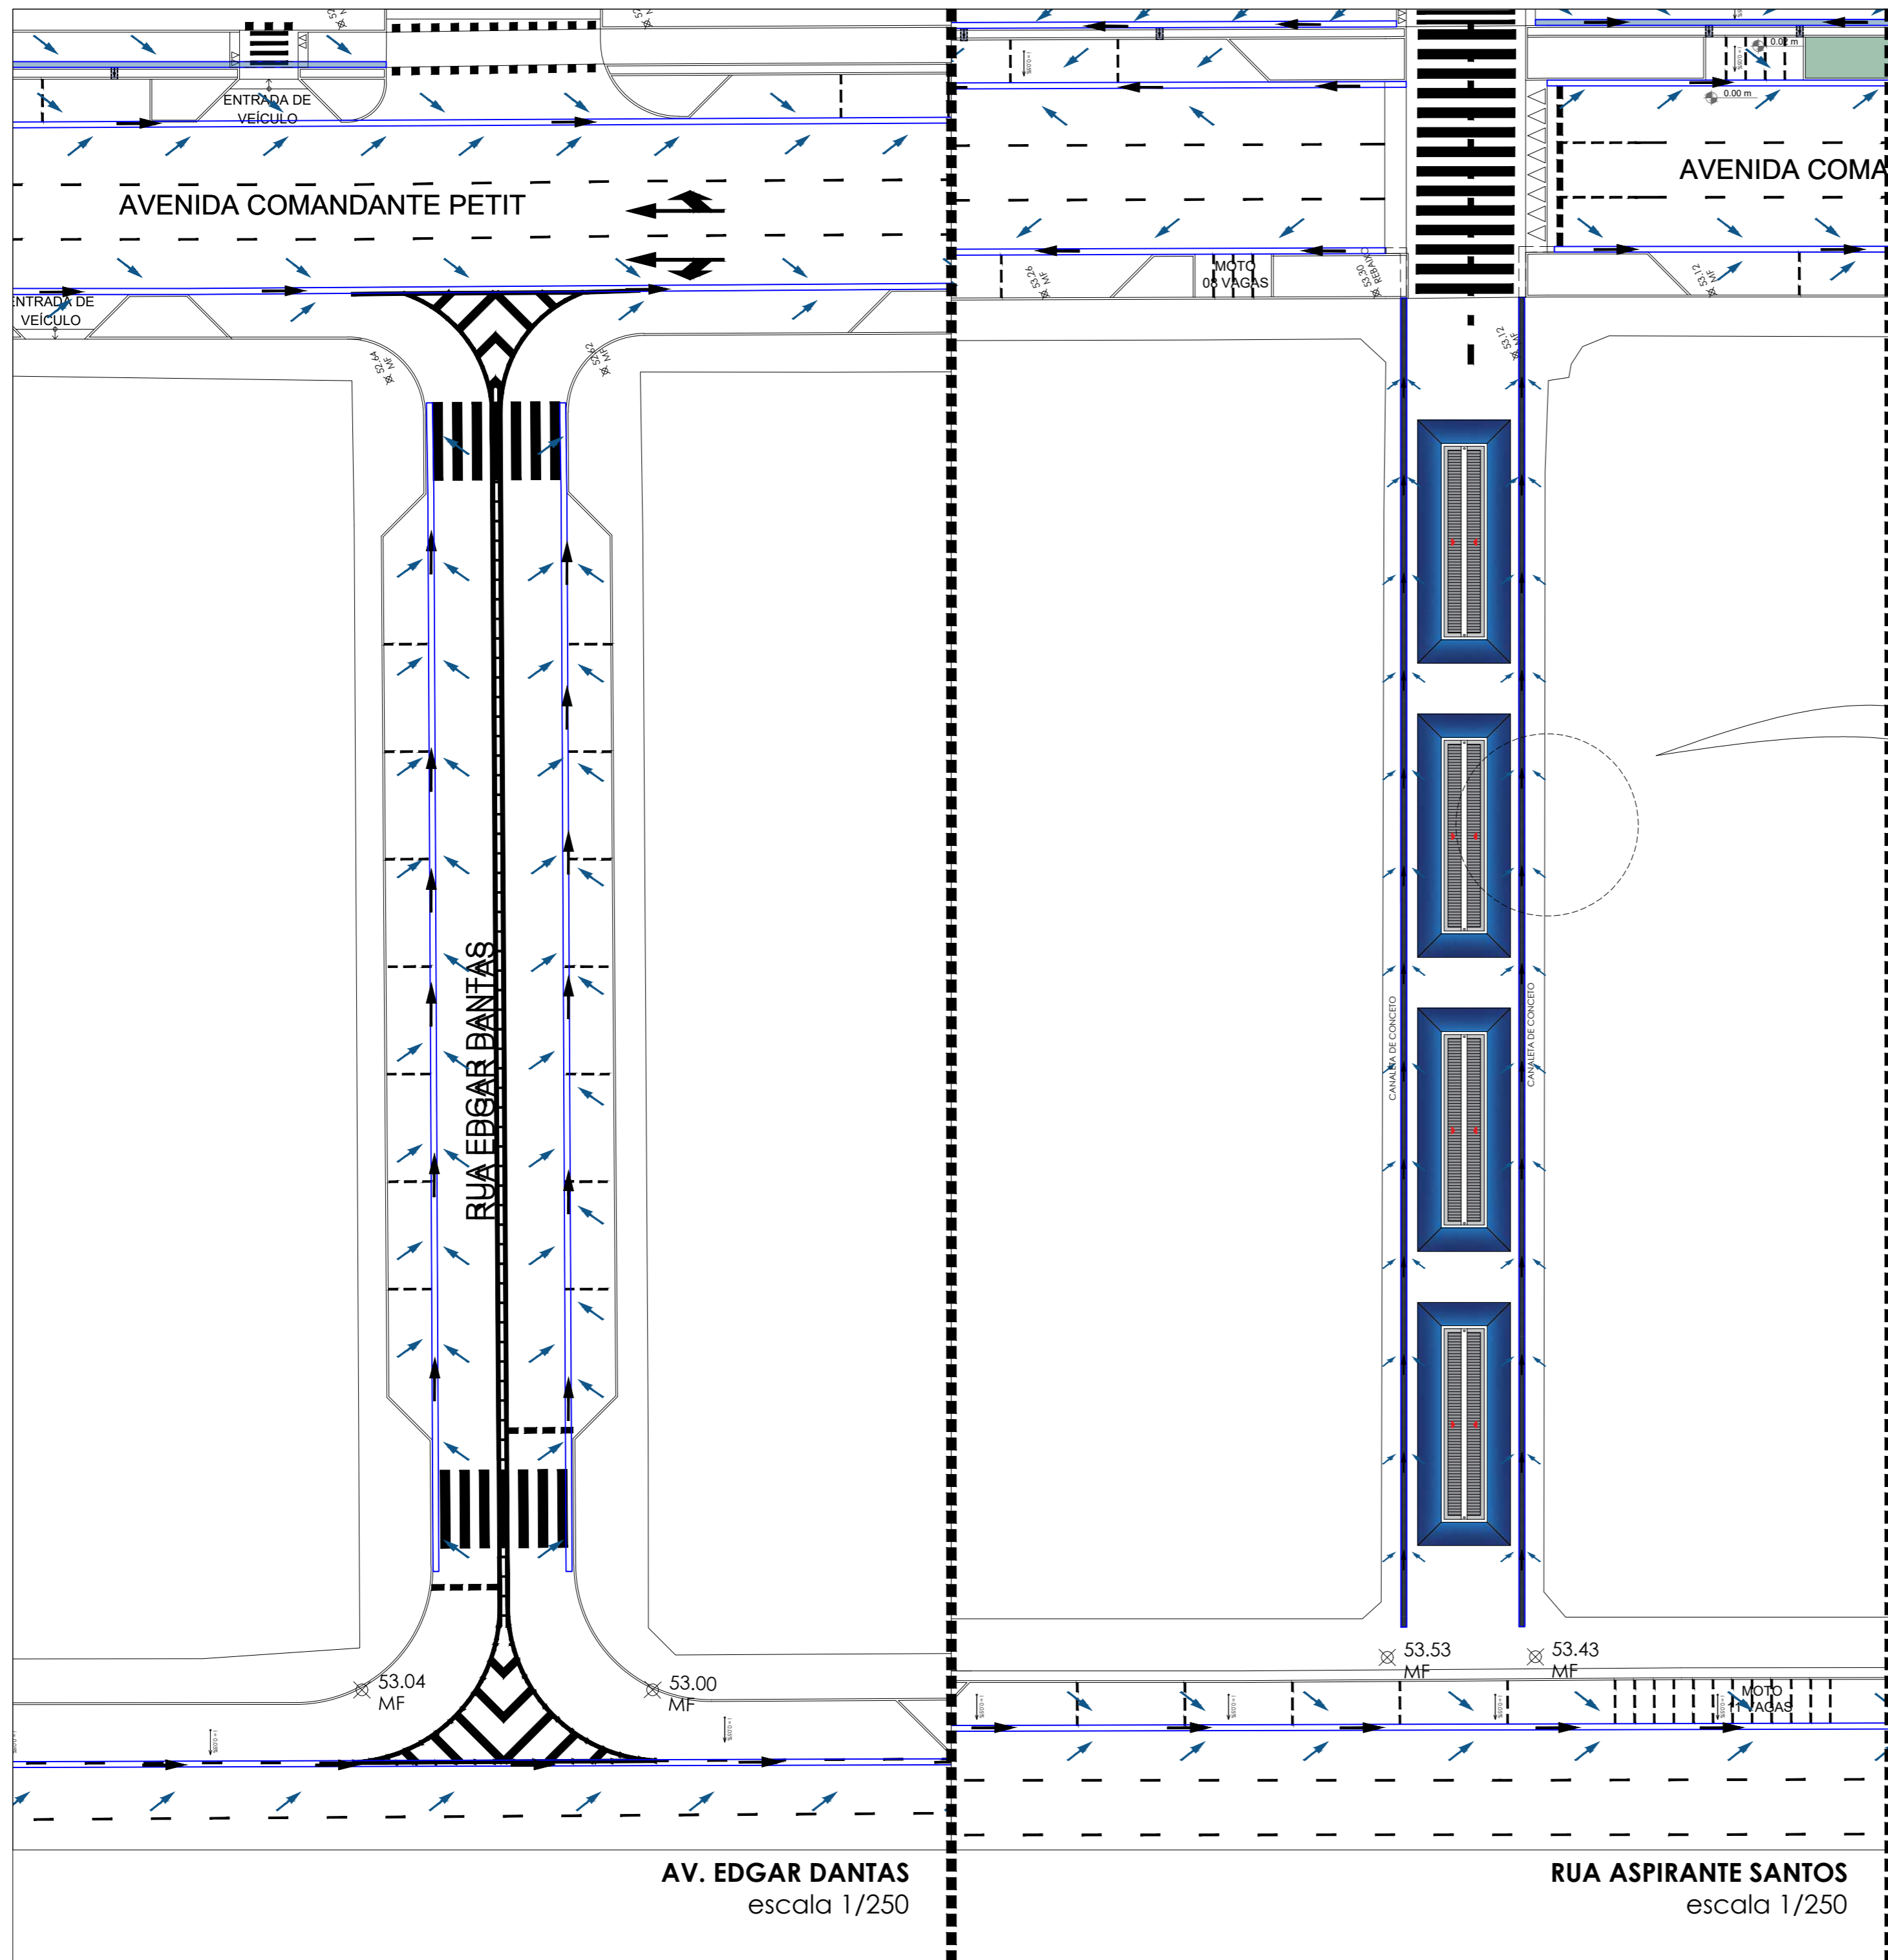

MOCKUP - CENTRO DE PARNAMIRIM
escala 1/7500

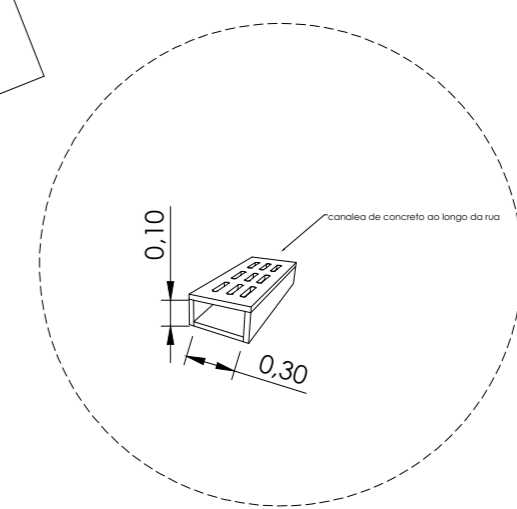

PREFEITURA DE PARNAMIRIM

SECRETARIA MUNICIPAL DE OBRAS PÚBLICAS
RUA TENENTE PEDRO RUFINO DOS SANTOS, 742
MONTE CASTELO, PARNAMIRIM/RN
CEP. 59146-160 - TELEFONE: 084 3645-5654
PREFEITO: ROSANO TAVIEIRA
SECRETÁRIO: ALBERT JOSUA NEIO

ENGENHEIRO:

FRANKLIN ALTEVY BRUNNO WANDERLEY

PROJETO: CREA RN 2101795264
URBANIZAÇÃO DO CENTRO DE PARNAMIRIM/RN

ENDEREÇO:
CENTRO - PARNAMIRIM/ RN

CONTEÚDO:
RUA ASPIRANTE SANTOS E AV. EDGAR DANTAS



ESCALA: 1/250 DATA: AGOSTO / 2023 DESENHO: STEPHAN

É proibido, na forma da lei nº 9610 art. 29 do código penal, quaisquer modificações, bem como a reprodução total ou parcial deste projeto sem a prévia e expressa autorização dos ENGENHEIROS


AV. EDGAR DANTAS
escala 1/250

RUA ASPIRANTE SANTOS
escala 1/250



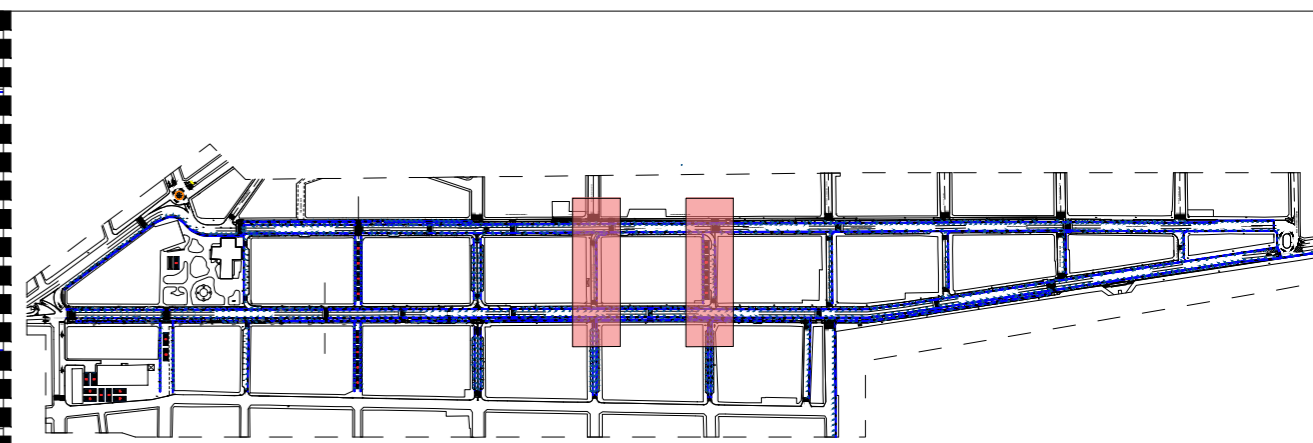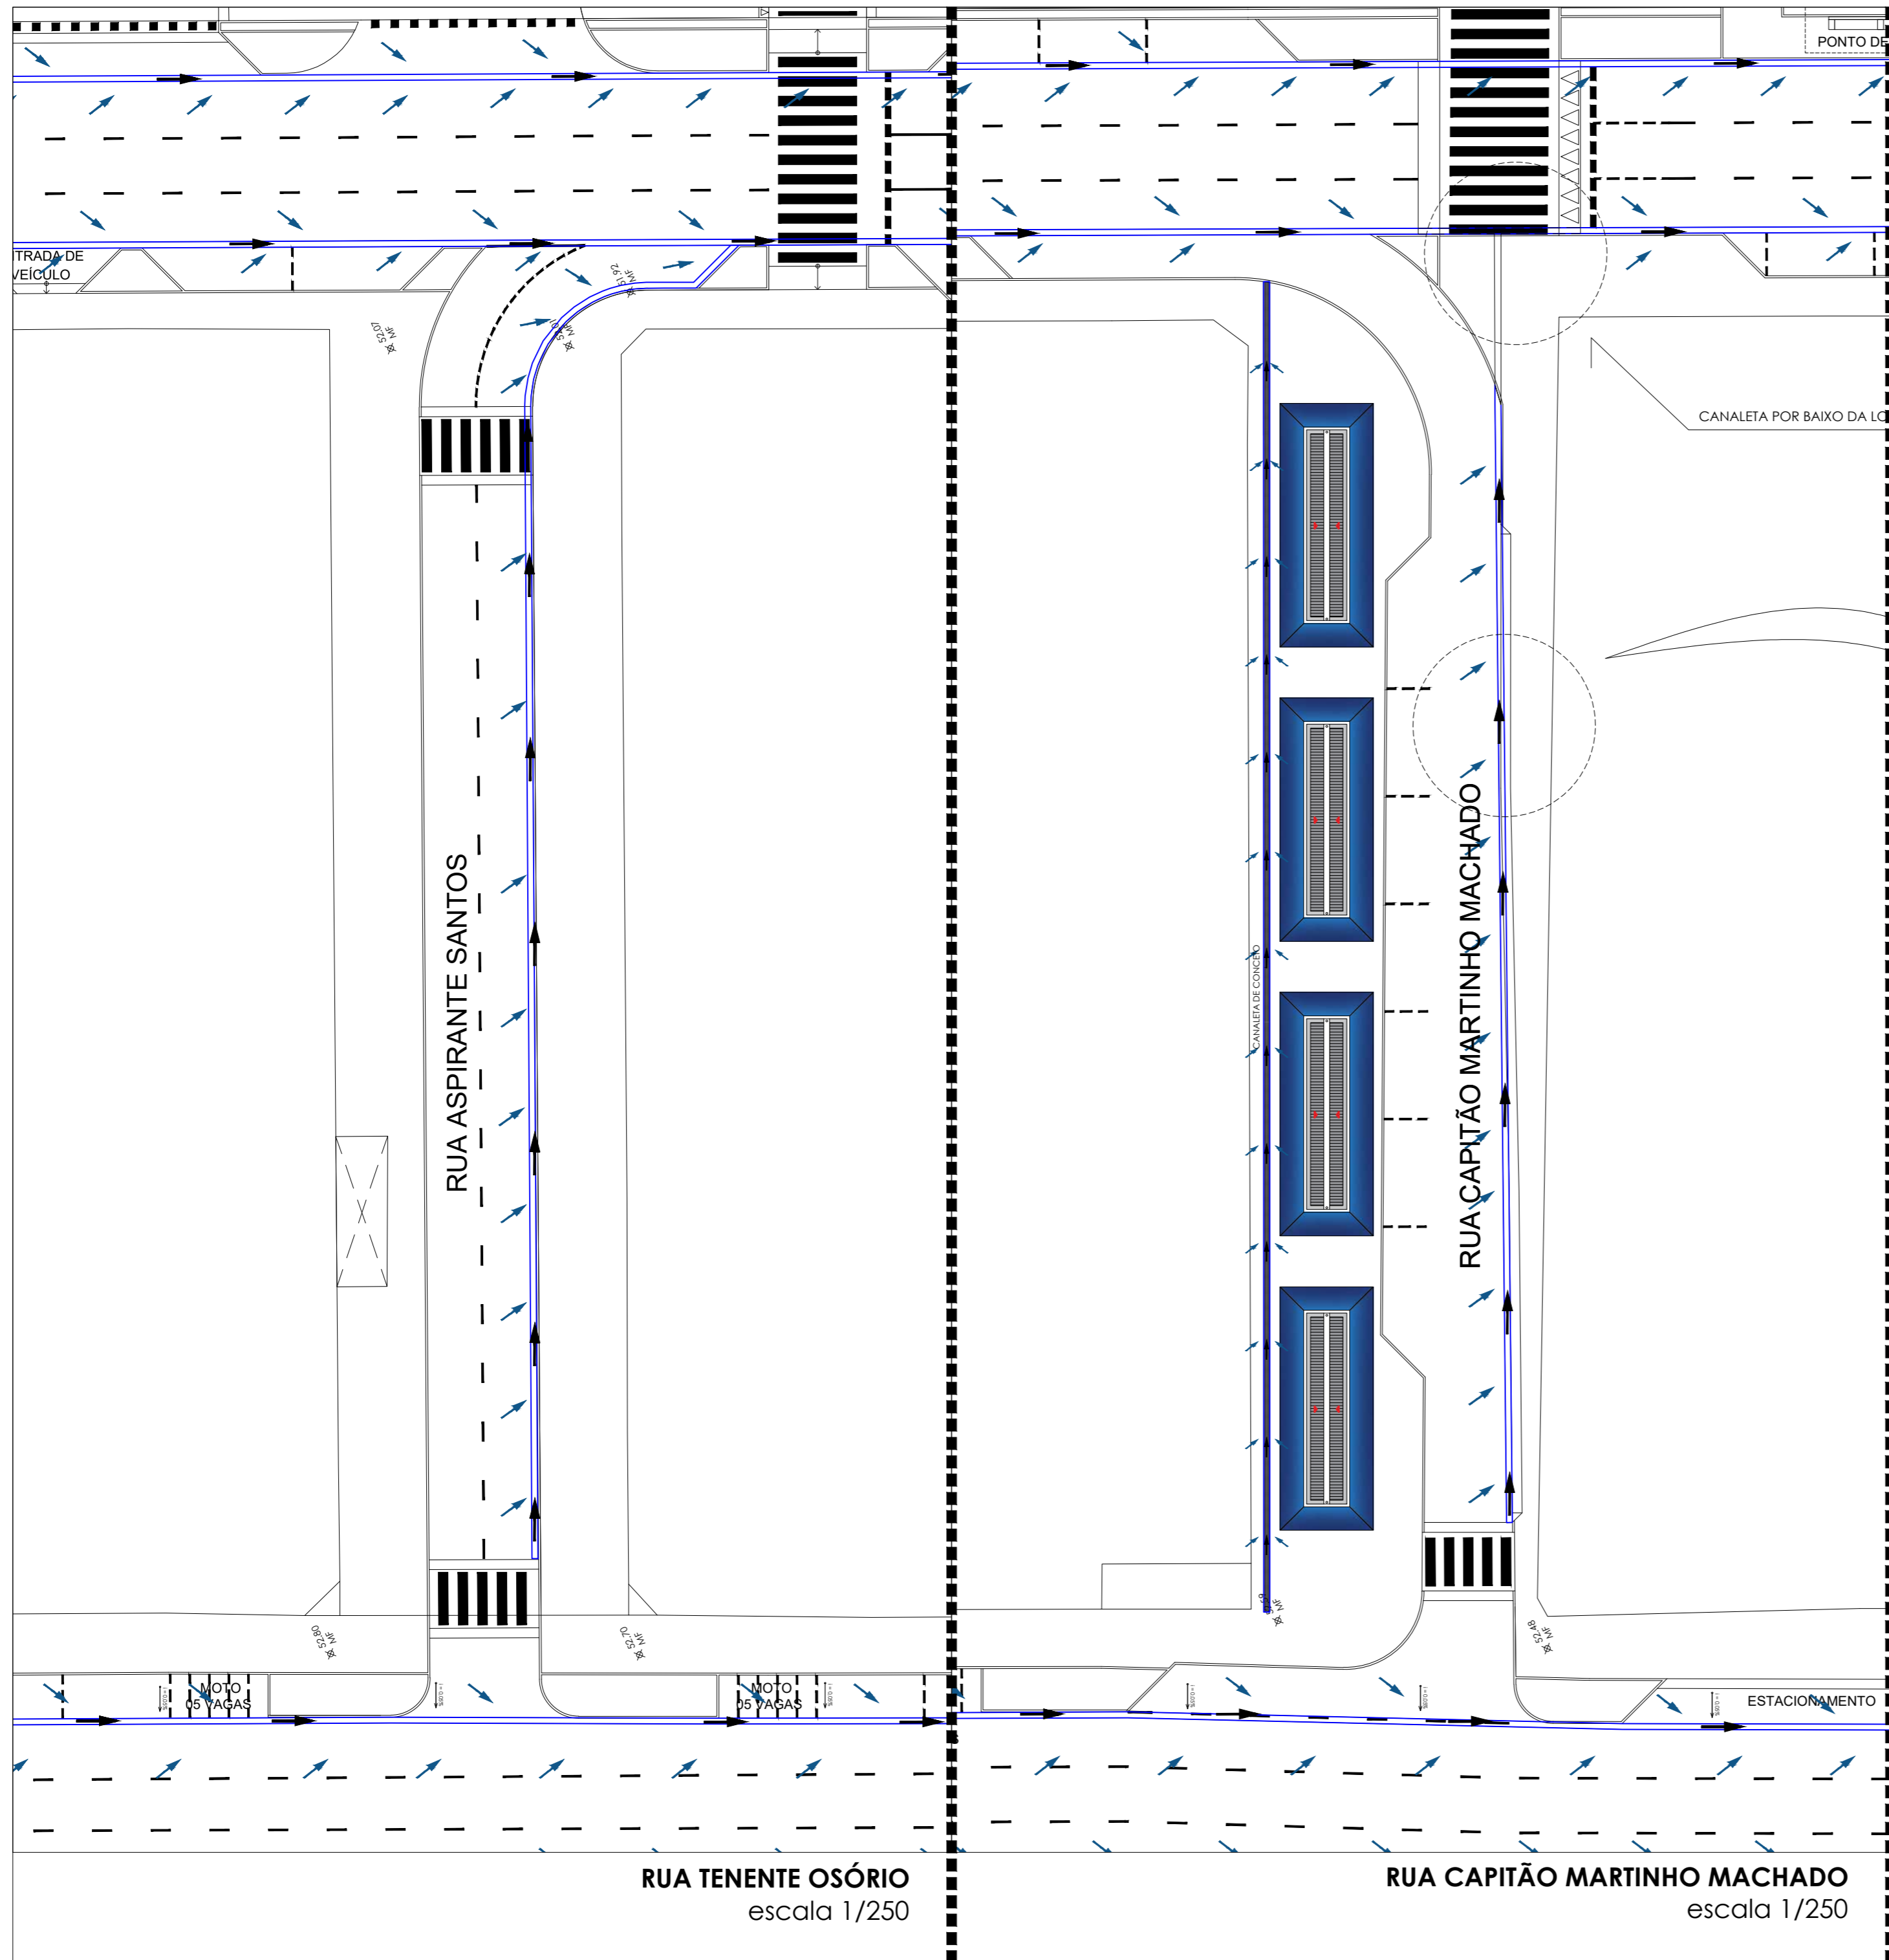

MOCKUP - CENTRO DE PARNAMIRIM
escala 1/7500

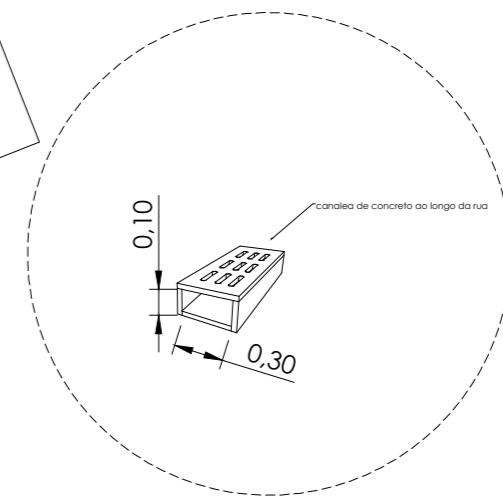

PREFEITURA DE PARNAMIRIM

SECRETARIA MUNICIPAL DE OBRAS PÚBLICAS
RUA TENENTE PEDRO RUFINO DOS SANTOS, 742
MONTE CASTELO, PARNAMIRIM/RN
CEP. 59146-160 - TELEFONE: 084 3645-5654
PREFEITO: ROSANO TAVERNA
SECRETÁRIO: ALBERT JOSUA NEIO

ENGENHEIRO:

FRANKLIN ALTEVY BRUNNO WANDERLEY

PROJETO: URBANIZAÇÃO DO CENTRO DE PARNAMIRIM/RN CREA RN 2101795264

ENDEREÇO:
CENTRO - PARNAMIRIM/ RN

CONTEÚDO:
RUA TENENTE OSÓRIO E RUA CAPITÃO MARTINHO MACHADO



ESCALA: 1/250 DATA: AGOSTO / 2023 DESENHO: STEPHAN

É proibido, na forma da lei Nº 9610 art. 29 do código penal, quaisquer modificações, bem como a reprodução total ou parcial deste projeto sem a prévia e expressa autorização dos ENGENHEIROS

RUA TENENTE OSÓRIO
escala 1/250

RUA CAPITÃO MARTINHO MACHADO
escala 1/250



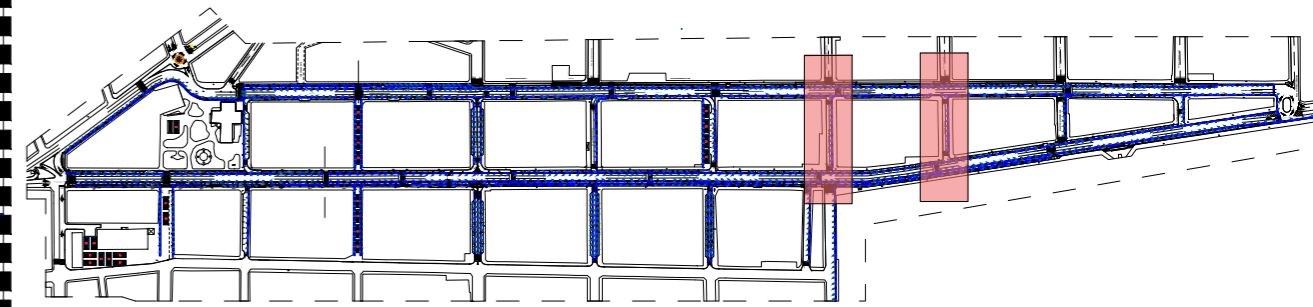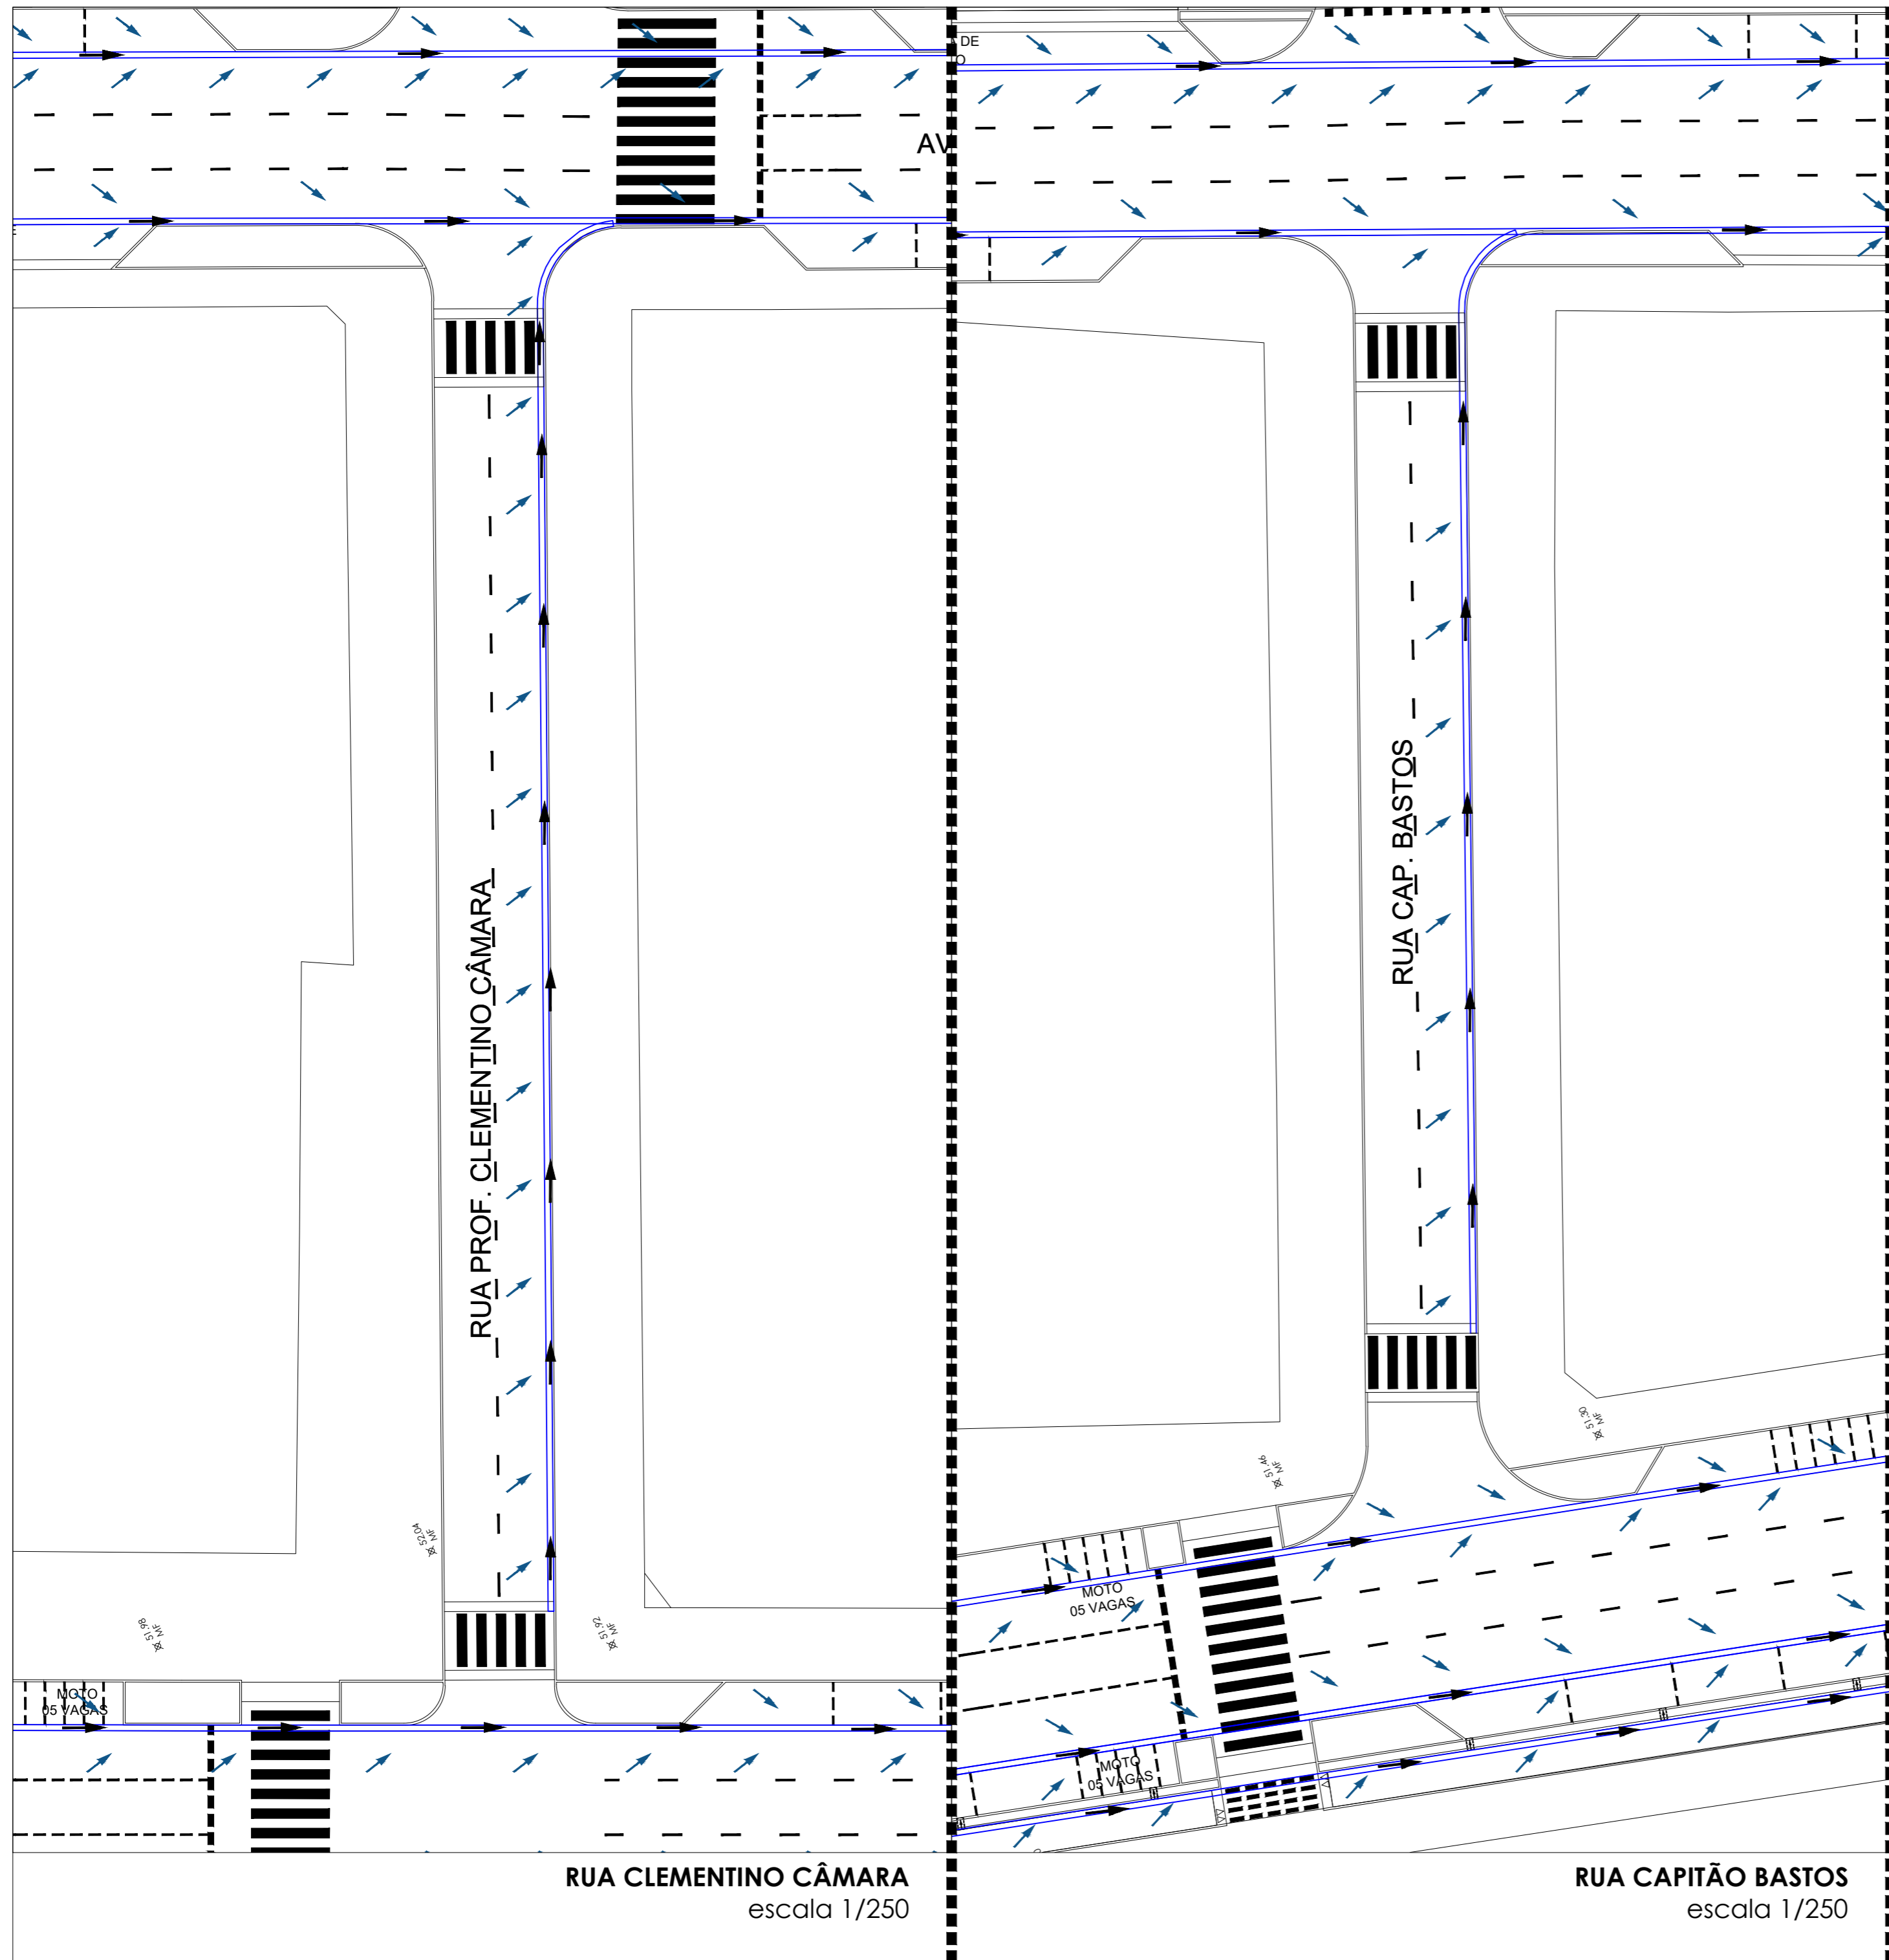

MOCKUP - CENTRO DE PARNAMIRIM
escala 1/7500



PREFEITURA DE PARNAMIRIM

SECRETARIA MUNICIPAL DE OBRAS PÚBLICAS
RUA TENENTE PEDRO RUFINO DOS SANTOS, 742
MONTE CASTELO, PARNAMIRIM/RN
CEP. 59146-160 - TELEFONE: 084 3645-5654
PREFEITO: ROSANO TAVERNA
SECRETÁRIO: ALBERT JOSUA NEIO

ENGENHEIRO:

FRANKLIN ALTEVY BRUNNO WANDERLEY

PROJETO:

CREA RN 2101795264

URBANIZAÇÃO DO CENTRO DE PARNAMIRIM/RN

ENDEREÇO:

CENTRO - PARNAMIRIM/ RN

CONTEÚDO:

RUA CLEMENTINO CÂMARA E RUA CAPITÃO BASTOS



ESCALA:
1/250

DATA:
AGOSTO / 2023

DESENHO:
STEPHAN

É proibido, na forma da lei nº 9610 art. 29 do código penal, quaisquer modificações, bem como a reprodução total ou parcial deste projeto sem a prévia e expressa autorização dos ENGENHEIROS



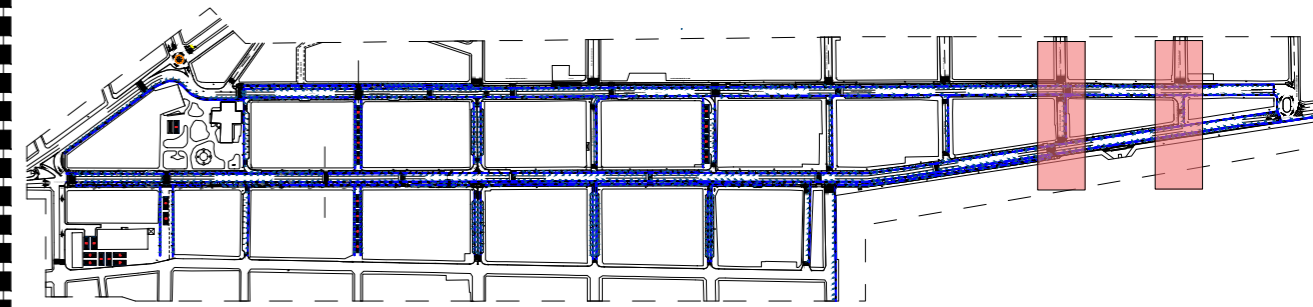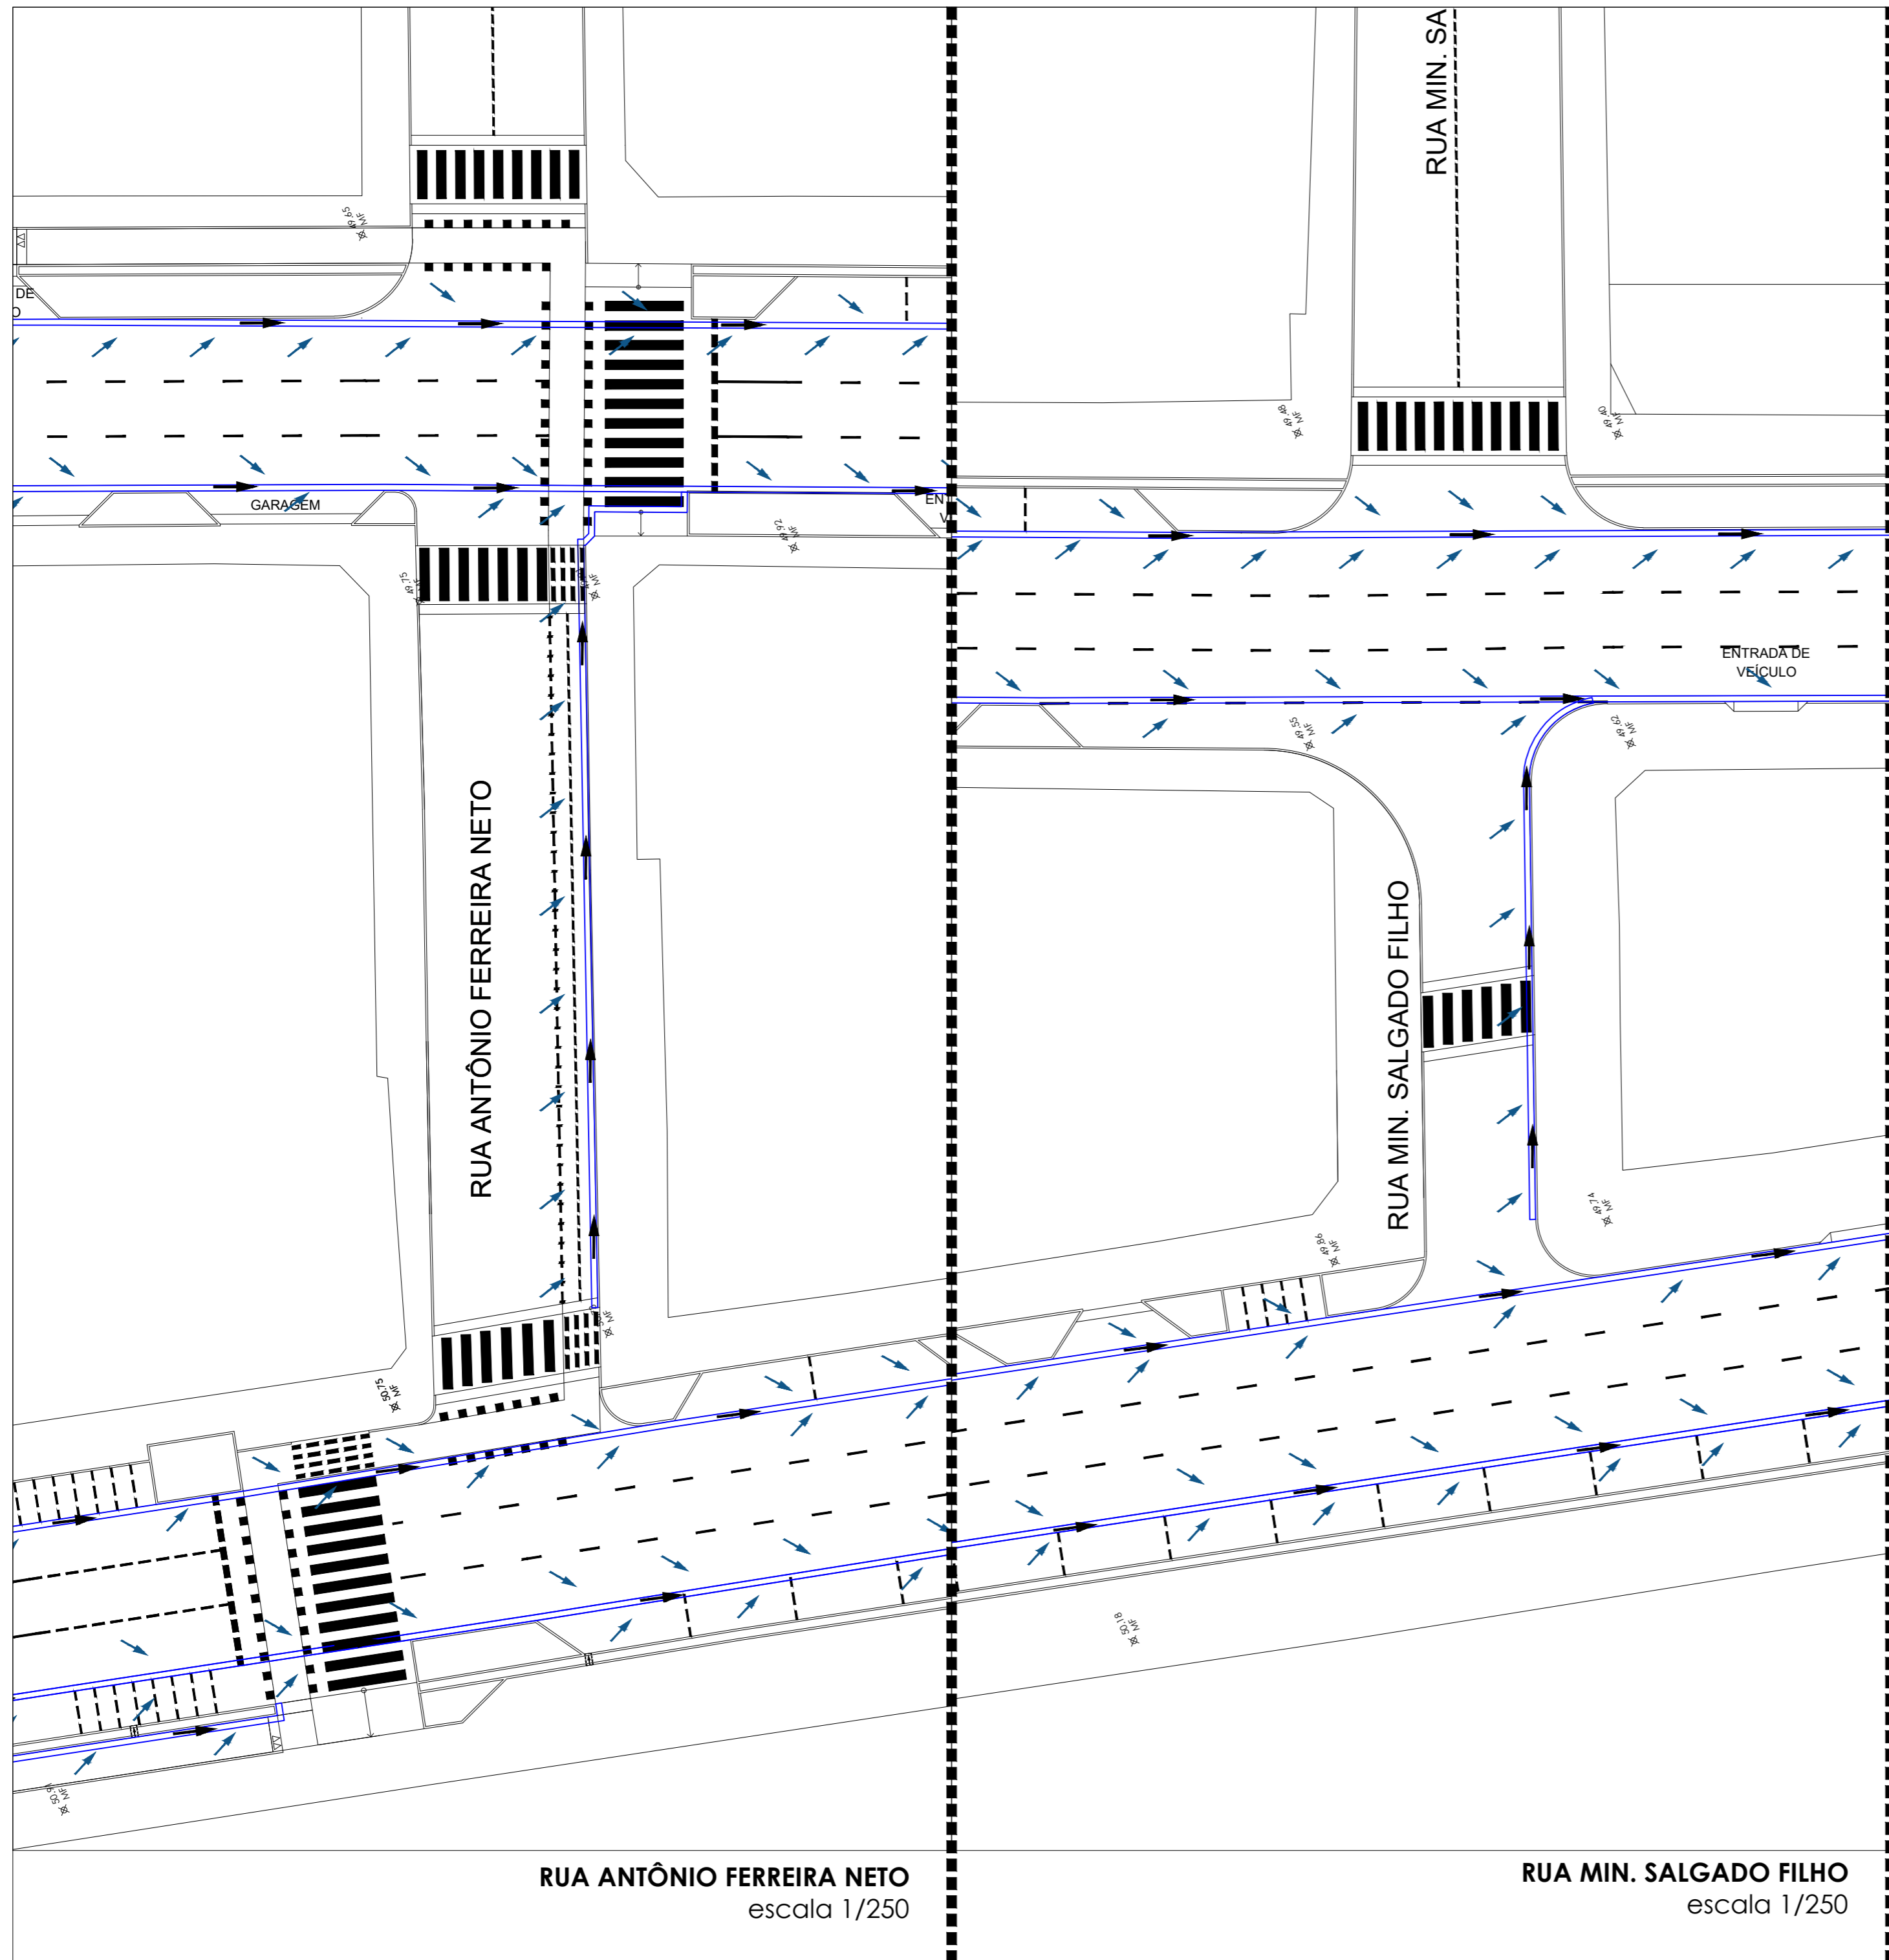

MOCKUP - CENTRO DE PARNAMIRIM
escala 1/7500

RUA ANTÔNIO FERREIRA NETO
escala 1/250

RUA MIN. SALGADO FILHO
escala 1/250



PREFEITURA DE PARNAMIRIM

SECRETARIA MUNICIPAL DE OBRAS PÚBLICAS
RUA TENENTE PEDRO RUFINO DOS SANTOS, 742
MONTE CASTELO, PARNAMIRIM/RN
CEP. 59146-160 - TELEFONE: 084 3645-5654
PREFEITO: ROSANO TAVERA
SECRETÁRIO: ALBERT JOSUA NETO

ENGENHEIRO:

FRANKLIN ALTEVY BRUNNO WANDERLEY

PROJETO:

CREA RN 2101795264

URBANIZAÇÃO DO CENTRO DE PARNAMIRIM/RN

ENDEREÇO:

CENTRO - PARNAMIRIM/ RN

CONTEÚDO:

RUA ANT. FERREIRA NETO E RUA MIN. SALGADO FILHO



ESCALA:
1/250

DATA:
AGOSTO / 2023

DESENHO:
STEPHAN

É proibido, na forma da lei nº 9610 art. 29 do código penal, quaisquer modificações, bem como a reprodução total ou parcial deste projeto sem a prévia e expressa autorização dos ENGENHEIROS



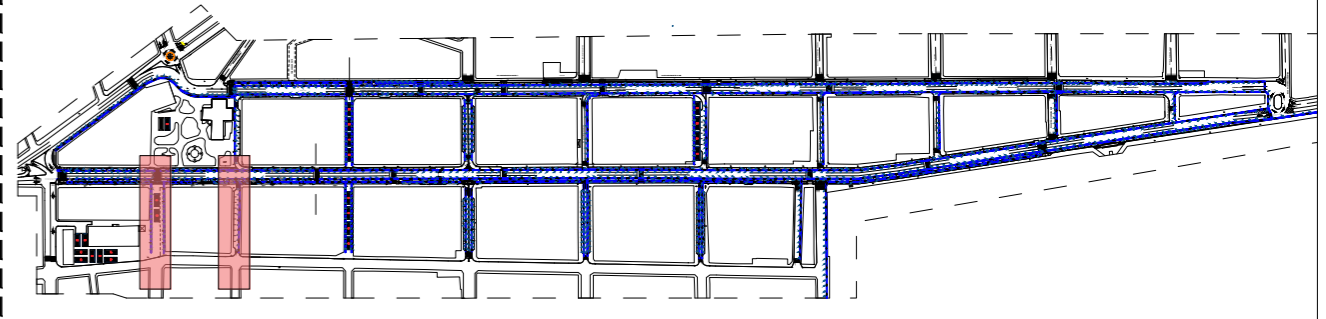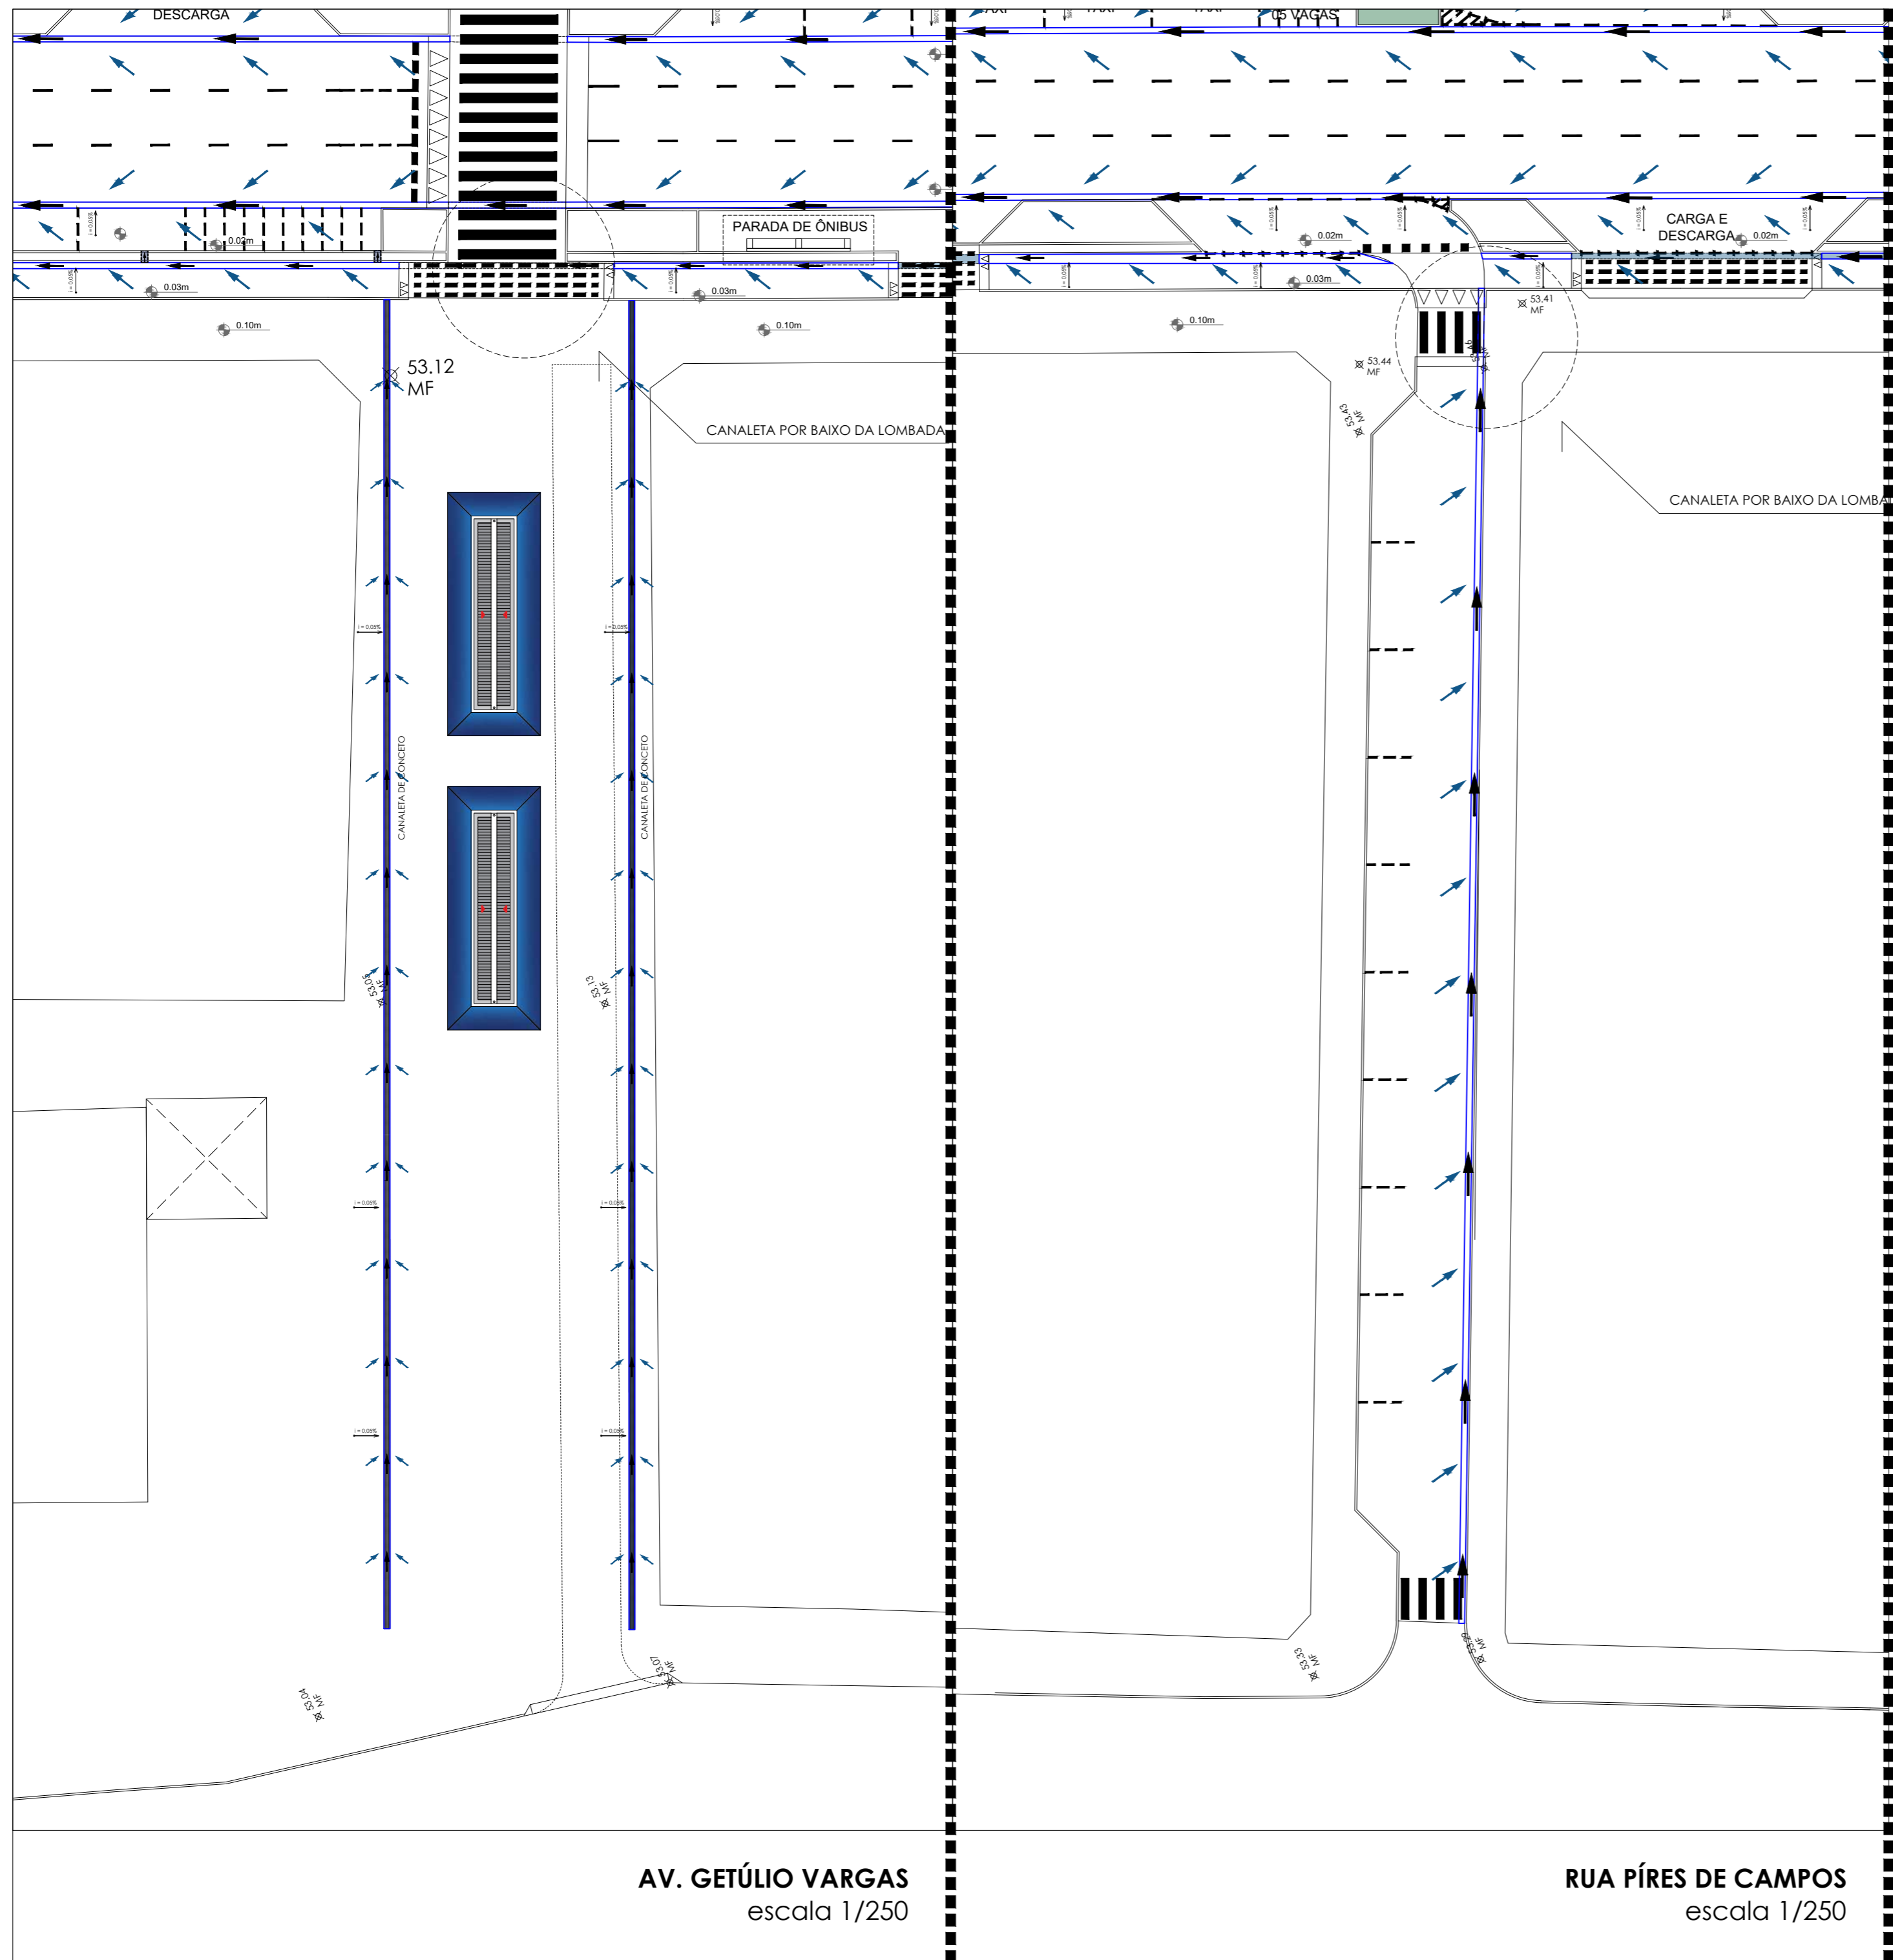

MOCKUP - CENTRO DE PARNAMIRIM
escala 1/7500

AV. GETÚLIO VARGAS
escala 1/250

RUA PÍRES DE CAMPOS
escala 1/250



PREFEITURA DE PARNAMIRIM

SECRETARIA MUNICIPAL DE OBRAS PÚBLICAS
RUA TENENTE PEDRO RUFINO DOS SANTOS, 742
MONTE CASTELO, PARNAMIRIM/RN
CEP. 59146-160 - TELEFONE: 084 3645-5654
PREFEITO: ROSANO TAVIEIRA
SECRETÁRIO: ALBERT JOSUA NEIO

ENGENHEIRO:

FRANKLIN ALTEVY BRUNNO WANDERLEY

PROJETO: CREA RN 2101795264

URBANIZAÇÃO DO CENTRO DE PARNAMIRIM/RN



ENDEREÇO:
CENTRO - PARNAMIRIM/ RN

CONTEÚDO:
AV. GETÚLIO VARGAS E RUA PÍRES DE CAMPOS

ESCALA: 1/250 DATA: AGOSTO / 2023 DESENHO: STEPHAN

É proibido, na forma da lei Nº 9610 art. 29 do código penal, quaisquer modificações, bem como a reprodução total ou parcial deste projeto sem a prévia e expressa autorização dos ENGENHEIROS



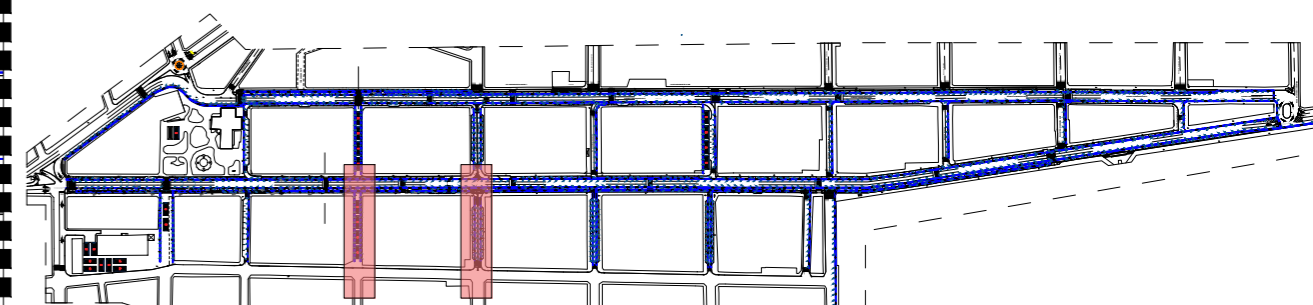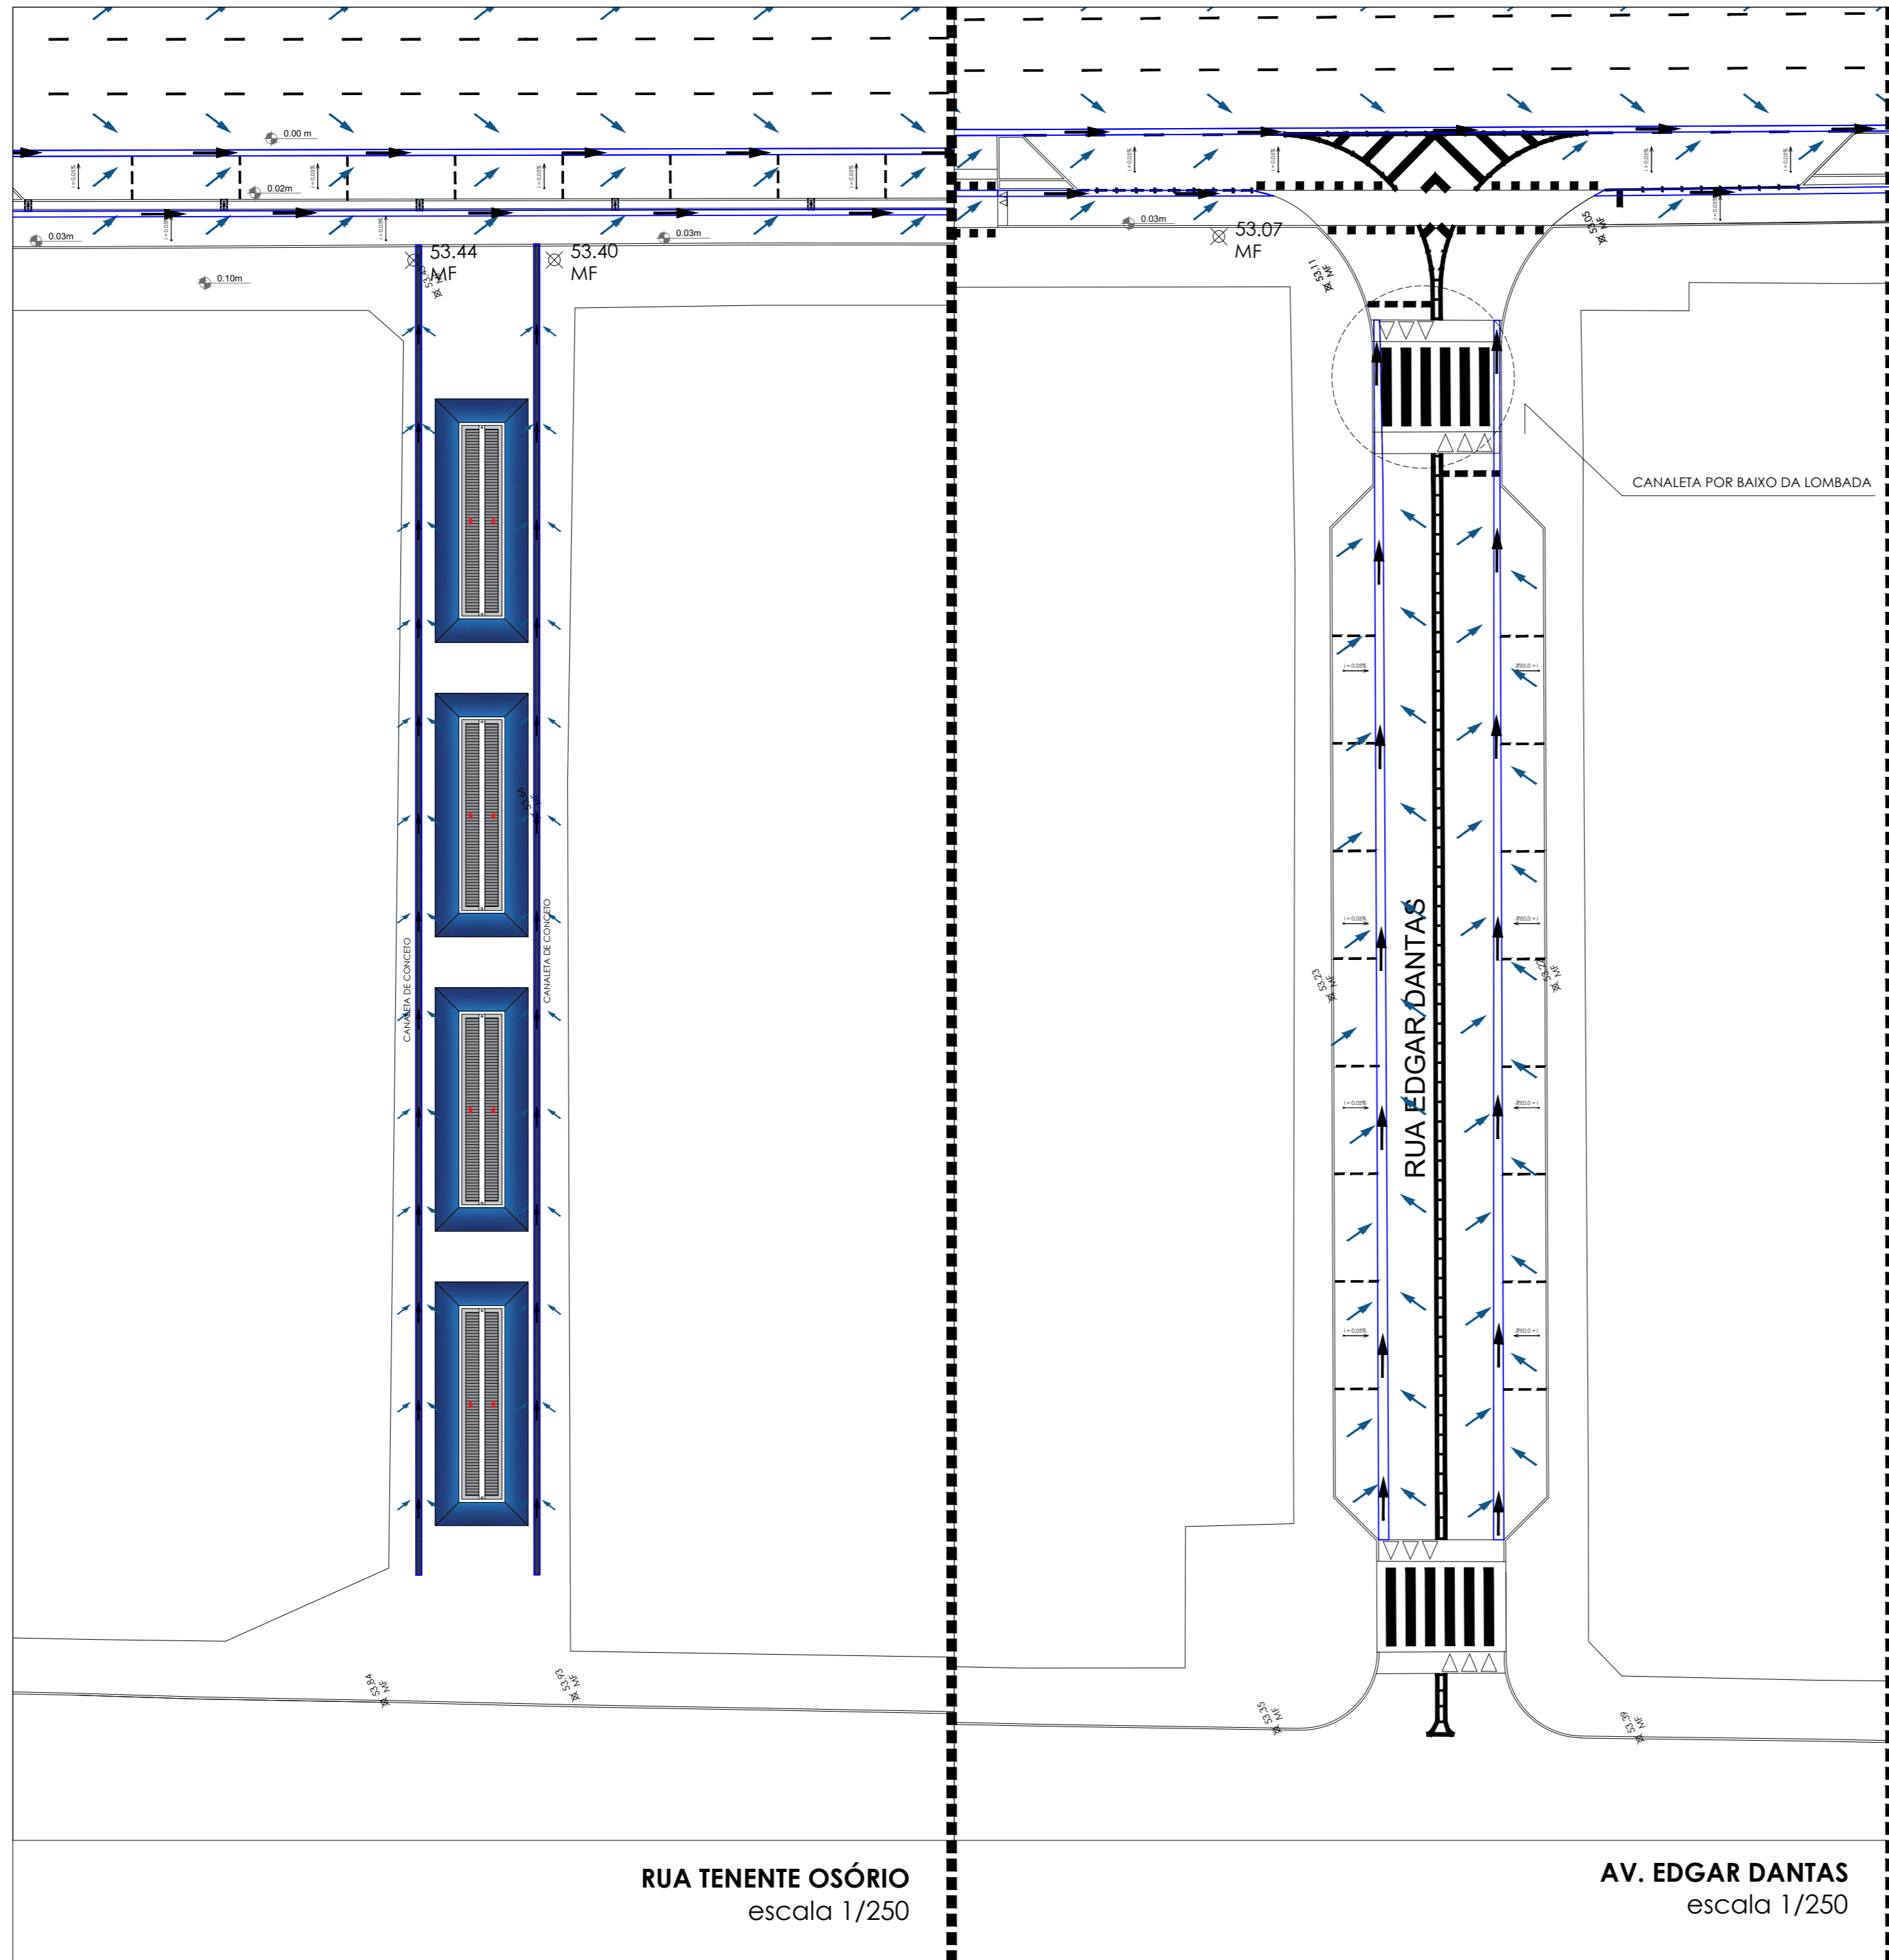

MOCKUP - CENTRO DE PARNAMIRIM
escala 1/7500

RUA TENENTE OSÓRIO
escala 1/250

AV. EDGAR DANTAS
escala 1/250



PREFEITURA DE PARNAMIRIM

SECRETARIA MUNICIPAL DE OBRAS PÚBLICAS
RUA TENENTE PEDRO RUFINO DOS SANTOS, 742
MONTE CASTELO, PARNAMIRIM/RN
CEP. 59146-160 - TELEFONE: 084 3645-5654
PREFEITO: ROSANO TAVEIRA
SECRETÁRIO: ALBERT JOSUA NEIO

ENGENHEIRO:

FRANKLIN ALTEVY BRUNNO WANDERLEY

PROJETO:

CREA RN 2101795264

URBANIZAÇÃO DO CENTRO DE PARNAMIRIM/RN

ENDEREÇO:

CENTRO - PARNAMIRIM/ RN

CONTEÚDO:

RUA TENENTE OSÓRIO E AV. EDGAR DANTAS



ESCALA:
1/250

DATA:
AGOSTO / 2023

DESENHO:
STEPHAN

É proibido, na forma da lei Nº 9610 art. 29 do código penal, quaisquer modificações, bem como a reprodução total ou parcial deste projeto sem a prévia e expressa autorização dos ENGENHEIROS



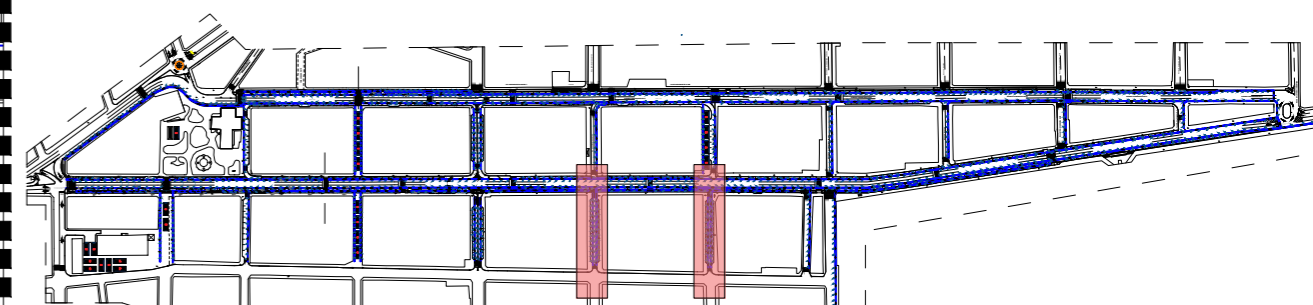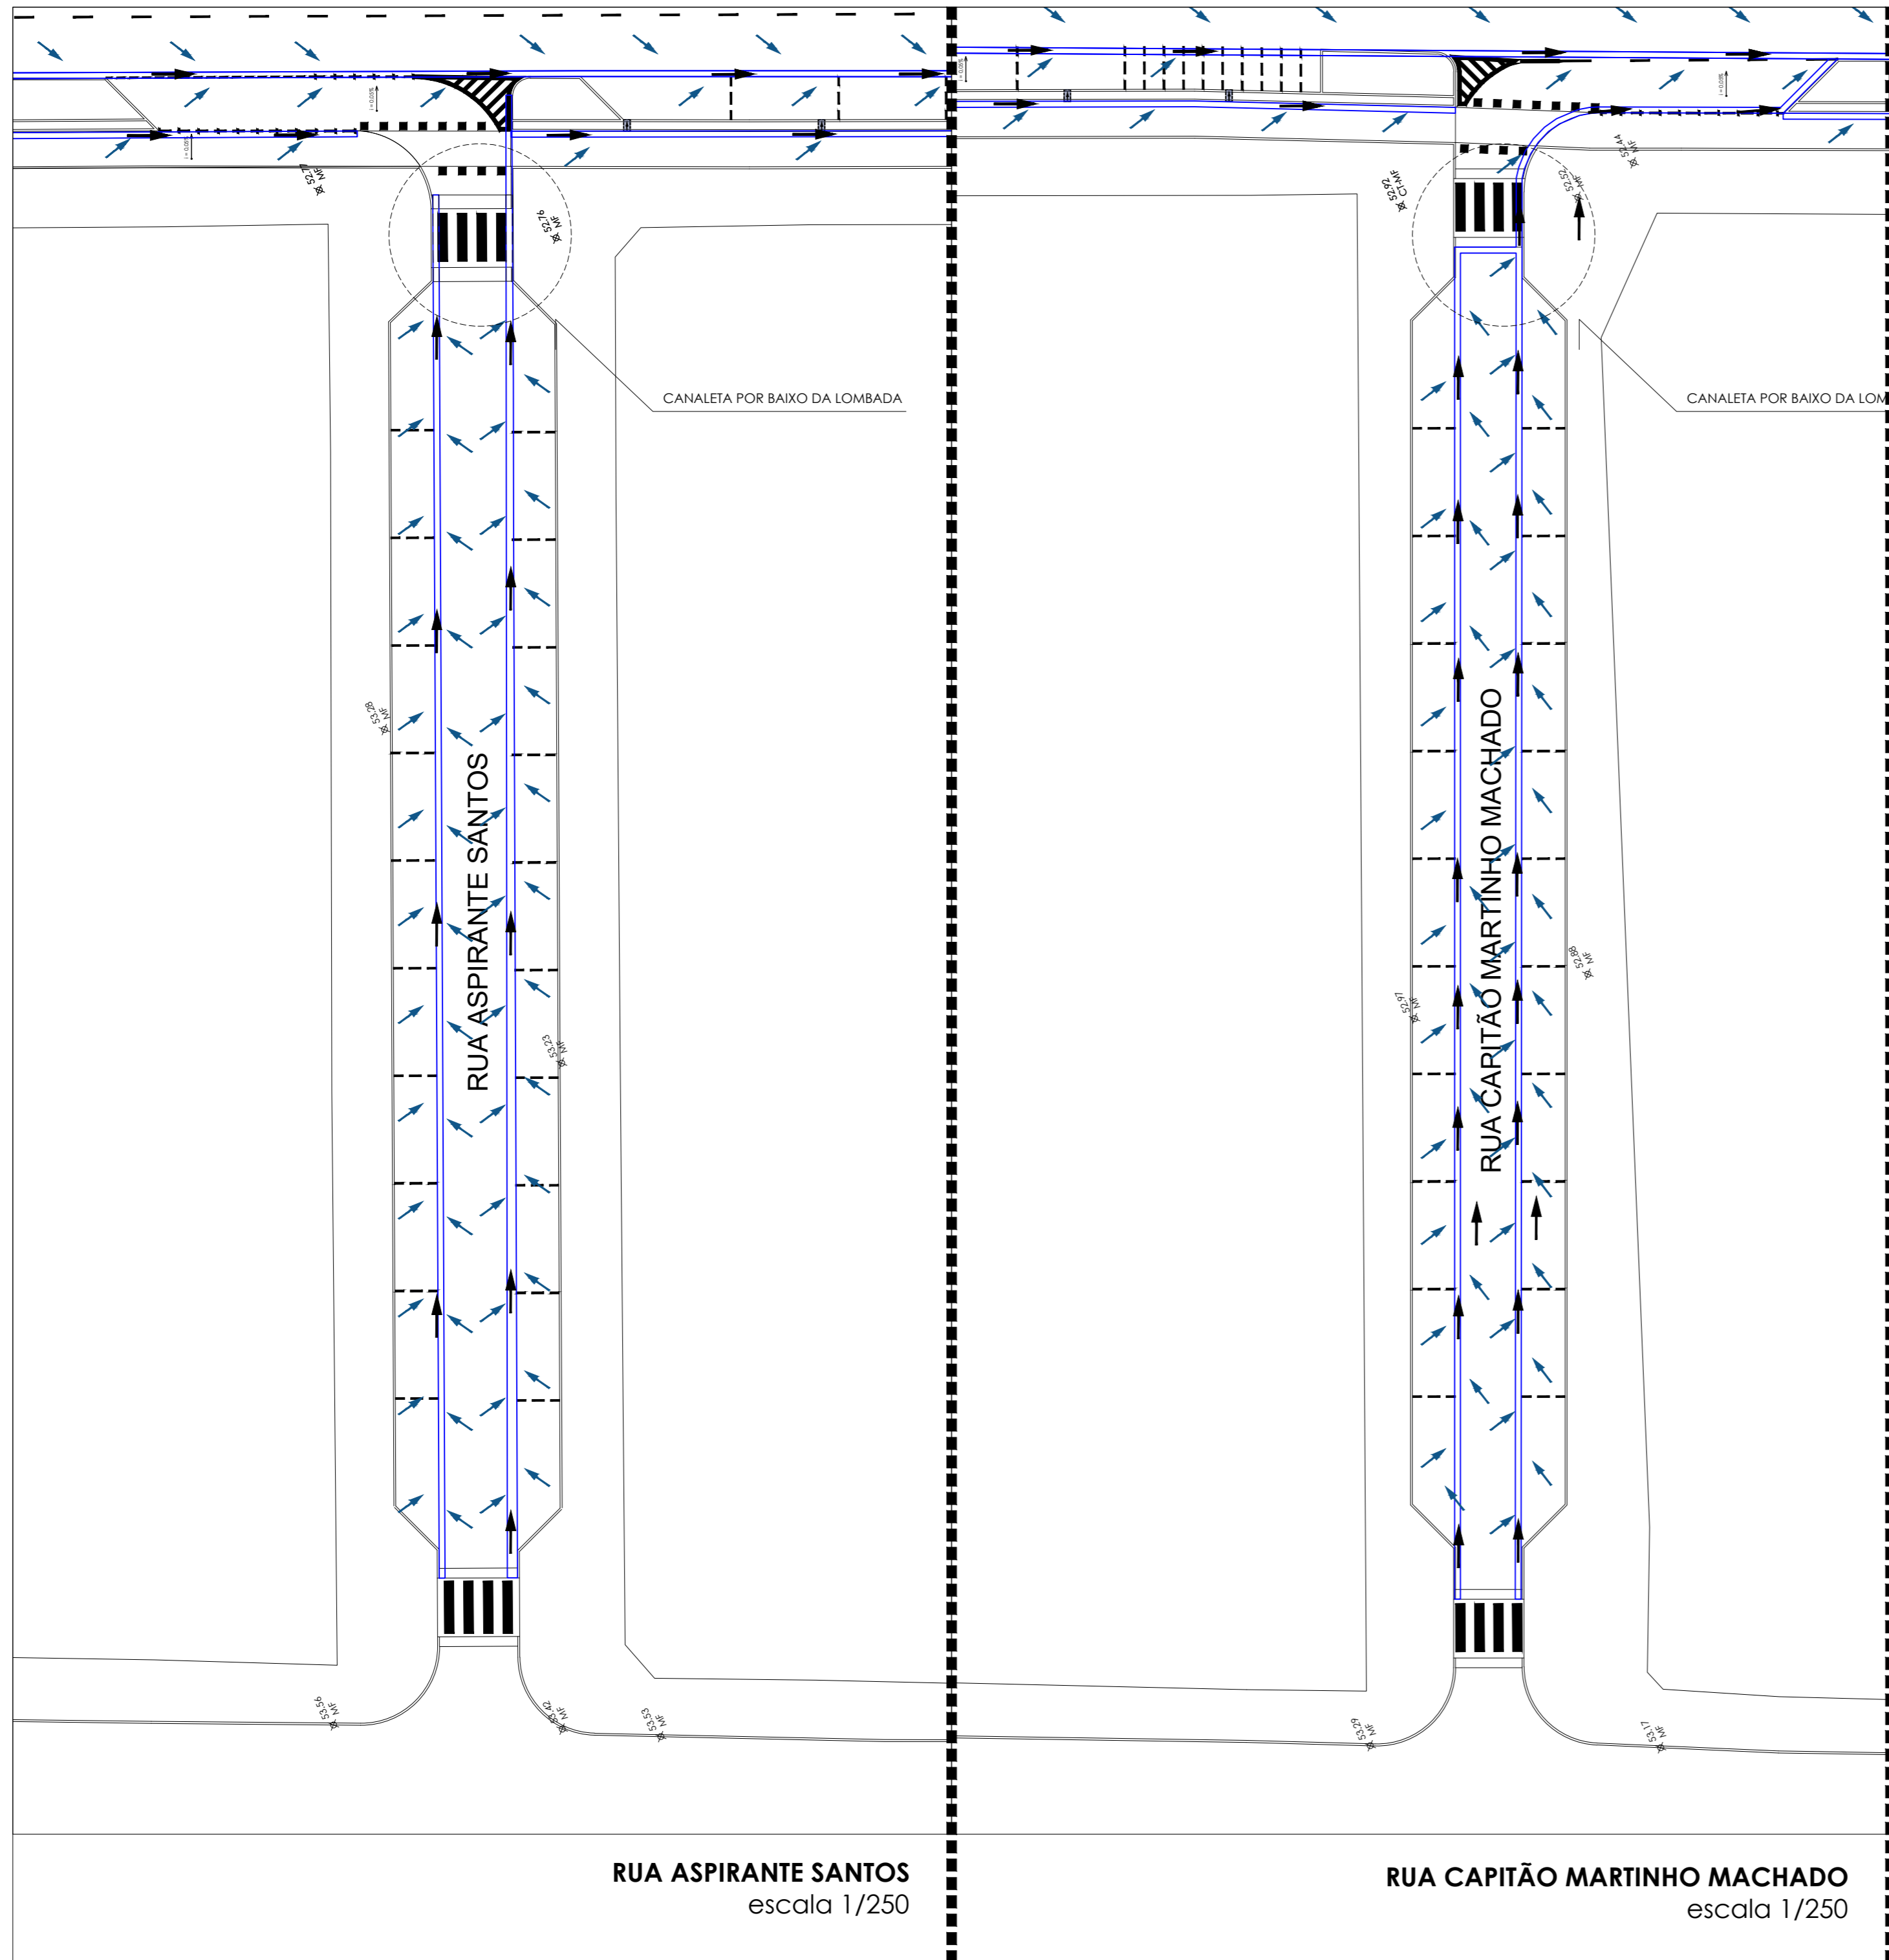

MOCKUP - CENTRO DE PARNAMIRIM
escala 1/7500

RUA ASPIRANTE SANTOS
escala 1/250

RUA CAPITÃO MARTINHO MACHADO
escala 1/250



PREFEITURA DE PARNAMIRIM

SECRETARIA MUNICIPAL DE OBRAS PÚBLICAS
RUA TENENTE PEDRO RUFINO DOS SANTOS, 742
MONTE CASTELO, PARNAMIRIM/RN
CEP. 59146-160 - TELEFONE: 084 3645-5654
PREFEITO: ROSANO TAVIEIRA
SECRETÁRIO: ALBERT JOSUA NEIO

ENGENHEIRO:

FRANKLIN ALTEVY BRUNNO WANDERLEY

PROJETO:

CREA RN 2101795264

URBANIZAÇÃO DO CENTRO DE PARNAMIRIM/RN

ENDEREÇO:

CENTRO - PARNAMIRIM/ RN

CONTEÚDO:

RUA ASPIRANTES SANTOS E RUA CAPITÃO MARTINHO MACHADO



ESCALA:
1/250

DATA:
AGOSTO / 2023

DESENHO:
STEPHAN

É proibido, na forma da lei Nº 9610 art. 29 do código penal, quaisquer modificações, bem como a reprodução total ou parcial deste projeto sem a prévia e expressa autorização dos ENGENHEIROS



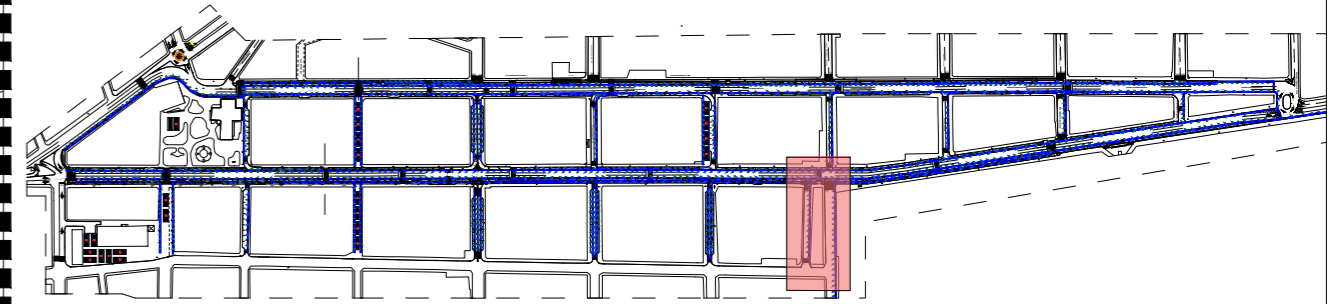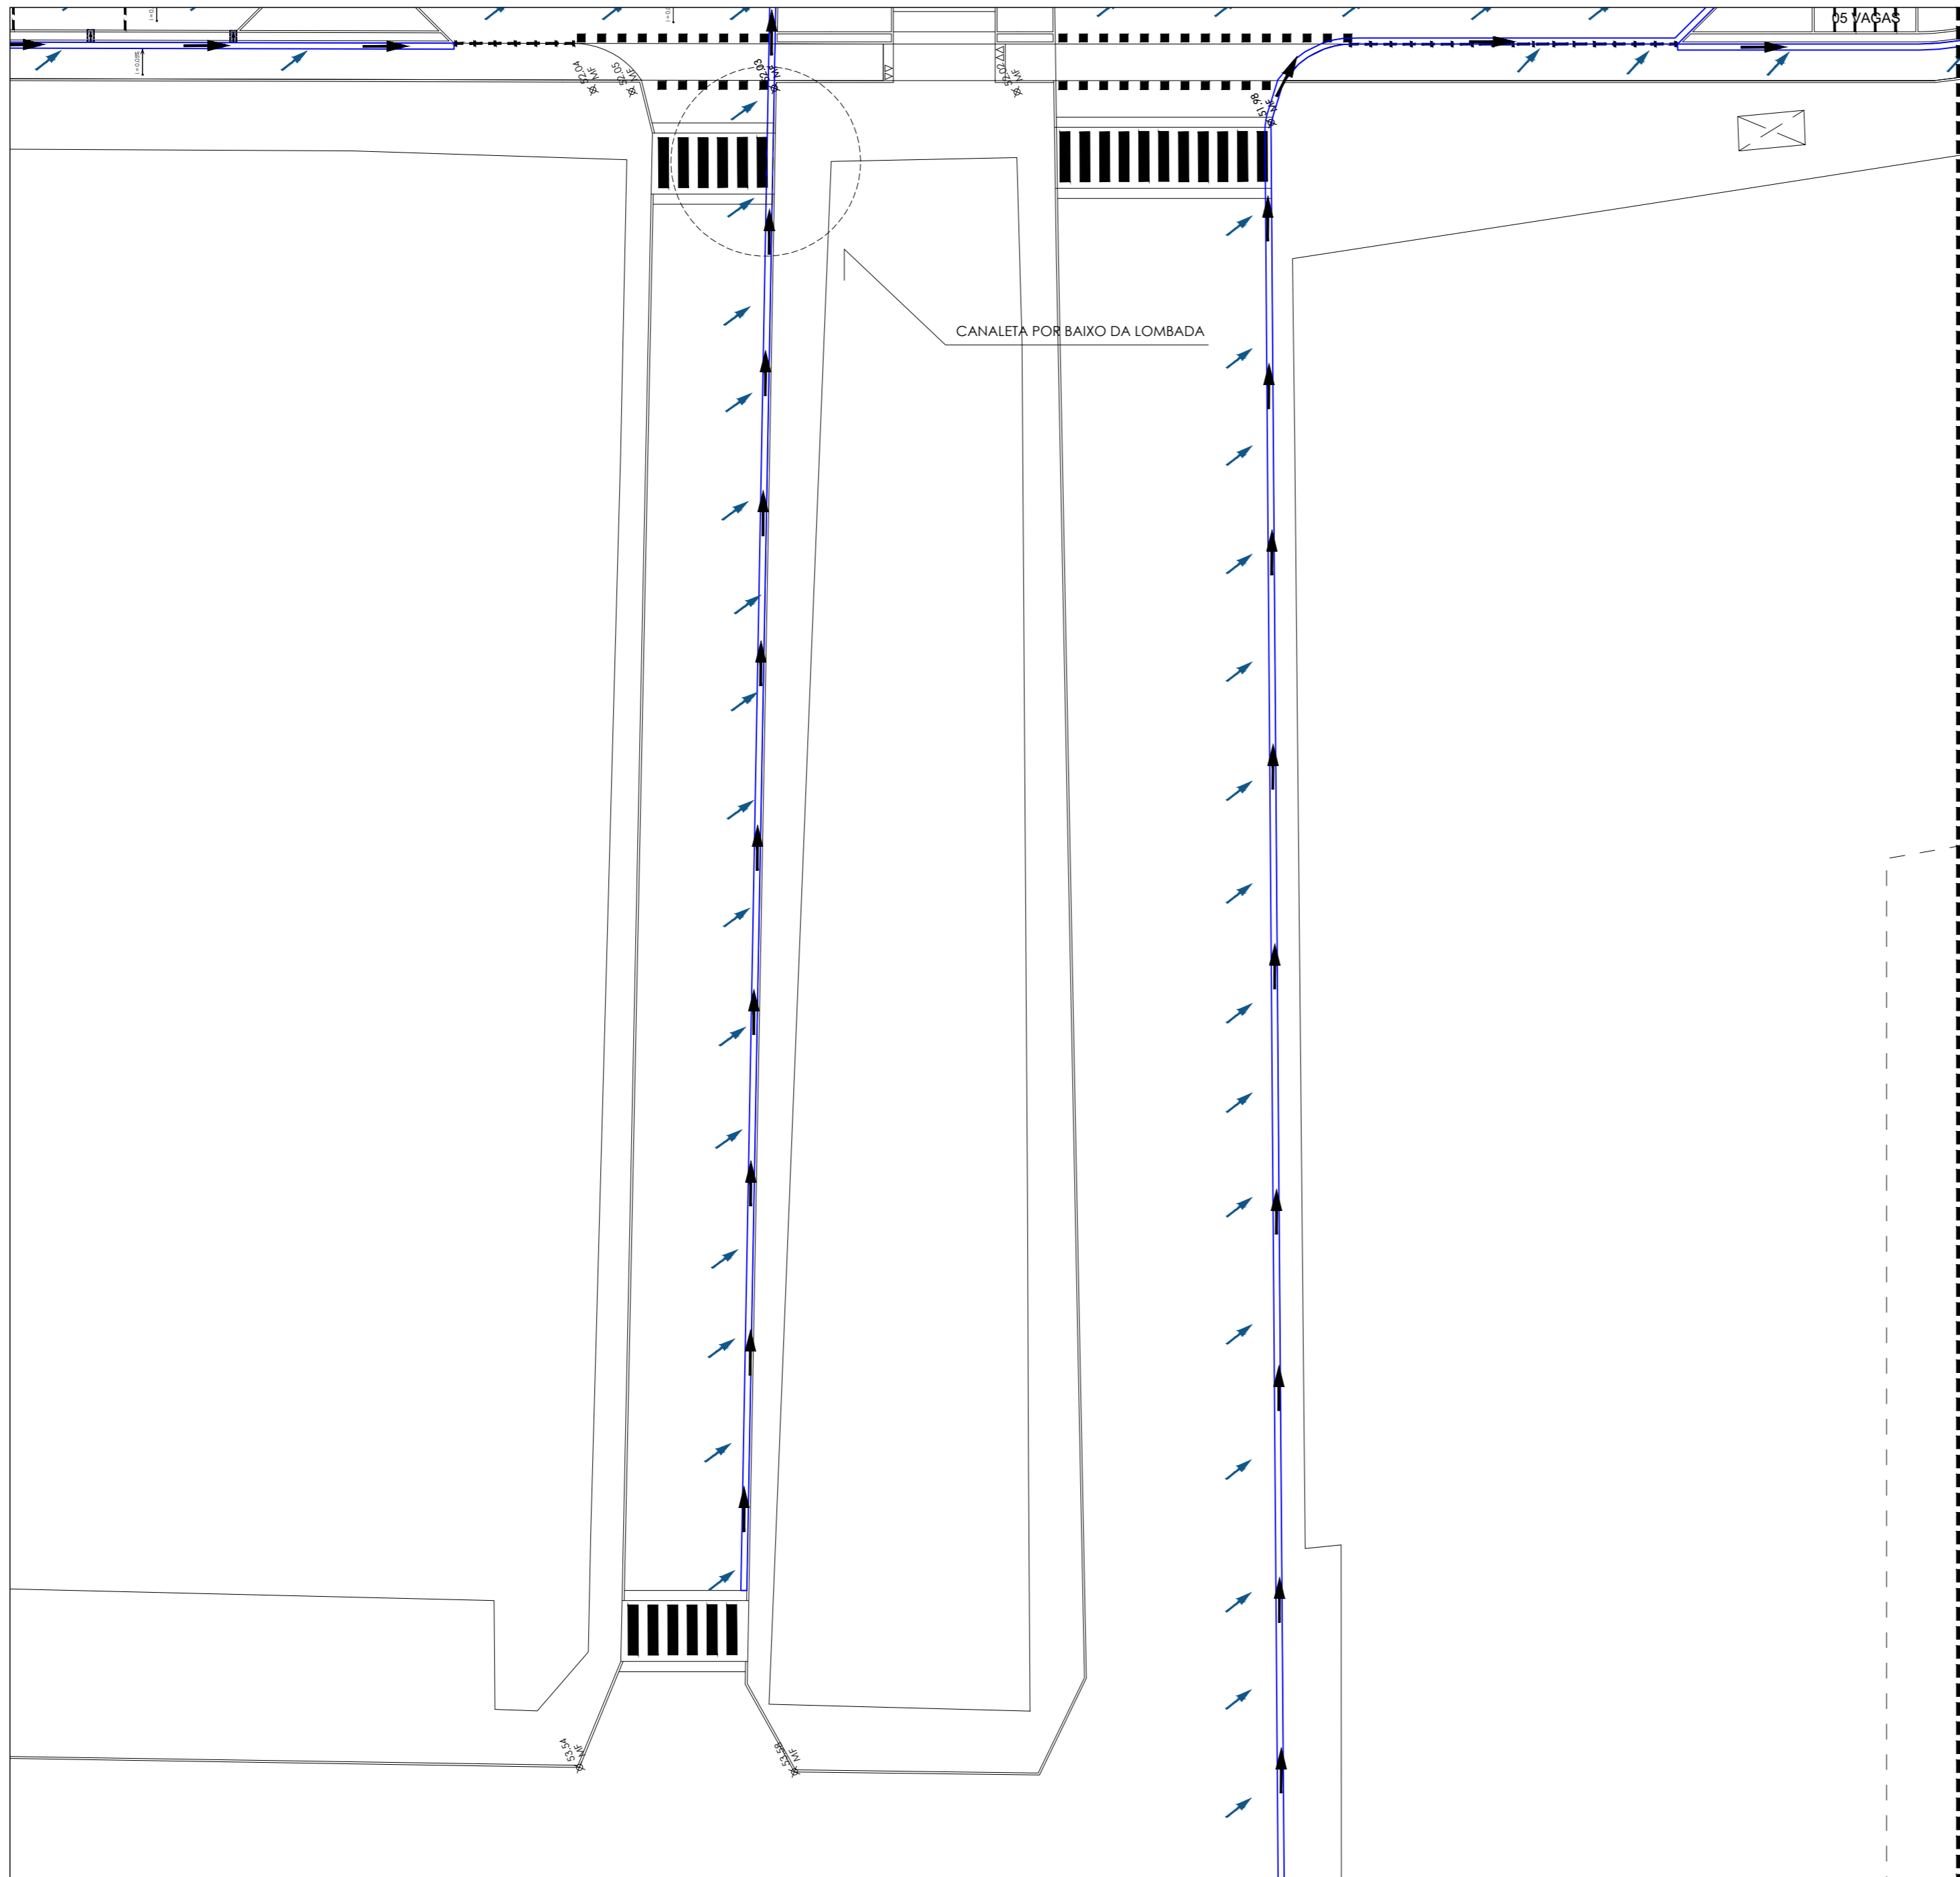

MOCKUP - CENTRO DE PARNAMIRIM
escala 1/7500

TRAVESSA EVERALDO BREVES E AV. CLEMENTINO CÂMARA
escala 1/250



PREFEITURA DE PARNAMIRIM

SECRETARIA MUNICIPAL DE OBRAS PÚBLICAS
RUA TENENTE PEDRO RUFINO DOS SANTOS, 742
MONTE CASTELO, PARNAMIRIM/RN
CEP. 59146-160 - TELEFONE: 084 3645-5654
PREFEITO: ROSANO TAVEIRA
SECRETÁRIO: ALBERT JOSUA NEIO

ENGENHEIRO:

FRANKLIN ALTEVY BRUNNO WANDERLEY

PROJETO:

CREA RN 2101795264

URBANIZAÇÃO DO CENTRO DE PARNAMIRIM/RN

ENDEREÇO:

CENTRO - PARNAMIRIM/ RN

CONTEÚDO:

TRAVESSA EVERALDO BREVES E AV. CLEMENTINO CÂMARA


ESCALA:
1/250

DATA:
AGOSTO / 2023

DESENHO:
STEPHAN





É proibido, na forma da lei nº 9610 art. 29 do código penal, quaisquer modificações, bem como a reprodução total ou parcial deste projeto sem a prévia e expressa autorização dos ENGENHEIROS

26 / 26


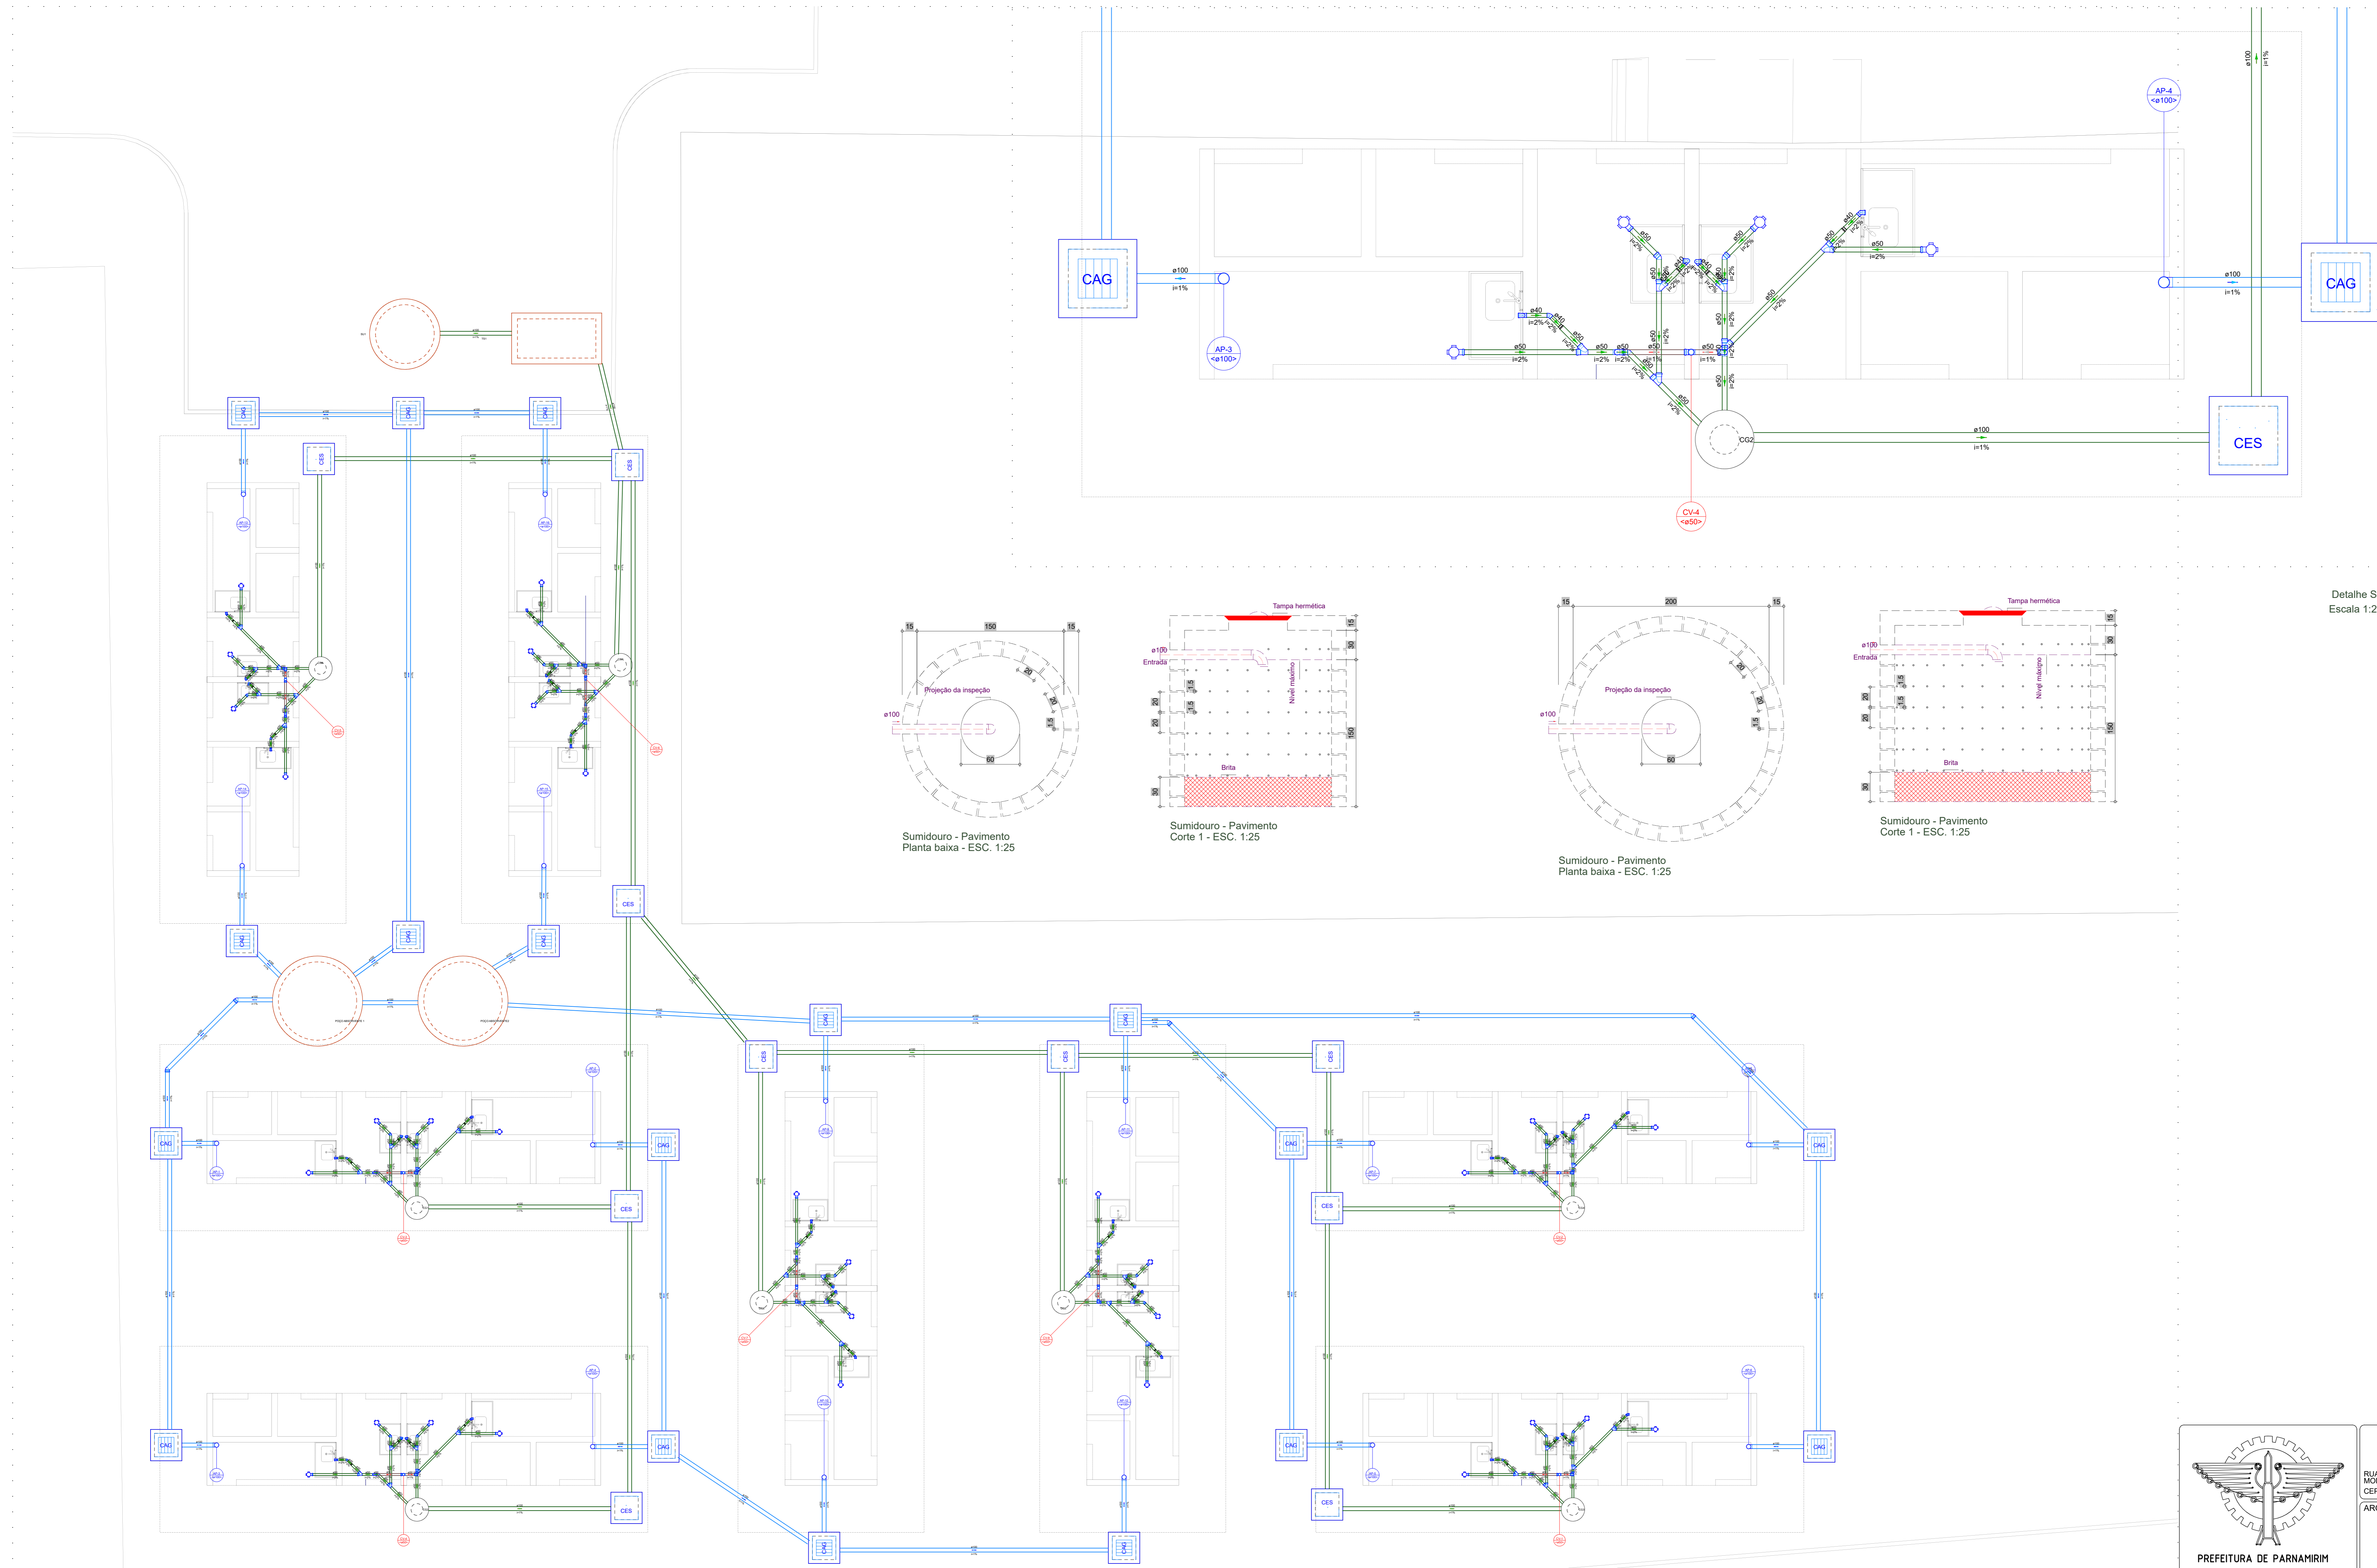


| Legenda de condutos - Pavimento | |
|---------------------------------|------------|
| | Esgoto |
| | Pluvial |
| | Ventilação |

| Legenda - Pavimento | |
|---------------------|-----------------------------------|
| | Buca de retenção longa |
| | Caixa Sifonada |
| | Caixa de areia pluvial cônica |
| | Caixa de inspeção Esgoto Sifonada |
| | Curva 90 curta-coluna |
| | Josto 45 |
| | Junção simples |
| | Lavatório Residencial com sifão |
| | Ramais de Ventilação |
| | Tê sanitário-superior |

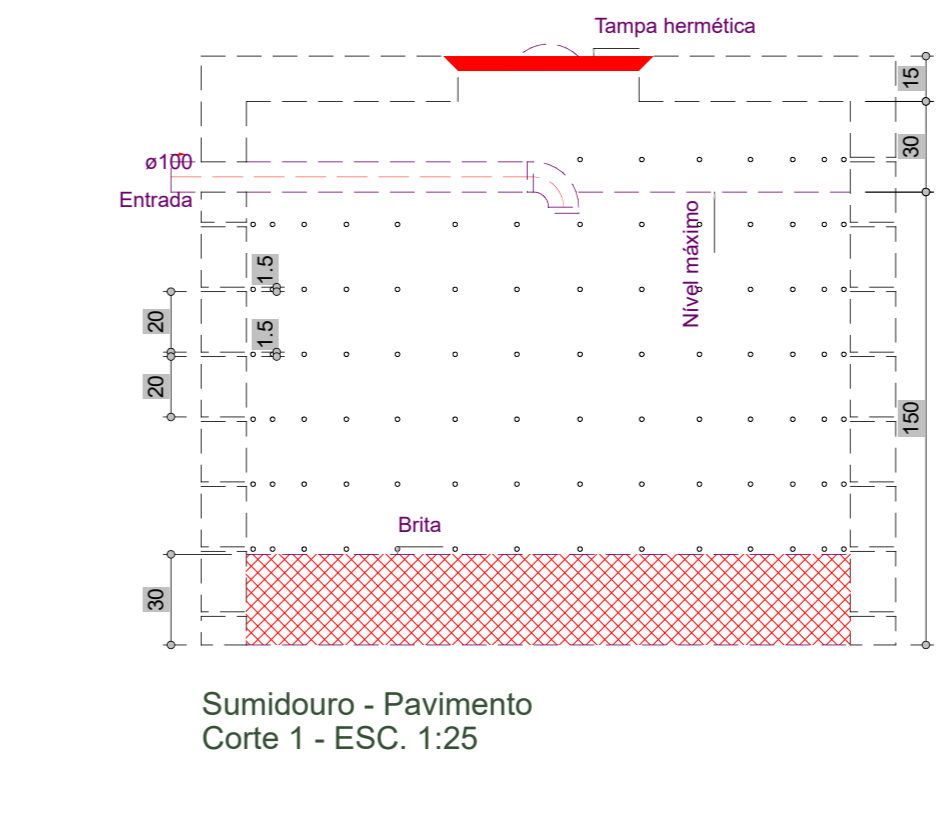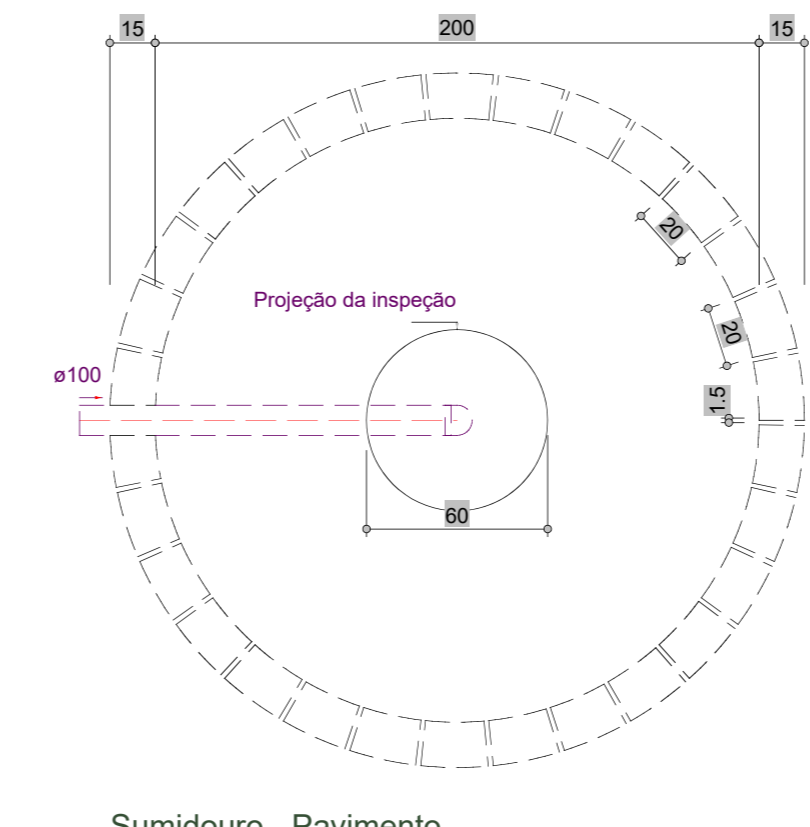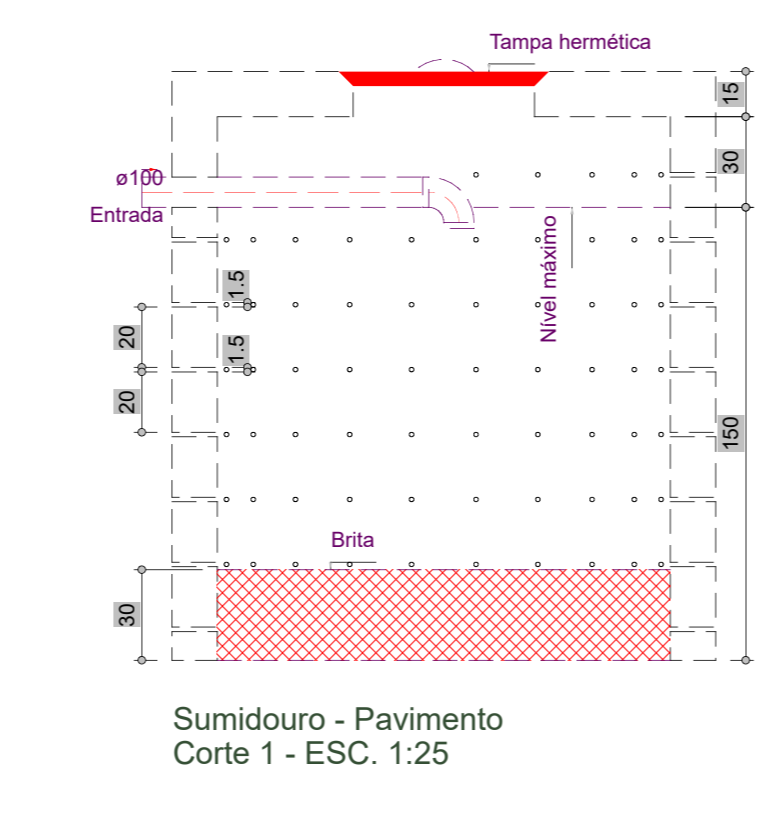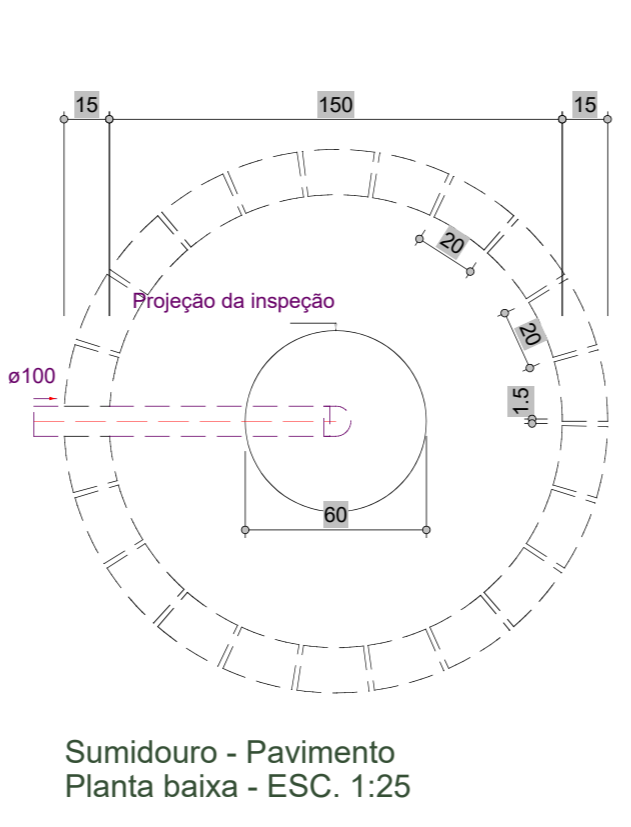


Detalhe S5
Escala 1:25

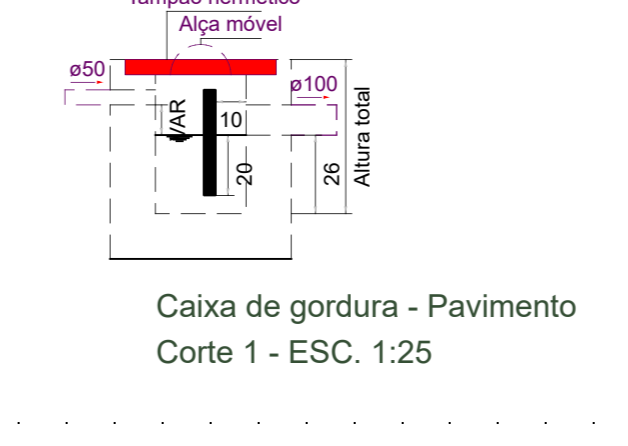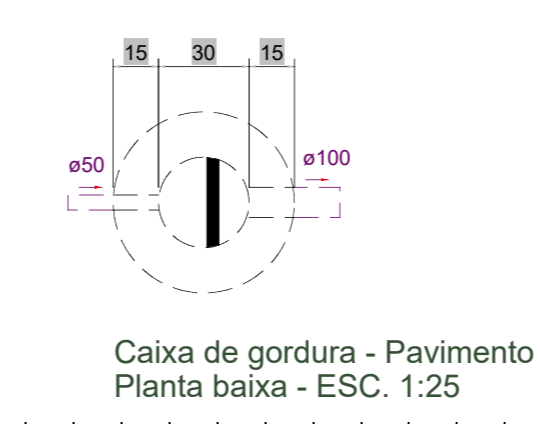


SECRETARIA MUNICIPAL DE OBRAS PÚBLICAS
RUA TENENTE BRUNO RUFINO DOS SANTOS, 742
MONTE CASTELHO, PARNAMIRIM/RN
CEP: 59149-160 - FONE: 084 3645-5654
ARQUITETOS: _____

PROJETO: **PROJETOS COMPLEMENTARES**
PARNAMIRIM / RN
ENDEREÇO: **PARNAMIRIM / RN**
CONTEÚDO: _____
ESCALA: _____ DATA INICIAL: _____ DESENHO: _____

É proibido, na forma da lei nº 9610 art: 29 do código penal, quaisquer modificações, bem como a reprodução total ou parcial deste projeto sem a prévia e expressa autorização dos arquitetos.

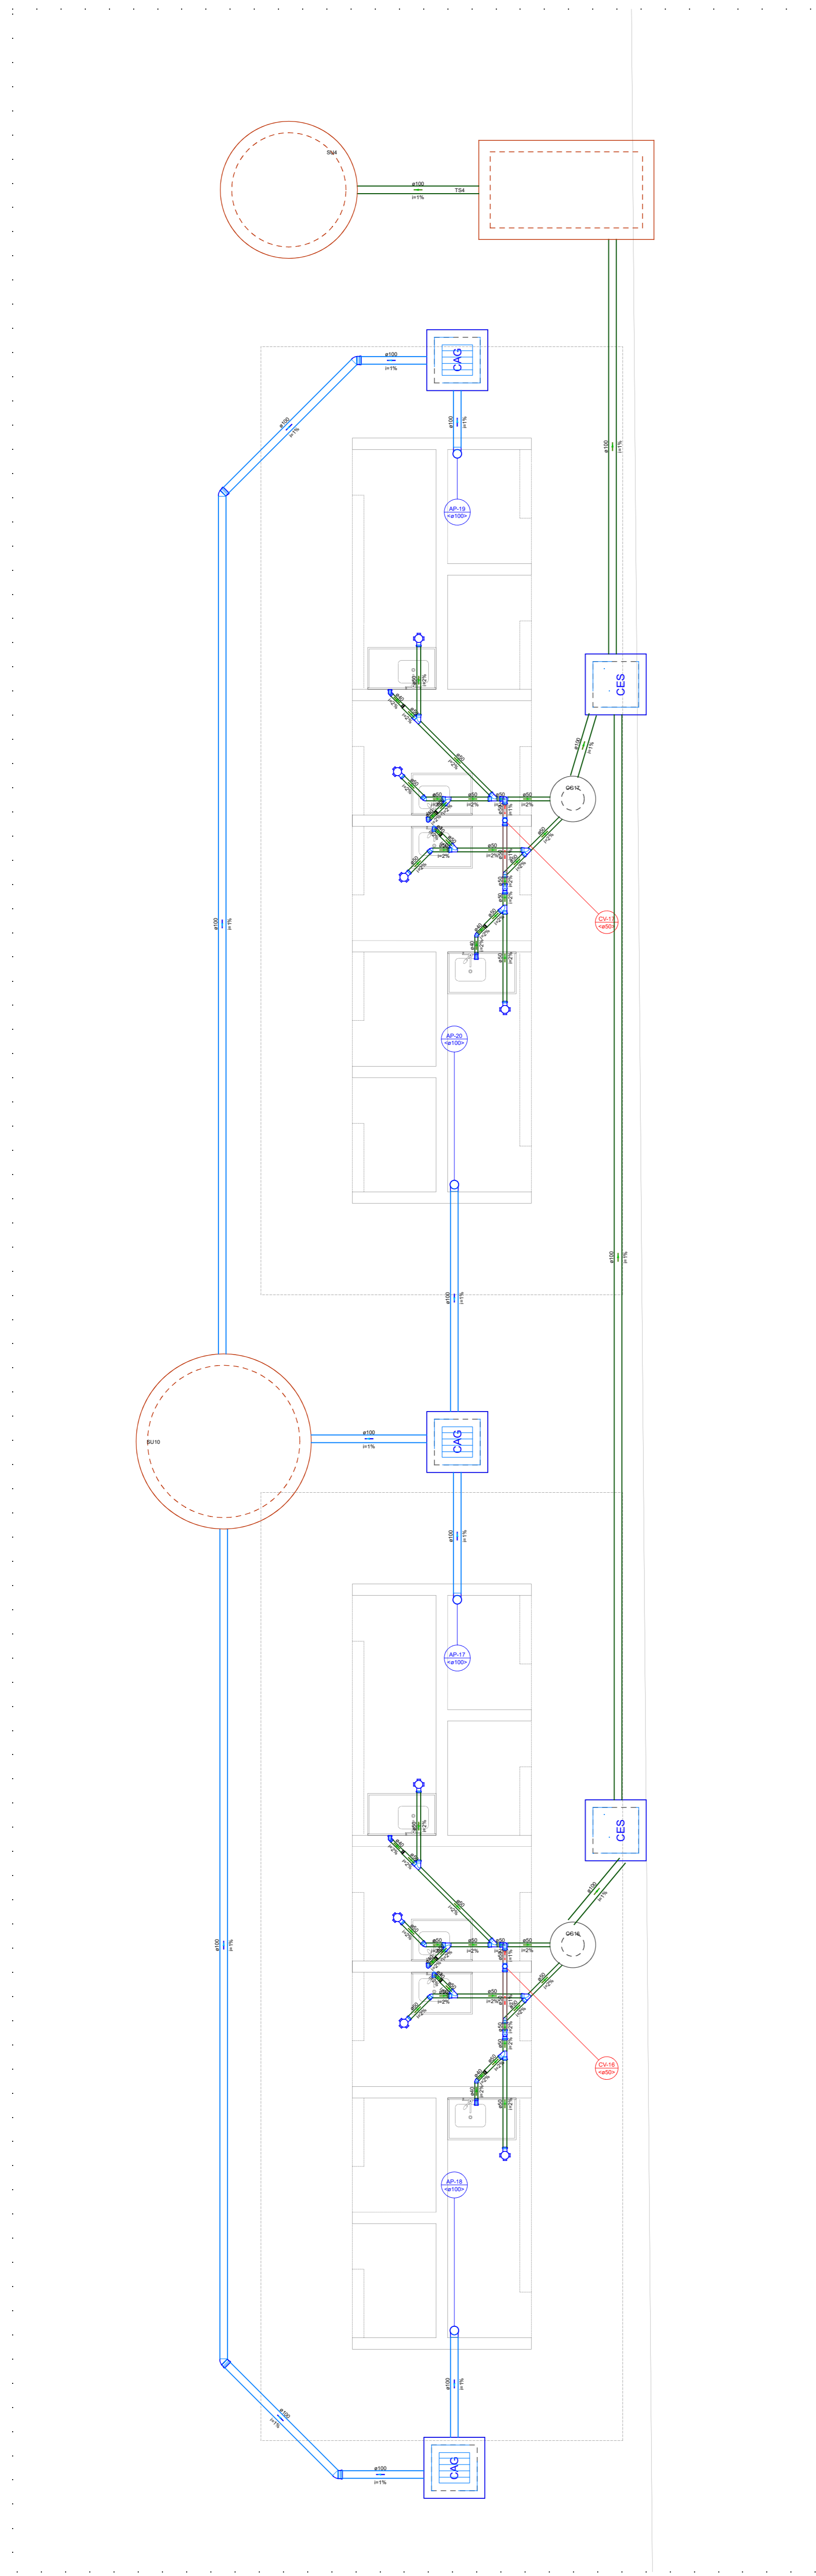


Detalhe S2
Escala 1:25

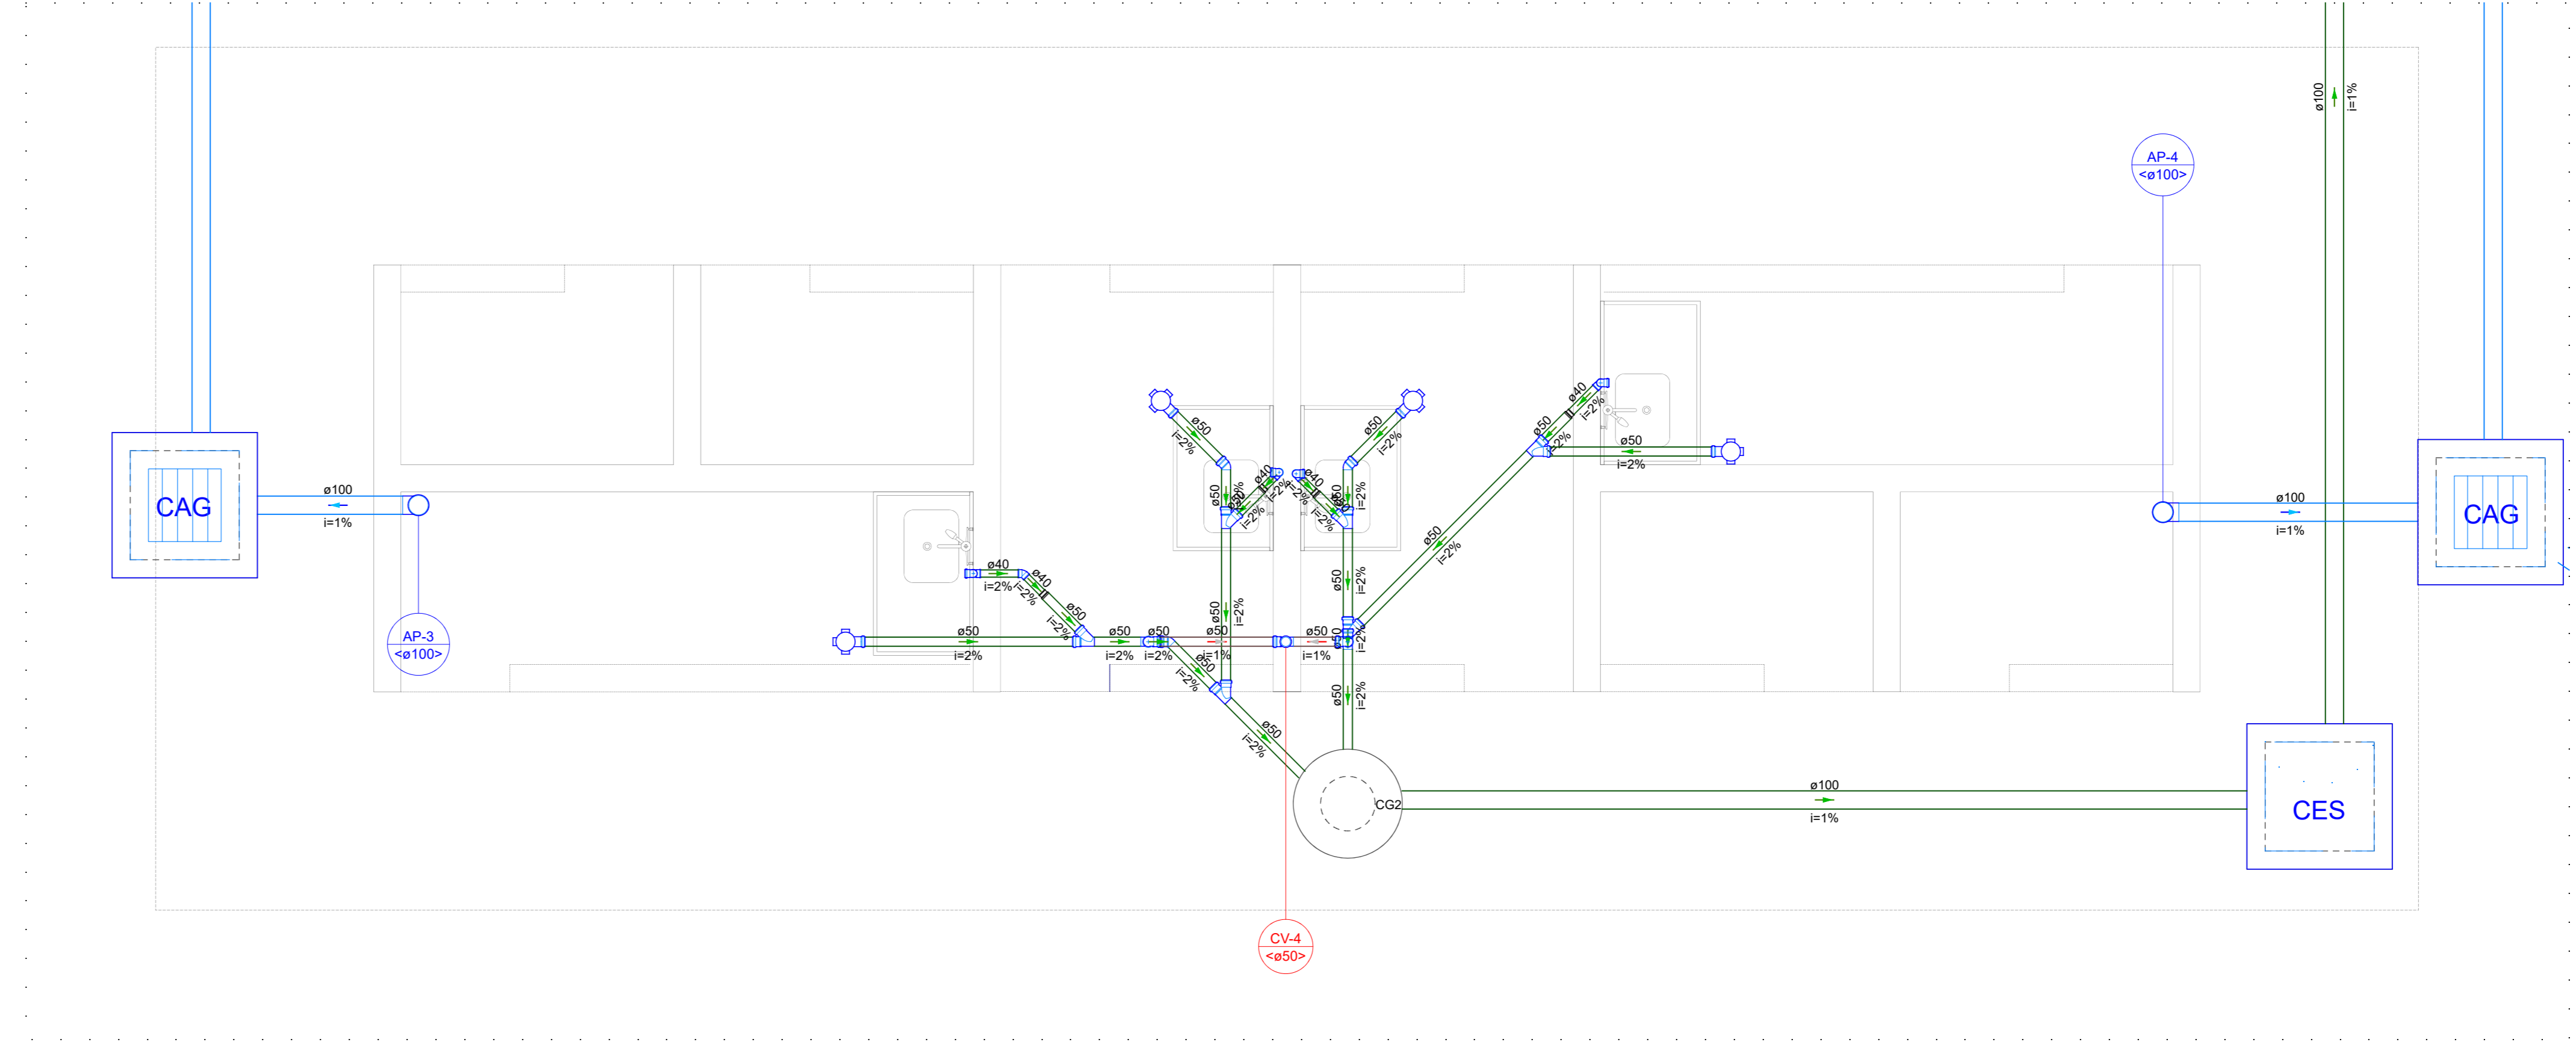


Detalhe S5
Escala 1:25

| Legenda de condutos - Pavimento | |
|---------------------------------|------------|
| | Esgoto |
| | Pluvial |
| | Ventilação |


| Legenda - Pavimento | |
|---------------------|---------------------------------|
| | Bucha de redução longa |
| | Caixa Sifonada |
| | Caixa de área pluvial alçapão |
| | Caixas Inspeção Esgoto Sifonada |
| | Curva 90 curta - coluna 45° |
| | Junção simples |
| | Ramos de Ventilação |
| | To sanitário - superior |

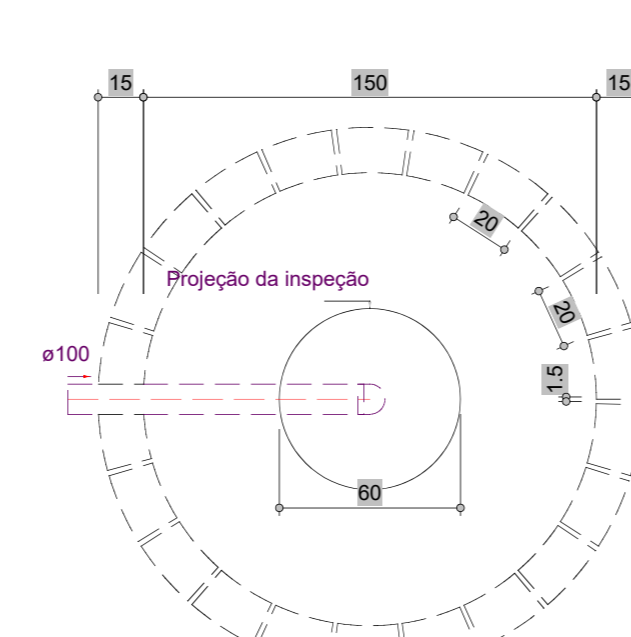


Sumidouro - Pavimento
Planta baixa - ESC. 1:25

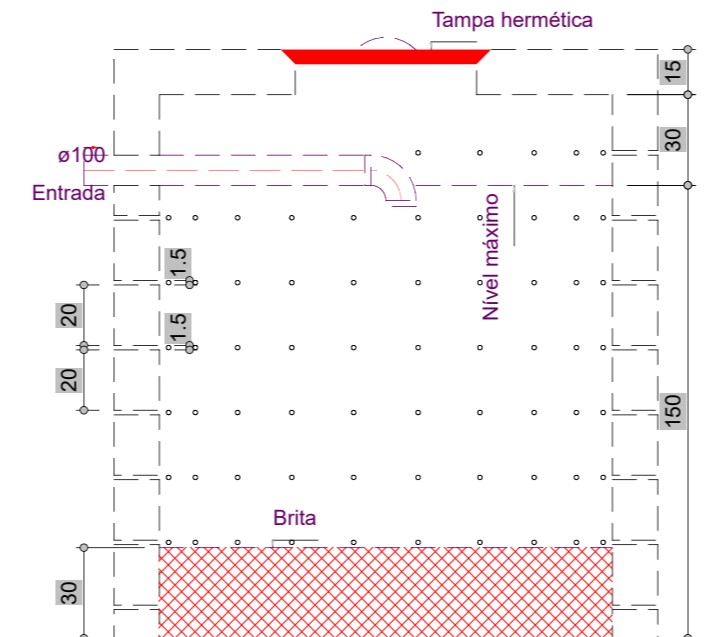


Sumidouro - Pavimento
Corte 1 - ESC. 1:25

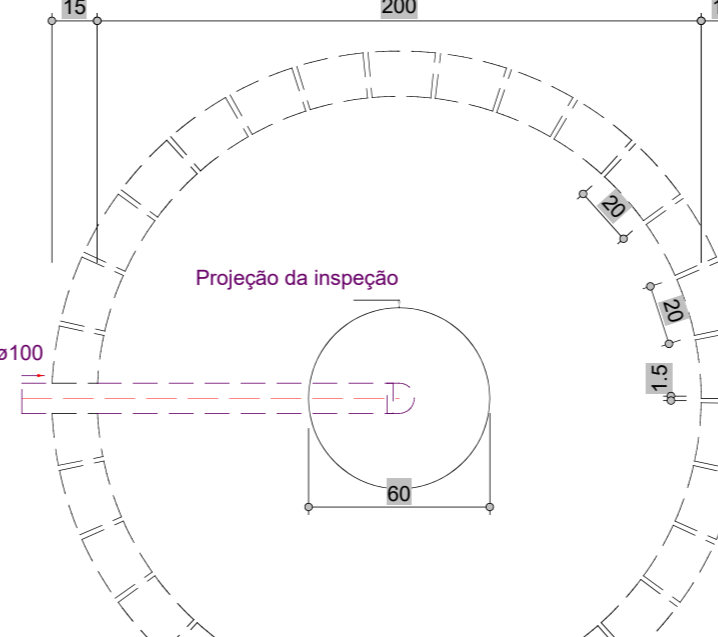


Sumidouro - Pavimento
Planta baixa - ESC. 1:25

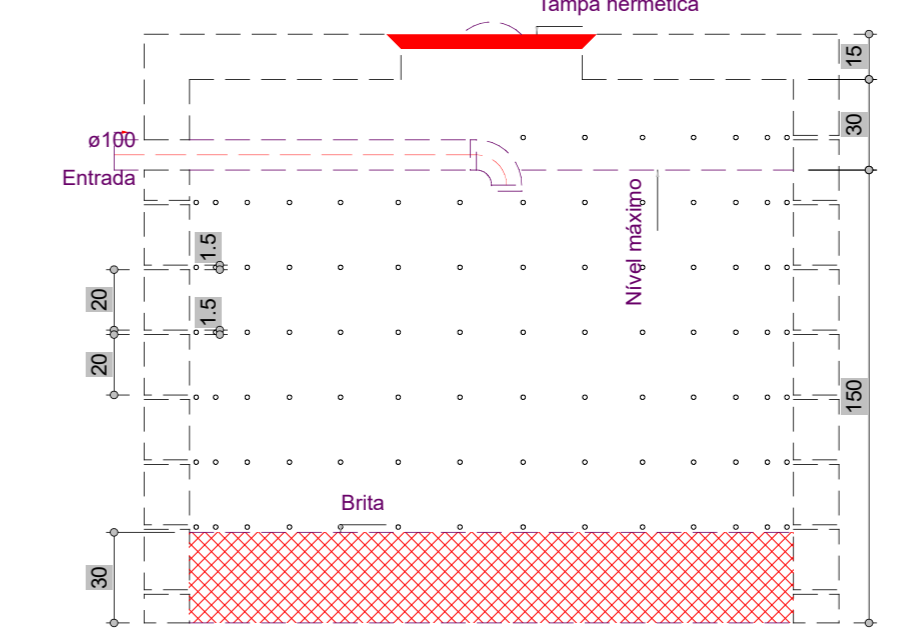

Sumidouro - Pavimento
Corte 1 - ESC. 1:25

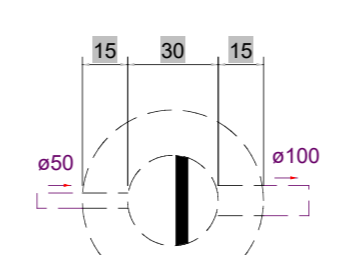

Caixa de gordura - Pavimento
Planta baixa - ESC. 1:25

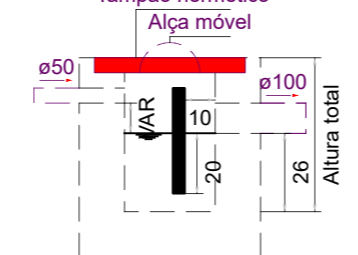

Caixa de gordura - Pavimento
Corte 1 - ESC. 1:25



PREFEITURA DE PARNAMIRIM

SECRETARIA MUNICIPAL DE OBRAS PÚBLICAS

RUA TENENTE RENO RUFINO DOS SANTOS, 742
MONTE CASTELHO, PARNAMIRIM/RN
CEP: 59149-190 - FONE: 084 3645-5654

ARQUITETOS:

PROJETO: **PROJETOS COMPLEMENTARES**
PARNAMIRIM / RN

ENDEREÇO: **PARNAMIRIM / RN**



CONTEÚDO:

ESCALA: DATA INICIAL: DESENHO:


É proibido, na forma da Lei Nº 9610 art: 29 do código penal, quaisquer modificações, bem como a reprodução total ou parcial deste projeto sem a prévia e expressa autorização dos arquitetos.

03/07


PARNAMIRIM - RUA TENENTE RENO RUFINO DOS SANTOS, 742 - MONTE CASTELHO - PARNAMIRIM/RN - CEP: 59149-190 - FONE: 084 3645-5654

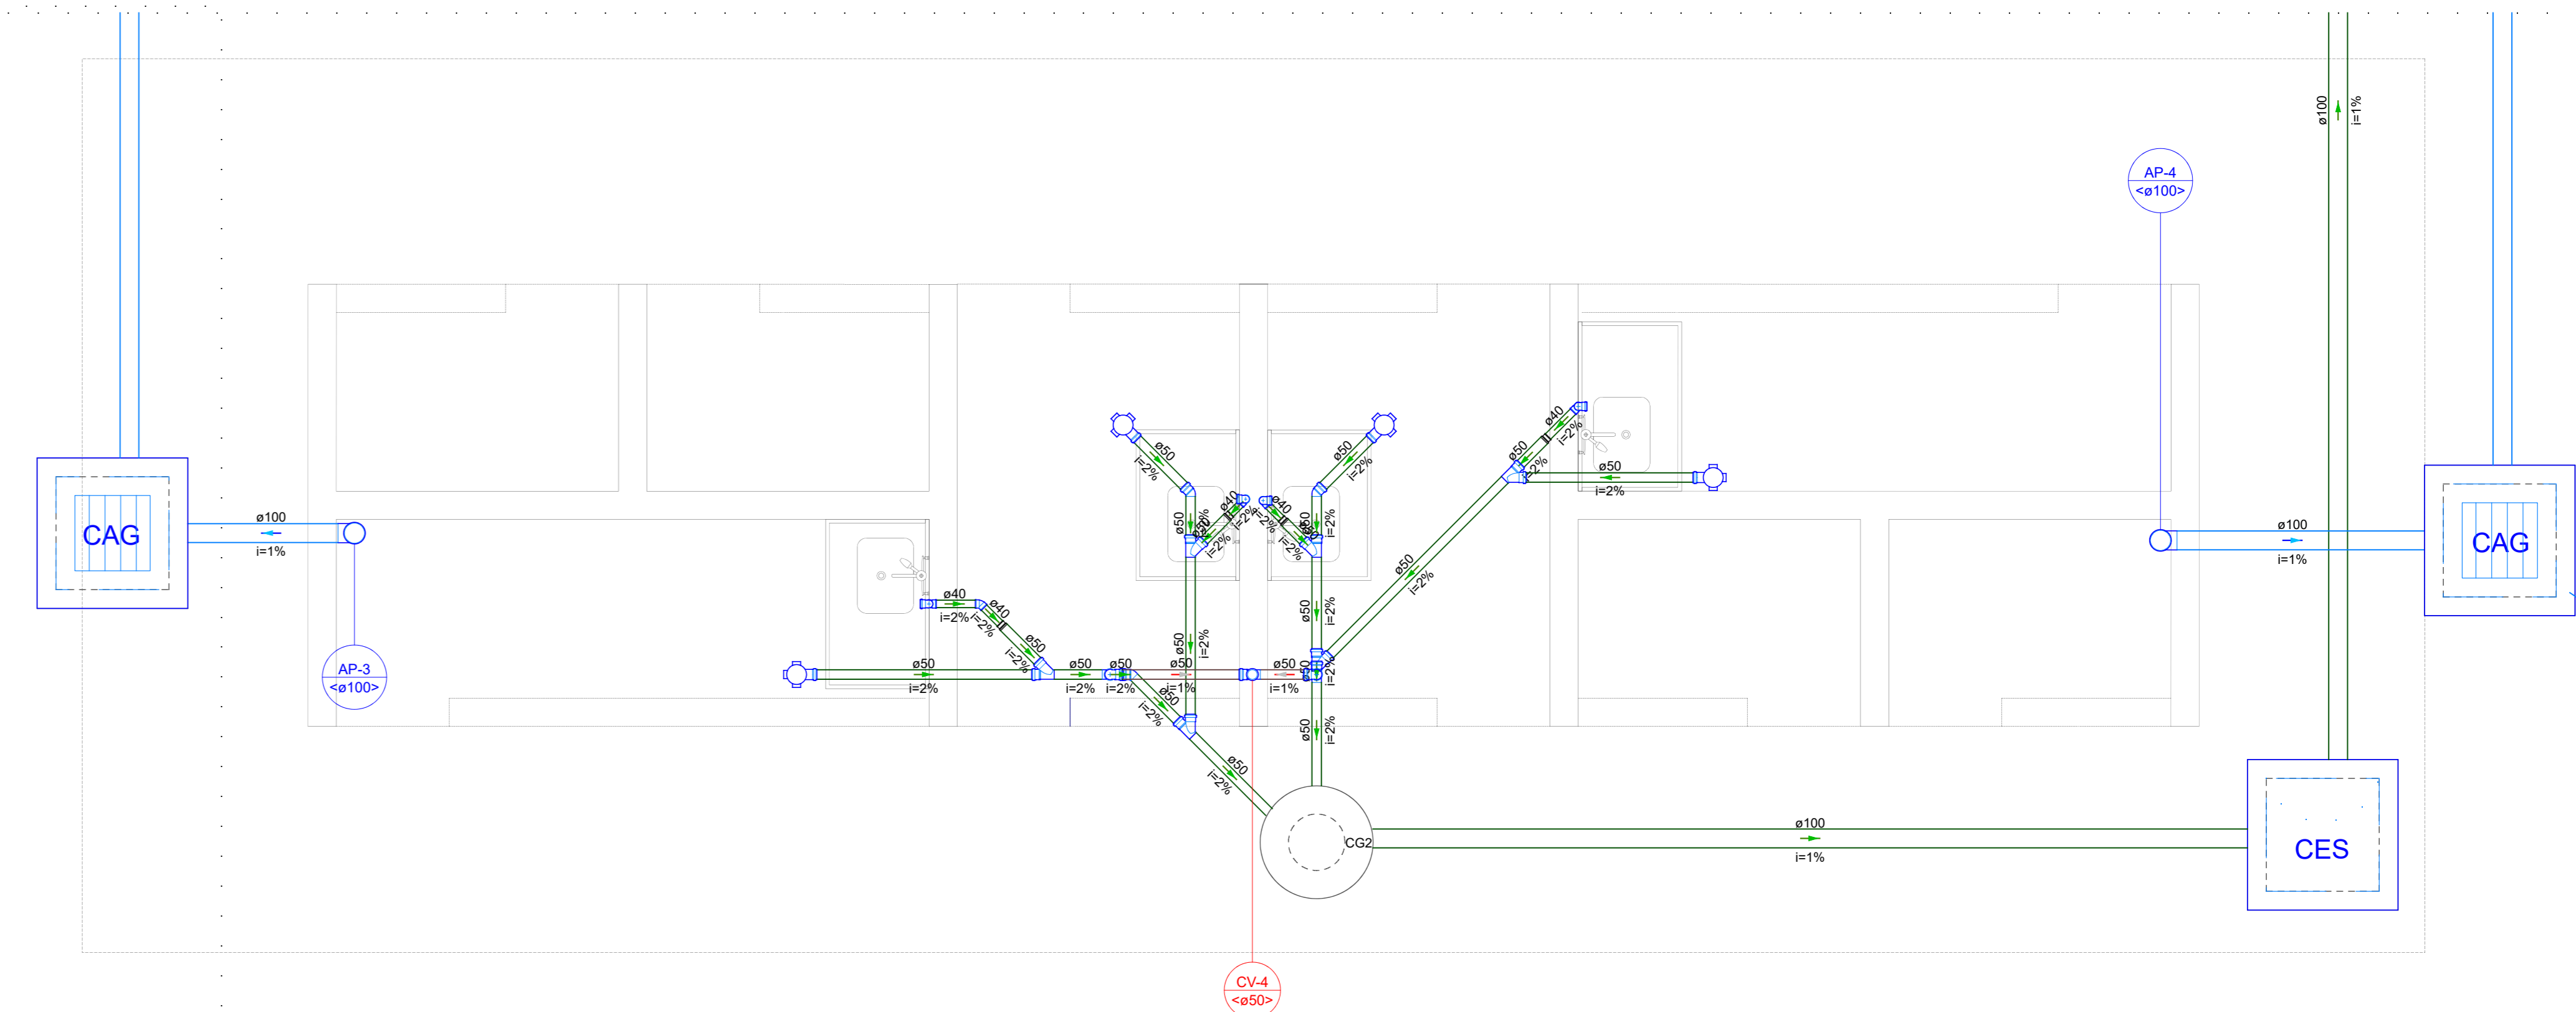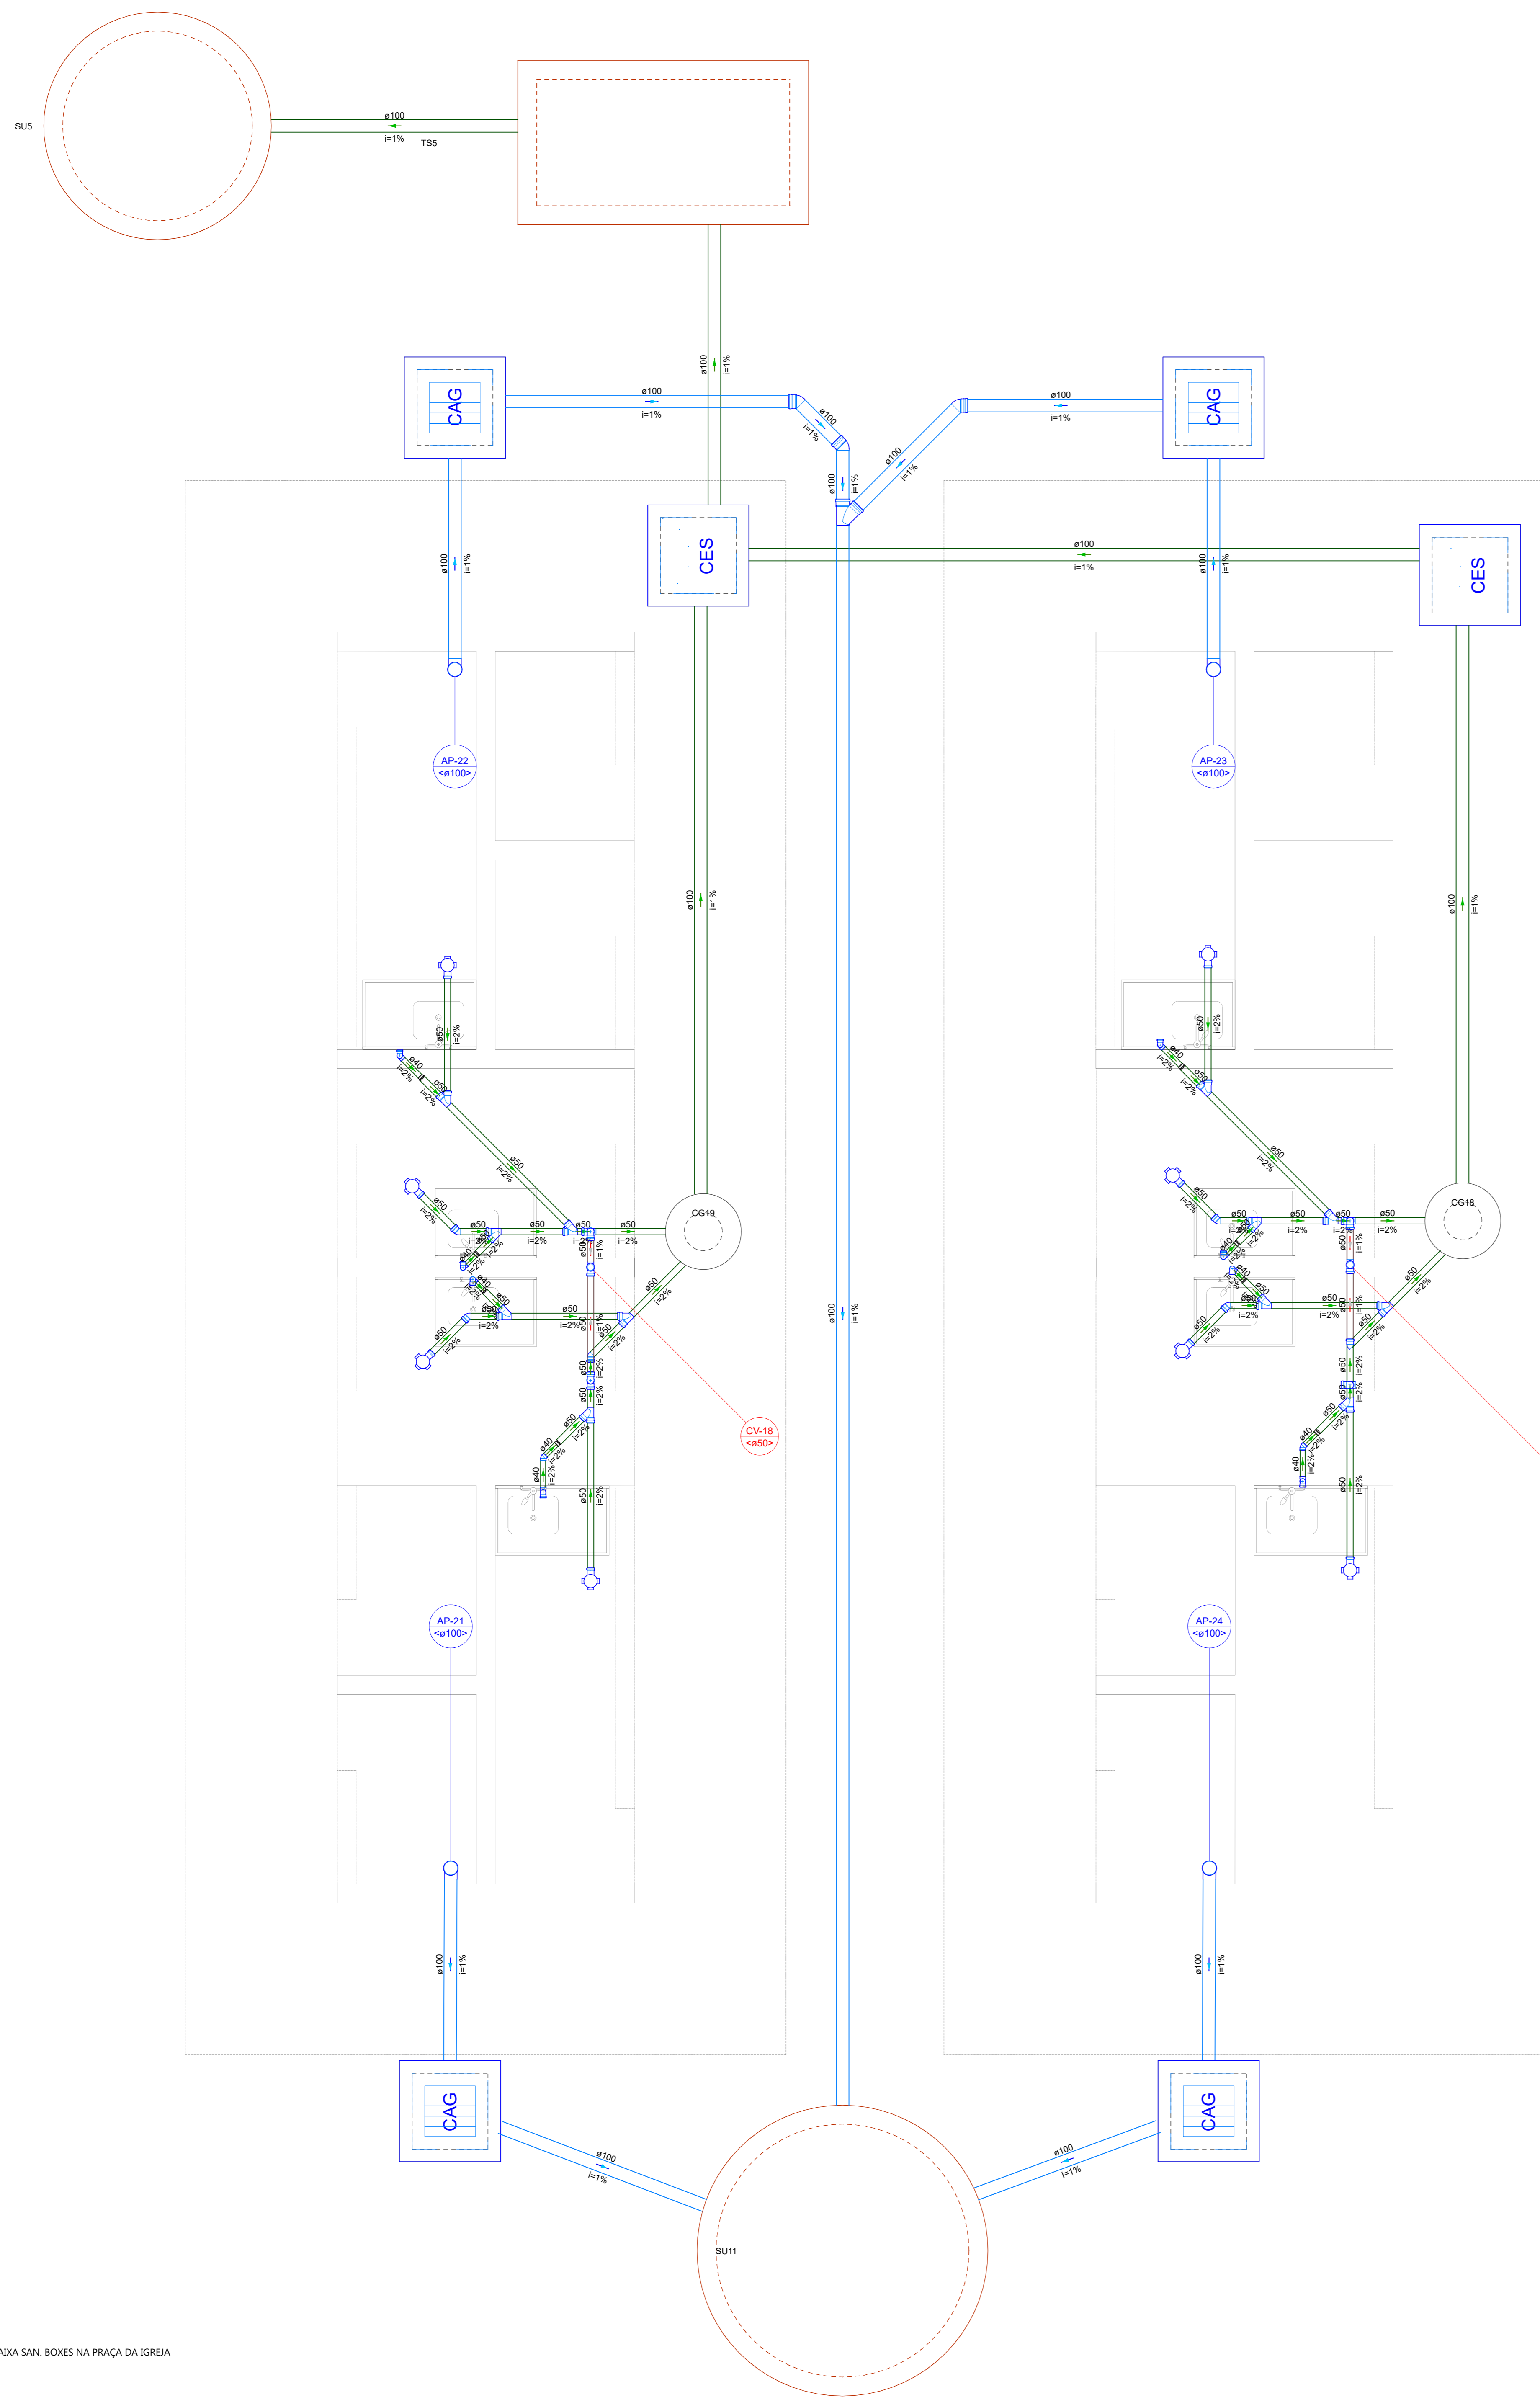


Detalhe S5
Escala 1:25

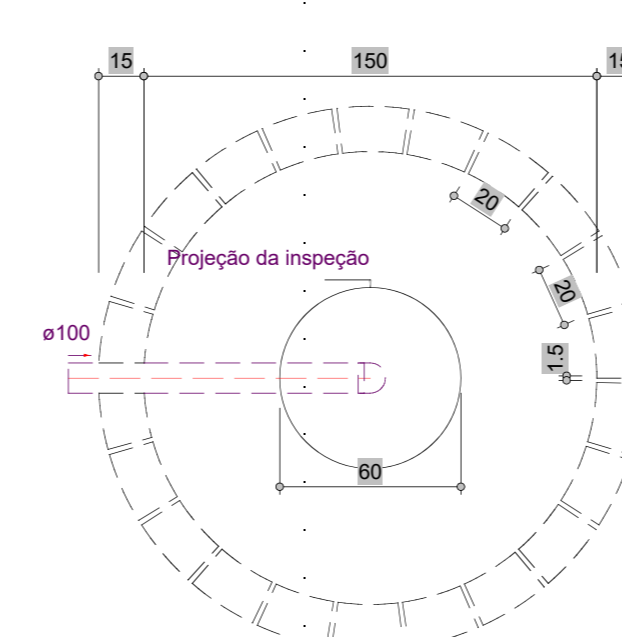


Sumidouro - Pavimento
Planta baixa - ESC. 1:25

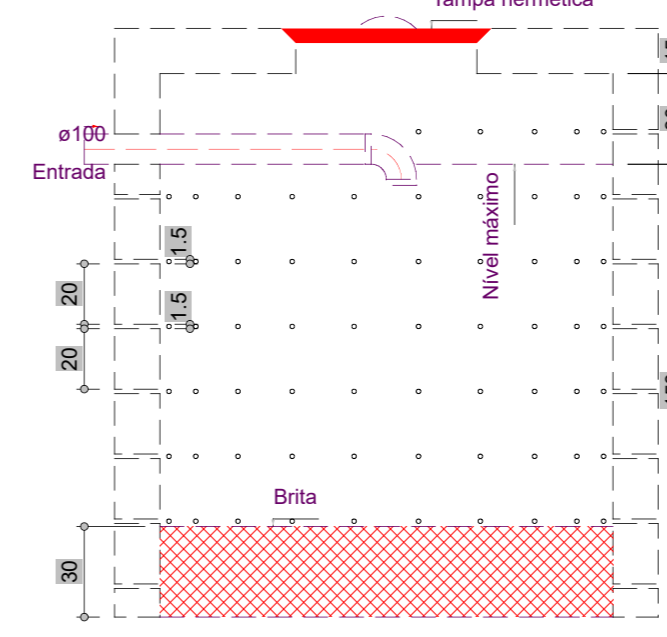


Sumidouro - Pavimento
Corte 1 - ESC. 1:25

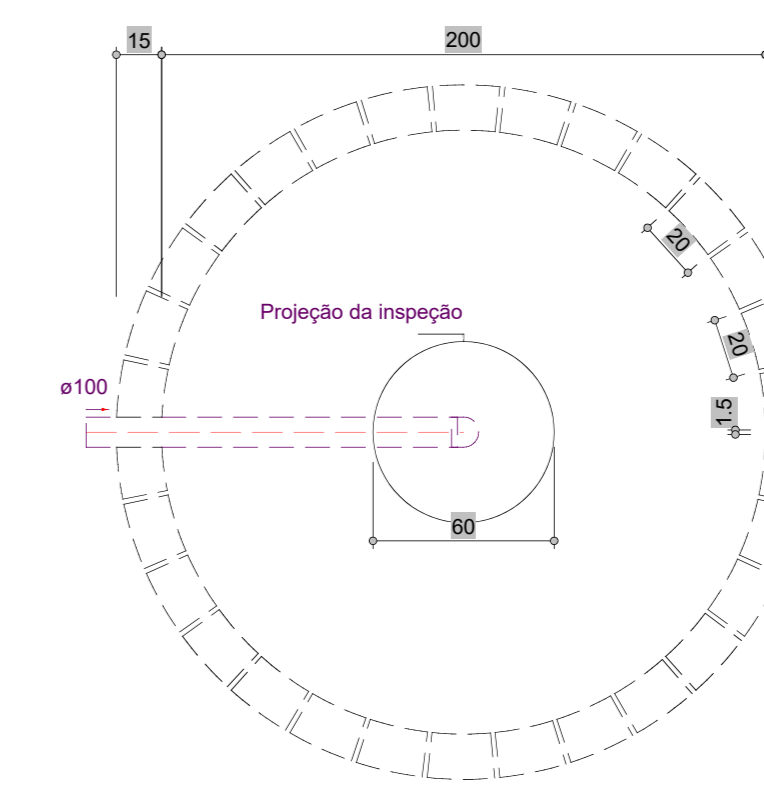


Sumidouro - Pavimento
Planta baixa - ESC. 1:25

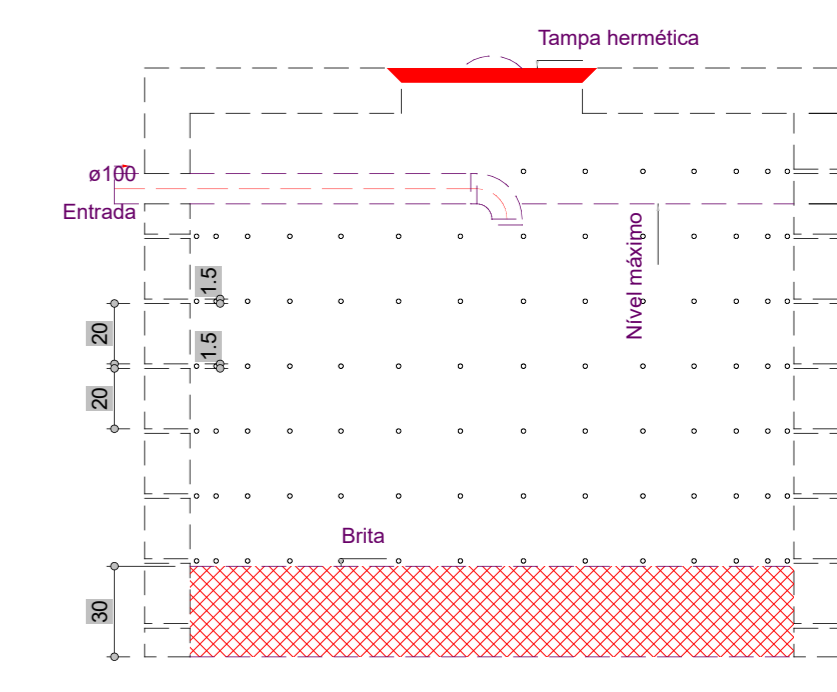

Sumidouro - Pavimento
Corte 1 - ESC. 1:25

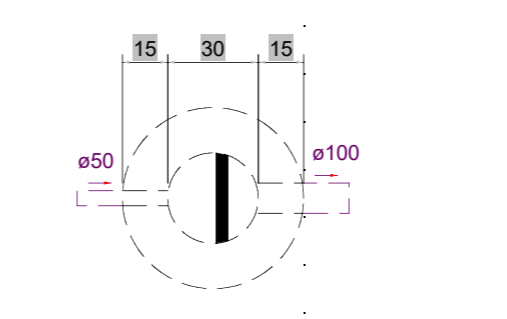

Caixa de gordura - Pavimento
Planta baixa - ESC. 1:25

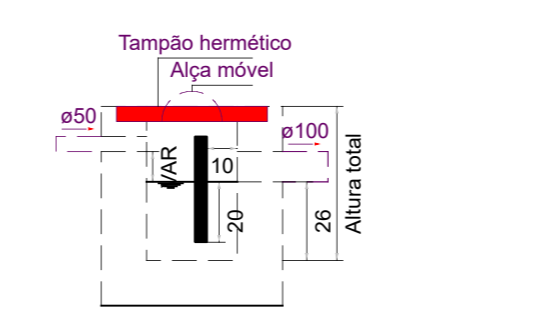

Caixa de gordura - Pavimento
Corte 1 - ESC. 1:25

| Legenda de condutos - Pavimento | |
|---------------------------------|------------|
| | Esgoto |
| | Pluvial |
| | Ventilação |

| Legenda - Pavimento | |
|---------------------|---------------------------------|
| | Bucha de redução longa |
| | Caixa Sifonada |
| | Caixa de areia pluvial cegonha |
| | Caixas Inspeção Esgoto Sifonada |
| | Curva 90° curta-columa |
| | Joelho 45° |
| | Junção simples |
| | Lavatório Residencial com sifão |
| | Ramais de Ventilação |
| | Ta sanitário superior |

PLANTA BADA SAN. BOXES NA PRAÇA DA IGREJA



PREFEITURA DE PARNAMIRIM

SECRETARIA MUNICIPAL DE OBRAS PÚBLICAS

RUA TENENTE BRUNO RUFINO DOS SANTOS, 742
MONTE CASTELHO, PARNAMIRIM/RN
CEP: 59149-190 - FONE: 084 3645-5654

ARQUITETOS:

PROJETO: **PROJETOS COMPLEMENTARES**
PARNAMIRIM / RN


ENDEREÇO: **PARNAMIRIM / RN**

CONTEÚDO:

ESCALA: DATA INICIAL: DESENHO:

É proibido, na forma da Lei Nº 9610 art. 29 do código penal, quaisquer modificações, bem como a reprodução total ou parcial deste projeto sem a prévia e expressa autorização dos arquitetos.

04/07

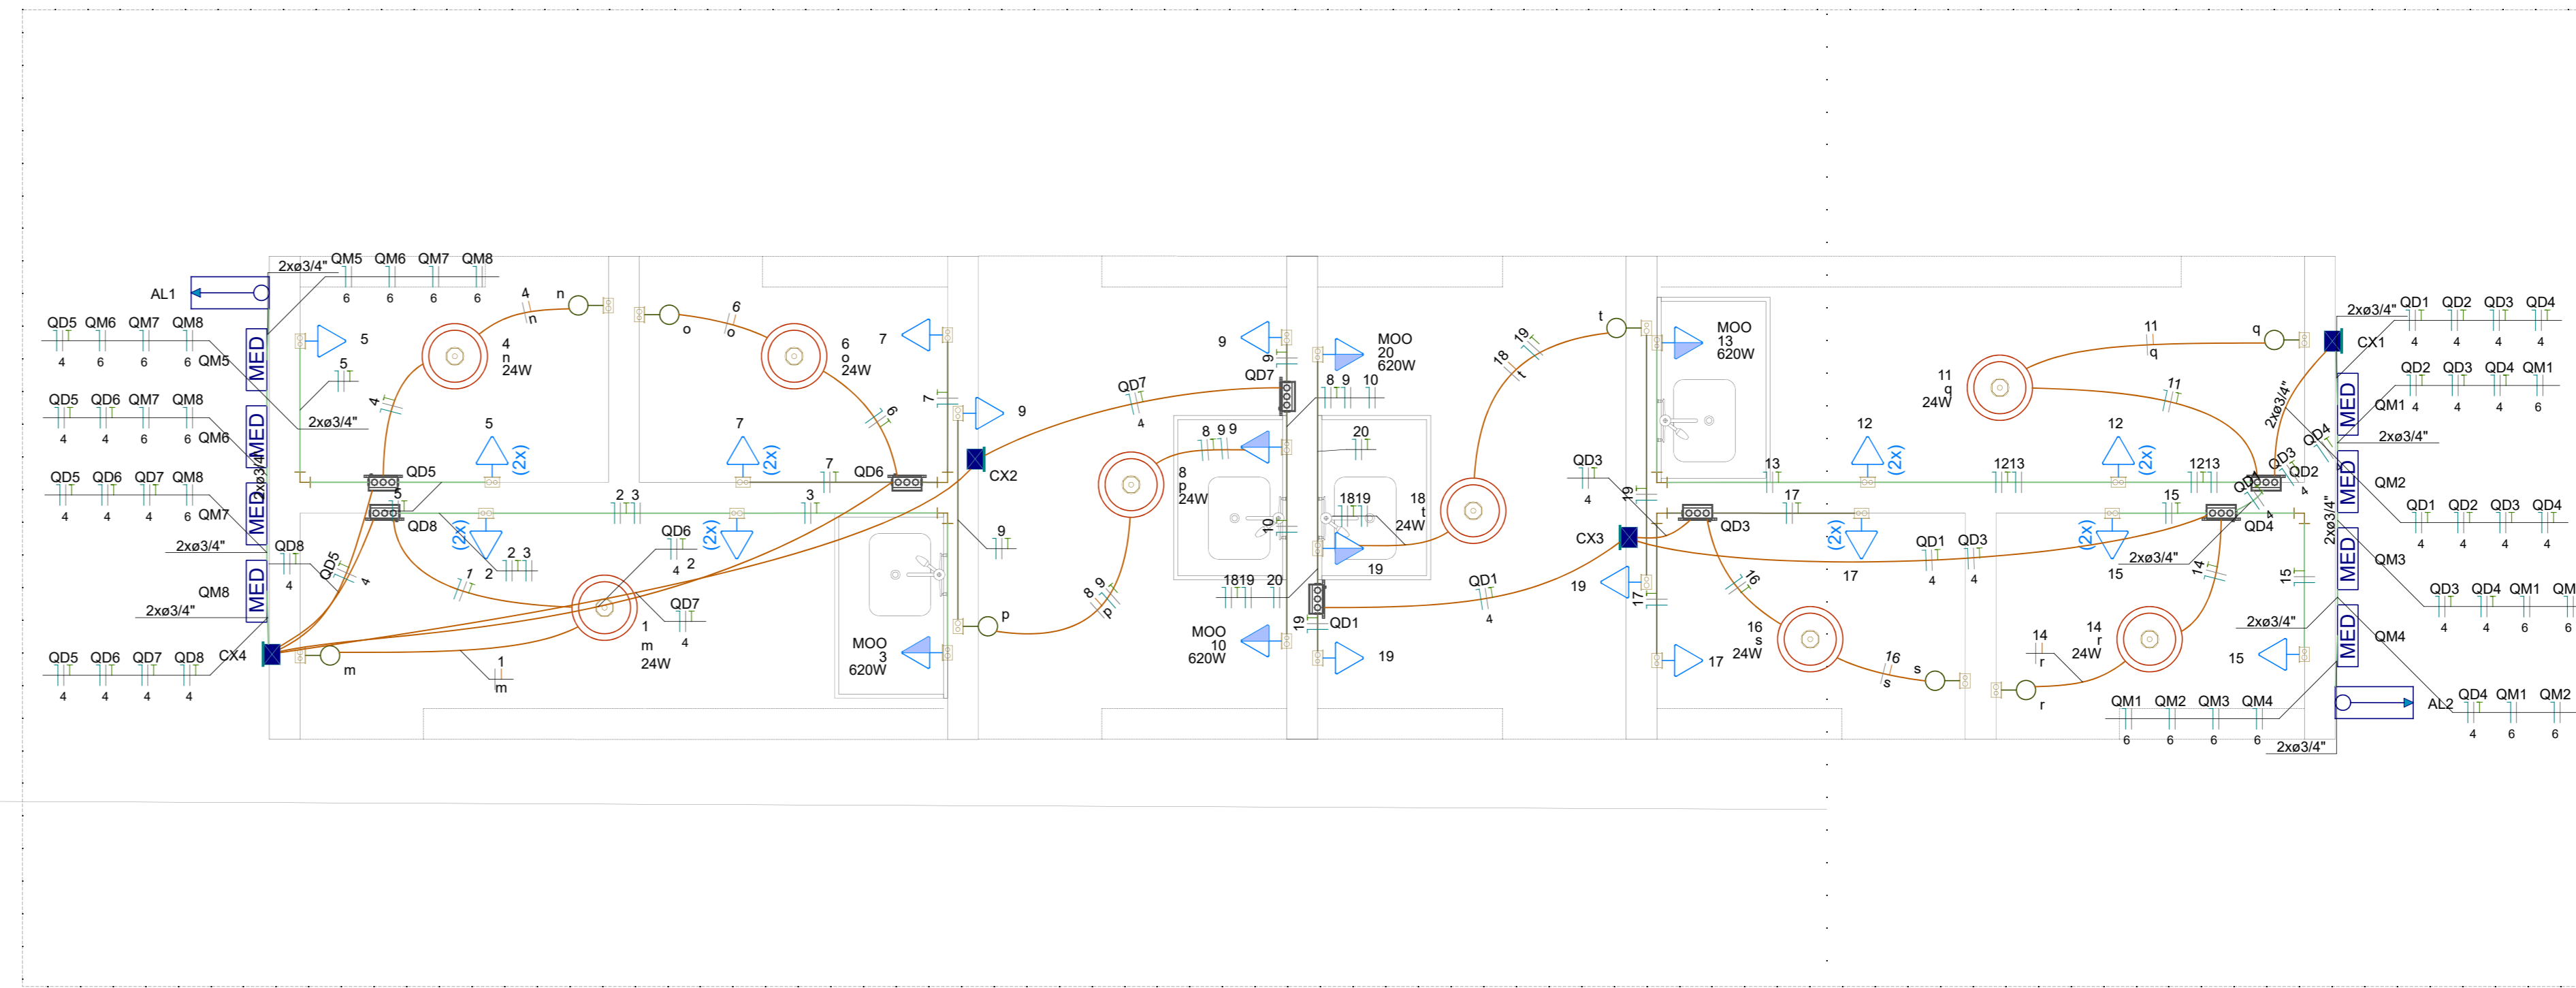

Legenda de condutos - Pavimento

| | |
|----------|-------|
| Elétrica | Teto |
| | Média |
| | Baixa |


Legenda das indicações - Pavimento

| | |
|-----|---|
| MDO | Pontos de força - Uso específico - Microondas |
|-----|---|

Legenda - Pavimento

| | |
|------|---|
| (2x) | 2 Tomadas baixas a 0,30m do piso |
| [C] | Caixa de passagem 100x100x80 a 2,20 do piso |
| [E] | Entrada de serviço |
| [I] | Interruptor simples 1 tecla - 1,10m do piso |
| [L] | Ponto genérico de luz 24W |
| [D] | Quadro de distribuição |
| [M] | Quadro de medição |
| [T] | Tomada baixa a 0,30m do piso |
| [B] | Tomada média a 1,10m do piso |

Detalhe ELE-1
Escala 1:25

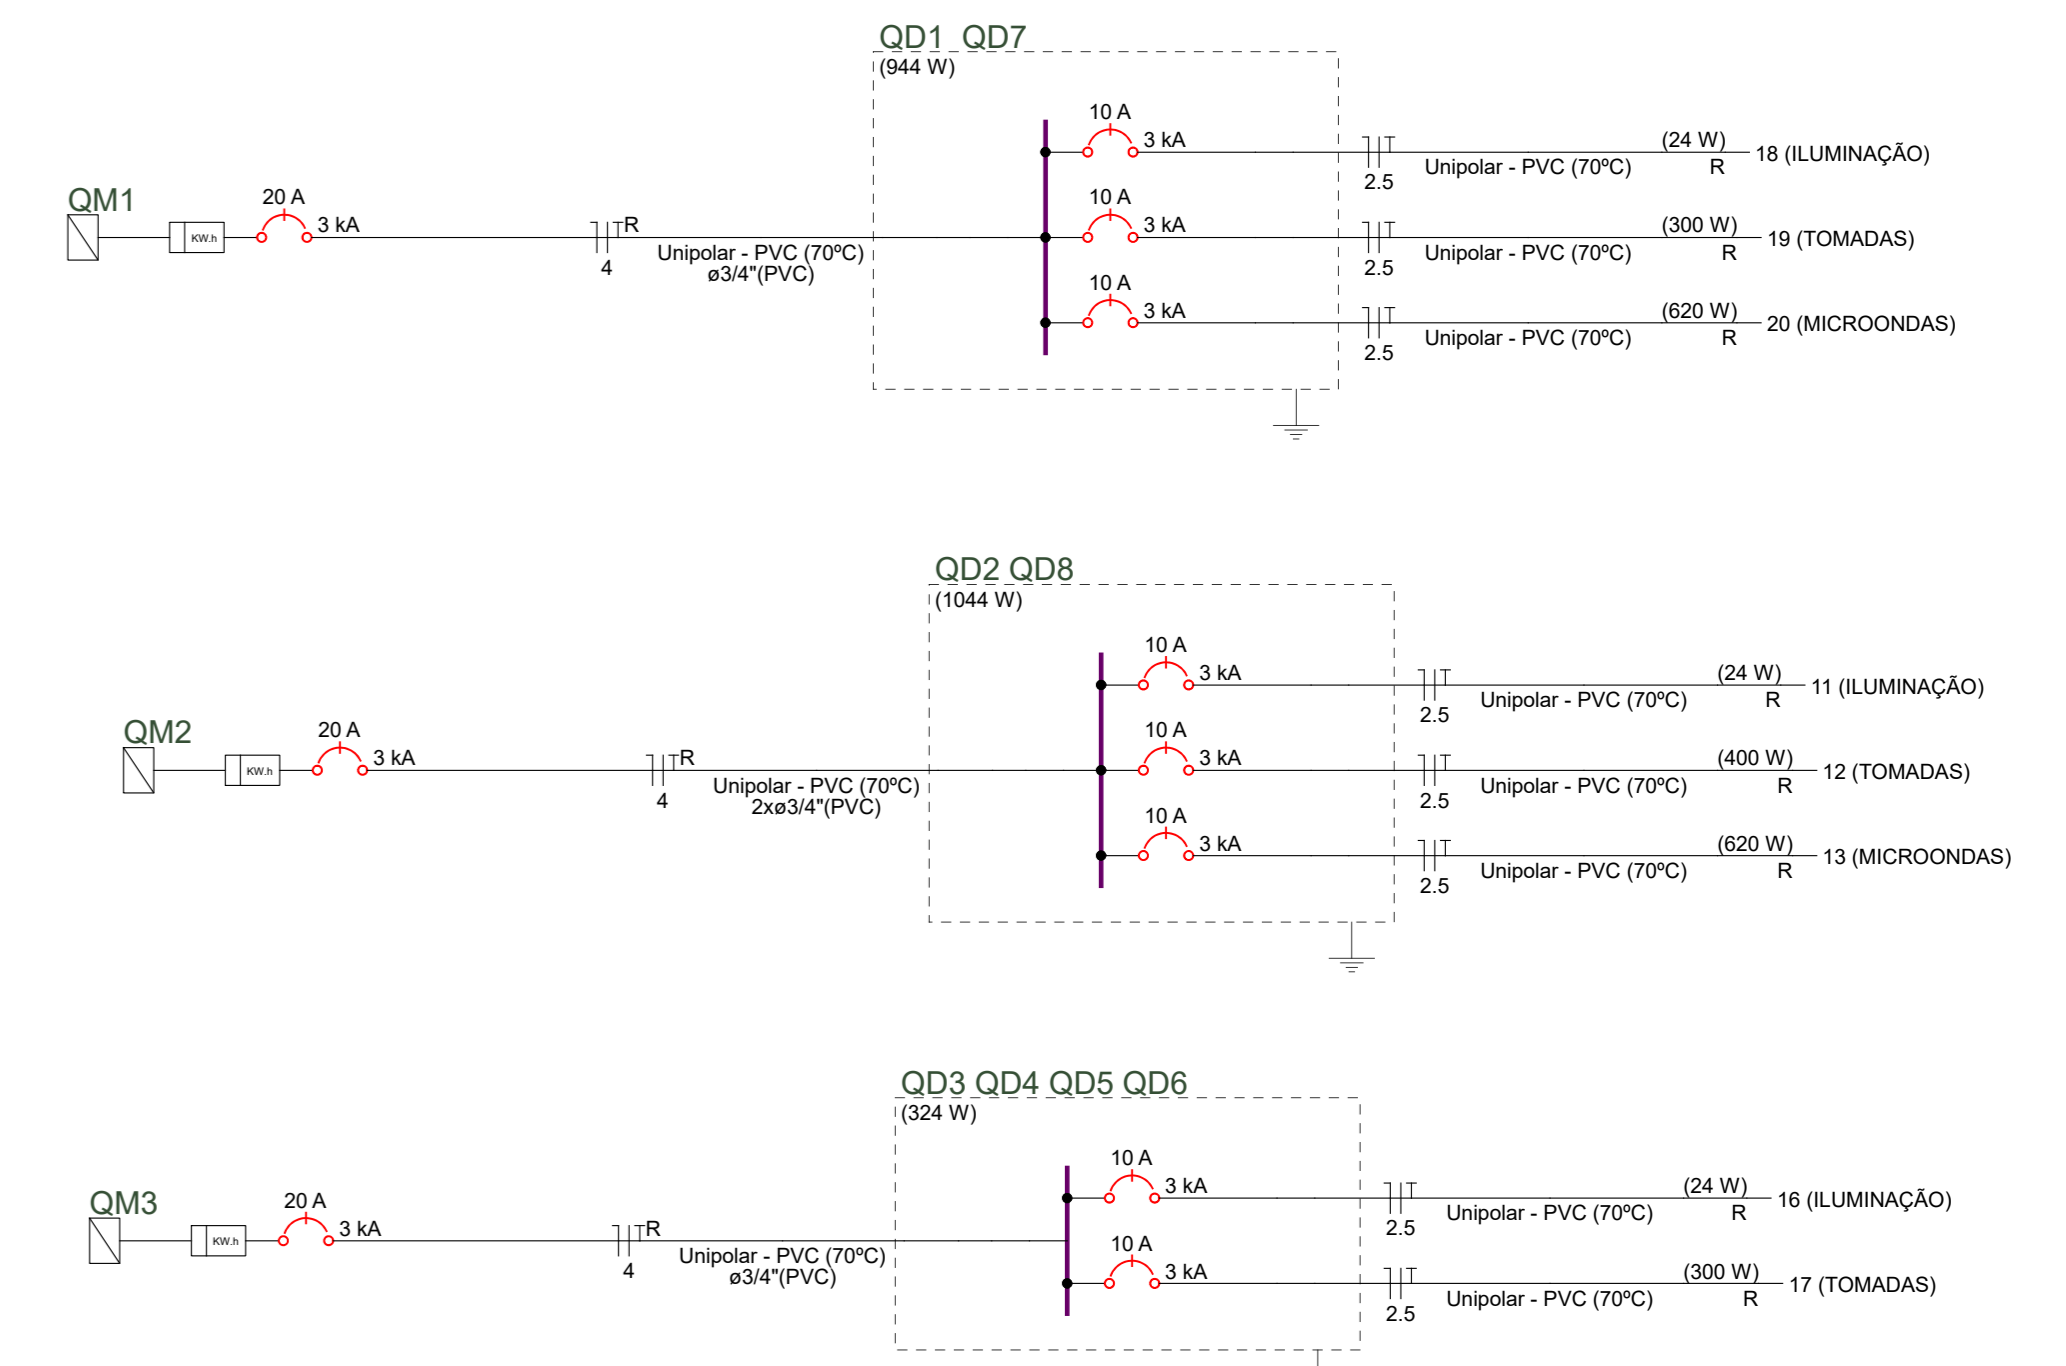

Quadro de Cargas (AL1 E AL2) - Pavimento

| Circuito | Descrição | Esquema | Método de inst. | Tensão (V) | Iluminação (W) | Tomadas (W) | Pot. total (VA) | Pot. total (W) | Fases | Pot. - R (W) | Pot. - S (W) | Pot. - T (W) | FCT | FCA | Ir (A) | Ip (A) | Seção (mm²) | Ic (A) | Diaj (mm) | dV parc (%) | dV total (%) | Status | |
|----------|-----------|---------|-----------------|------------|----------------|-------------|-----------------|----------------|-------|--------------|--------------|--------------|------|------|--------|--------|-------------|--------|-----------|-------------|--------------|--------|----|
| QM5 | F+H | B1 | B1 | 220 V | 387 | 324 | 711 | 711 | R | 324 | 387 | 0 | 1.00 | 1.00 | 1.6 | 1.6 | 6 | 41.0 | 3 | 20 | 0.01 | 0.01 | OK |
| QM6 | F+H | B1 | B1 | 220 V | 357 | 324 | 681 | 681 | R | 324 | 357 | 0 | 1.00 | 1.00 | 1.6 | 1.6 | 6 | 41.0 | 3 | 20 | 0.01 | 0.01 | OK |
| QM7 | F+H | B1 | B1 | 220 V | 1046 | 844 | 1890 | 1890 | R | 844 | 1046 | 0 | 1.00 | 1.00 | 4.8 | 4.8 | 6 | 41.0 | 3 | 20 | 0.02 | 0.02 | OK |
| QM8 | F+H | B1 | B1 | 220 V | 1157 | 1044 | 2201 | 2201 | R | 1044 | 1157 | 0 | 1.00 | 1.00 | 5.3 | 5.3 | 6 | 41.0 | 3 | 20 | 0.02 | 0.02 | OK |
| TOTAL | | | | | 2918 | 2686 | 5604 | 5604 | R | 2686 | 2918 | 0 | | | | | | | | | | | |

Quadro de Cargas (QD1 QD7) - Pavimento







| Circuito | Descrição | Esquema | Método de inst. | Tensão (V) | Iluminação (W) | Tomadas (W) | Pot. total (VA) | Pot. total (W) | Fases | Pot. - R (W) | Pot. - S (W) | Pot. - T (W) | FCT | FCA | Ir (A) | Ip (A) | Seção (mm²) | Ic (A) | Diaj (mm) | dV parc (%) | dV total (%) | Status | |
|----------|------------|---------|-----------------|------------|----------------|-------------|-----------------|----------------|-------|--------------|--------------|--------------|------|------|--------|--------|-------------|--------|-----------|-------------|--------------|--------|----|
| 18 | ILUMINAÇÃO | F+H+T | B1 | 220 V | 24 | 100 | 124 | 124 | R | 100 | 24 | 0 | 1.00 | 1.00 | 0.1 | 0.1 | 2.5 | 24.0 | 3 | 10 | 0.01 | 0.01 | OK |
| 19 | TOMADAS | F+H+T | B1 | 220 V | 1 | 3 | 333 | 300 | R | 300 | 333 | 0 | 1.00 | 1.00 | 1.0 | 1.5 | 2.5 | 24.0 | 3 | 10 | 0.04 | 0.32 | OK |
| 20 | MICROONDAS | F+H+T | B1 | 220 V | 1 | 3 | 689 | 620 | R | 620 | 689 | 0 | 1.00 | 1.00 | 3.1 | 3.1 | 2.5 | 24.0 | 3 | 10 | 0.07 | 0.36 | OK |
| TOTAL | | | | | 1 | 3 | 1044 | 944 | R | 944 | 1044 | 0 | | | | | | | | | | | |


Quadro de Cargas (QD2 QD8) - Pavimento

| Circuito | Descrição | Esquema | Método de inst. | Tensão (V) | Iluminação (W) | Tomadas (W) | Pot. total (VA) | Pot. total (W) | Fases | Pot. - R (W) | Pot. - S (W) | Pot. - T (W) | FCT | FCA | Ir (A) | Ip (A) | Seção (mm²) | Ic (A) | Diaj (mm) | dV parc (%) | dV total (%) | Status | |
|----------|------------|---------|-----------------|------------|----------------|-------------|-----------------|----------------|-------|--------------|--------------|--------------|------|------|--------|--------|-------------|--------|-----------|-------------|--------------|--------|----|
| 11 | ILUMINAÇÃO | F+H+T | B1 | 220 V | 1 | 4 | 24 | 24 | R | 24 | 24 | 0 | 1.00 | 1.00 | 0.1 | 0.1 | 2.5 | 24.0 | 3 | 10 | 0.01 | 0.12 | OK |
| 12 | TOMADAS | F+H+T | B1 | 220 V | 1 | 4 | 444 | 400 | R | 400 | 444 | 0 | 1.00 | 1.00 | 2.0 | 2.0 | 2.5 | 24.0 | 3 | 10 | 0.04 | 0.15 | OK |
| 13 | MICROONDAS | F+H+T | B1 | 220 V | 1 | 4 | 689 | 620 | R | 620 | 689 | 0 | 1.00 | 1.00 | 3.1 | 3.1 | 2.5 | 24.0 | 3 | 10 | 0.14 | 0.25 | OK |
| TOTAL | | | | | 1 | 4 | 1157 | 1044 | R | 1044 | 1157 | 0 | | | | | | | | | | | |

Quadro de Cargas (QD3 QD4 QD5 QD6) - Pavimento

| Circuito | Descrição | Esquema | Método de inst. | Tensão (V) | Iluminação (W) | Tomadas (W) | Pot. total (VA) | Pot. total (W) | Fases | Pot. - R (W) | Pot. - S (W) | Pot. - T (W) | FCT | FCA | Ir (A) | Ip (A) | Seção (mm²) | Ic (A) | Diaj (mm) | dV parc (%) | dV total (%) | Status | |
|----------|------------|---------|-----------------|------------|----------------|-------------|-----------------|----------------|-------|--------------|--------------|--------------|------|------|--------|--------|-------------|--------|-----------|-------------|--------------|--------|----|
| 16 | ILUMINAÇÃO | F+H+T | B1 | 220 V | 1 | 3 | 24 | 24 | R | 24 | 24 | 0 | 1.00 | 1.00 | 0.1 | 0.1 | 2.5 | 24.0 | 3 | 10 | 0.01 | 0.09 | OK |
| 17 | TOMADAS | F+H+T | B1 | 220 V | 1 | 3 | 333 | 300 | R | 300 | 333 | 0 | 1.00 | 1.00 | 1.0 | 1.5 | 2.5 | 24.0 | 3 | 10 | 0.01 | 0.10 | OK |
| TOTAL | | | | | 1 | 3 | 357 | 324 | R | 324 | 357 | 0 | | | | | | | | | | | |

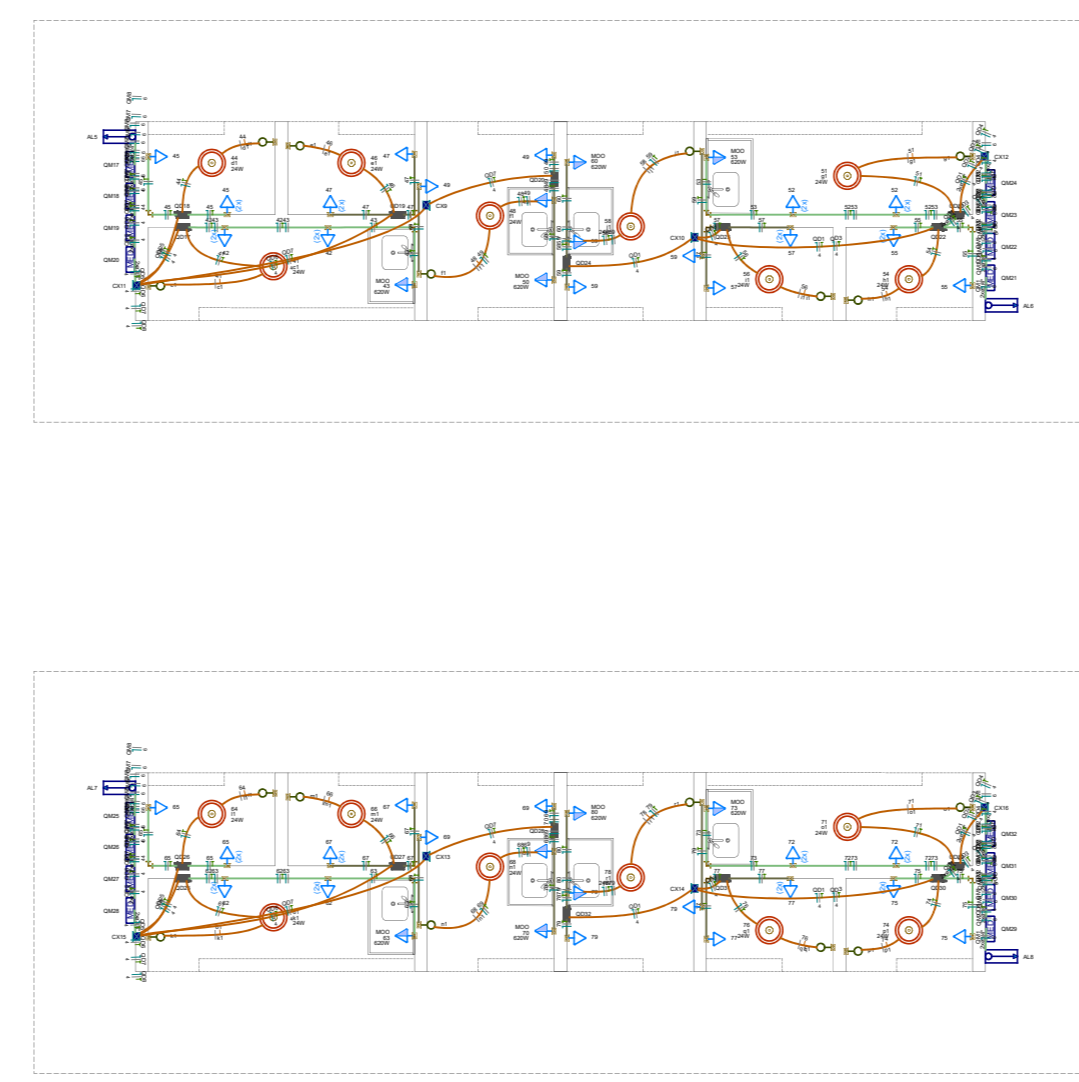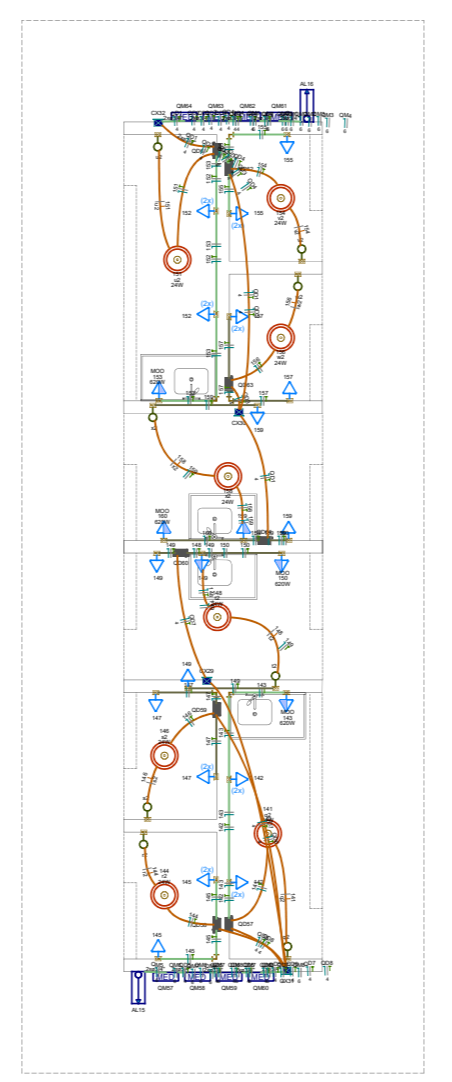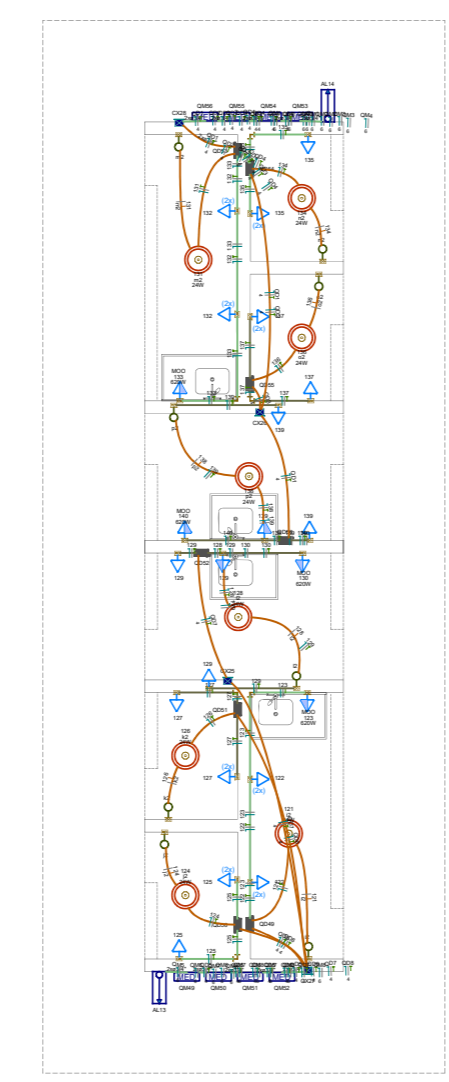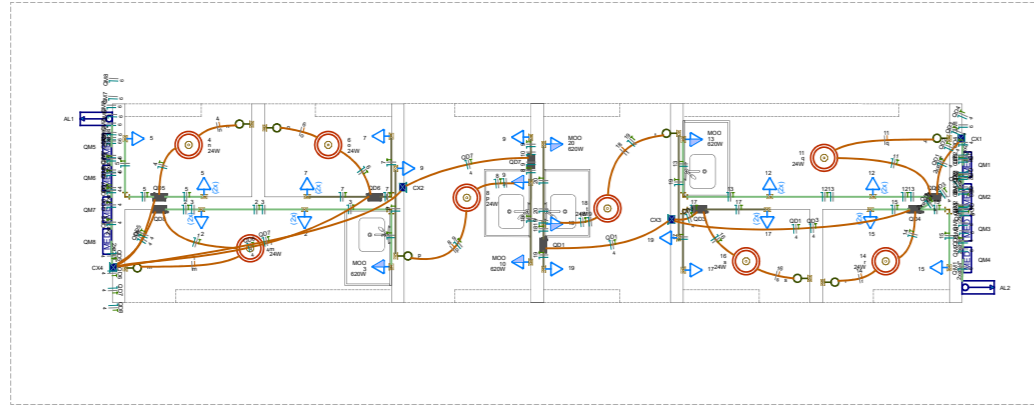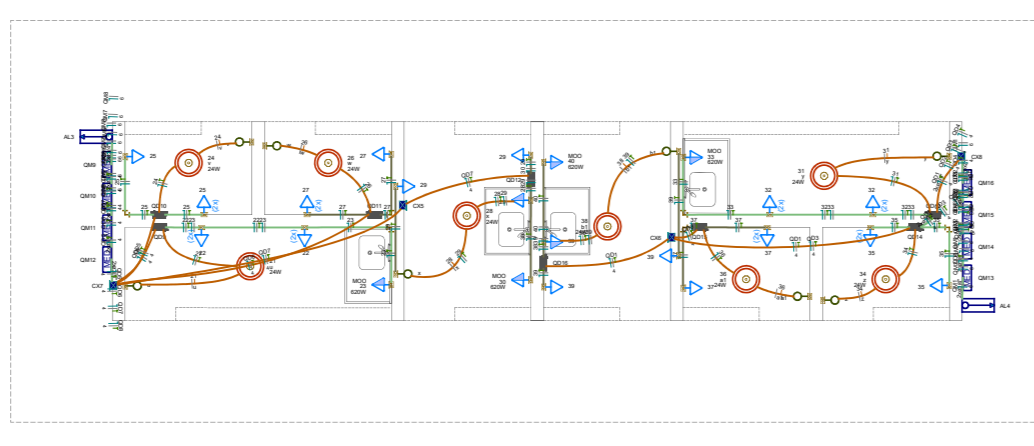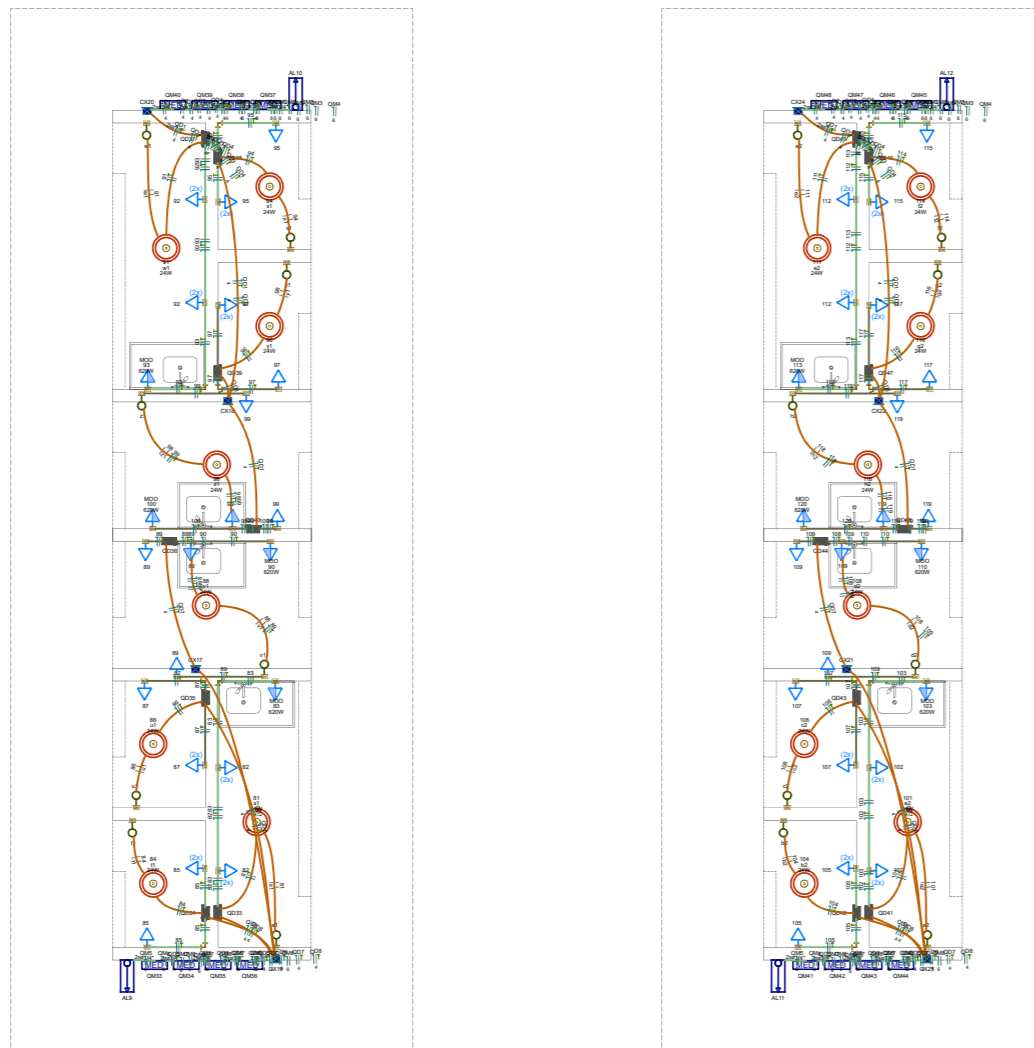



PREFEITURA DE PARNAMIRIM

SECRETARIA MUNICIPAL DE OBRAS PÚBLICAS

RUA TENENTE PEDRO RUFINO DOS SANTOS, 742
MONTE CASTELHO, PARNAMIRIM/RN
CEP: 59149-190 - FONE: 084 3645-5654

ARQUITETOS:

PROJETO: **PROJETOS COMPLEMENTARES**
PARNAMIRIM / RN


ENDEREÇO: **PARNAMIRIM / RN**

CONTEÚDO:







ESCALA: DATA INICIAL: DESENHO:

É proibido, na forma da lei Nº 9610 art: 29 do código penal, quaisquer modificações, bem como a reprodução total ou parcial deste projeto sem a prévia e expressa autorização dos arquitetos.

01 / 07

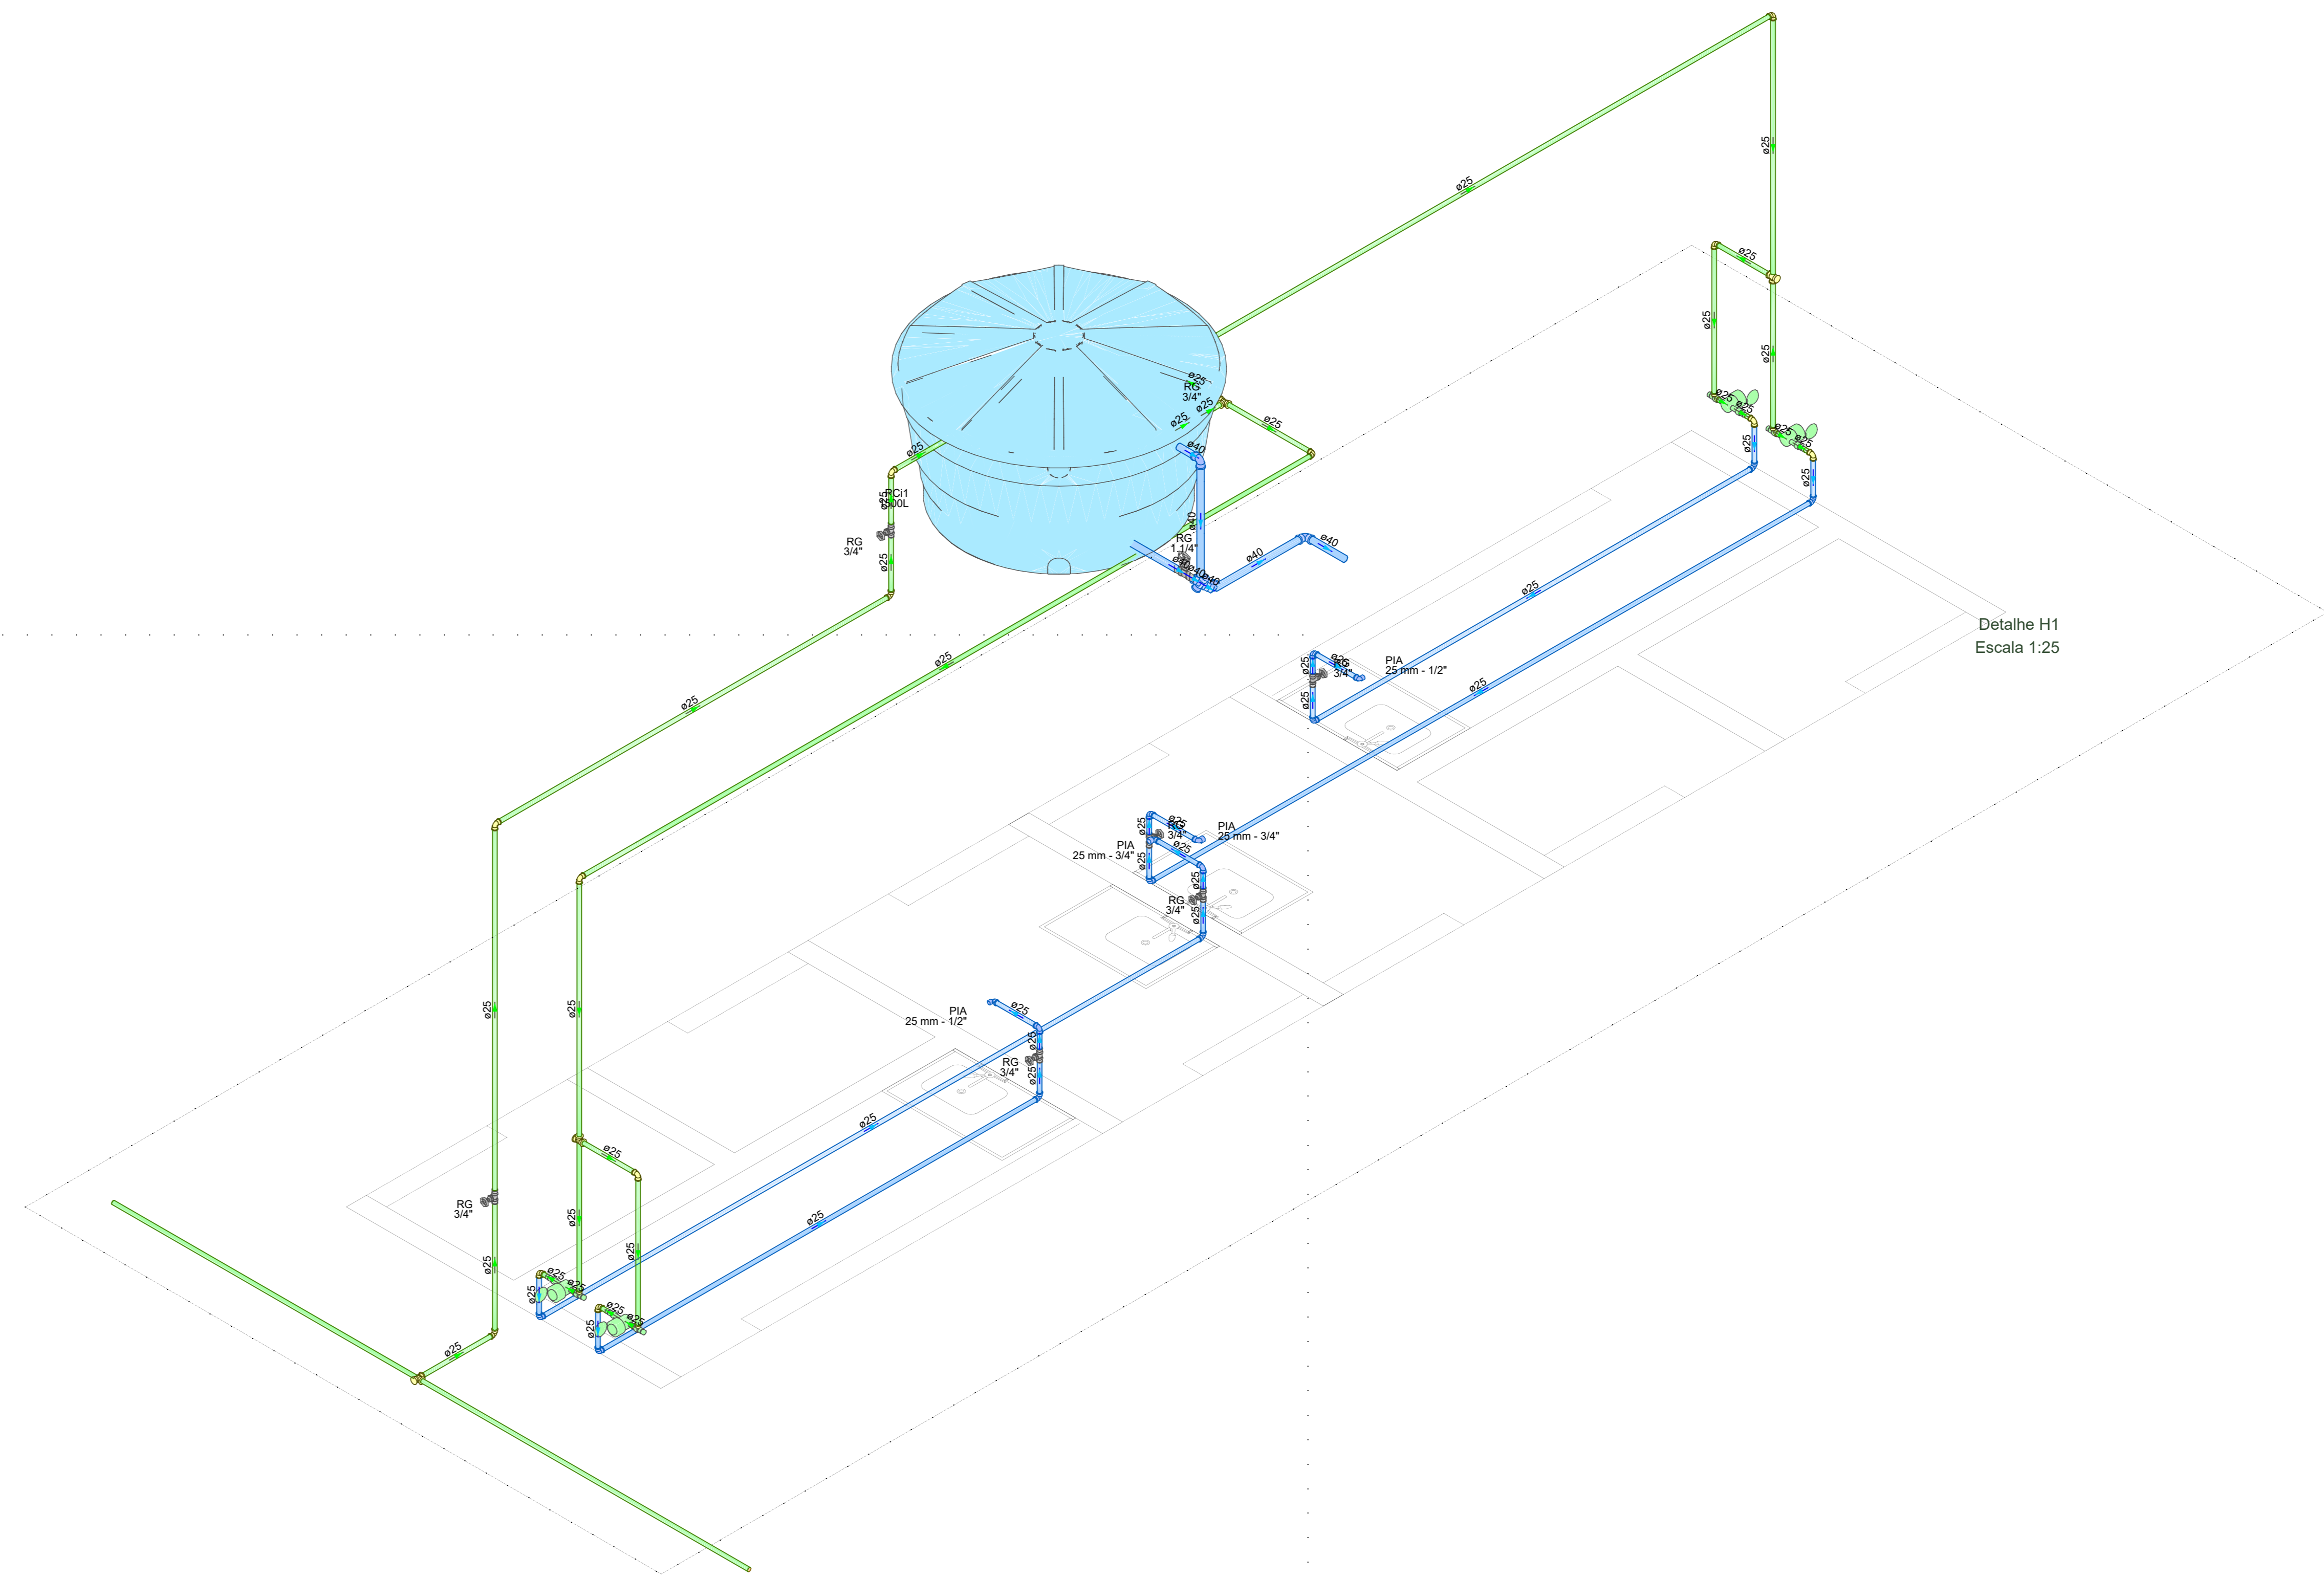




Detalhe H1
Escada 1:25

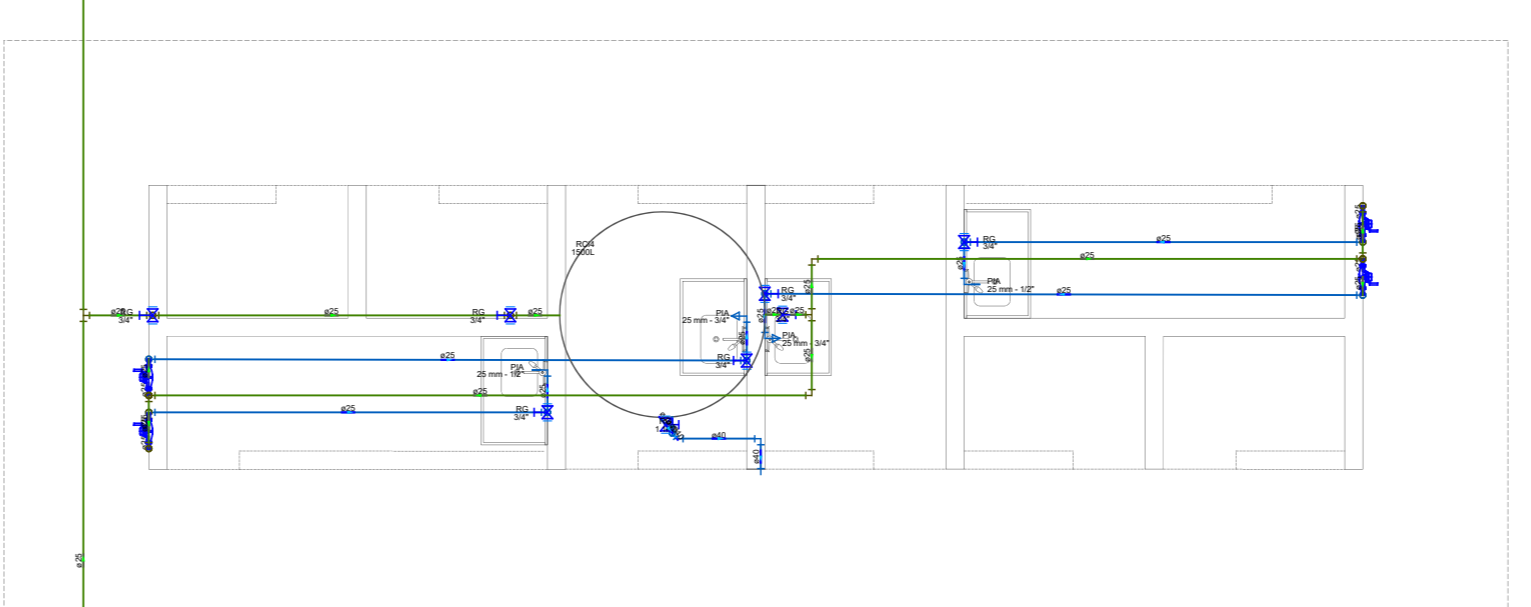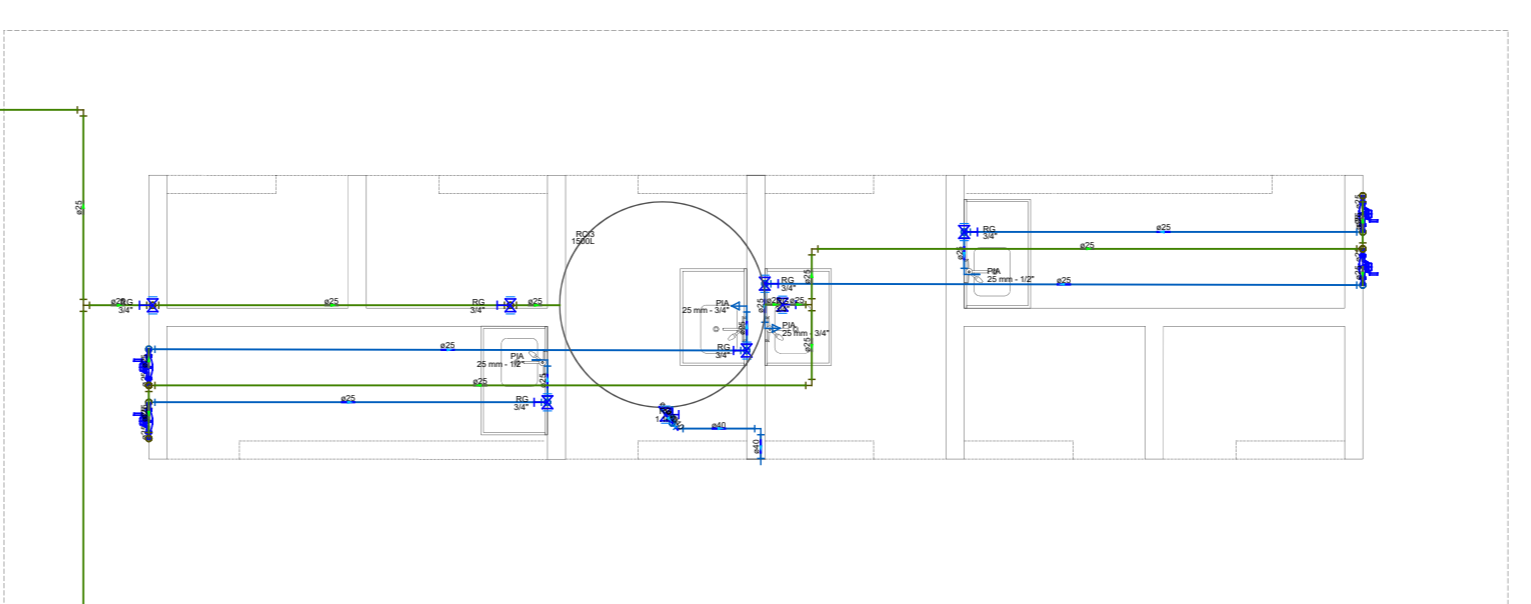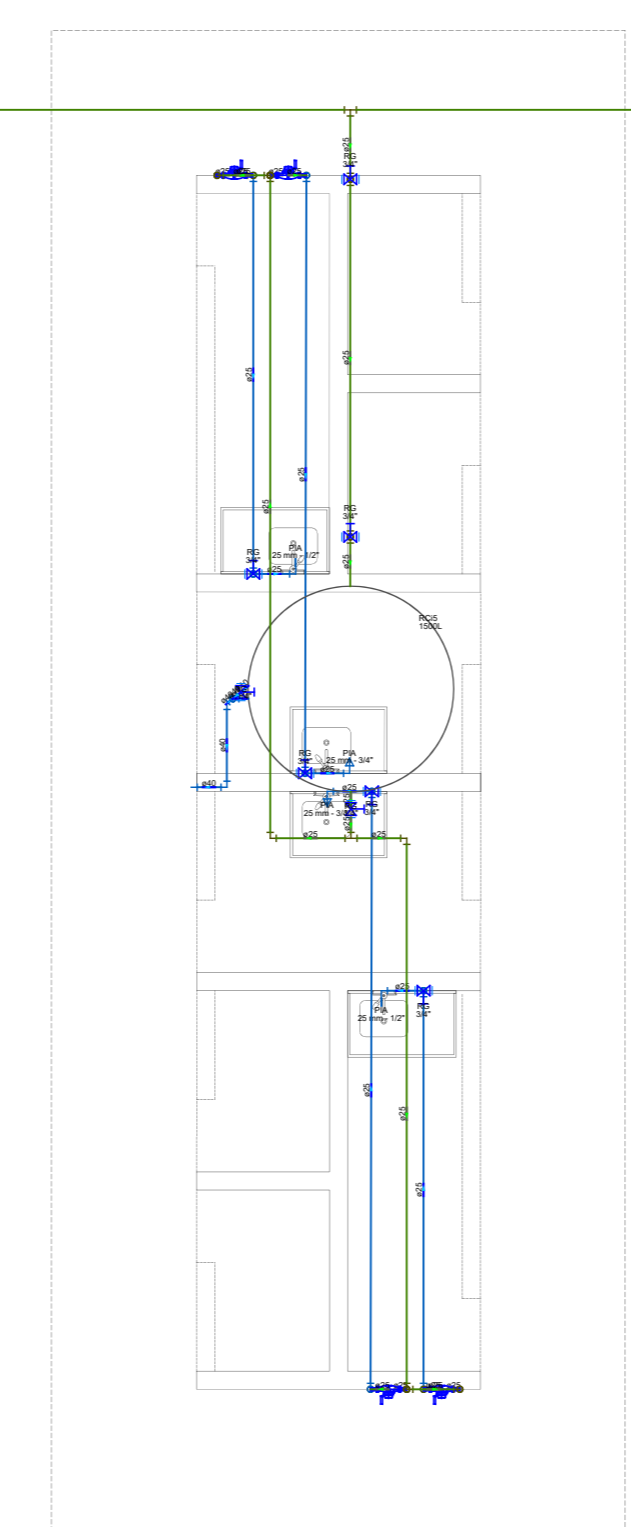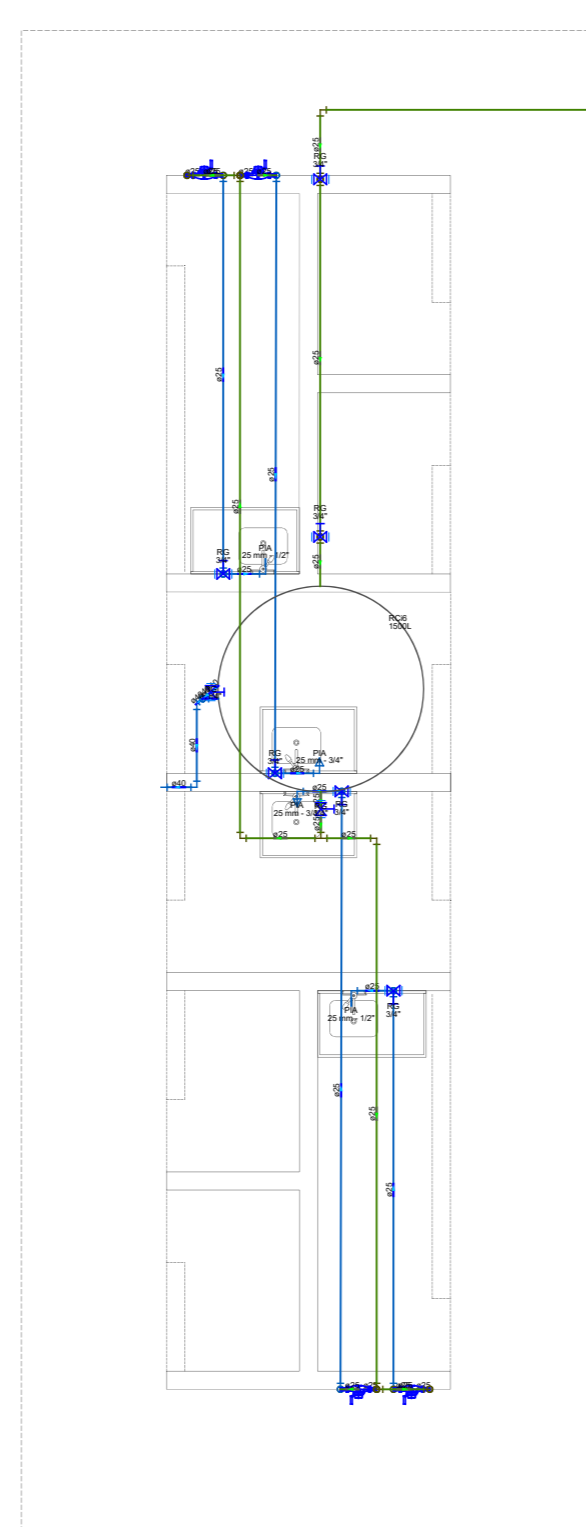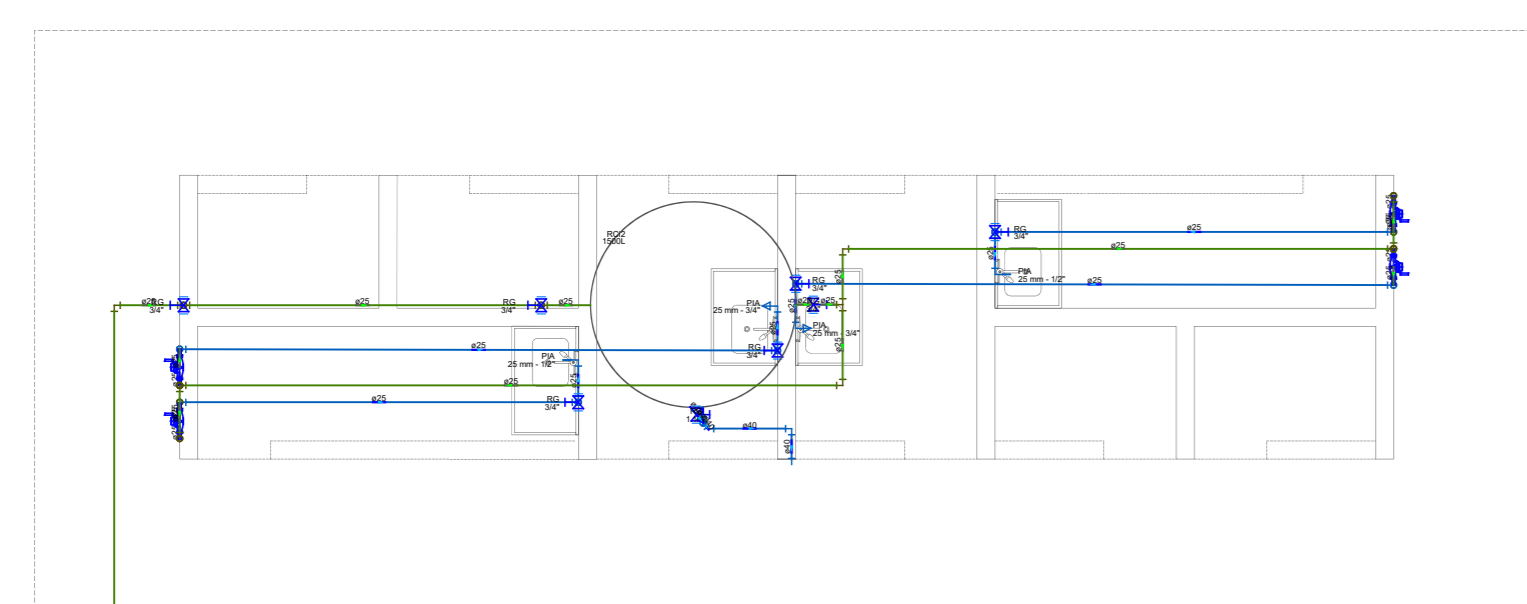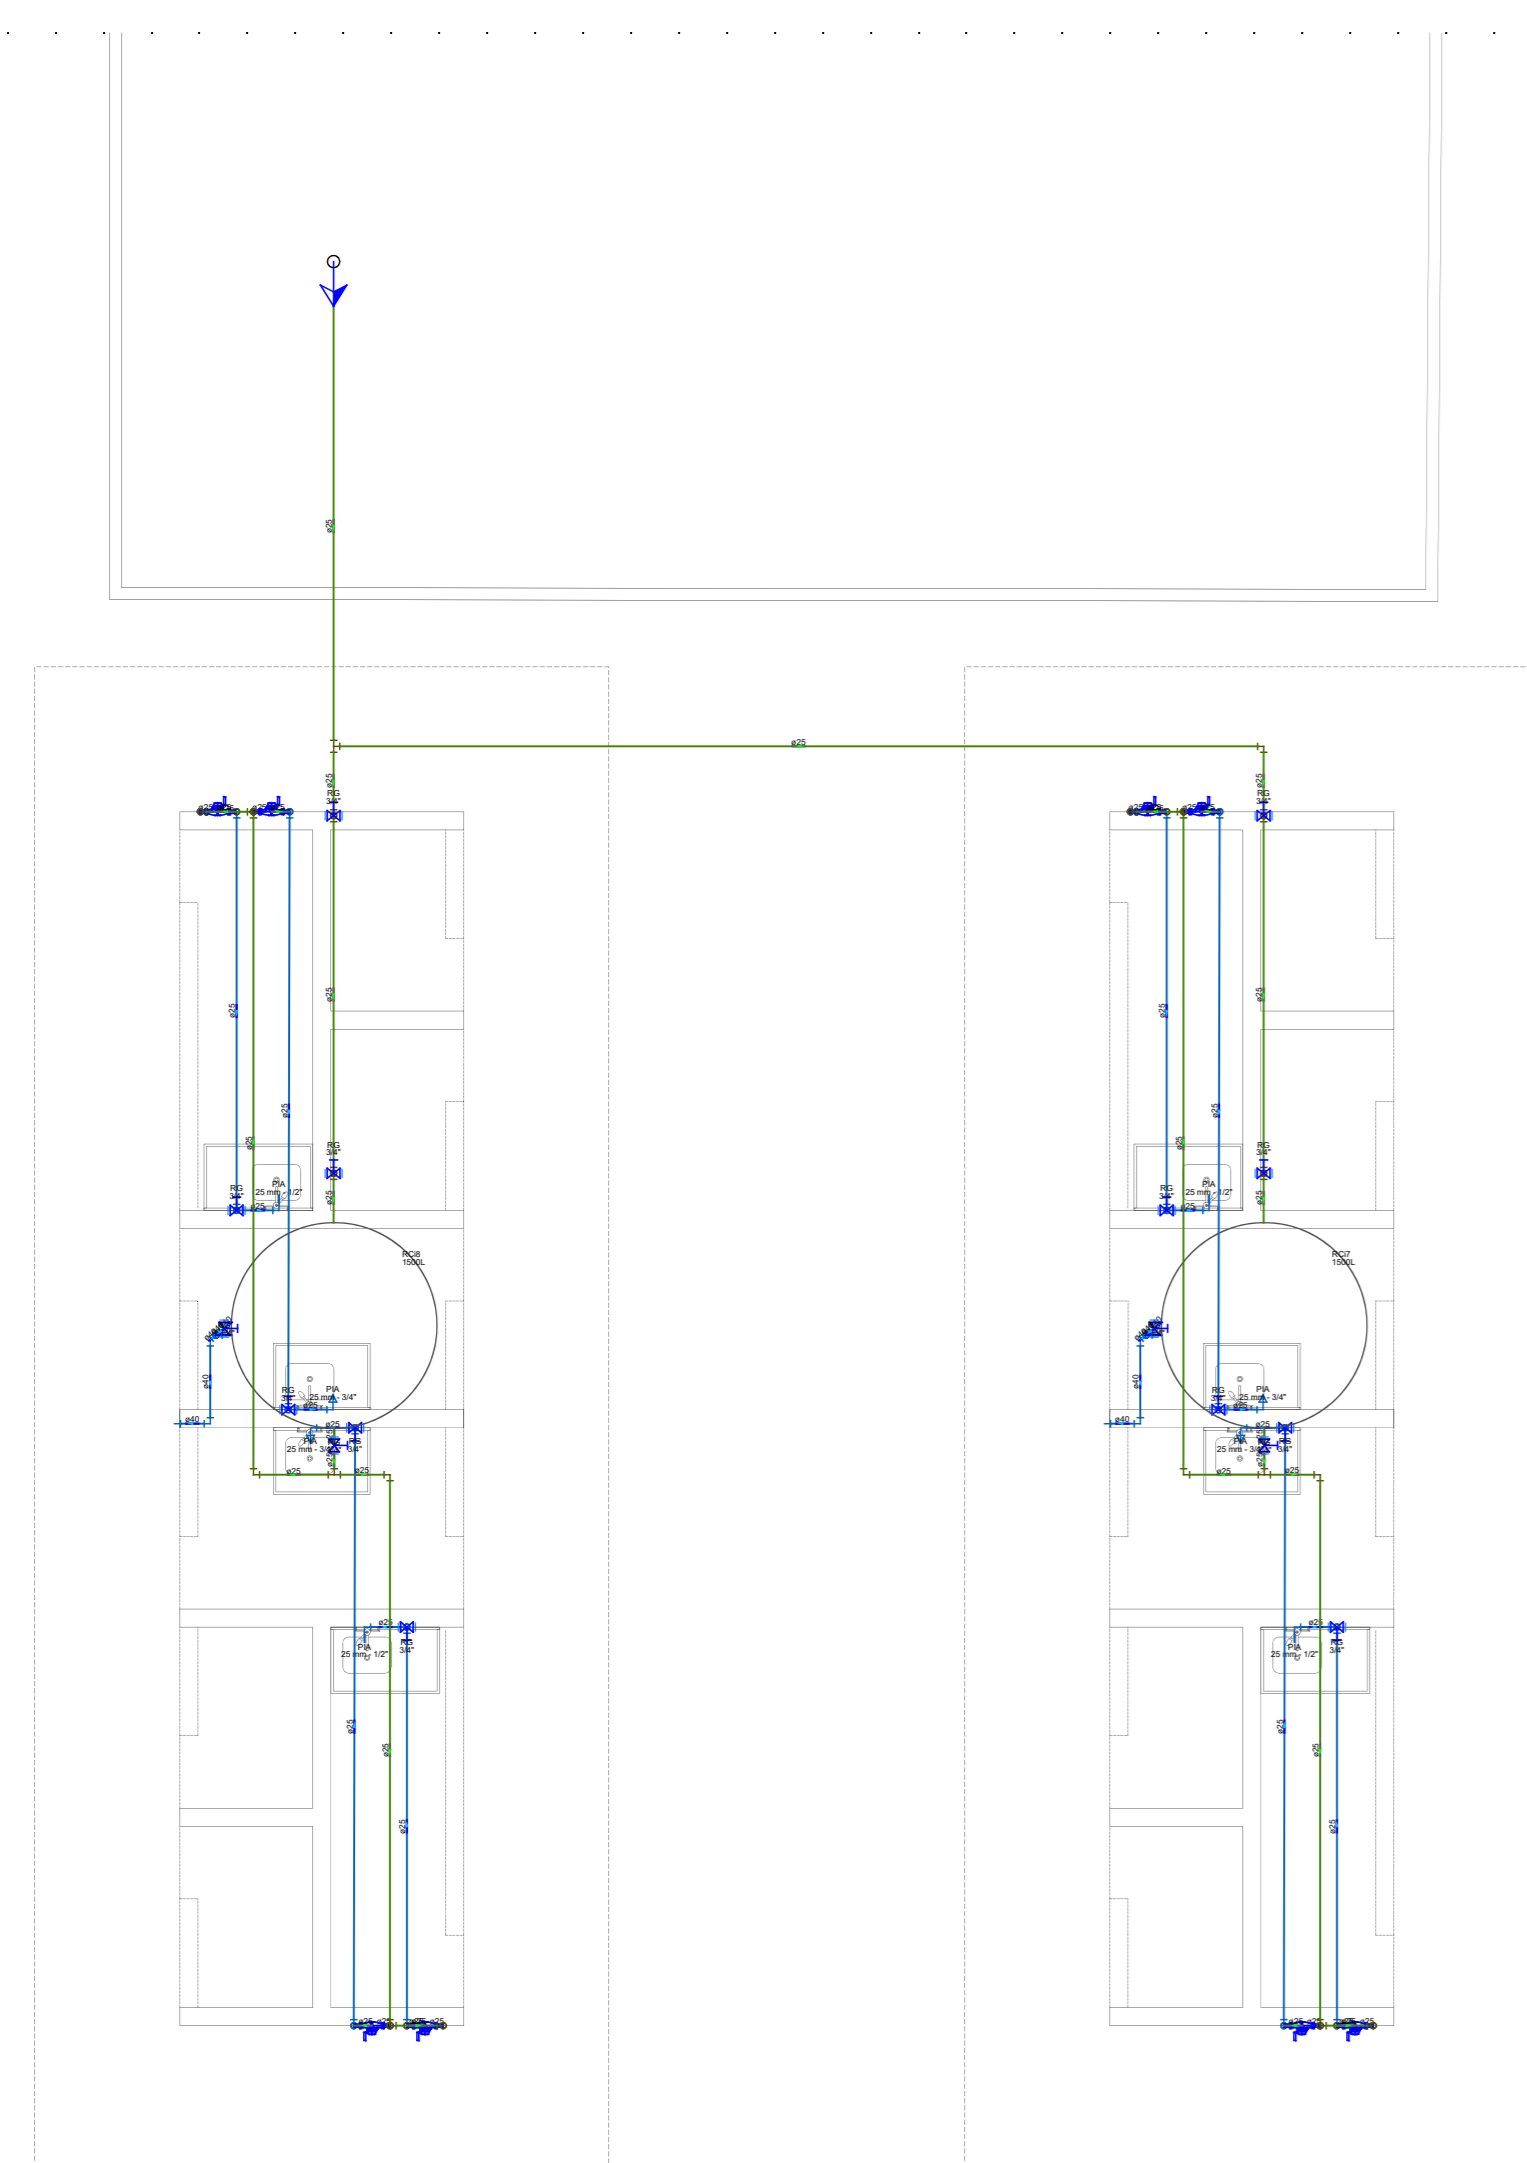

PLANTA BAIXA DOS BOXES NO MERCADO

| | |
|---|---|
|  PREFEITURA DE PARNAMIRIM | SECRETARIA MUNICIPAL DE OBRAS PÚBLICAS RUA TENENTE RENO RUIFINO DOS SANTOS, 742 MONTE CASTELHO, PARNAMIRIM/RN CEP: 59149-190 - FONE: 084 3645-5654 |
| | ARQUITETOS: _____ |
| PROJETO: PROJETOS COMPLEMENTARES PARNAMIRIM / RN | |
| ENDEREÇO: PARNAMIRIM / RN | |
| CONTEÚDO: | |
| ESCALA: | DATA INICIAL: |
| DESENHO: | |
| É proibido, na forma da lei Nº 9610 art: 29 do código penal, quaisquer modificações, bem como a reprodução total ou parcial deste projeto sem a prévia e expressa autorização dos arquitetos. | |
| 05 / 07 | |

PARNAMIRIM - RUA TENENTE RENO RUIFINO DOS SANTOS, 742 - MONTE CASTELHO - PARNAMIRIM/RN - CEP: 59149-190 - FONE: 084 3645-5654

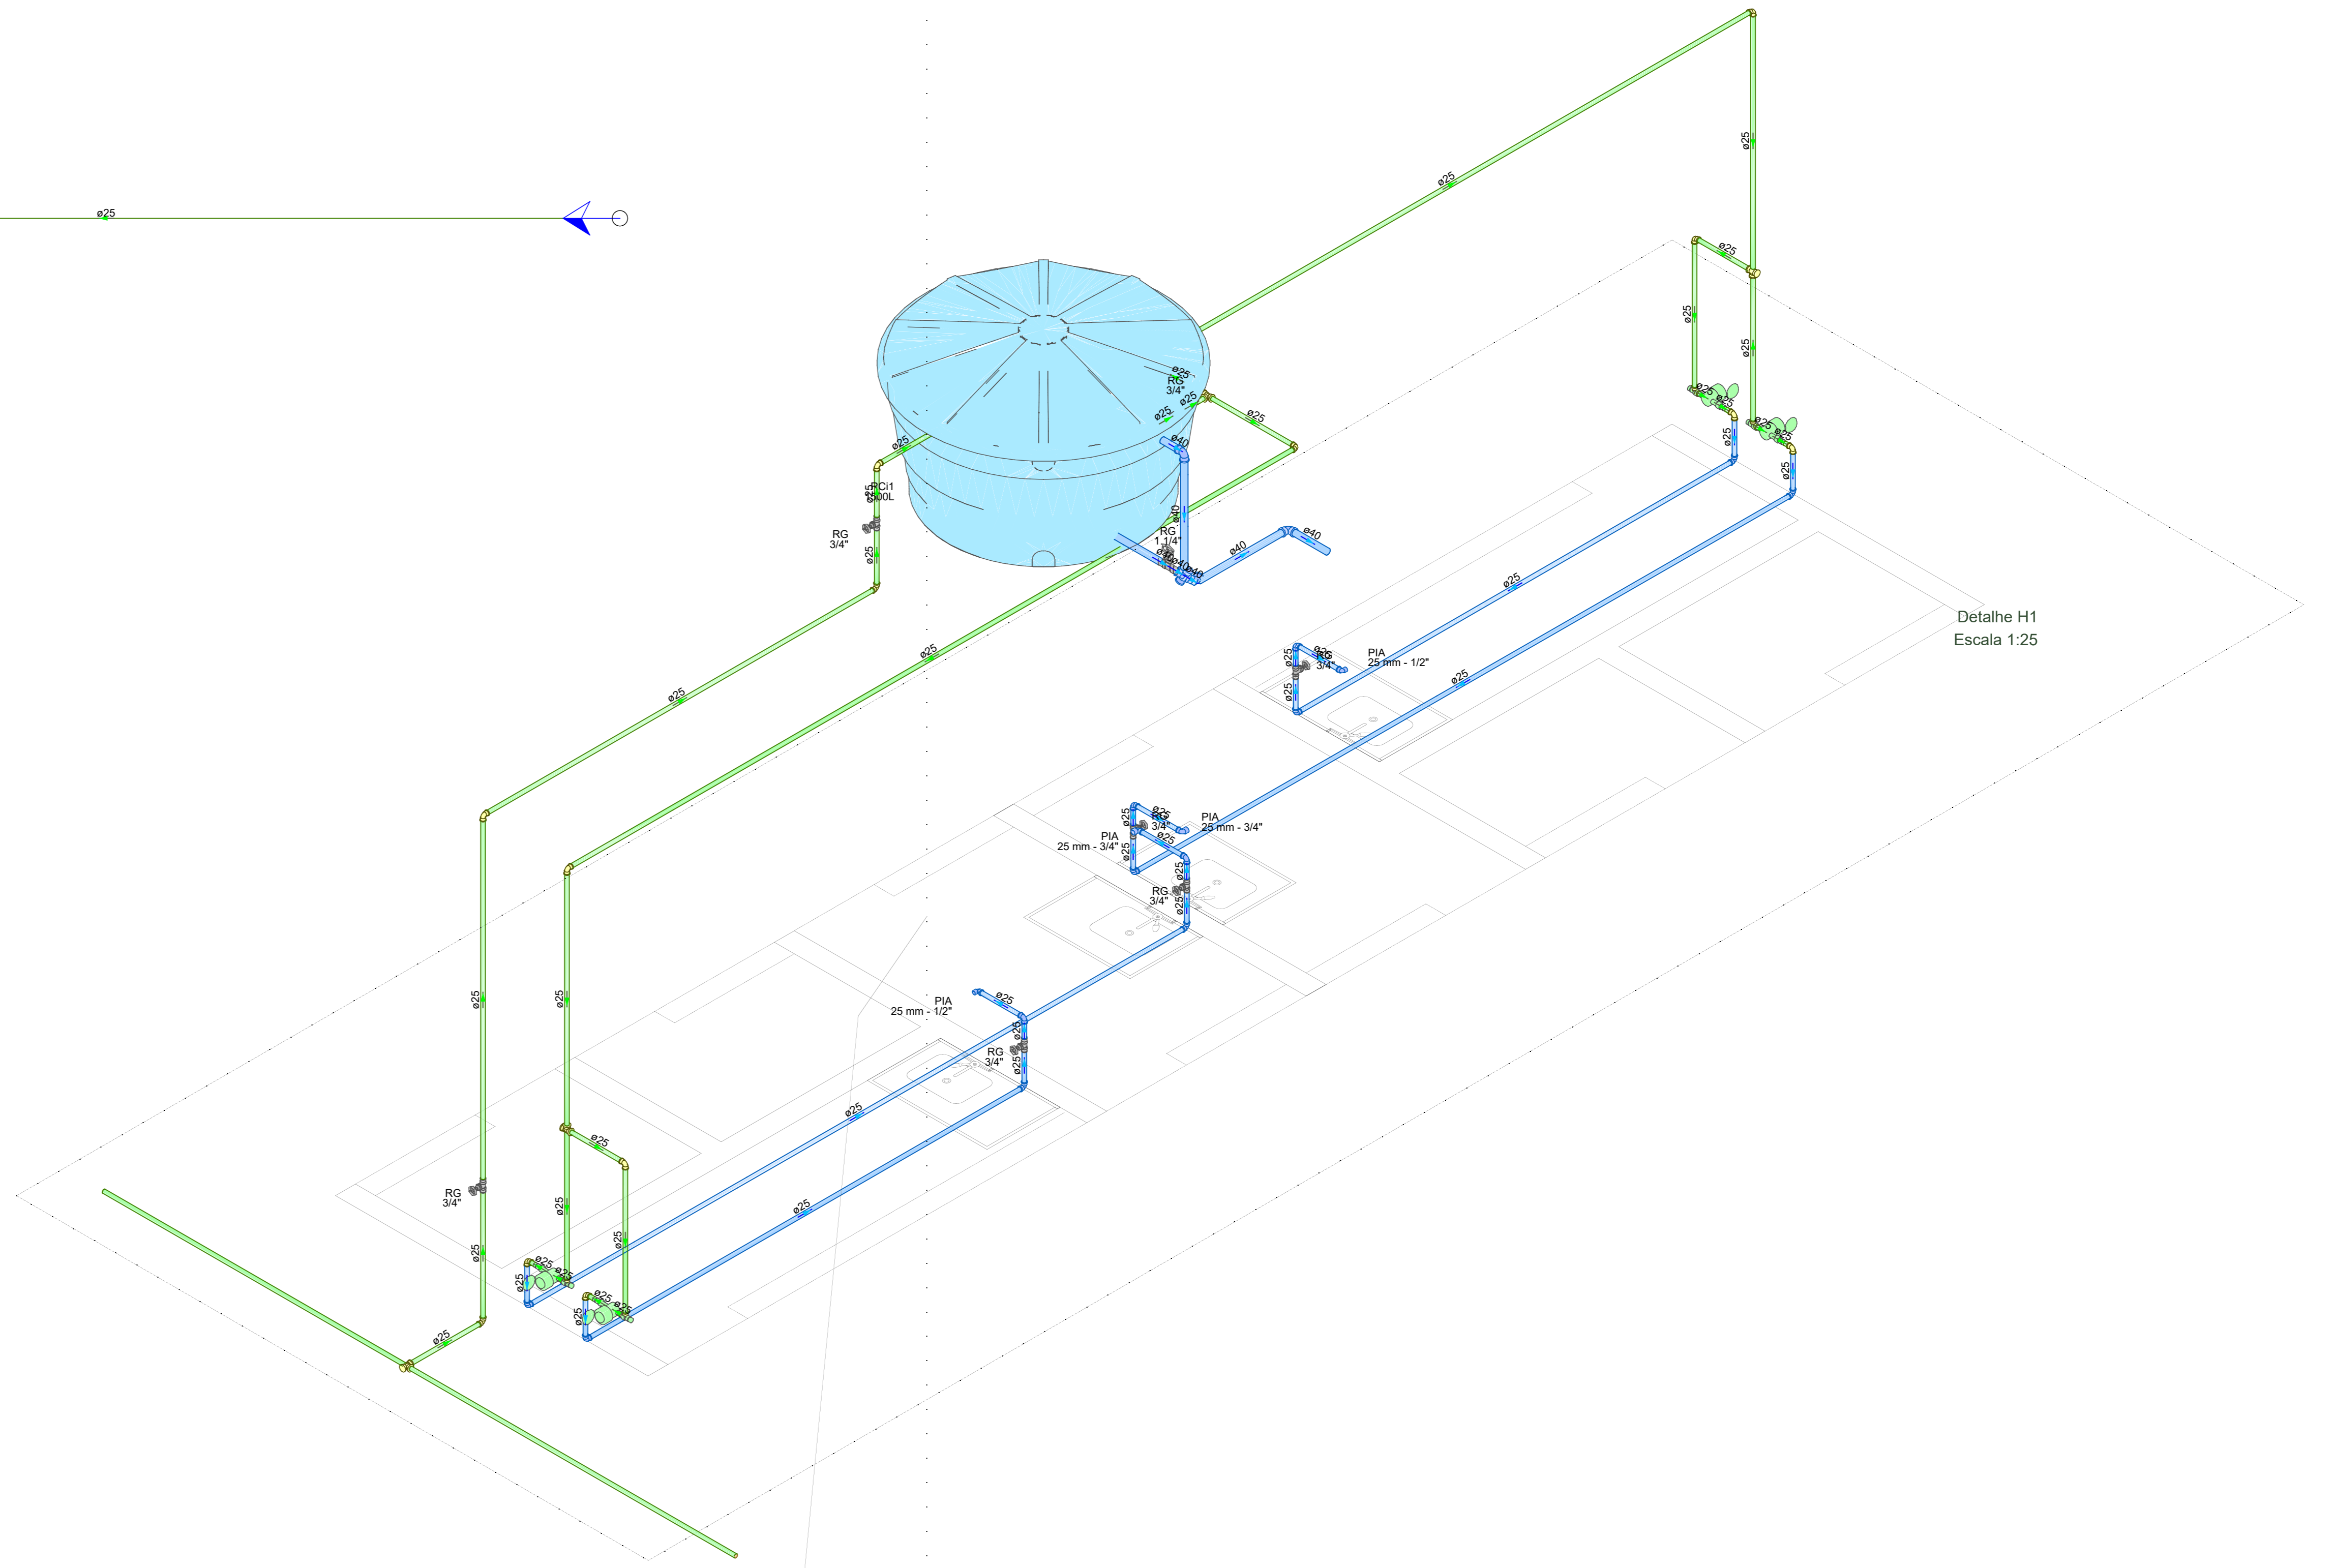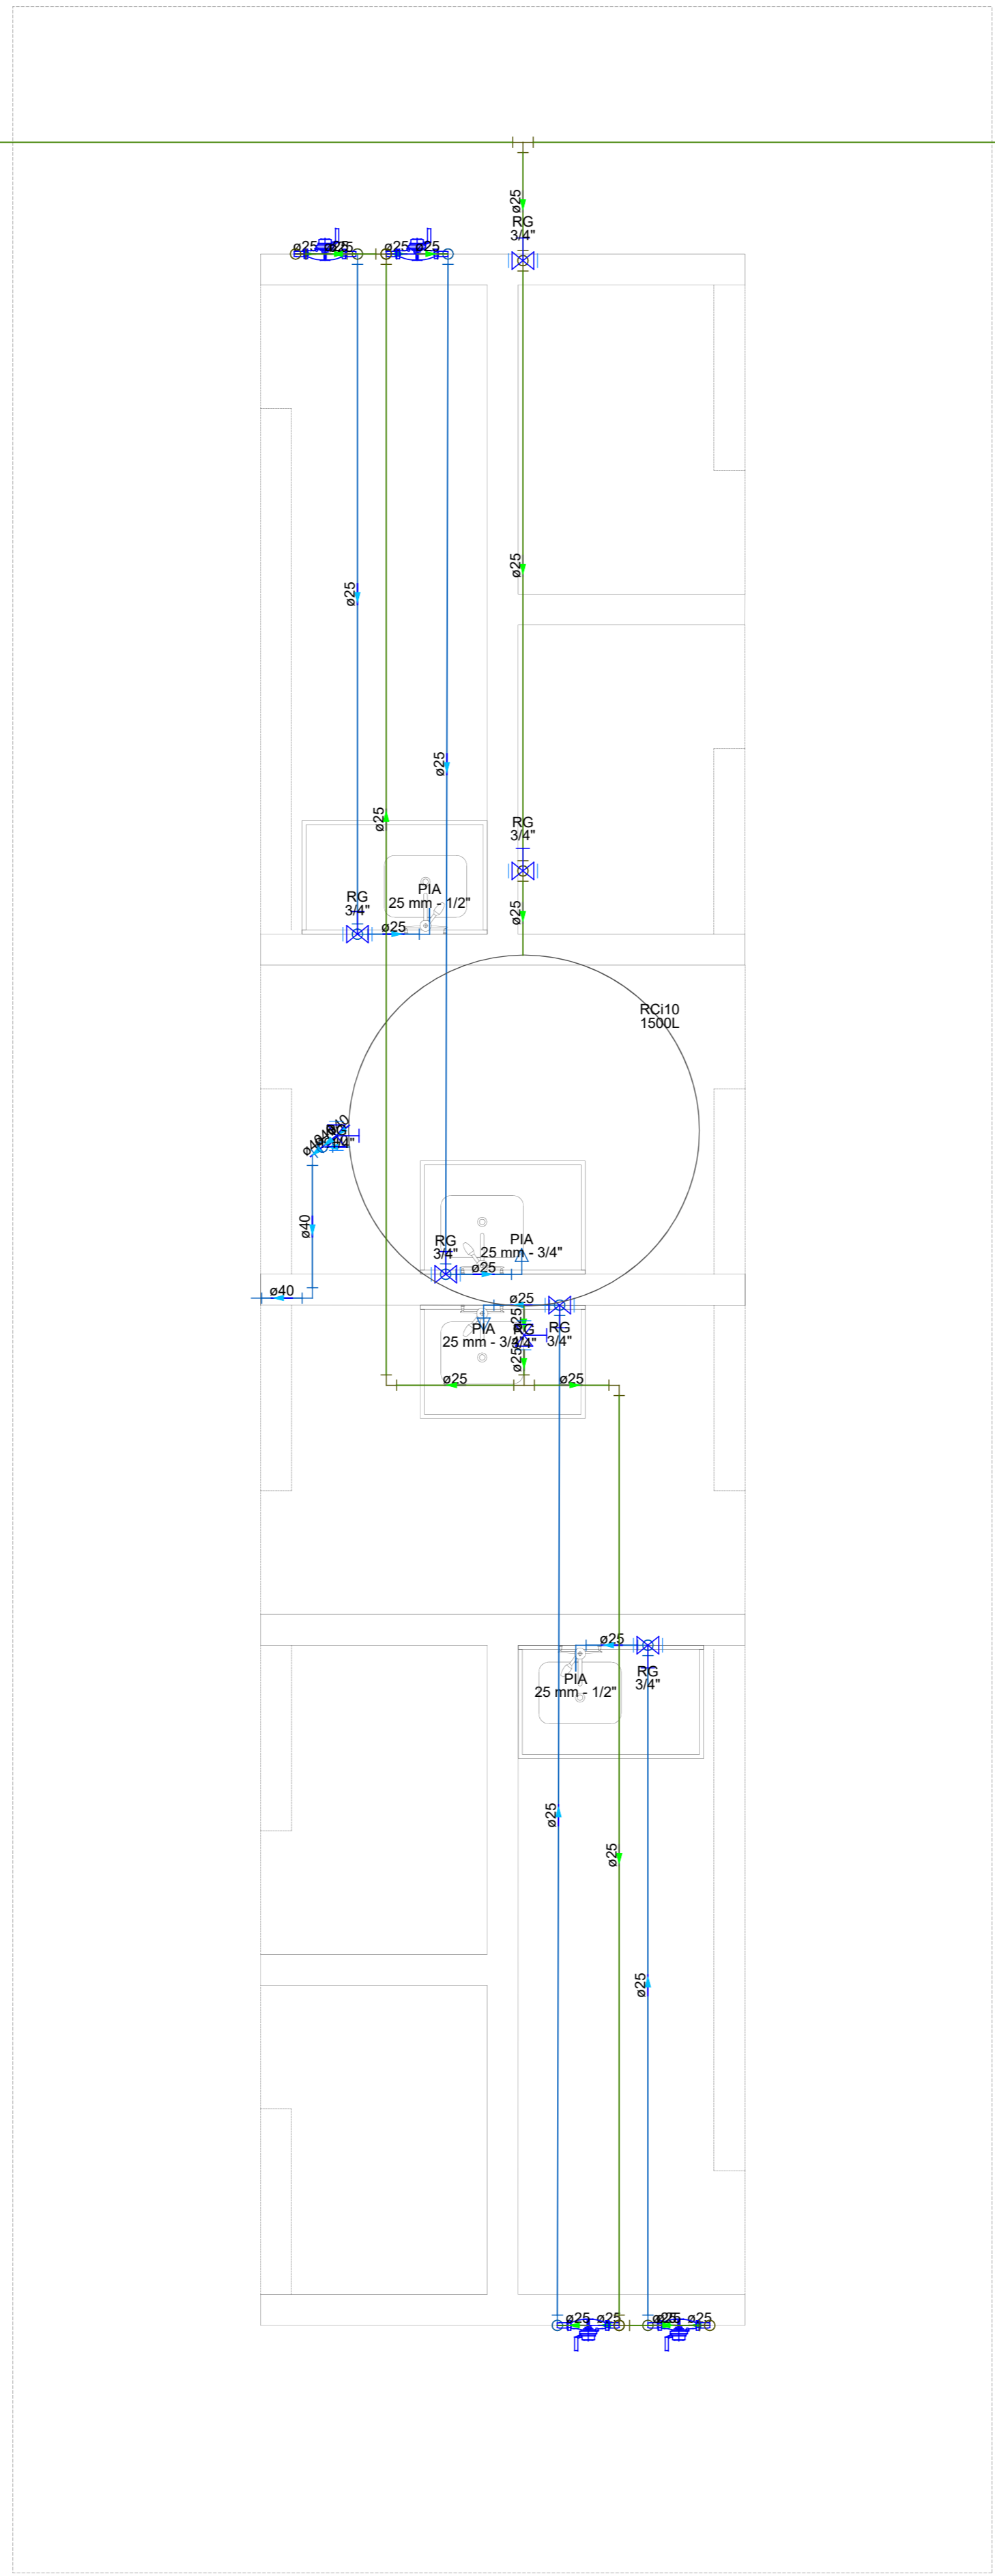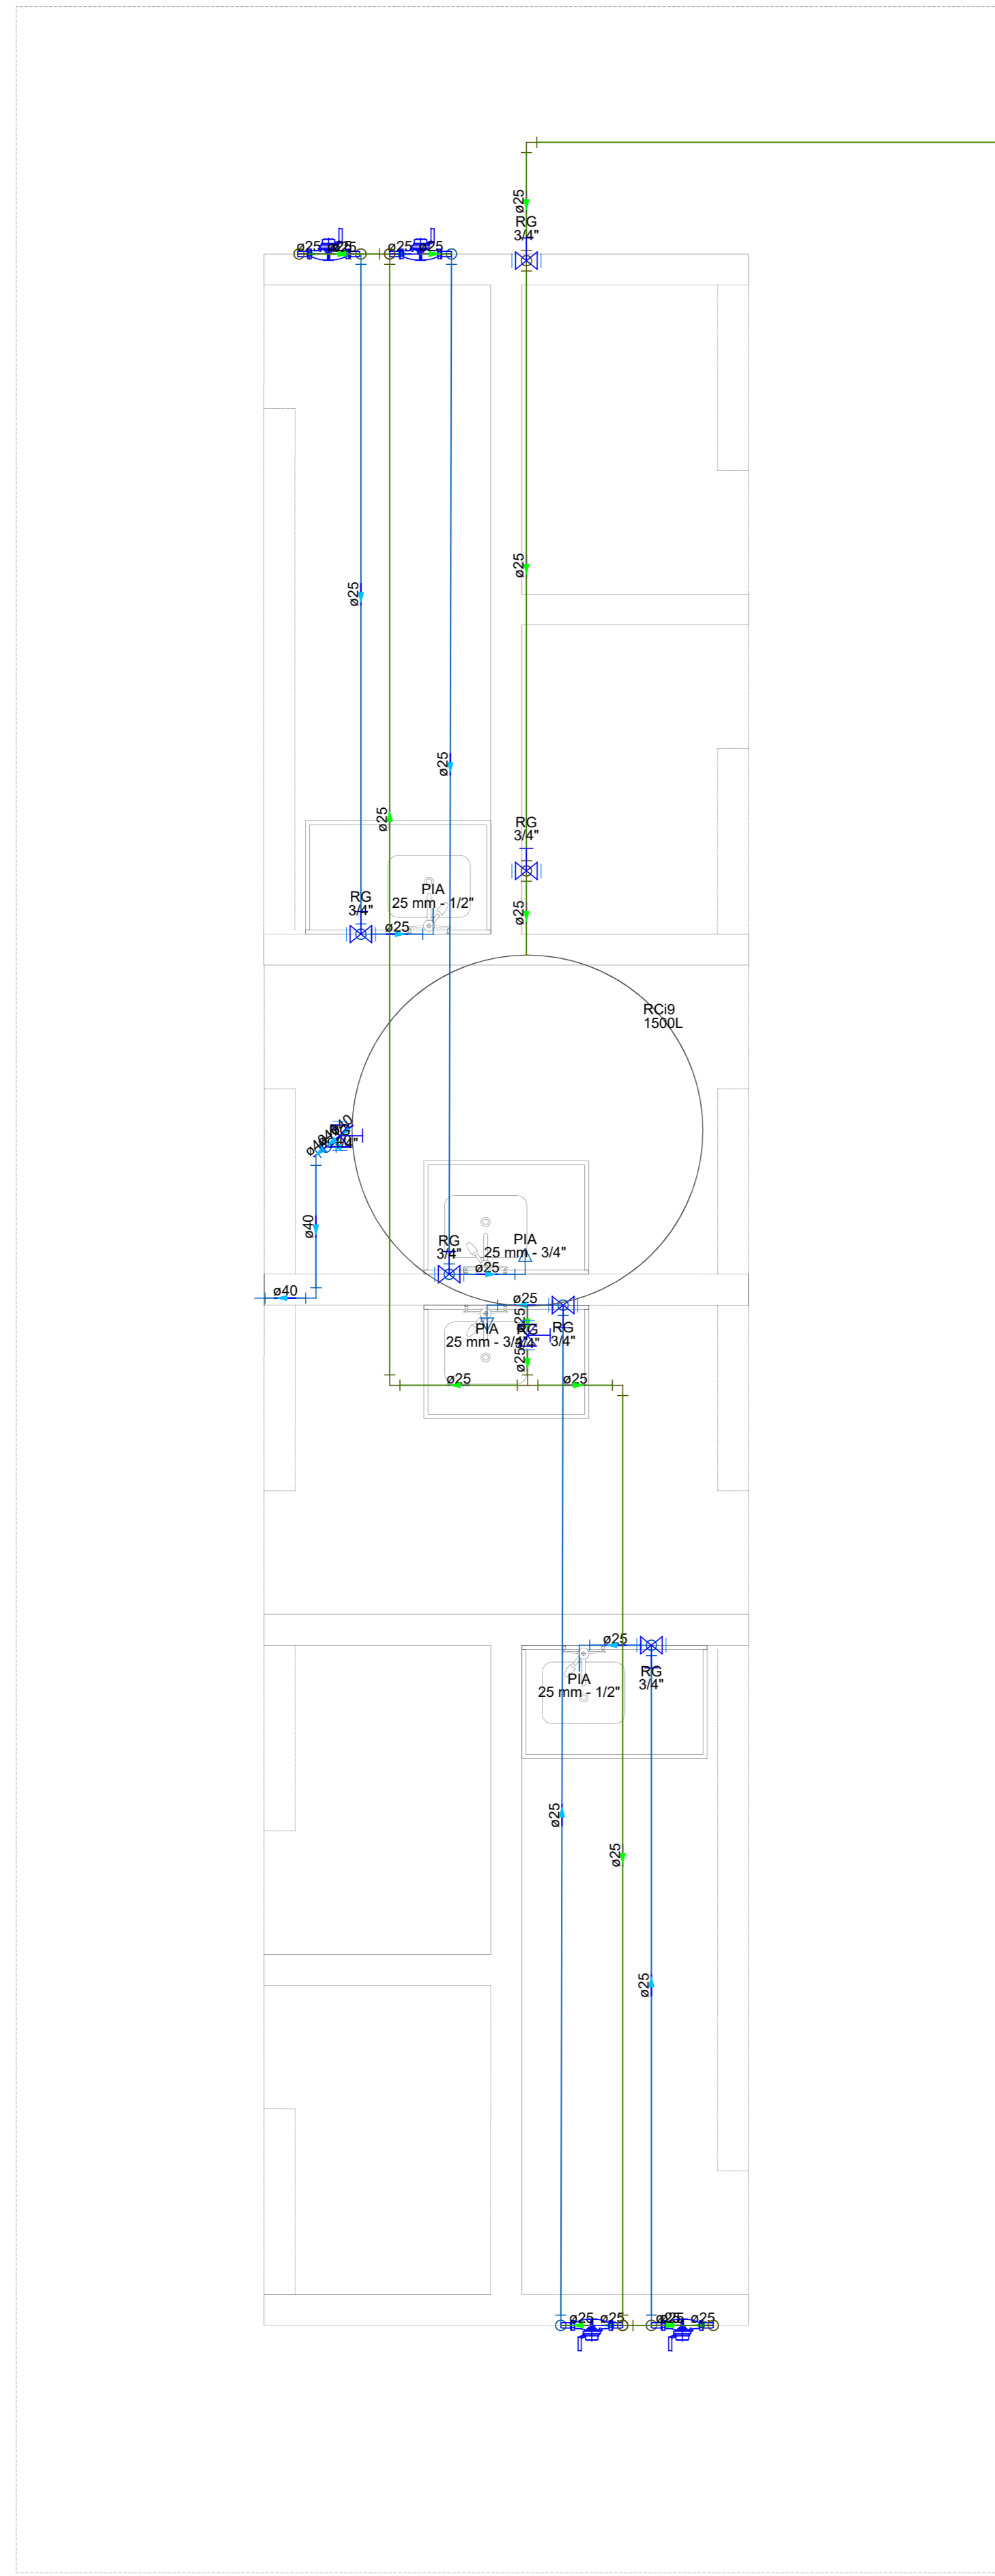

Detalhe H1
Escala 1:25

Detalhe H2
Escala 1:25

PLANTA BAIXA BOXES PRACINHA DA IGREJA



PREFEITURA DE PARNAMIRIM

SECRETARIA MUNICIPAL DE OBRAS PÚBLICAS

RUA TENENTE RENO RUIFINO DOS SANTOS, 742
MONTE CASTEL, PARNAMIRIM/RN
CEP: 59149-190 - FONE: 084 3645-5654

ARQUITETOS: _____

PROJETO: **PROJETOS COMPLEMENTARES**
PARNAMIRIM / RN

ENDEREÇO: **PARNAMIRIM / RN**


CONTEÚDO:

ESCALA: DATA INICIAL: DESENHO:


É proibido, na forma da lei nº 9610 art: 29 do código penal, quaisquer modificações, bem como a reprodução total ou parcial deste projeto sem a prévia e expressa autorização dos arquitetos.

06/07


PARNAMIRIM - RUA TENENTE RENO RUIFINO DOS SANTOS, 742 - MONTE CASTEL - PARNAMIRIM/RN - CEP: 59149-190 - FONE: 084 3645-5654

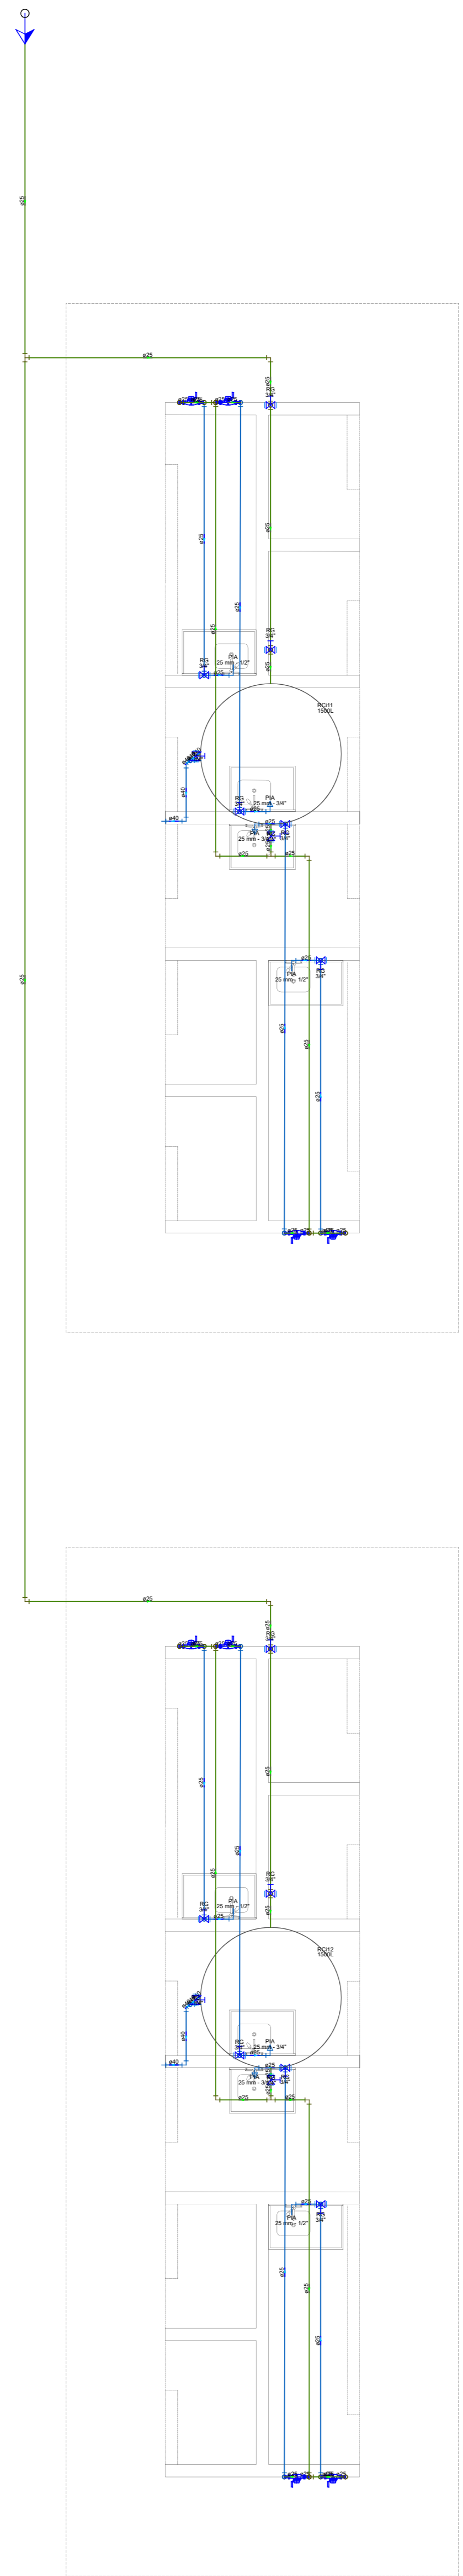

PLANTA BAIXA HIDRAULICO BOXES EM PARTES PEDONAIS
ESCALA 1/50

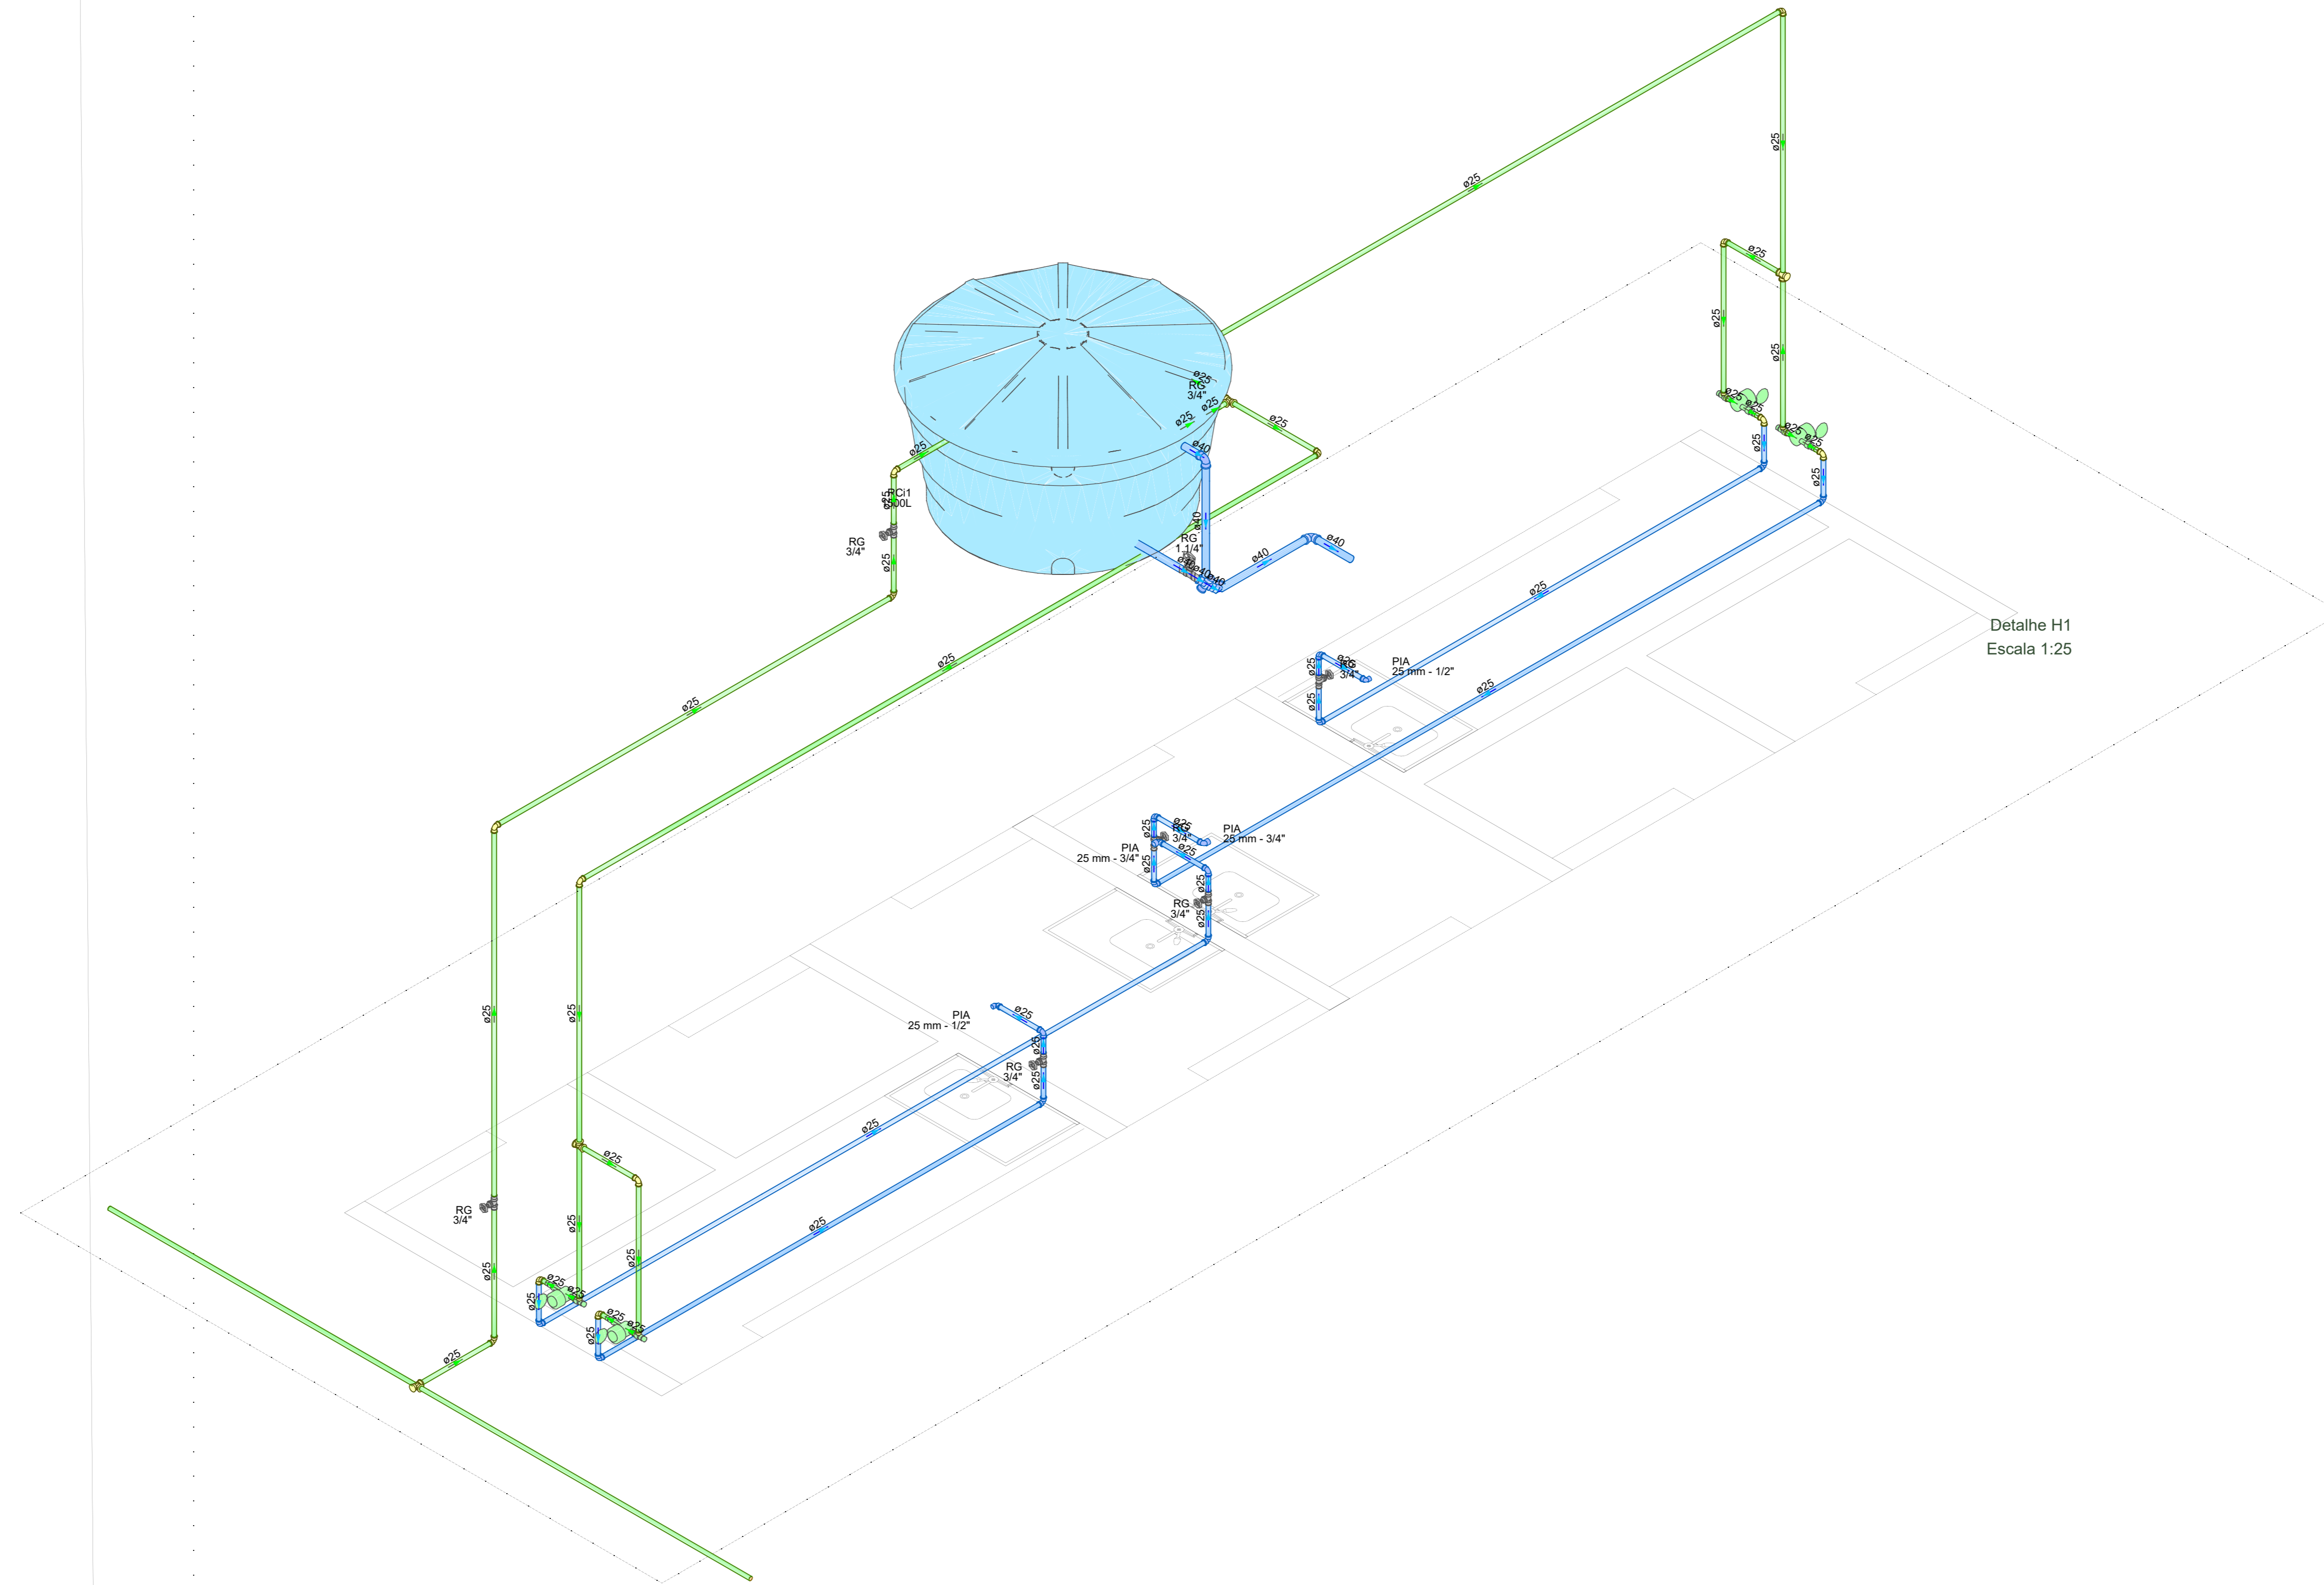

Detalhe H1
Escala 1:25

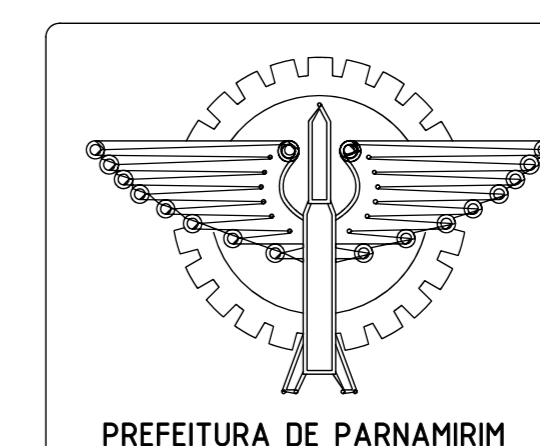

PREFEITURA DE PARNAMIRIM

SECRETARIA MUNICIPAL DE OBRAS PÚBLICAS

RUA TENENTE RENO RUFINO DOS SANTOS, 742
MONTE CASTEL, PARNAMIRIM/RN
CEP: 59149-190 - FONE: 084 3645-5654

ARQUITETOS:

PROJETO:
PROJETOS COMPLEMENTARES
PARNAMIRIM / RN

ENDEREÇO:
PARNAMIRIM / RN

CONTEÚDO:

ESCALA: DATA INICIAL: DESENHO:

É proibido, na forma da lei nº 9610 art: 29 do código penal, quaisquer modificações, bem como a reprodução total ou parcial deste projeto sem a prévia e expressa autorização dos arquitetos.

07 / 07

PARNAMIRIM - RUA TENENTE RENO RUFINO DOS SANTOS, 742 - MONTE CASTEL - PARNAMIRIM/RN - CEP: 59149-190 - FONE: 084 3645-5654



VERIFICAÇÃO DAS ASSINATURAS



Código para verificação: 82B5-26DD-21D0-1963

Este documento foi assinado digitalmente pelos seguintes signatários nas datas indicadas:

- ✓ FRANKLIN ALTEVY BRUNO WANDERLEY (CPF 307.XXX.XXX-04) em 14/03/2024 18:06:12 (GMT-03:00)
Papel: Assinante
Emitido por: Sub-Autoridade Certificadora 1Doc (Assinatura 1Doc)

Para verificar a validade das assinaturas, acesse a Central de Verificação por meio do link:

<https://parnamirim.1doc.com.br/verificacao/82B5-26DD-21D0-1963>